



LIMPEZA DA CISTERNA E DOS RESERVATÓRIOS SUPERIORES. LANÇA ACIMA DA CAIXA RALO.

EXTRAVASOR Ø 40-LANÇA EM QUEDA LIVRE NA DIREÇÃO VERTICAL DA CAIXA RALO. PROVIDO EM SUA ESTREIMIDADE DE TELA COM MALHA FINA PARA PROTEÇÃO CONTRA INSETOS.

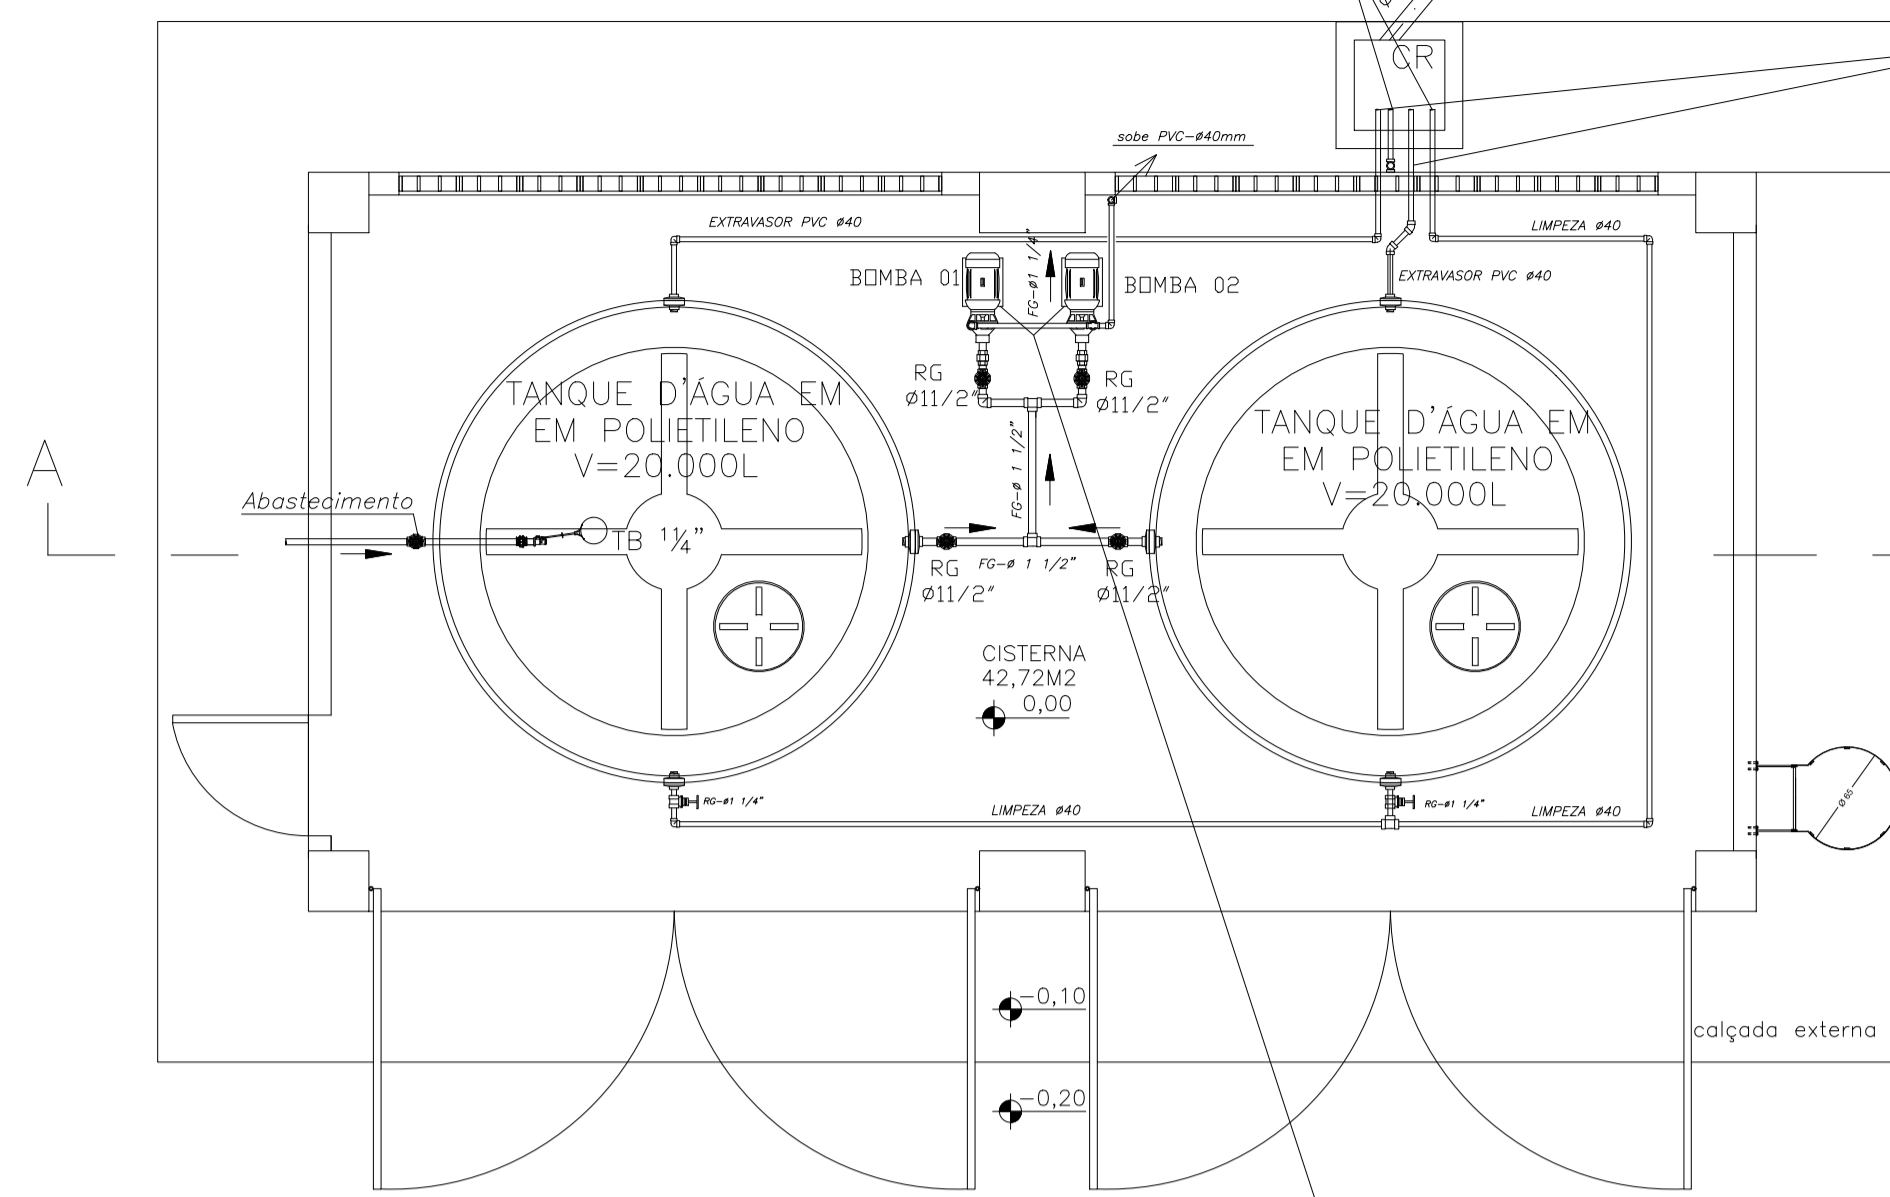


BOMBA CENTRÍFUGA MORTOR ELÉTRICO 2CV Bocais rosqueável SUCÇÃO- Ø 1 1/2" RECALQUE - Ø 1 1/4" REF.: BC-21 R 1 1/4" - SCHNEIDER ALTURA MANOMÉTRICA: 18mca VAZÃO: 12,2 m³/h VER ESQUEMA DAS ELETROBOMBAS

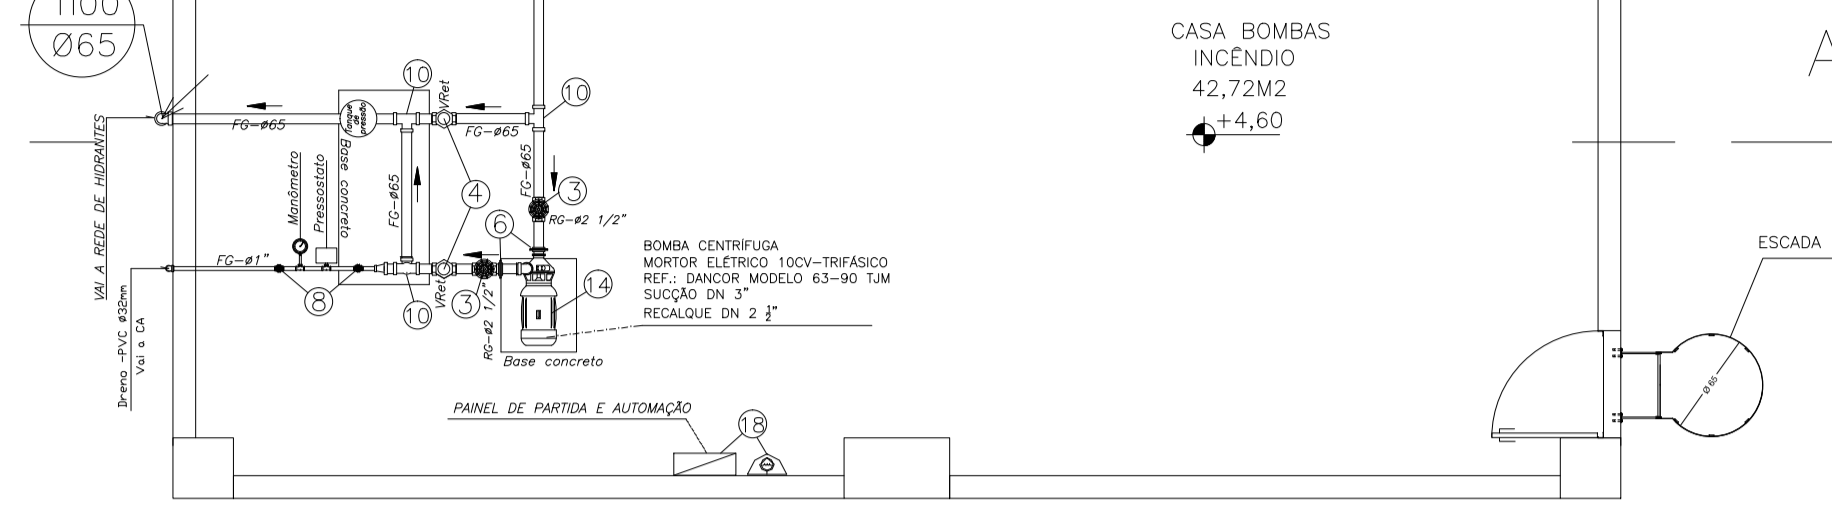

PLANTA CASA BOMBAS DE INCÊNDIO0

ESCALA: 1/50 NÍVEL (+4,60)

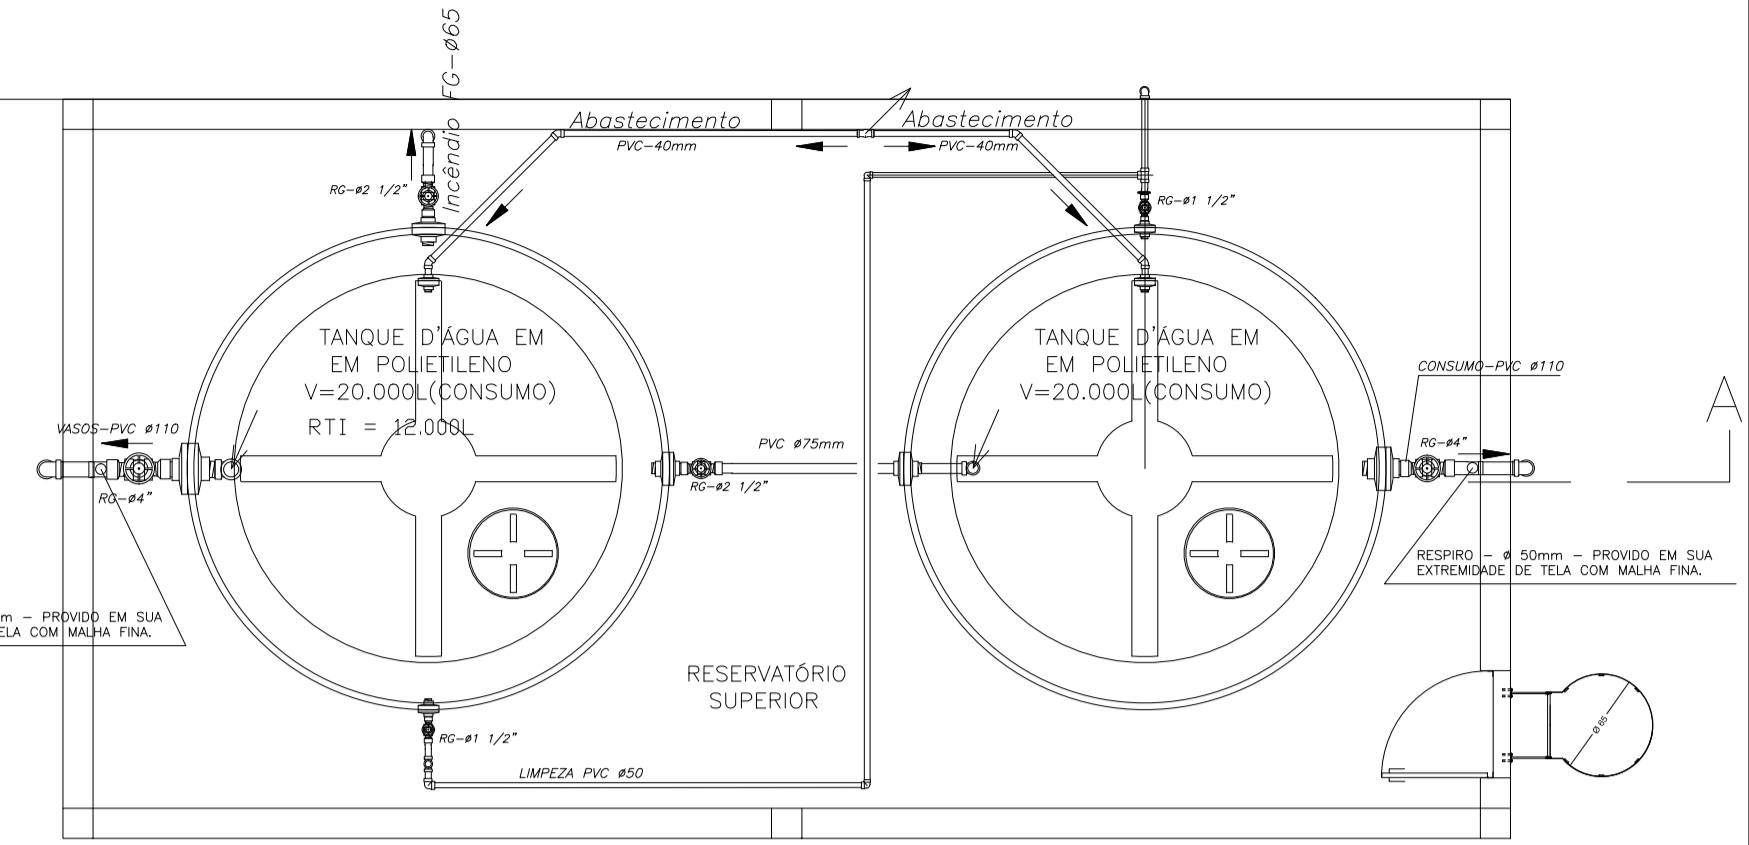


PLANTA PISO SUPERIOR

ESCALA: 1/50 NÍVEL (+9,20)

PLANTA PISO TÉRREO

ESCALA: 1/50 NÍVEL (0,00)

SEGUIE PARA ATENDER AS BACIAS SANITÁRIAS VER PLANTA BAIXA TÉRREO E ESQUEMA VERTICAL DE ÁGUA.

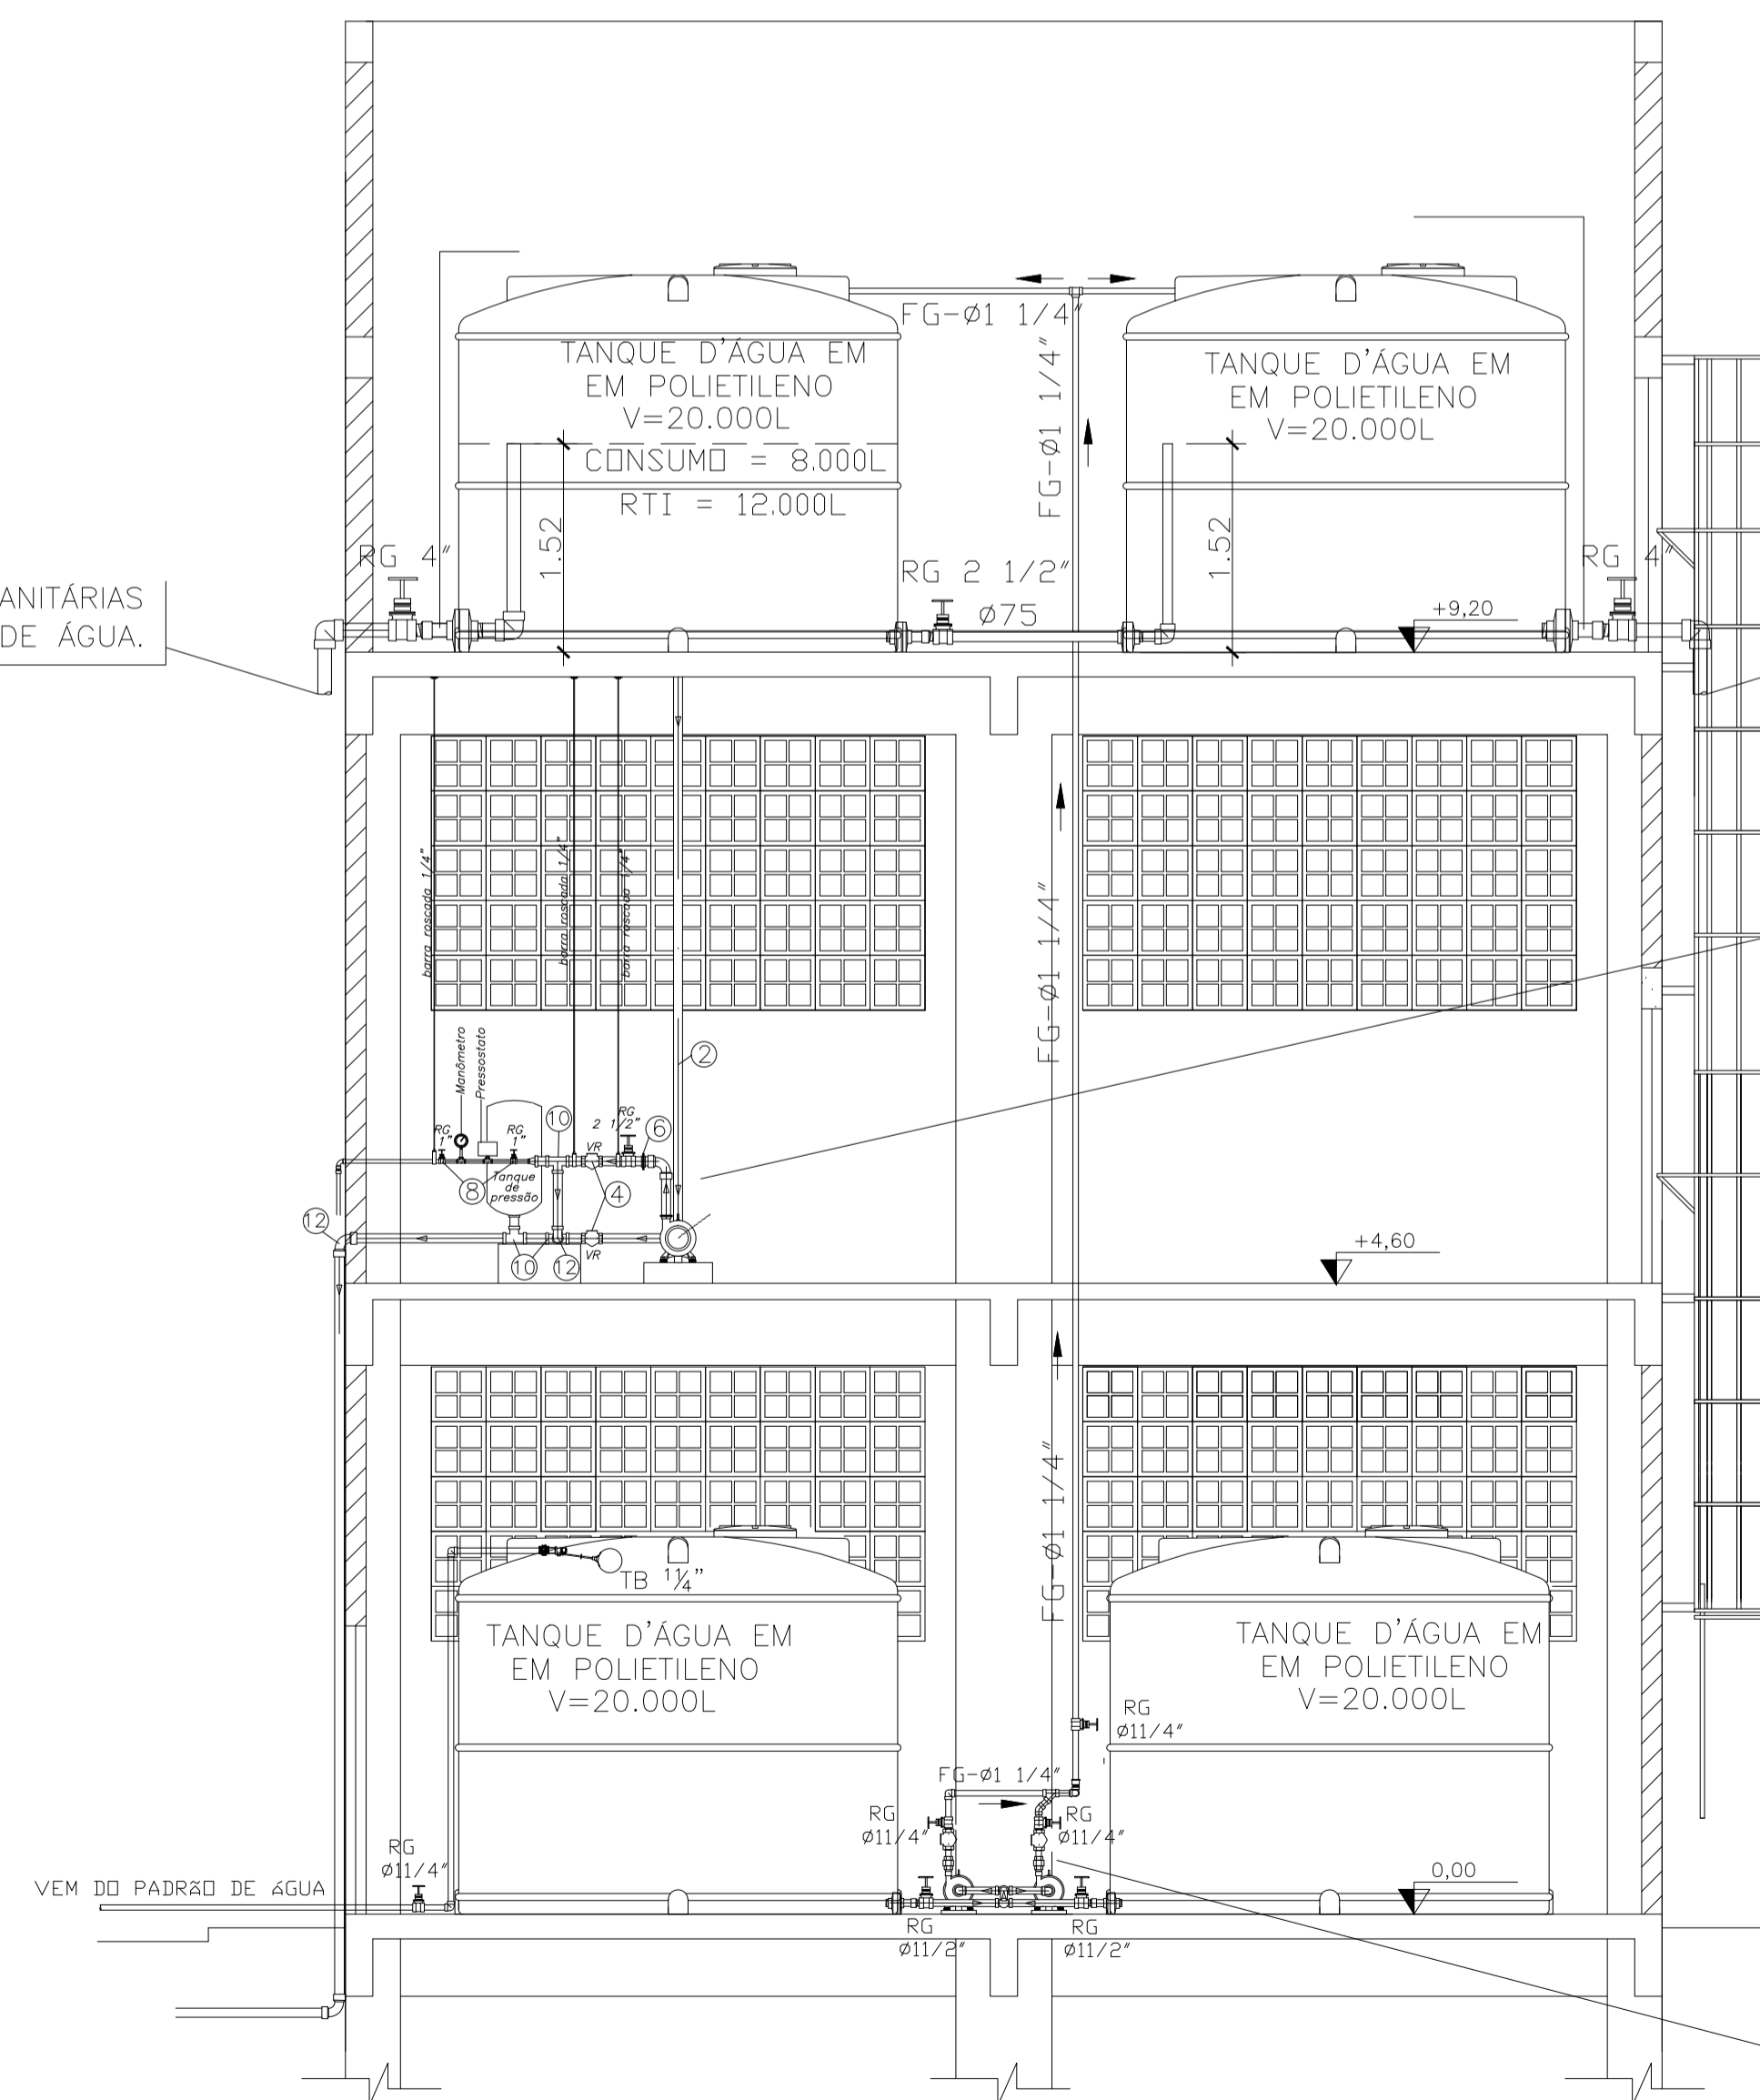

CORTE AA

ESCALA: 1/50

SEGUIE PARA ATENDER OS BEBEDOUROS, LAVATÓRIOS, TORNEIRAS DE TANQUES, PIAS, DE LAVAGEM, DUCHAS HIGIENICAS, CHUVEIROS E DEMAIS PEÇAS SANITÁRIAS COM EXCEÇÃO DAS BACIAS SANITÁRIAS. VER PLANTA BAIXA TÉRREO E ESQUEMA VERTICAL DE ÁGUA.

BOMBA CENTRÍFUGA MORTOR ELÉTRICO 10CV-TRIFÁSICO REF.: DANCOR MODELO 63-90 TUM SUCÇÃO DN 3" RECALQUE DN 2 1/2" VER PROJETO ESPECÍFICO

BOMBA CENTRÍFUGA MORTOR ELÉTRICO 2CV Bocais rosqueável SUCÇÃO- Ø 1 1/2" RECALQUE - Ø 1 1/4" REF.: BC-21 R 1 1/4" - SCHNEIDER ALTURA MANOMÉTRICA: 18mca VAZÃO: 12,2 m³/h VER ESQUEMA DAS ELETROBOMBAS

05			
04			
03			
02			
01			
N.º	DESCRIÇÃO	RESP.	DATA
REVISÃO			
 <p>GOVERNO DO ESTADO DO ESPÍRITO SANTO SECRETARIA DE ESTADO DA EDUCAÇÃO - SEDU</p>		 <p>PLANEJAMENTO - PROJETOS - GERENCIAMENTO DE OBRAS</p>	
SEDU			
GERÊNCIA DE REDE FÍSICA ESCOLAR			
TÍTULO: EEM MONSENHOR MIGUEL DE SANTICS ADEQUAÇÕES PARA O PROGRAMA ESCOLA VIVA			
ENDEREÇO: GUAÇUI, ES.			
PRANCHAS: INSTALAÇÕES HIDROSSANITÁRIAS		PROJETO: HIDROSSANITÁRIO	
SECRETÁRIO ESTADUAL: HAROLDO CORRÊA ROCHA		ESCALA: INDICADA	
GERENTE DA GERFE: HELTON AFONSO GUIMARÃES		UNIDADE: METRO	
COORDENADOR GERAL: WILSON RODRIGUES		CAU: A24721-9	VISTO:
AUTOR PROJETO: WILSON RODRIGUES		CAU: A24721-9	VISTO:
CO-AUTOR PROJETO:		CREA:	VISTO:
RESPONSÁVEL TÉCNICO:		CREA:	VISTO:
ARQUIVO: PROJETO HIDROSSANITARIO R06.dwg		DESENHO: TELOWIZIANI	VISTO:
REFERÊNCIA: CASTELO D'ÁGUA : PLANTAS BAIXAS E CORTE AA			FOLHA: 23
			26
FORMATO: A1	OBSERVAÇÕES:	DATA: MAIO/2017	VISTO: REVISÃO: R06