




PLANTA BAIXA - CAIXA DE GORDURA ESPECIAL (CGE)  
 V= 1196 LITROS  
 DIMENSÕES: (1,2X1,7X0,6M)  
 ESCALA 1:25

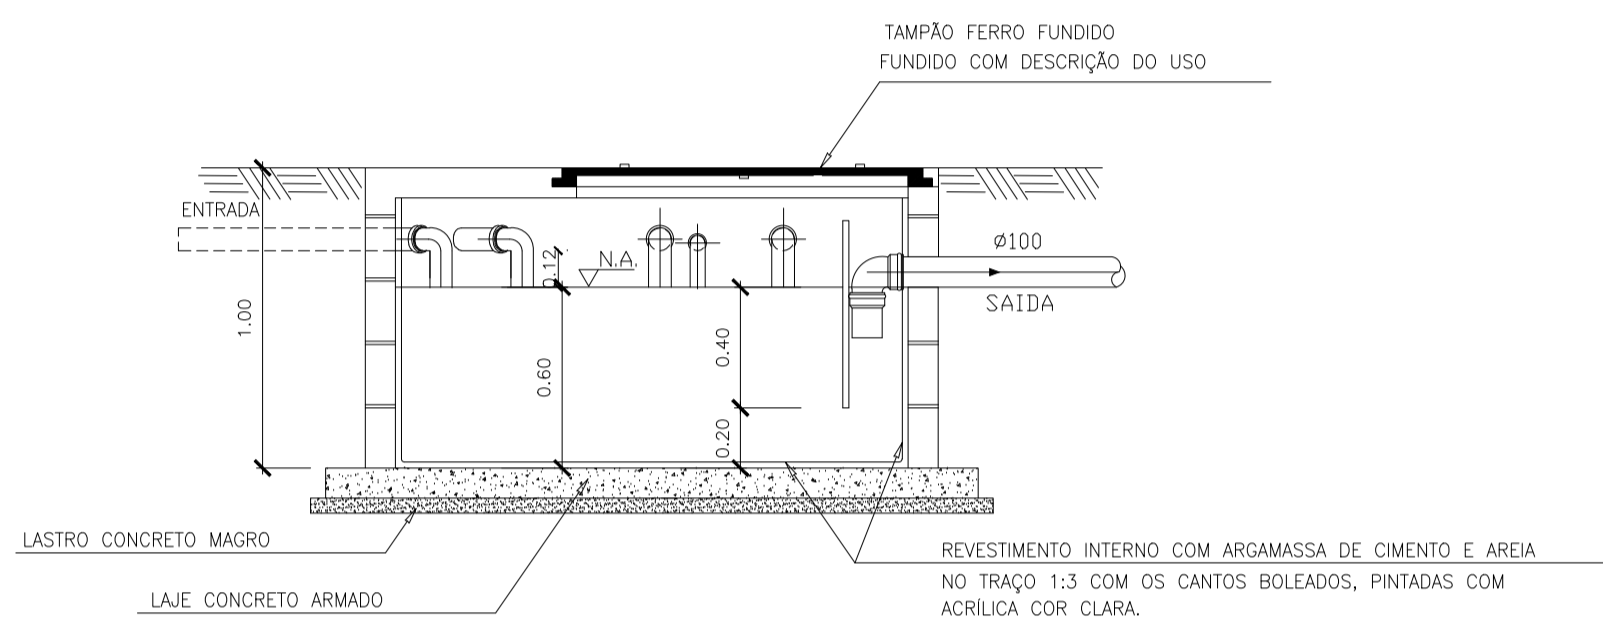


CORTE AA - CAIXA DE GORDURA ESPECIAL (CGE)  
 ESCALA 1:25

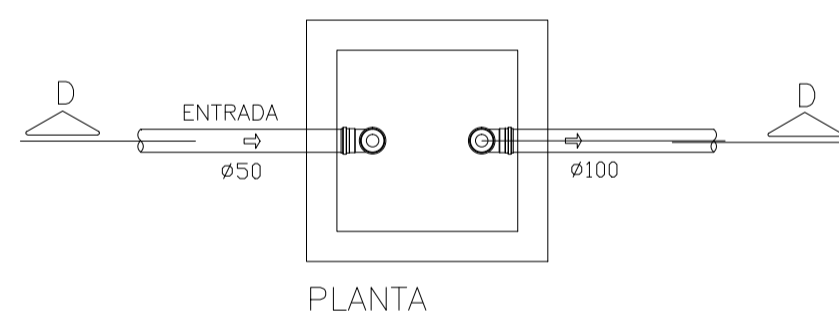


PLANTA BAIXA - CAIXA DE GORDURA (CG-1 E CG-2)  
 ESCALA 1:25

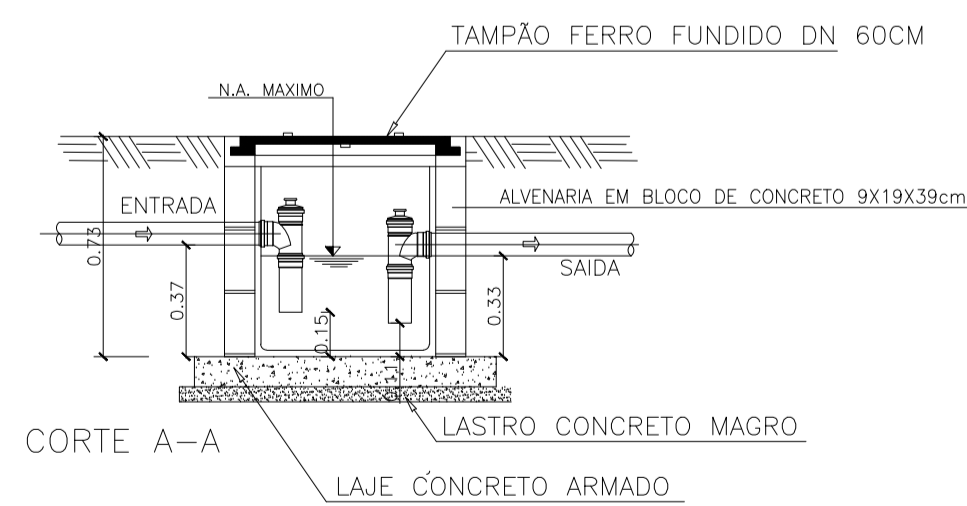


CORTE DD - CAIXA DE GORDURA (CG)  
 ESCALA 1:25

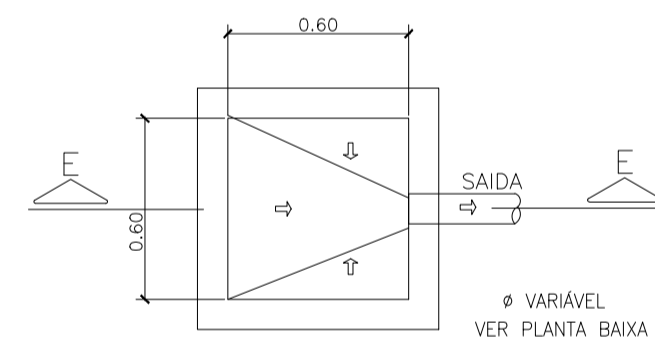


PLANTA BAIXA - CAIXA RALO (CR)  
 ESCALA 1:25

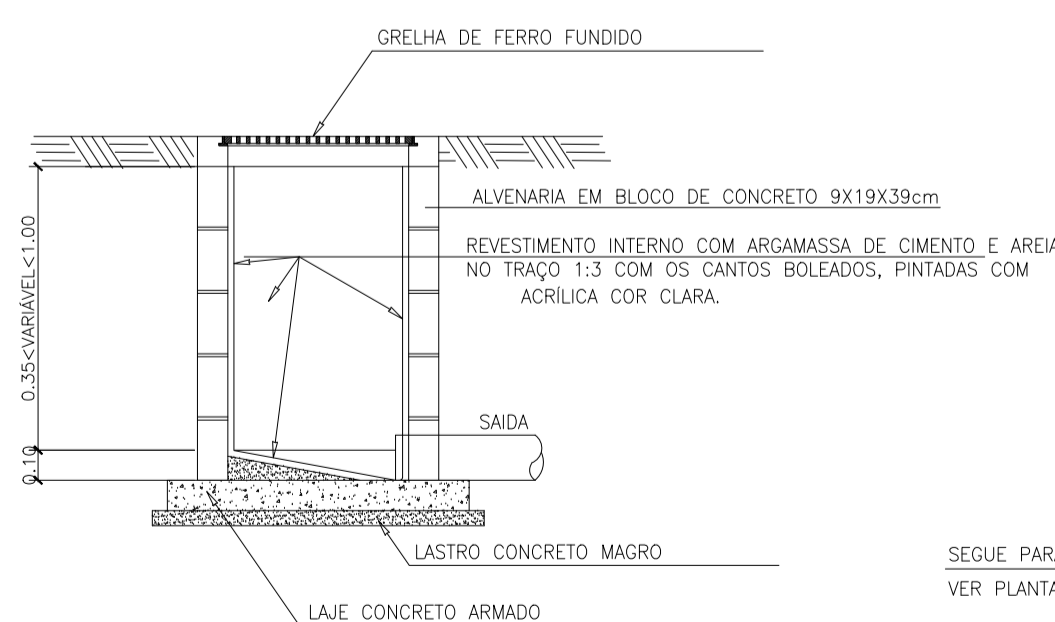


CORTE EE - CAIXA RALO (CR)  
 ESCALA 1:25

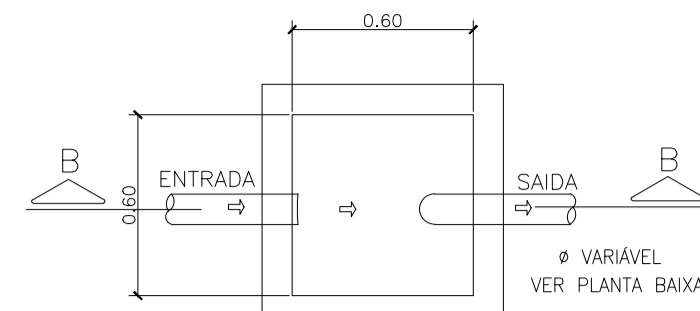


PLANTA BAIXA - CAIXA DE PASSAGEM SIFONADA (CPS)  
 ESCALA 1:25

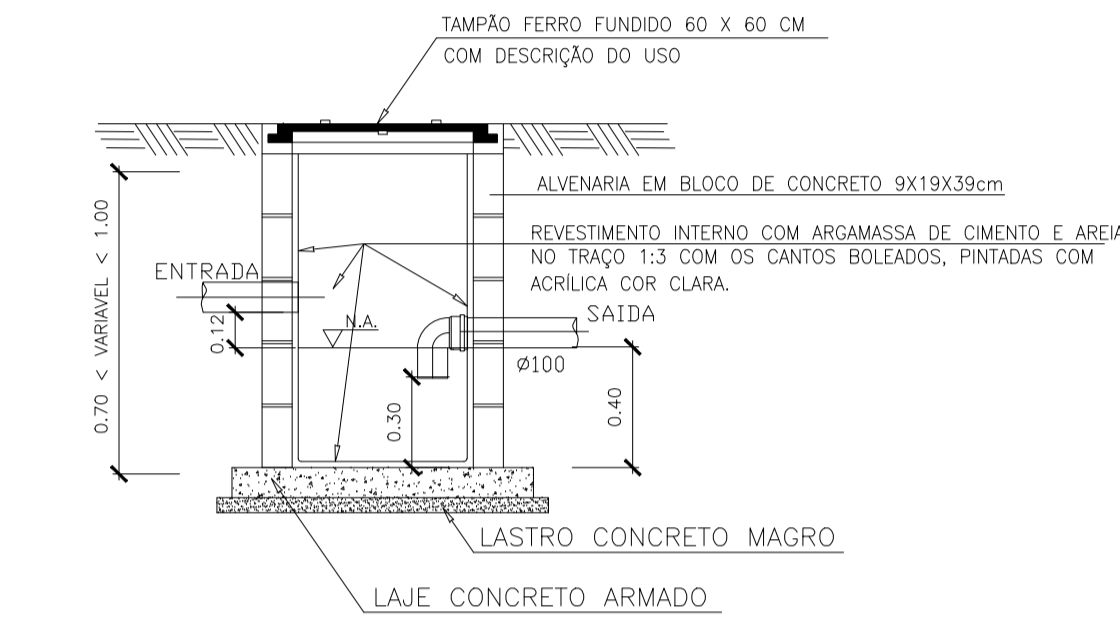


CORTE BB - CAIXA DE PASSAGEM SIFONADA (CPS)  
 ESCALA 1:25

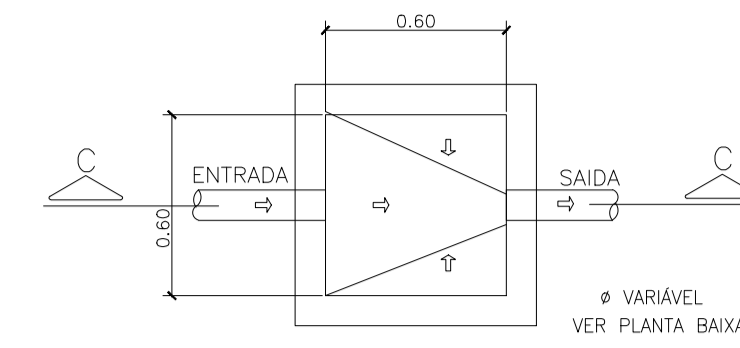


PLANTA BAIXA - CAIXA DE INSPEÇÃO (CI)  
 ESCALA 1:25

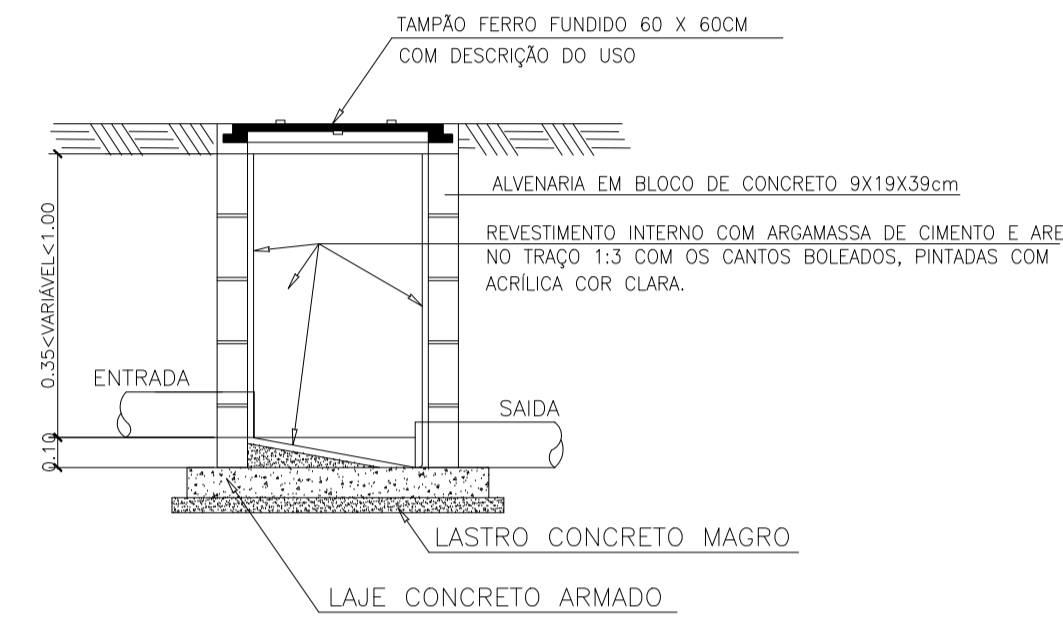


CORTE CC - CAIXA DE INSPEÇÃO (CI)  
 ESCALA 1:25

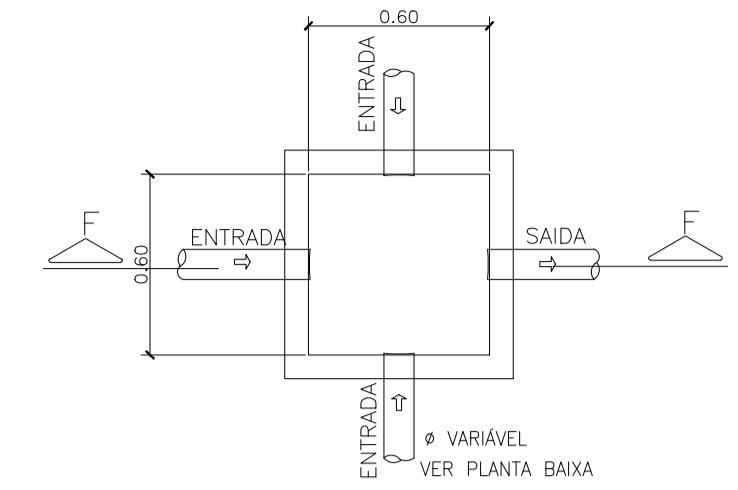

PLANTA BAIXA - CAIXA DE AREIA (CA)  
 ESCALA 1:25

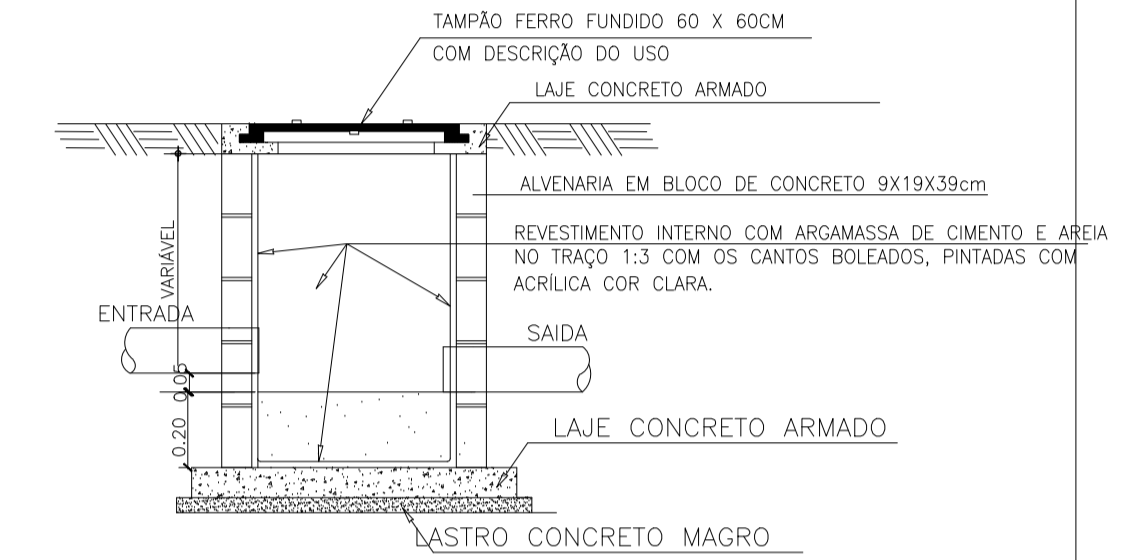

CORTE FF - CAIXA DE AREIA (CA)  
 ESCALA 1:25

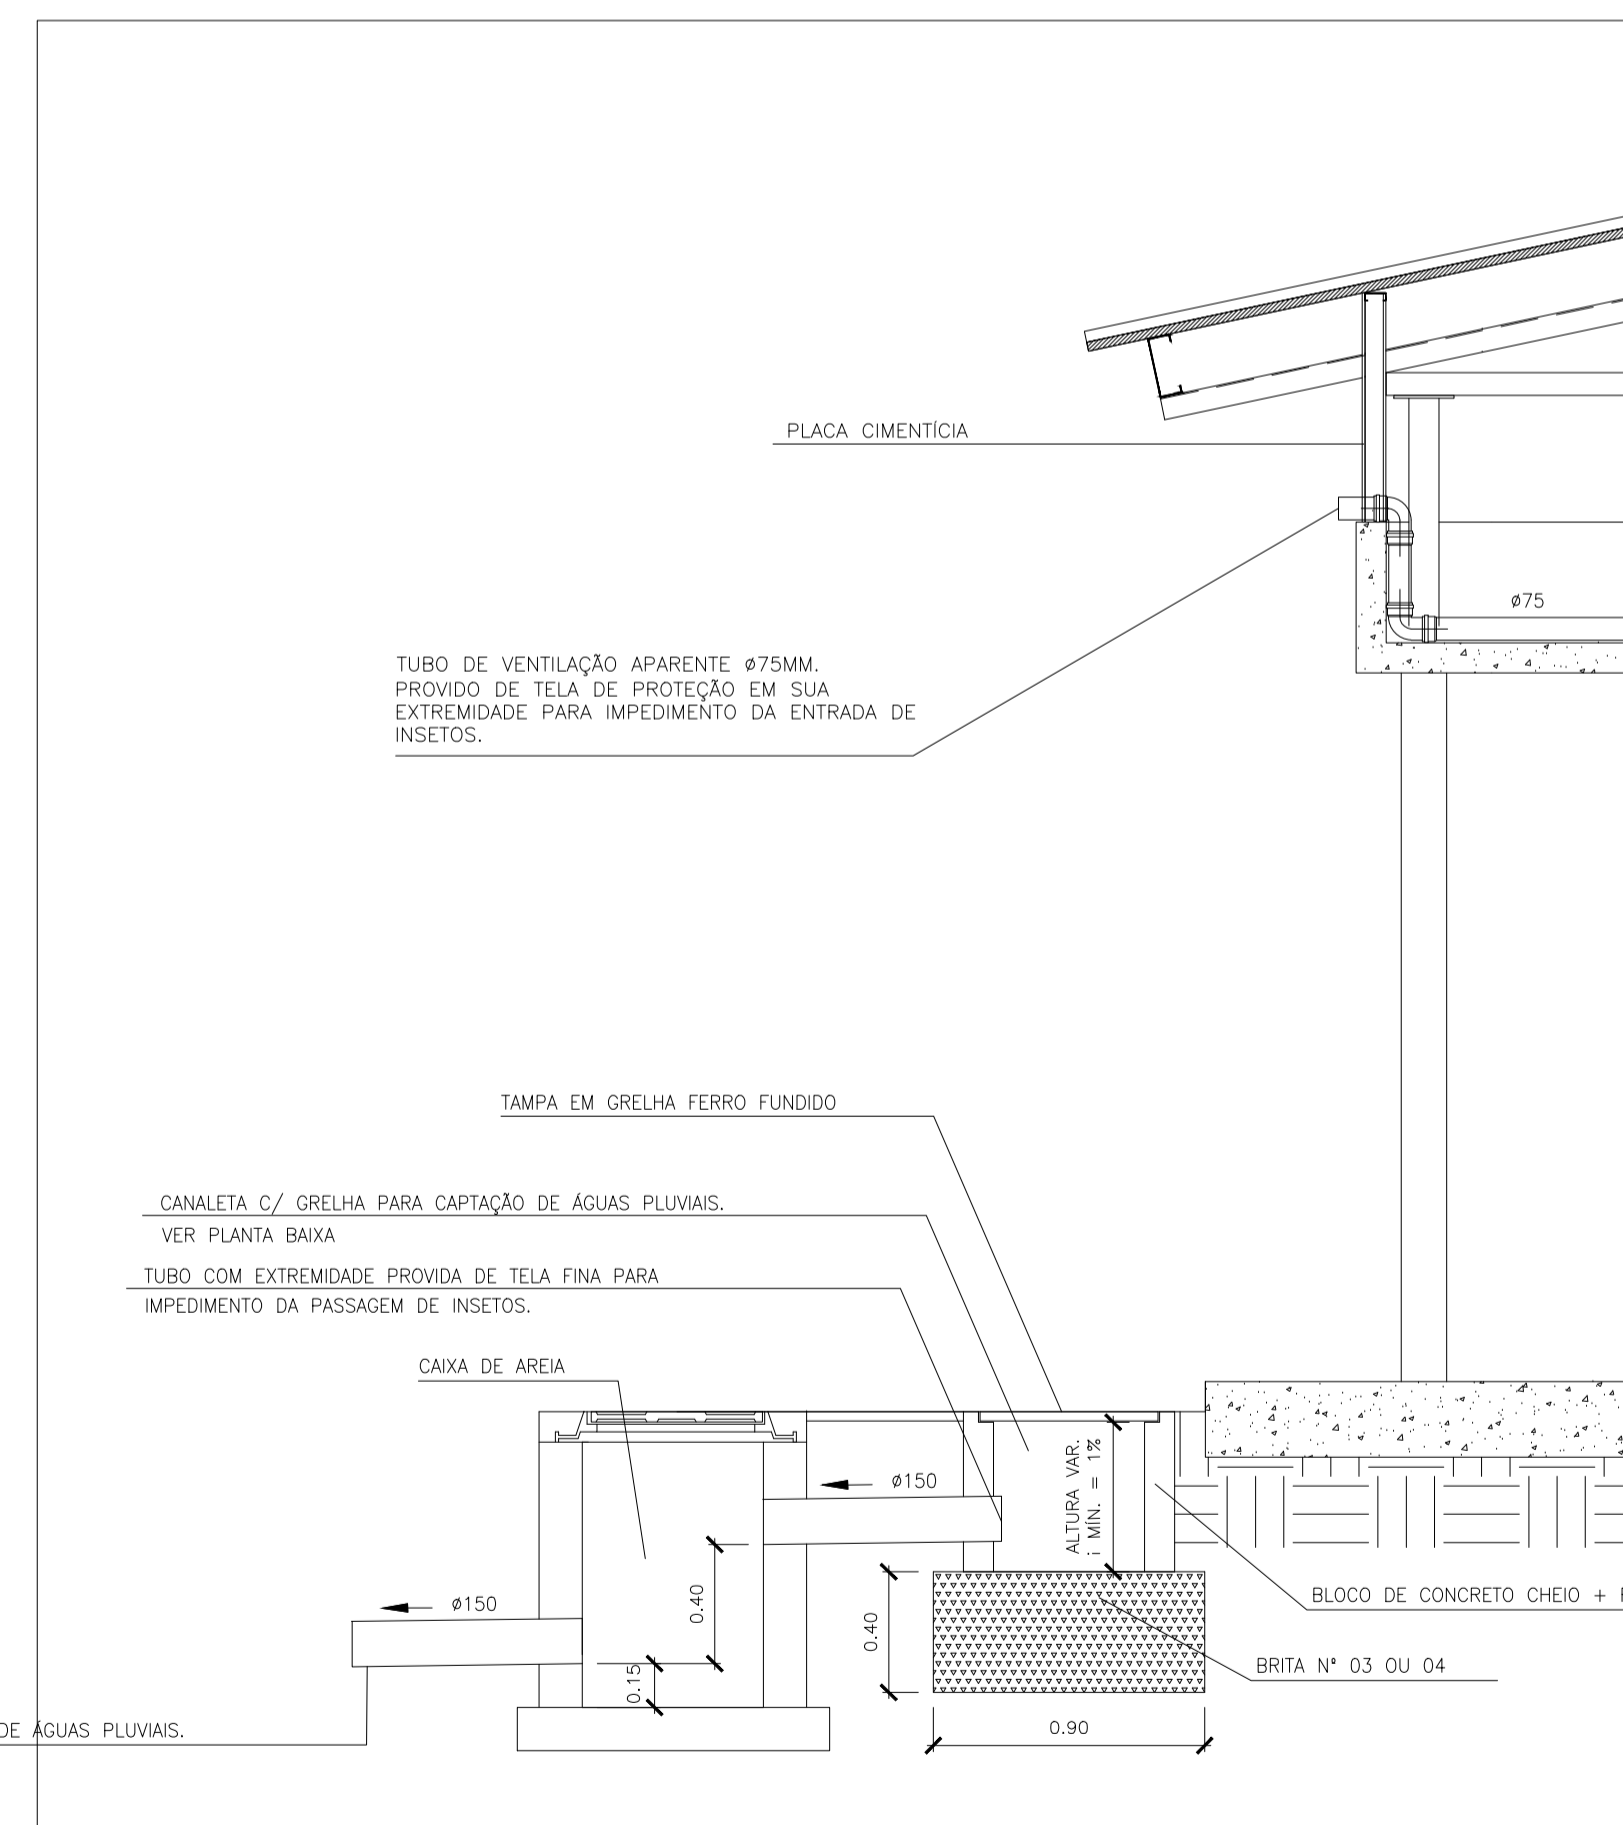

DETALHE EM CORTE-TERMINAL DO TUBO DE VENTILAÇÃO,  
 CANALETA COM GRELHA E CAIXA DE AREIA.  
 ESCALA: 1:25

05			
04			
03			
02			
01			
Nº.	DESCRIÇÃO	RESP.	DATA
REVISÃO			
 <b>GOVERNO DO ESTADO DO ESPÍRITO SANTO</b> SECRETARIA DE ESTADO DA EDUCAÇÃO - SEDU		 <b>GEPLAN</b> PLANEJAMENTO - PROJETOS - GERENCIAMENTO DE OBRAS	
<b>SEDU</b> <b>GERÊNCIA DE REDE FÍSICA ESCOLAR</b>			
TÍTULO: <b>EEM MONSENHOR MIGUEL DE SANTICS ADEQUAÇÕES PARA O PROGRAMA ESCOLA VIVA</b>			
ENDEREÇO: GUAJUI, ES.			
PRANCHAS: INSTALAÇÕES HIDROSSANITÁRIAS		PROJETO: HIDROSSANITÁRIO	
SECRETÁRIO ESTADUAL: HAROLDO CORRÊA ROCHA			
GERENTE DA GERFE: HELTON AFONSO GUIMARÃES		ESCALA: INDICADA      UNIDADE: METRO	
COORDENADOR GERAL: WILSON RODRIGUES			
AUTOR PROJETO: WILSON RODRIGUES		CAU: A24721-9      VISTO:	
CO-AUTOR PROJETO:		CAU: A24721-9      VISTO:	
RESPONSÁVEL TÉCNICO:		CREA:      VISTO:	
AROUVO: PROJETO HIDROSSANITARIO R06.dwg		DESENHO: TELOWIZIANI      VISTO:	
REFERÊNCIA:			FOLHA:
DETALHES DE CAIXAS: DE INSPEÇÃO, GORDURA, GORDURA ESPECIAL, PASSAGEM SIFONADA E AREIA.			<b>25</b> <b>26</b>
FORMATO: A1      OBSERVAÇÕES:		DATA: MAIO/2017	VISTO:      REVISÃO: R06