



PLANTA BAIXA
ESCALA 1/25

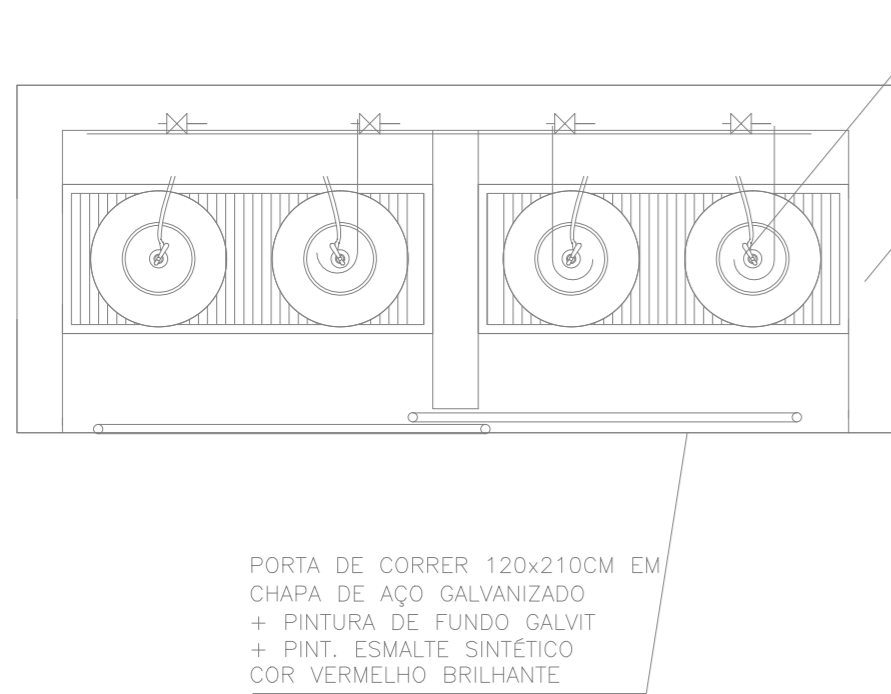


CORTE AB
ESCALA 1/25

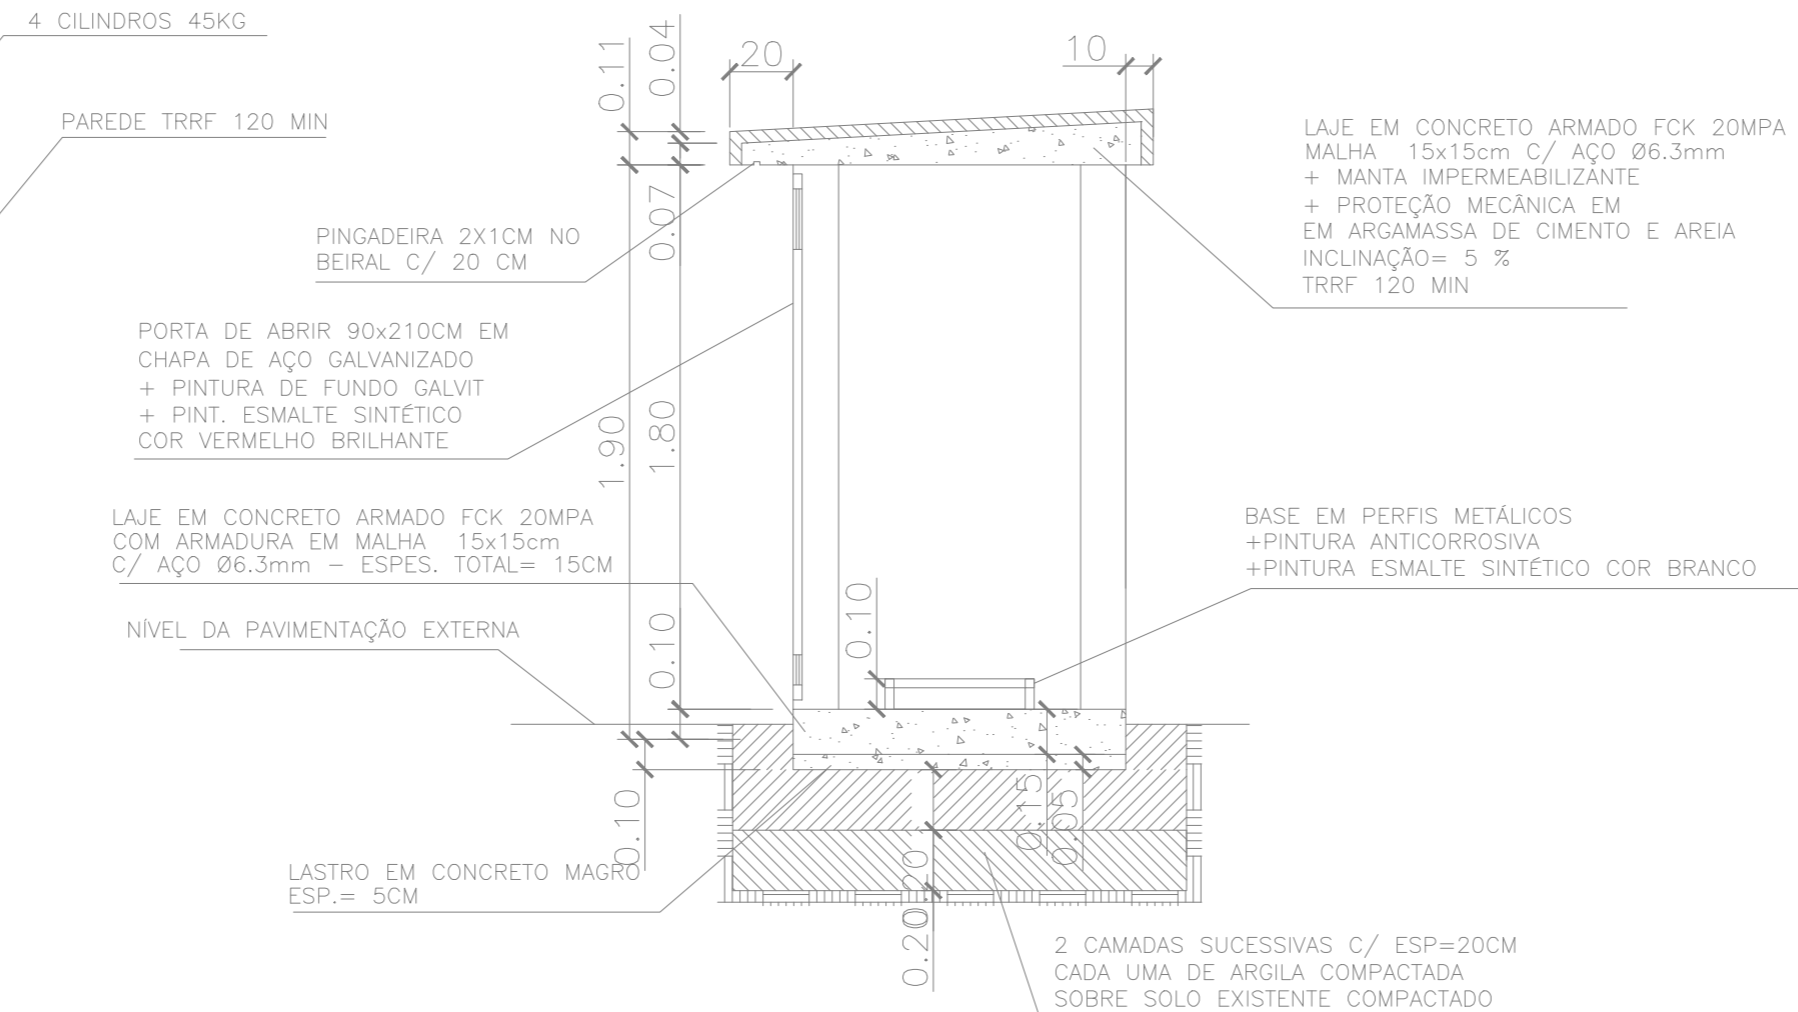

DETALHE 1 – SINALIZAÇÃO VISUAL
ESCALA 1/10



FACHADA FRONTAL
ESCALA 1/25

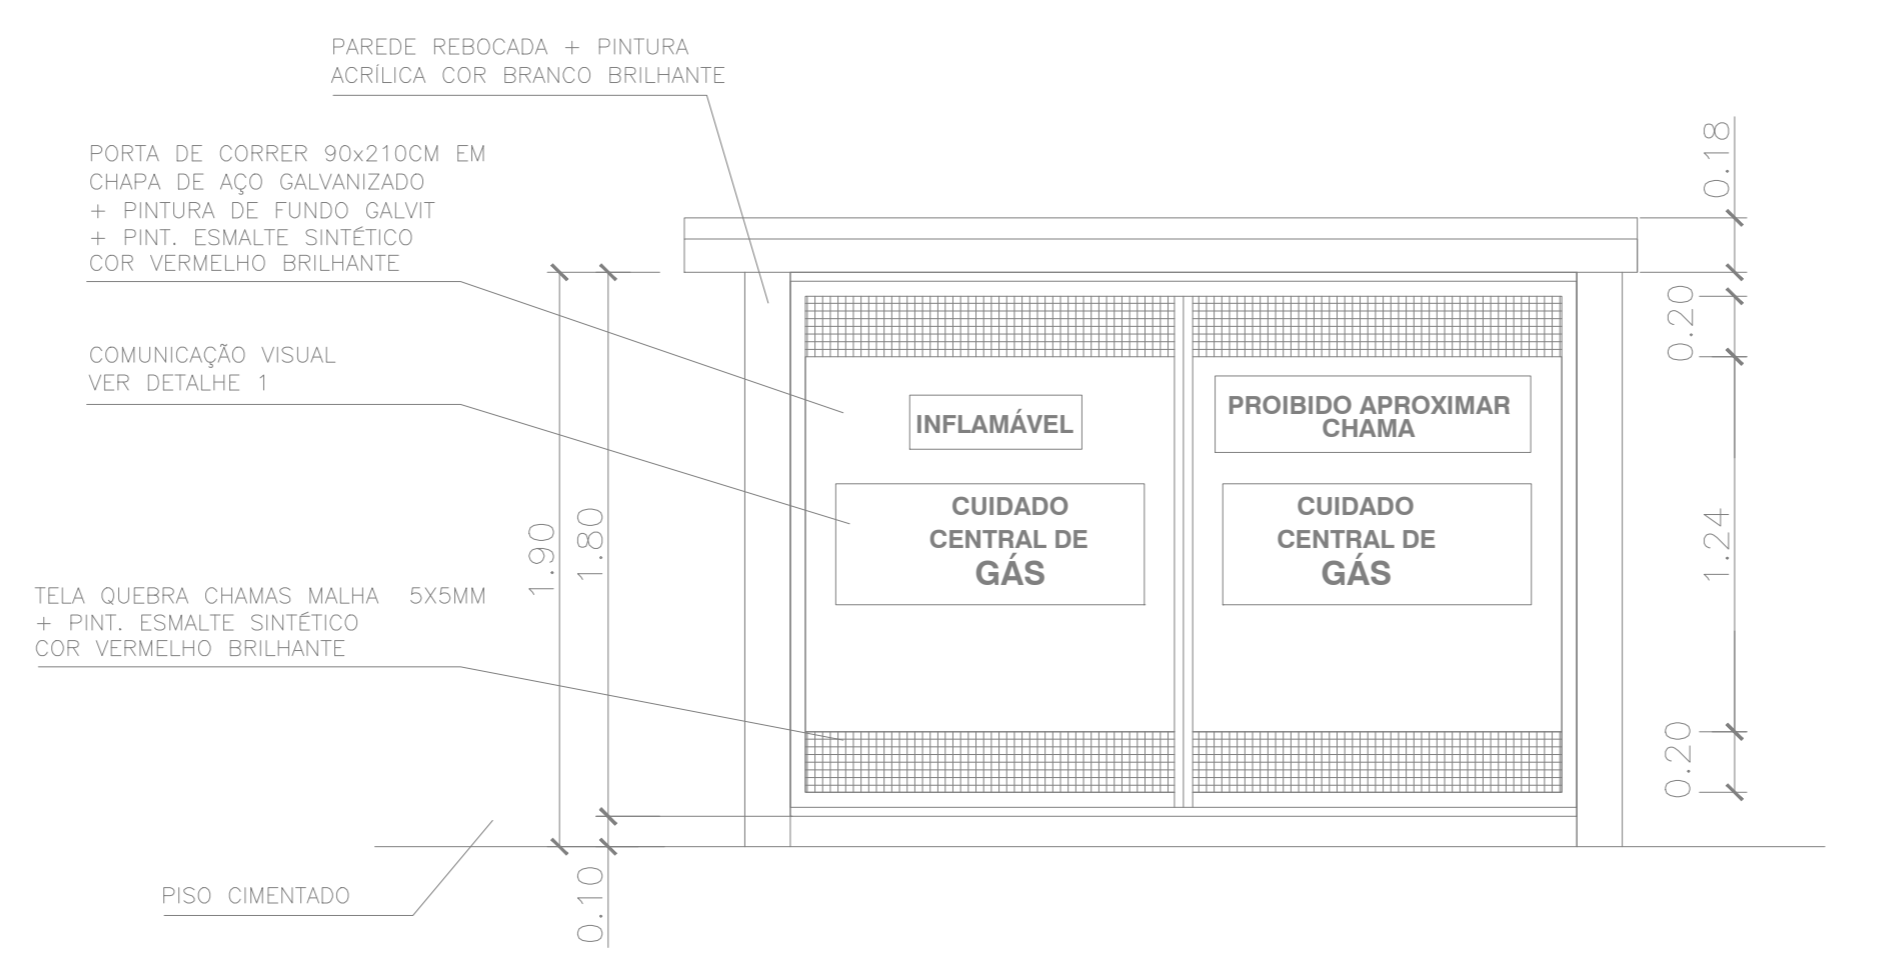

FACHADA FRONTAL – ESC. 1/25

Corpo de Bombeiros Militar
Governo do Estado do Espírito Santo
Centro de Atividades Técnicas

Em : / / Processo n°: _____

Risco predominante: _____ Classe de Ocupação : _____

PARECER: O processo de segurança contra incêndio e pânico está de acordo com as normas vigentes.

APROVO: _____
Analista

N°.	DESCRIÇÃO	RESP.	DATA
02			
01			
REVISÃO			
<p>GOVERNO DO ESTADO DO ESPÍRITO SANTO SECRETARIA DE ESTADO DA EDUCAÇÃO - SEDU</p>		<p>GEPLAN PLANEJAMENTO • PROJETOS • GERENCIAMENTO DE OBRAS</p>	
<p>SEDU GERÊNCIA DE REDE FÍSICA ESCOLAR</p>			
TÍTULO: CEEMI MONSENHOR MIGUEL DE SANCTIS SISTEMA DE PREVENÇÃO E COMBATE A INCÊNDIO			
ENDEREÇO: RODOVIA PREFEITO NORIVAL COUZI, KM 96, MORADA DAS PALMEIRAS – GUAÇUI/ES 29560-000			
PRANCHA: CENTRLA DE GÁS – COZINHA		PROJETO: COMBATE A INCÊNDIO	
SECRETÁRIO ESTADUAL: HAROLDO CORRÊA ROCHA		ESCALA: INDICADA	
GERENTE DA GERFE: EDUARDO DE MELLO TRISTÃO		UNIDADE: METRO	
COORDENADOR GERAL EPC: EDSON DE OLIVEIRA PIRES		CREA: 64866/D-MG	VISTO: 20180314
AUTOR PROJETO: MOISÉS BRITO SOBRINHO		CREA: RJ-36404/D	VISTO:
CO-AUTOR PROJETO: CO-AUTOR DO PROJETO		CREA:	VISTO:
RESPONSÁVEL TÉCNICO: RESPONSÁVEL TÉCNICO		CREA:	VISTO:
ARQUIVO: L1GCU01-IN-R01.dwg		DESENHO: CAIO A T SILVA	VISTO:
REFERÊNCIA: PLANTA BAIXA CORTE AB FACHADA		FOLHA: 06 08	
FORMATO: A2	OBSERVAÇÕES:	DATA: SETEMBRO/2018	VISTO: REVISÃO: