



**PLANTA PISO SUPERIOR**

ESCALA: 1/50 NÍVEL ( +9,20 )

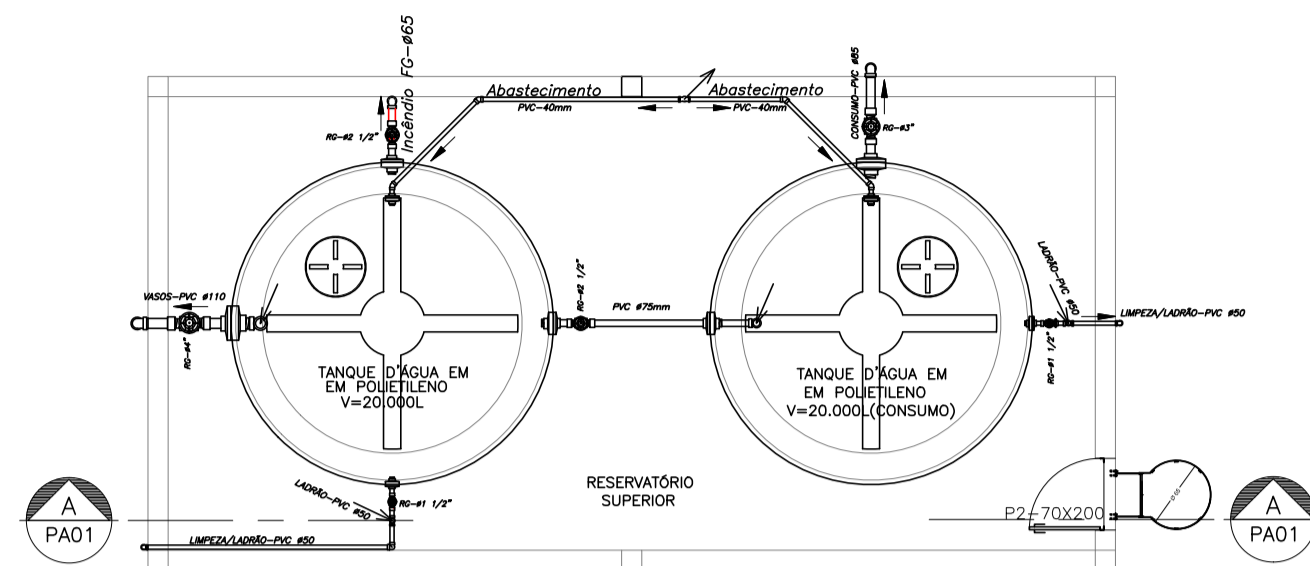


**PLANTA CASA BOMBAS DE INCÊNDIO**

ESCALA: 1/50 NÍVEL ( +4,60 )

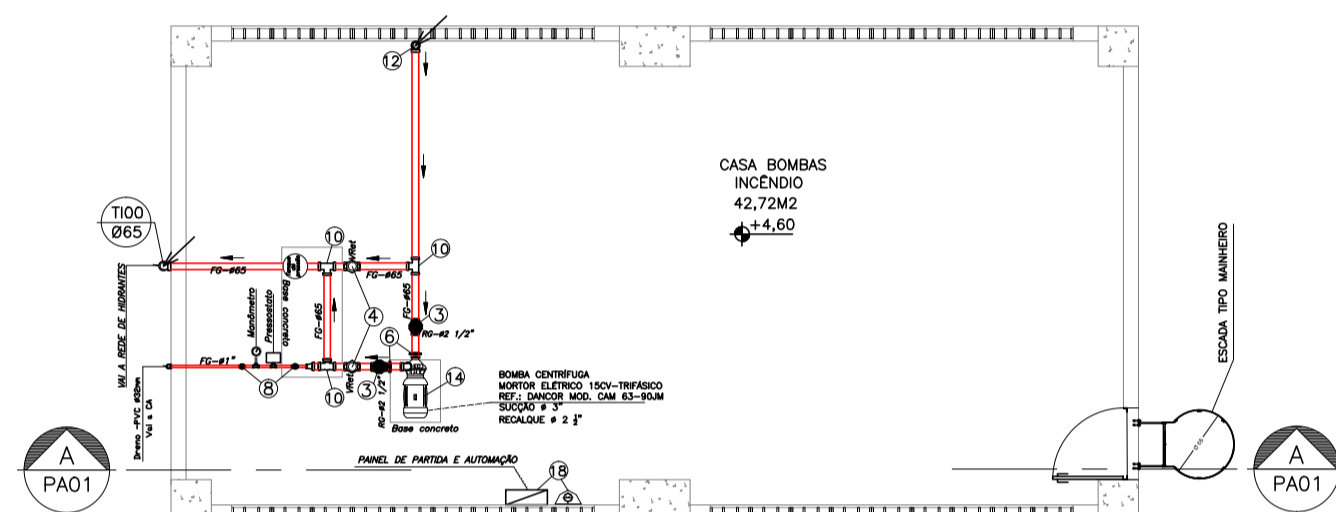



**PLANTA PISO TÉRREO**

ESCALA: 1/50 NÍVEL ( 0,00 )

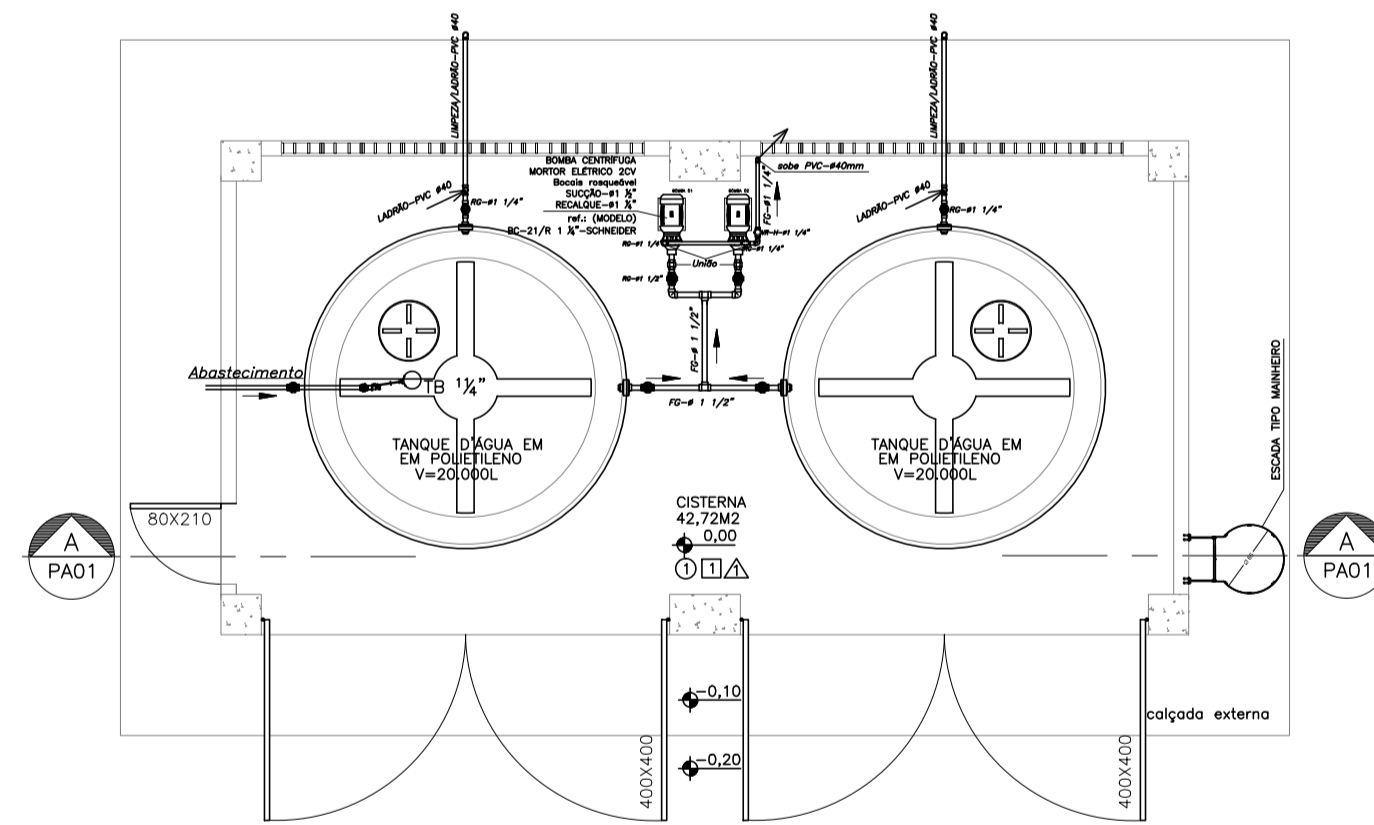


**ESCALA DE ACESSO**

ESCALA: 1/50

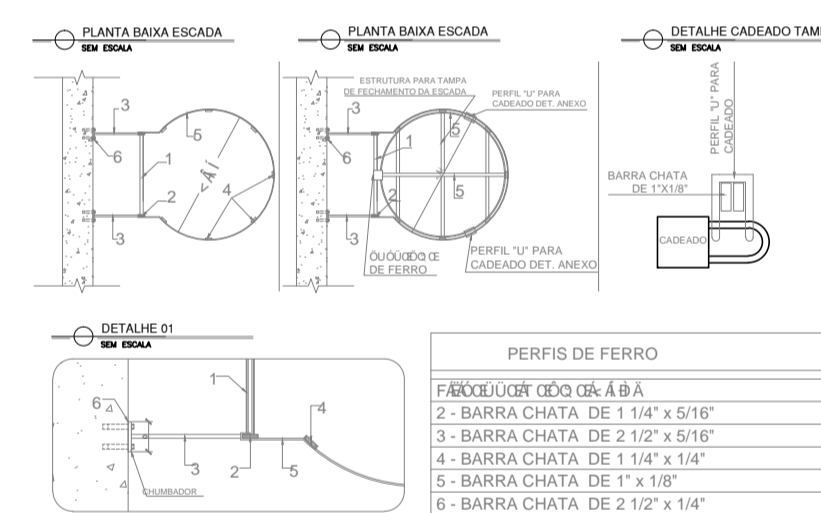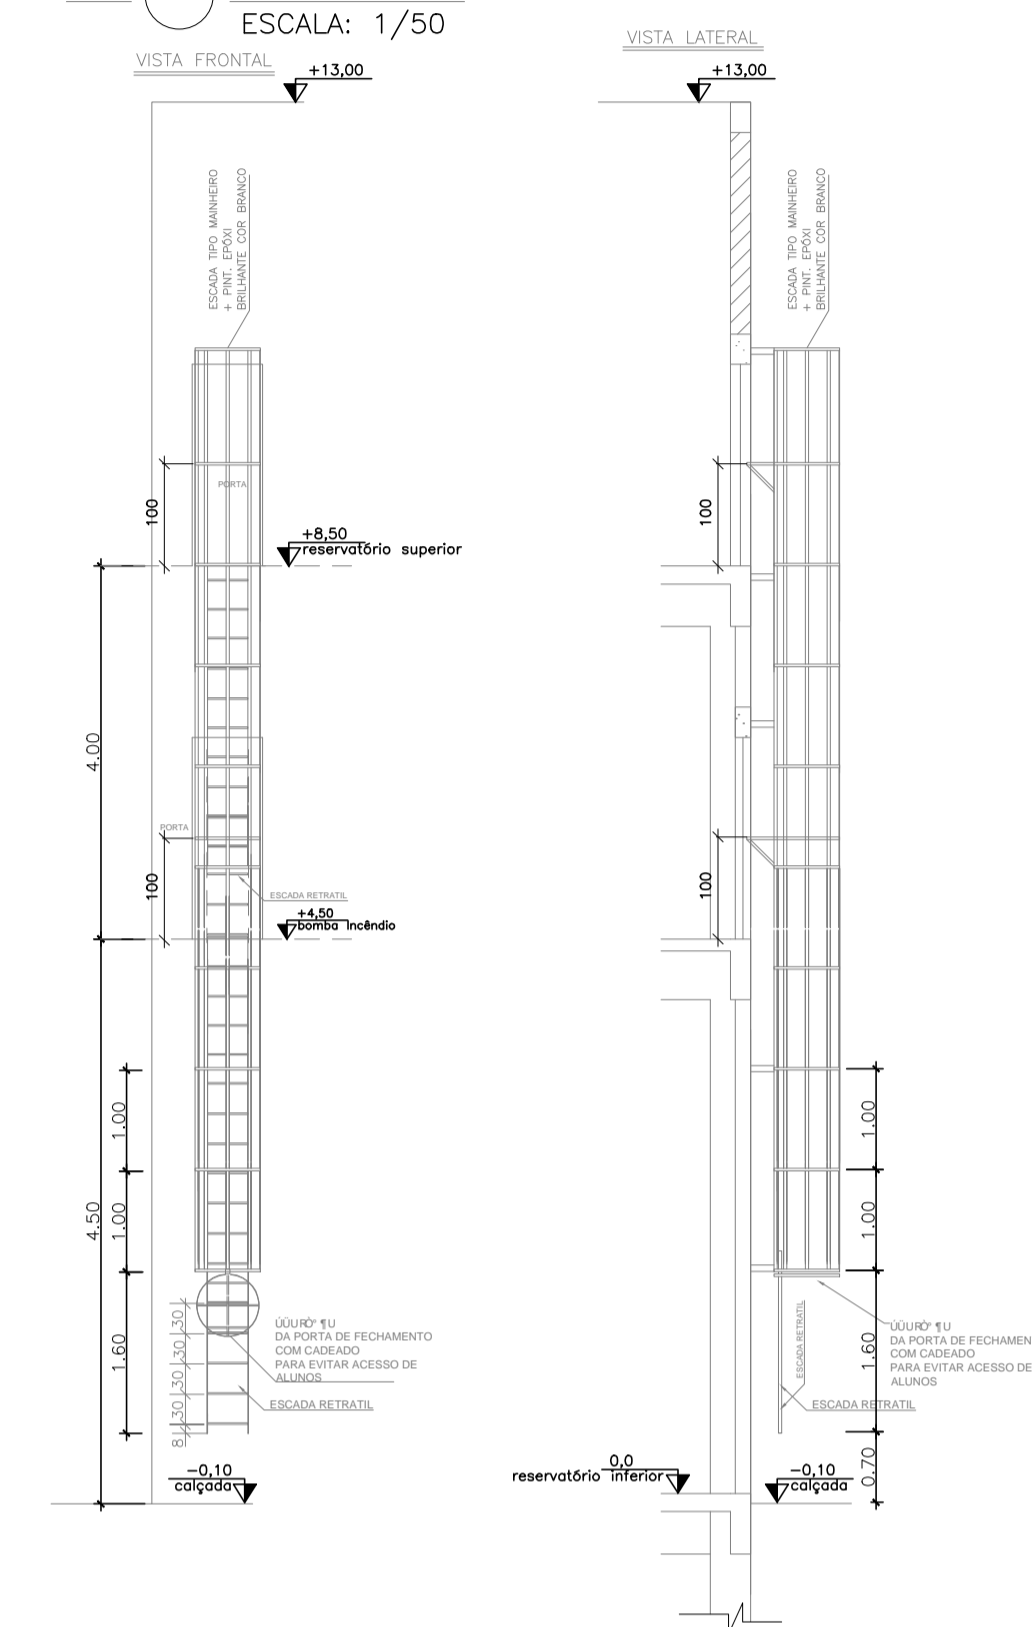

**CORTE AA**

ESCALA: 1/50

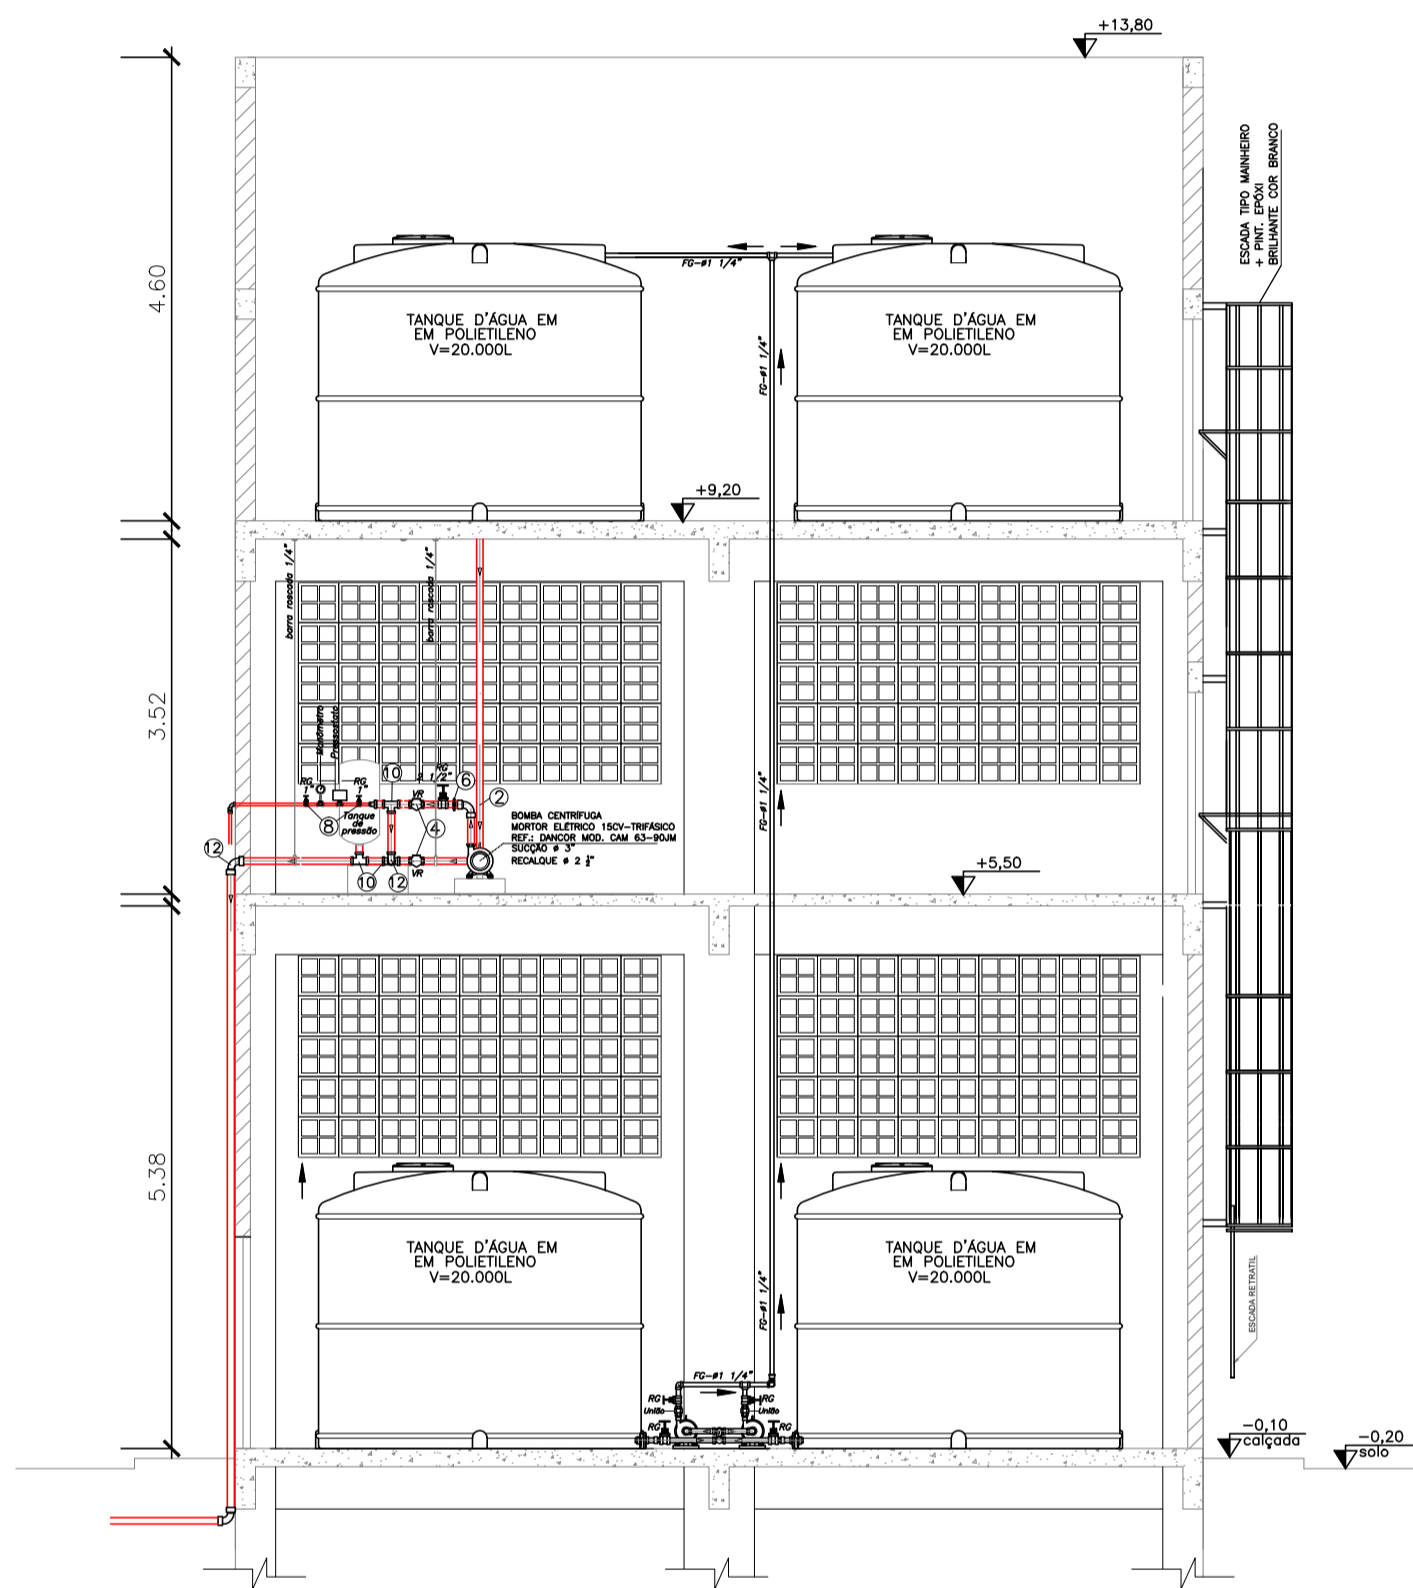

Corpo de Bombeiros Militar  
 Governo do Estado do Espírito Santo  
 Centro de Atividades Técnicas

Em : / / Processo nº: \_\_\_\_\_

Risco predominante: \_\_\_\_\_ Classe de Ocupação : \_\_\_\_\_

PARECER: O processo de segurança contra incêndio e pânico está de acordo com as normas vigentes.

APROVO: \_\_\_\_\_  
 Analista

| 02   |              |  |                 |
|--|--------------|--|-----------------|
| 01   |              |  |                 |
| N.º  | DESCRIÇÃO    | RESP.  | DATA            |
| REVISÃO  |              |  |                 |
|  <b>GOVERNO DO ESTADO DO ESPÍRITO SANTO</b><br>SECRETARIA DE ESTADO DA EDUCAÇÃO - SEDU<br><b>SEDU</b> |              |  GEPLAN<br>PLANEJAMENTO • PROJETOS • GERENCIAMENTO DE OBRAS |                 |
| <b>GERÊNCIA DE REDE FÍSICA ESCOLAR</b>   |              |  |                 |
| TÍTULO: <b>CEEMTI MONSENHOR MIGUEL DE SANCTIS SISTEMA DE PREVENÇÃO E COMBATE A INCÊNDIO</b>  |              |  |                 |
| ENDEREÇO: RODOVIA PREFEITO NORIVAL COUZI, KM 96, MORADA DAS PALMEIRAS - GUAJUÍ/ES 29560-000  |              |  |                 |
| PRANCHAS: CASTELO D'ÁGUA   |              | PROJETO: COMBATE A INCÊNDIO  |                 |
| SECRETÁRIO ESTADUAL: HAROLDO CORRÊA ROCHA  |              | ESCALA: INDICADA UNIDADE: METRO  |                 |
| GERENTE DA GERFE: EDUARDO DE MELLO TRISTÃO   |              | COORDENADOR GERAL EPC: EDSON DE OLIVEIRA PIRES   |                 |
| COORDENADOR GERAL EPC: EDSON DE OLIVEIRA PIRES   |              | CREA: 64866/D-MG VISTO: 20180314   |                 |
| AUTOR PROJETO: MOISÉS BRITO SOBRINHO   |              | CREA: RJ-36404/D VISTO:  |                 |
| CO-AUTOR PROJETO: CO-AUTOR DO PROJETO  |              | CREA: VISTO:   |                 |
| RESPONSÁVEL TÉCNICO: RESPONSÁVEL TÉCNICO   |              | CREA: VISTO:   |                 |
| ARQUIVO: L1GCU01-IN-R01.dwg  |              | DESENHO: CAIO A T SILVA VISTO:   |                 |
| REFERÊNCIA: PLANTA BAIXA CORTE AB FACHADA  |              | FOLHA: <b>08</b><br><b>08</b>  |                 |
| FORMATO: A1  | OBSERVAÇÕES: | DATA: JULHO/2018   | VISTO: REVISÃO: |