

IMPLANTAÇÃO
ESCALA 1:250

05			
04			
03			
02			
01			
N.º	DESCRIÇÃO	RESP.	DATA

R E V I S ã O

GOVERNO DO ESTADO DO ESPÍRITO SANTO
SECRETARIA DE ESTADO DA EDUCAÇÃO - SEDU
GERÊNCIA DE REDE FÍSICA ESCOLAR

SEDU

COORDENADORIA
CONTROL TEC | SETEC

TÍTULO: **REFORMA EEFEM FRATERNIDADE E LUZ**

ENDEREÇO: R. João Santana, Sn - Sumaré, Cachoeira de Itapemirim - ES, 29304-000

PROJETO: PROJETO ARQUITETÔNICO EXECUTIVO - CALÇADA CIDADÃ

SUBSECRETARIA ESTADUAL: ARQUITETÔNICO

GERENTE DA GERÊNCIA: ALEXANDRE AZEVEDO DE FREITAS OLIVEIRA

COORDENADOR GERAL: MARCELO AUGUSTO GONZALVES

AUTOR PROJETO: MOISES BRITO SOBRINHO


RESPONSÁVEL TÉCNICO: FERNANDA S. PLACEDO

ARQUIVO: CIT27-P01-AQ-E-R0-01.dwg



REFERÊNCIA: PLANTA DE IMPLANTAÇÃO

01
04


FORMATO: AD
OBSERVAÇÃO:
DATA: JUN/22
REVISÃO:

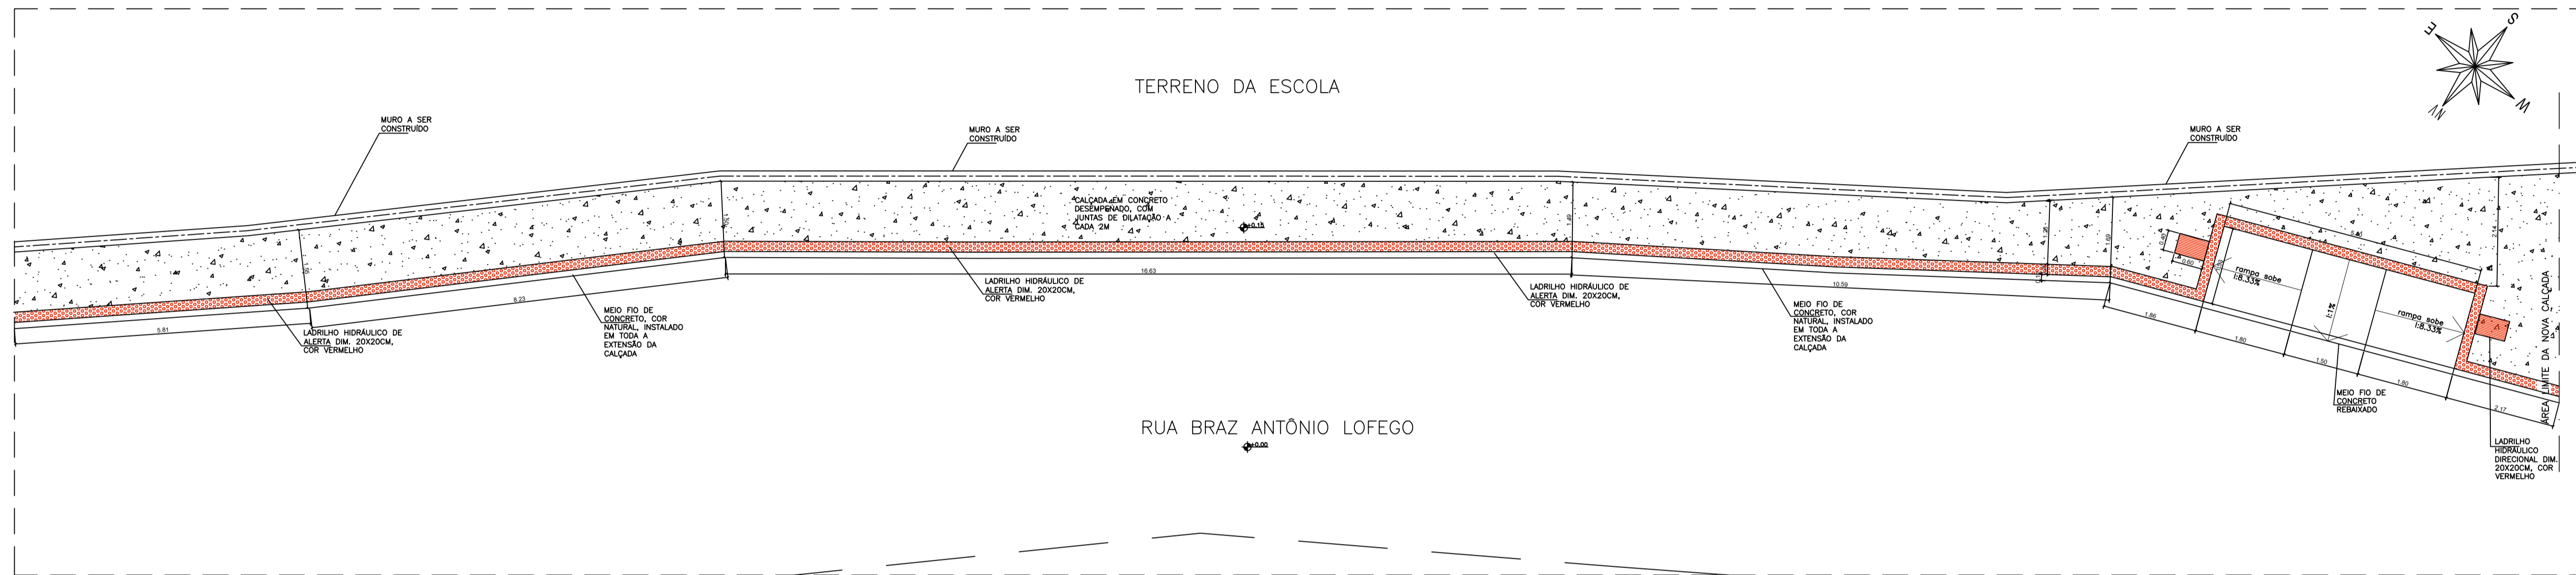


PLANTA BAIXA CALÇADA CIDADÃ – esc1/50
TRECHO 1

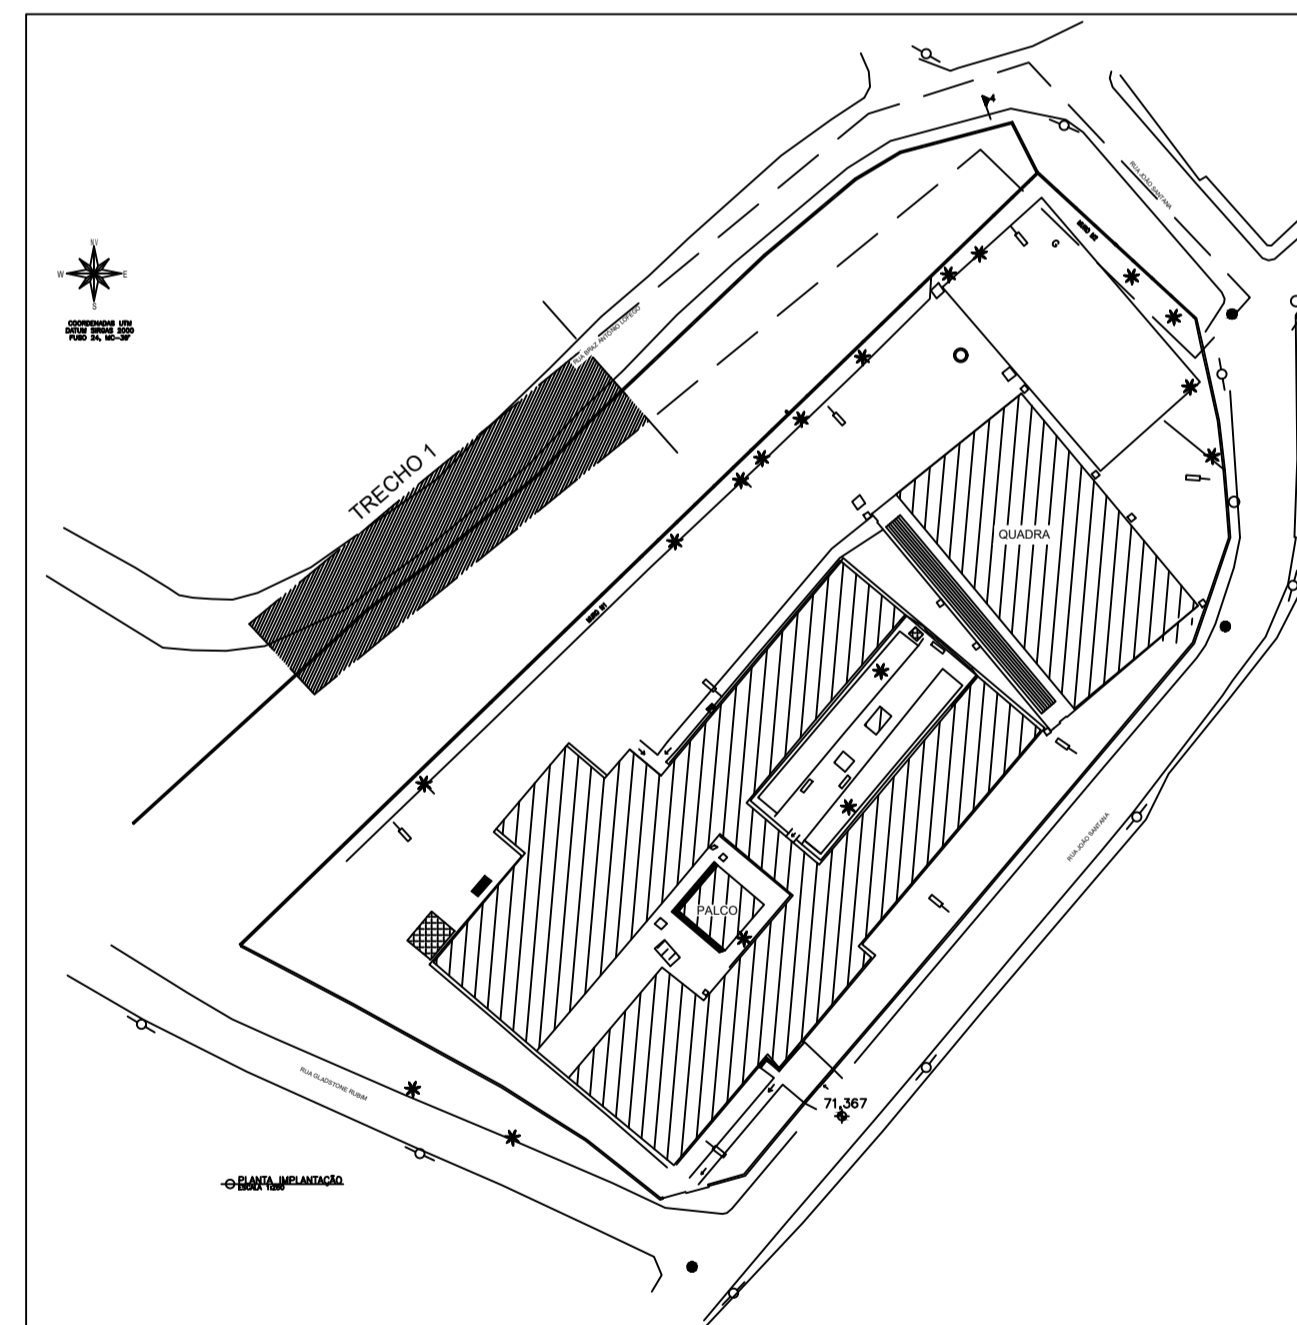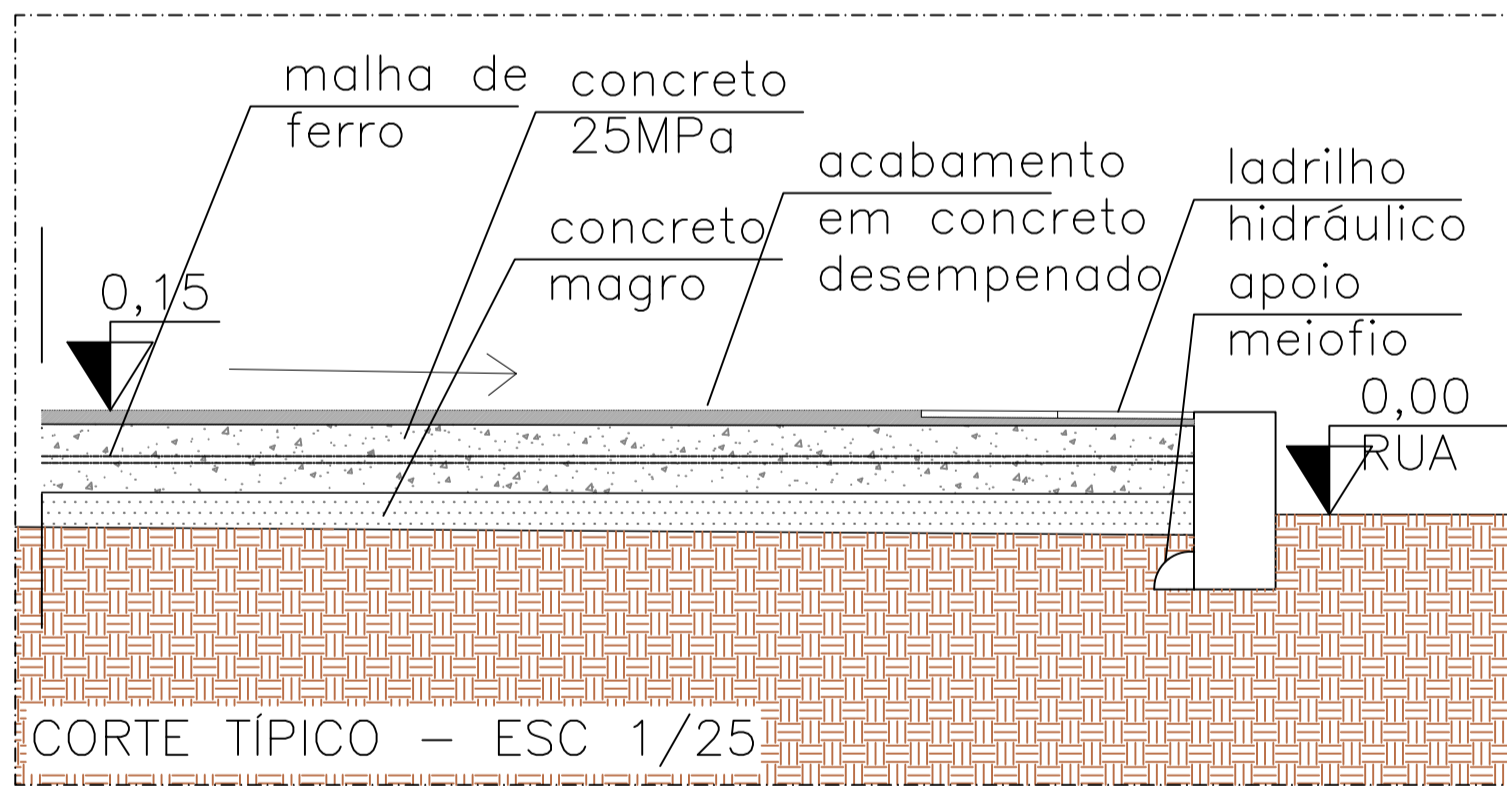


05			
04			
03			
02			
01			
N.º	Descrição	RESP.	DATA
REVISÃO			
GOVERNO DO ESTADO DO ESPÍRITO SANTO		CONSORCÍO CONTROLTEC SETEC	
SECRETARIA DE ESTADO DA EDUCAÇÃO - SEDU		GERÊNCIA DE REDE FÍSICA ESCOLAR	
REFORMA EEFEM FRATERNIDADE E LUZ			
TÍTULO: R. João Santana, Sn - Sumaré, Cochoeiro de Itapemirim - ES, 29304-000			
PROJETO: PROJETO ARQUITETÔNICO EXECUTIVO - CALÇADA CIDADÃ		PROJETO: ARQUITETÔNICO	
SUBSECRETARIA ESTADUAL: ALEXANDRE AZEVEDO DE FREITAS CUNHA			
GERENTE DA GERÊNCIA:	MARCELO AMORIM GONÇALVES	ESCALA:	INDICADA
COORDENADOR GERAL:	MOISÉS BRITO SOBRINHO	ORÇAMENTO:	36404/D-RJ
AUTOR PROJETO:	FERNANDA S. PLACIDO	CAU-ES:	A148723-0
CO-AUTOR PROJETO:		CAU-ES:	
RESPONSÁVEL TÉCNICO:		ORÇ:	
ARQUIVO:	CIT27-P01-AQ-E-R0-01.dwg	DESENHO:	
REFERÊNCIA:	TRECHO 1: PLANTA BAIXA DETALHE TÍPICO	FOLHA:	02
FORMATO:	A0	DATA:	JUN/22
OBSERVAÇÕES:		REVISÃO:	04

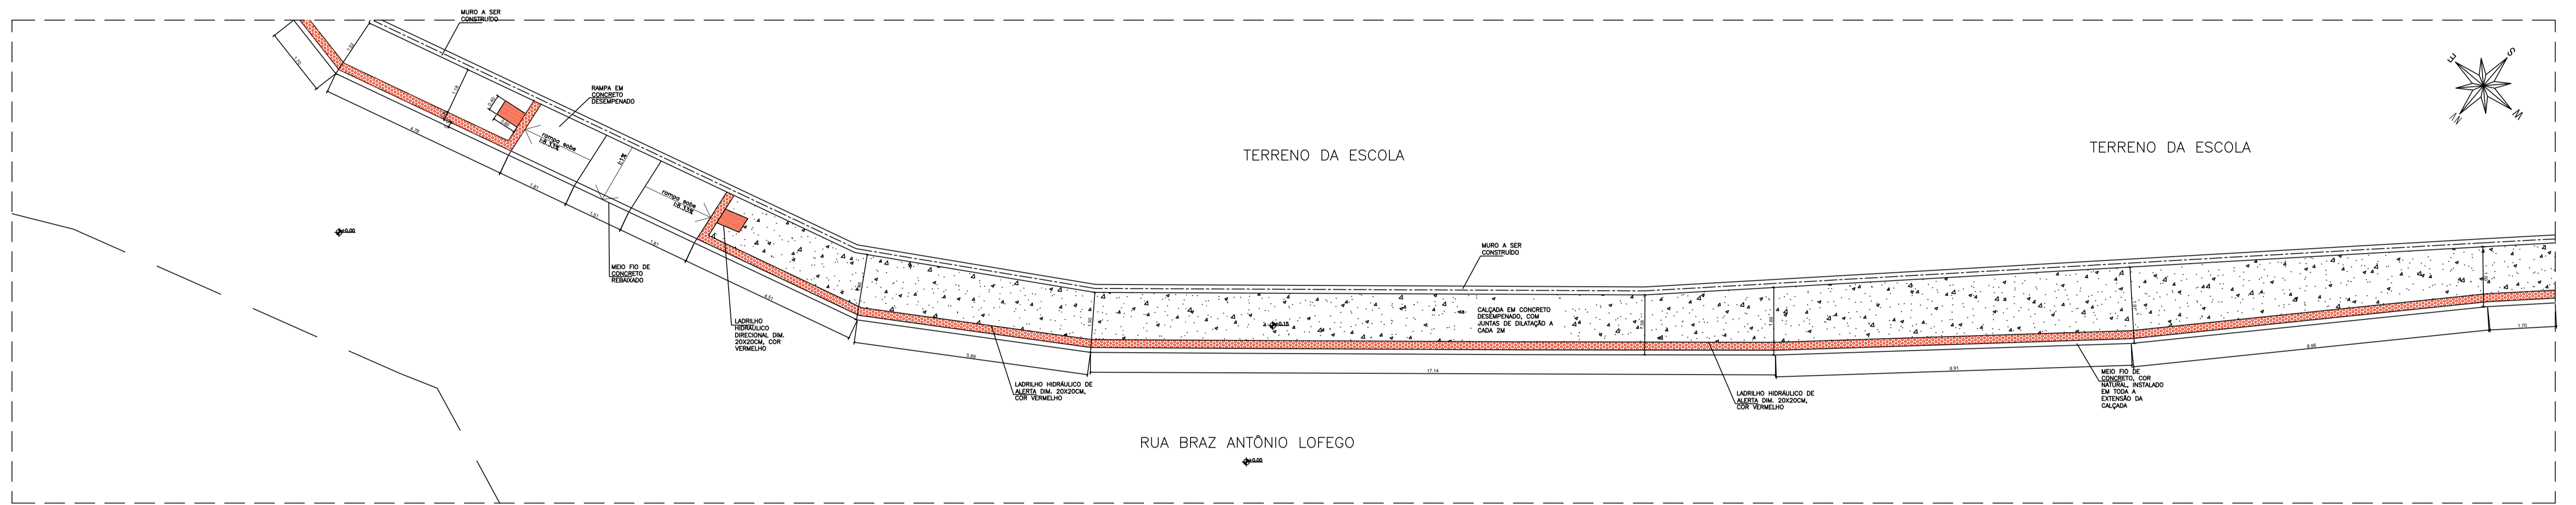


PLANTA BAIXA CALÇADA CIDADÃ – esc1/50
TRECHO 2

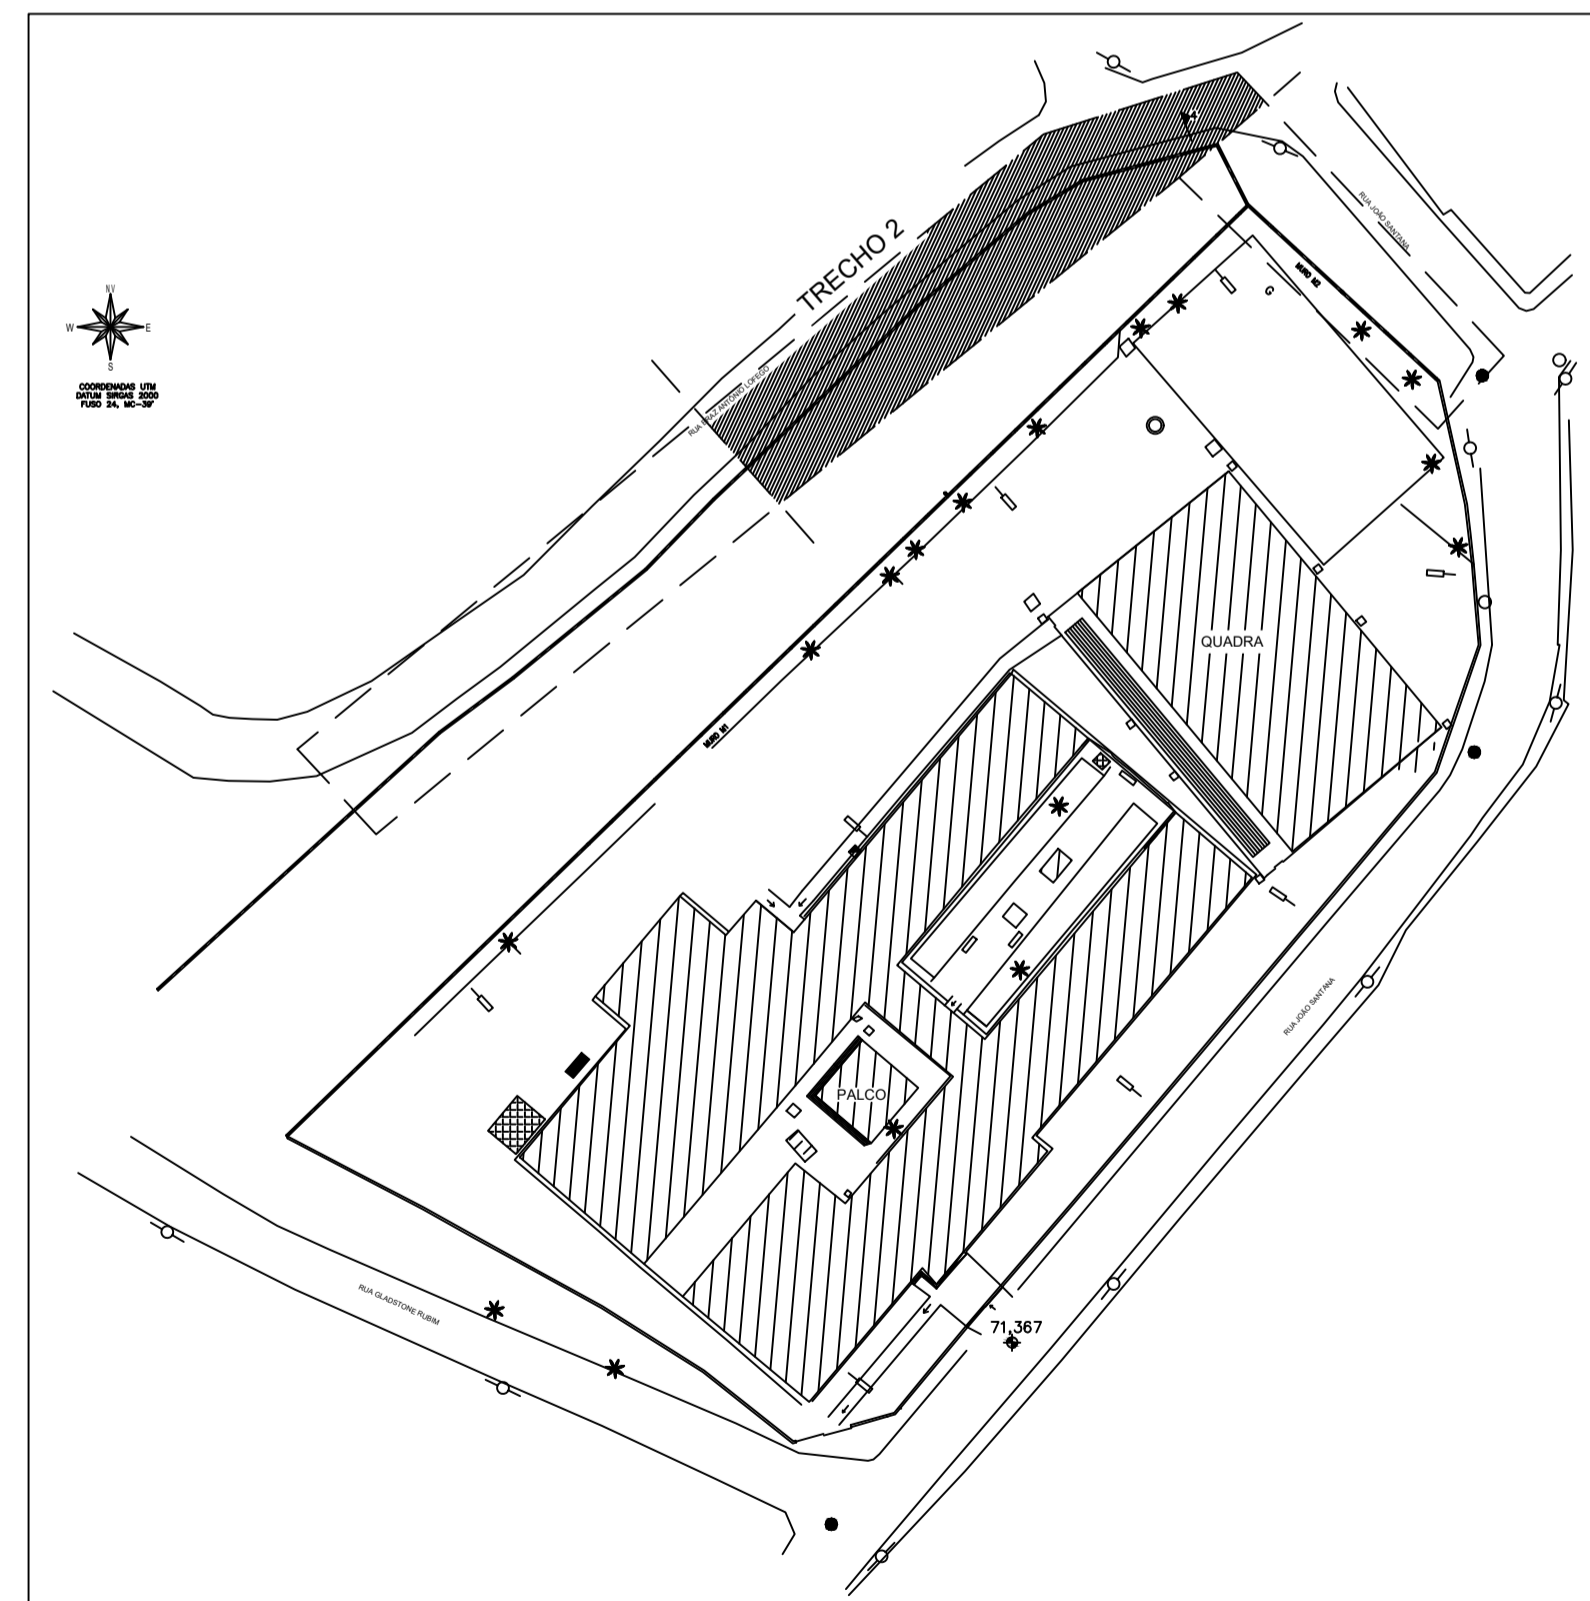



PLANTA DE LOCALIZAÇÃO – S/ESC
TRECHO 2

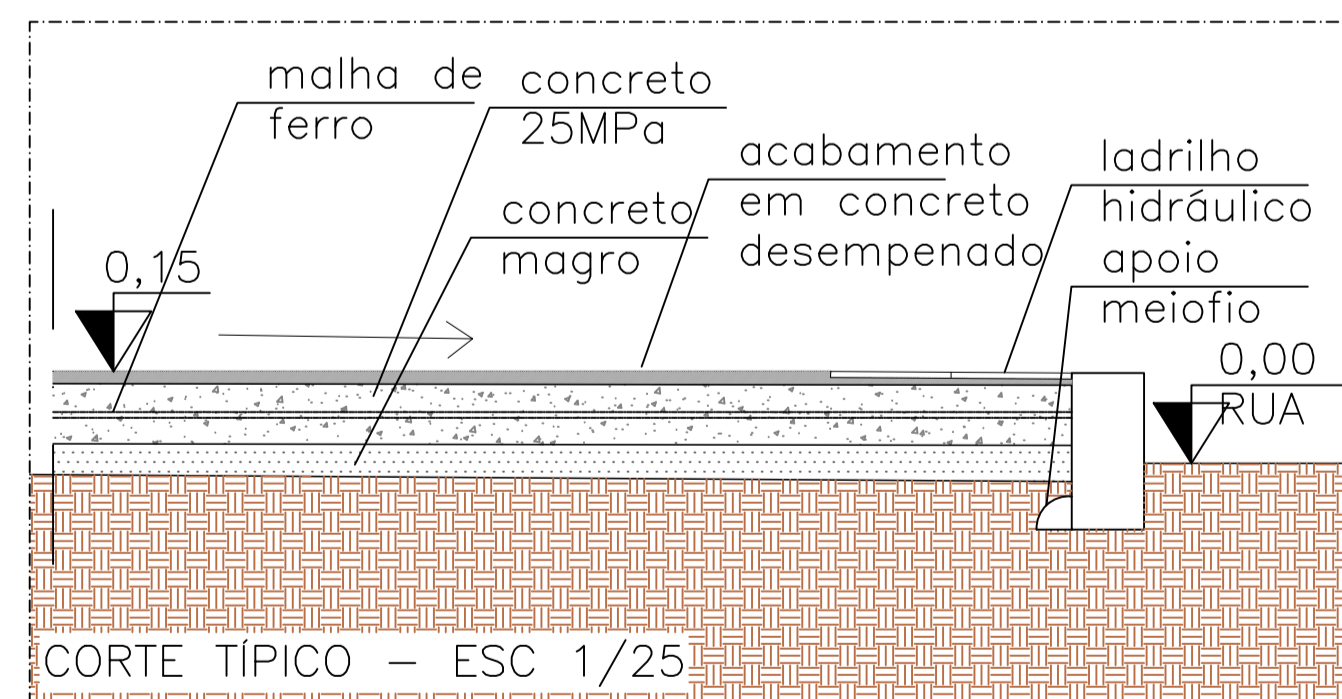

05			
04			
03			
02			
01			
Nº	DESCRIÇÃO	RESP.	DATA
REVISÃO			
 GOVERNO DO ESTADO DO ESPÍRITO SANTO SECRETARIA DE ESTADO DA EDUCAÇÃO - SEDU GERÊNCIA DE REDE FÍSICA ESCOLAR		COORDENADOR CONTROL.TEC SETEC	
REFORMA EEFEM FRATERNIDADE E LUZ			
ENDEREÇO: R. João Santana, Sn – Sumaré, Cochoeiro de Nopemirim – ES, 29304-000			
PROJETO ARQUITETÔNICO EXECUTIVO – CALÇADA CIDADÃ		PROJETO: ARQUITETÔNICO	
SUBSECRETARIA ESTADUAL: ALEXANDRE AZEVEDO DE FREITAS COSTA			
GERENTE DA SERFE: MARCELO ANDRÉ SOUZA LOPES		ESCALA: INDICADA	
COORDENADOR GERAL: MOSES BRITO SOBRINHO		UNIDADE: 36404/D-RJ	
AUTOR PROJETO: FERNANDA S. PLACIDO		DATA: 14/05/23-D	
RESPONSÁVEL TÉCNICO:		CATEGORIA:	
ARQUIVO: CIT27-P01-AQ-E-RO-01.dwg		DESENHO:	
REFERÊNCIA:		TÍTULO:	
TRECHO 2: PLANTA BAIXA DETALHE TÍPICO		03 04	
PROJETO: 40	ORIENTADOR:	DATA: JUN/22	REVISÃO:

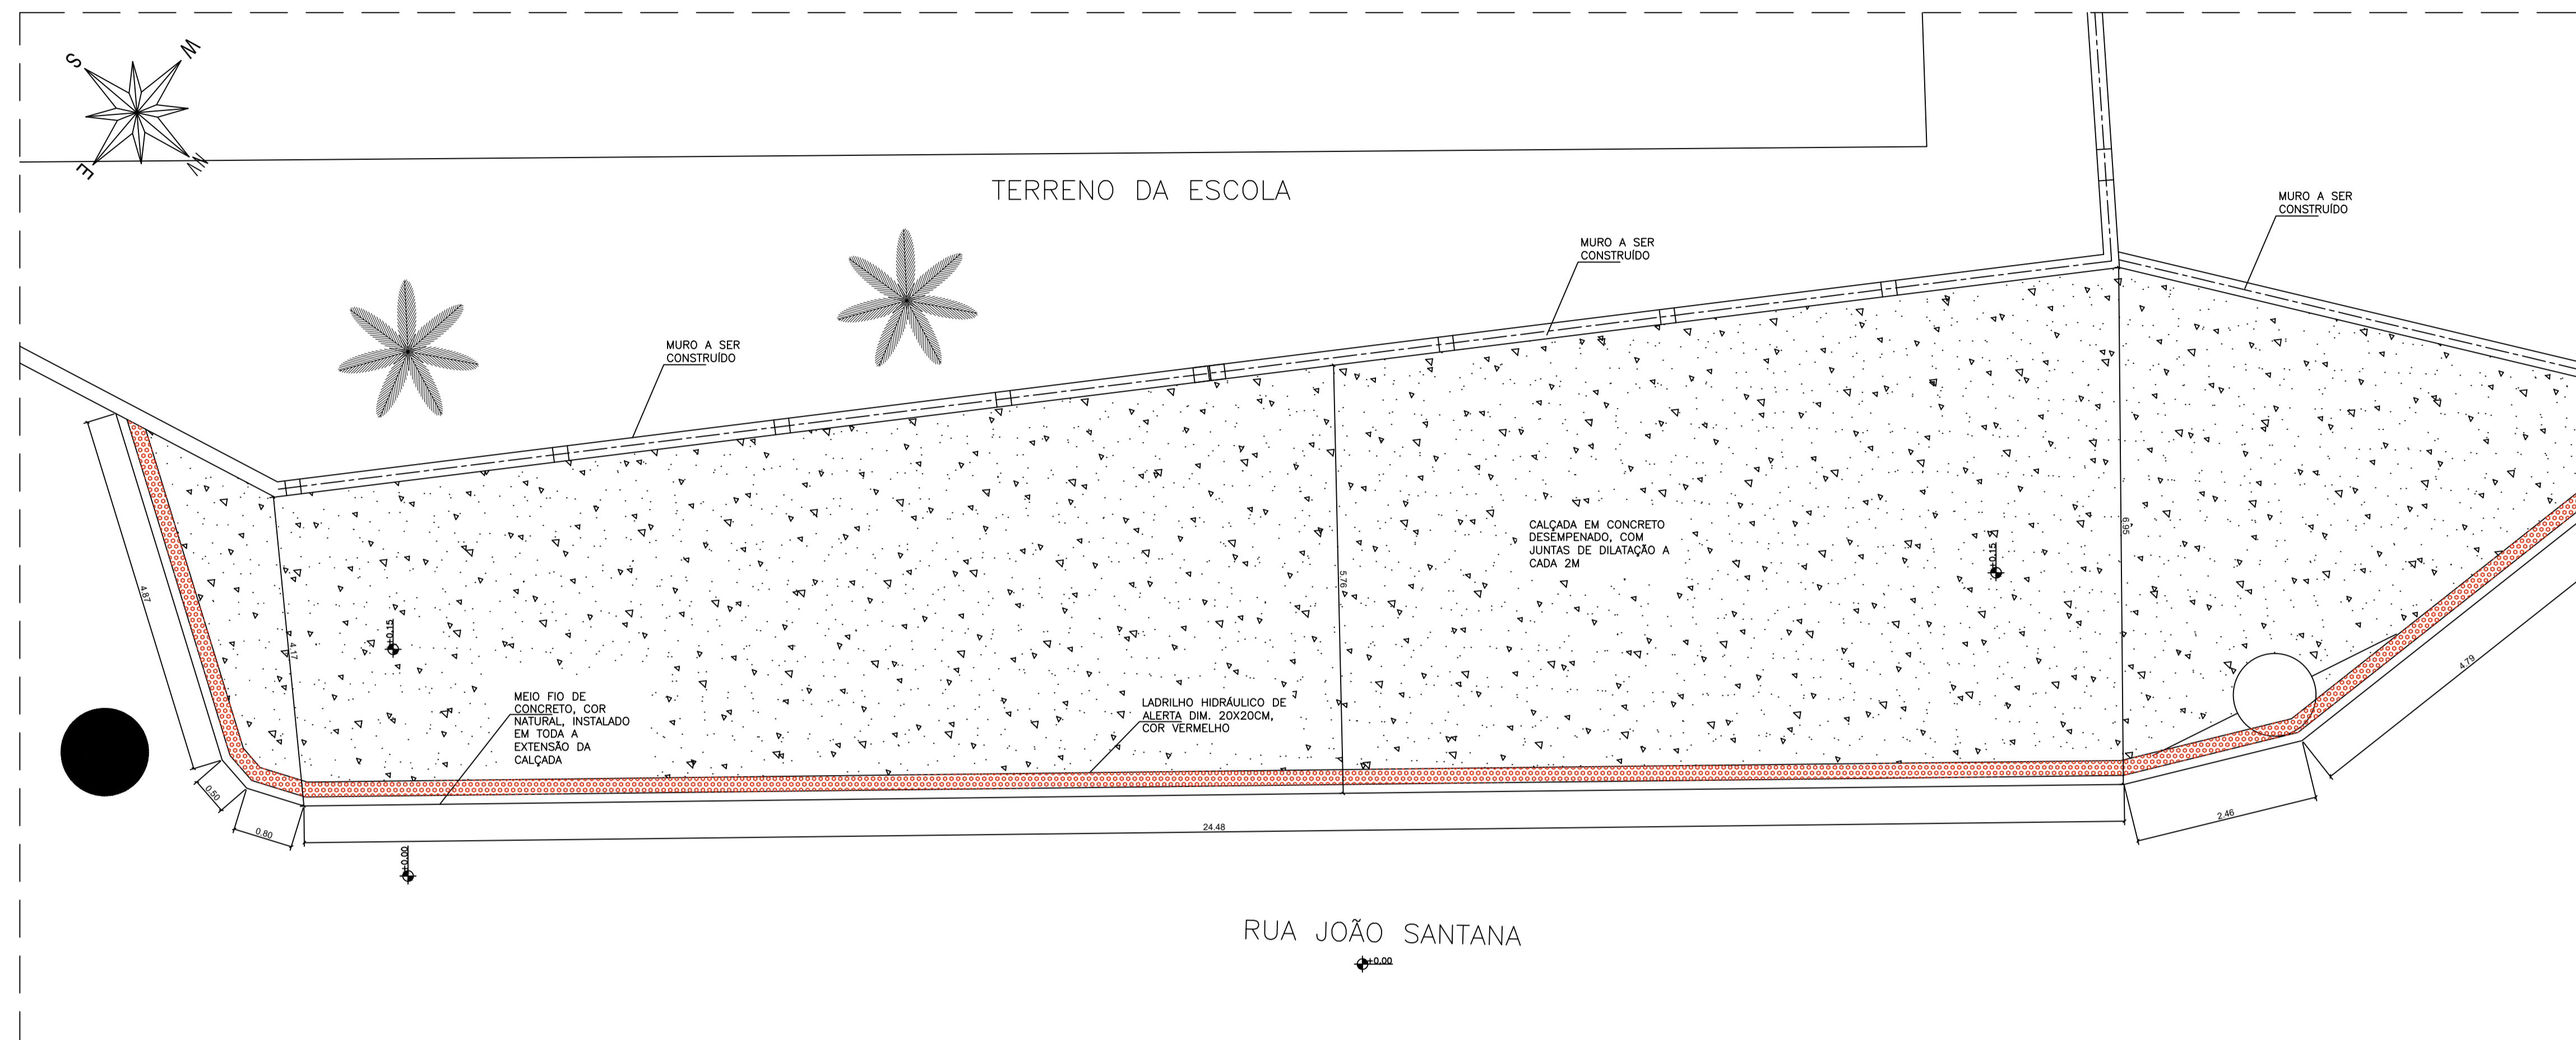

PLANTA BAIXA CALÇADA CIDADÃ – esc1/50
TRECHO 3

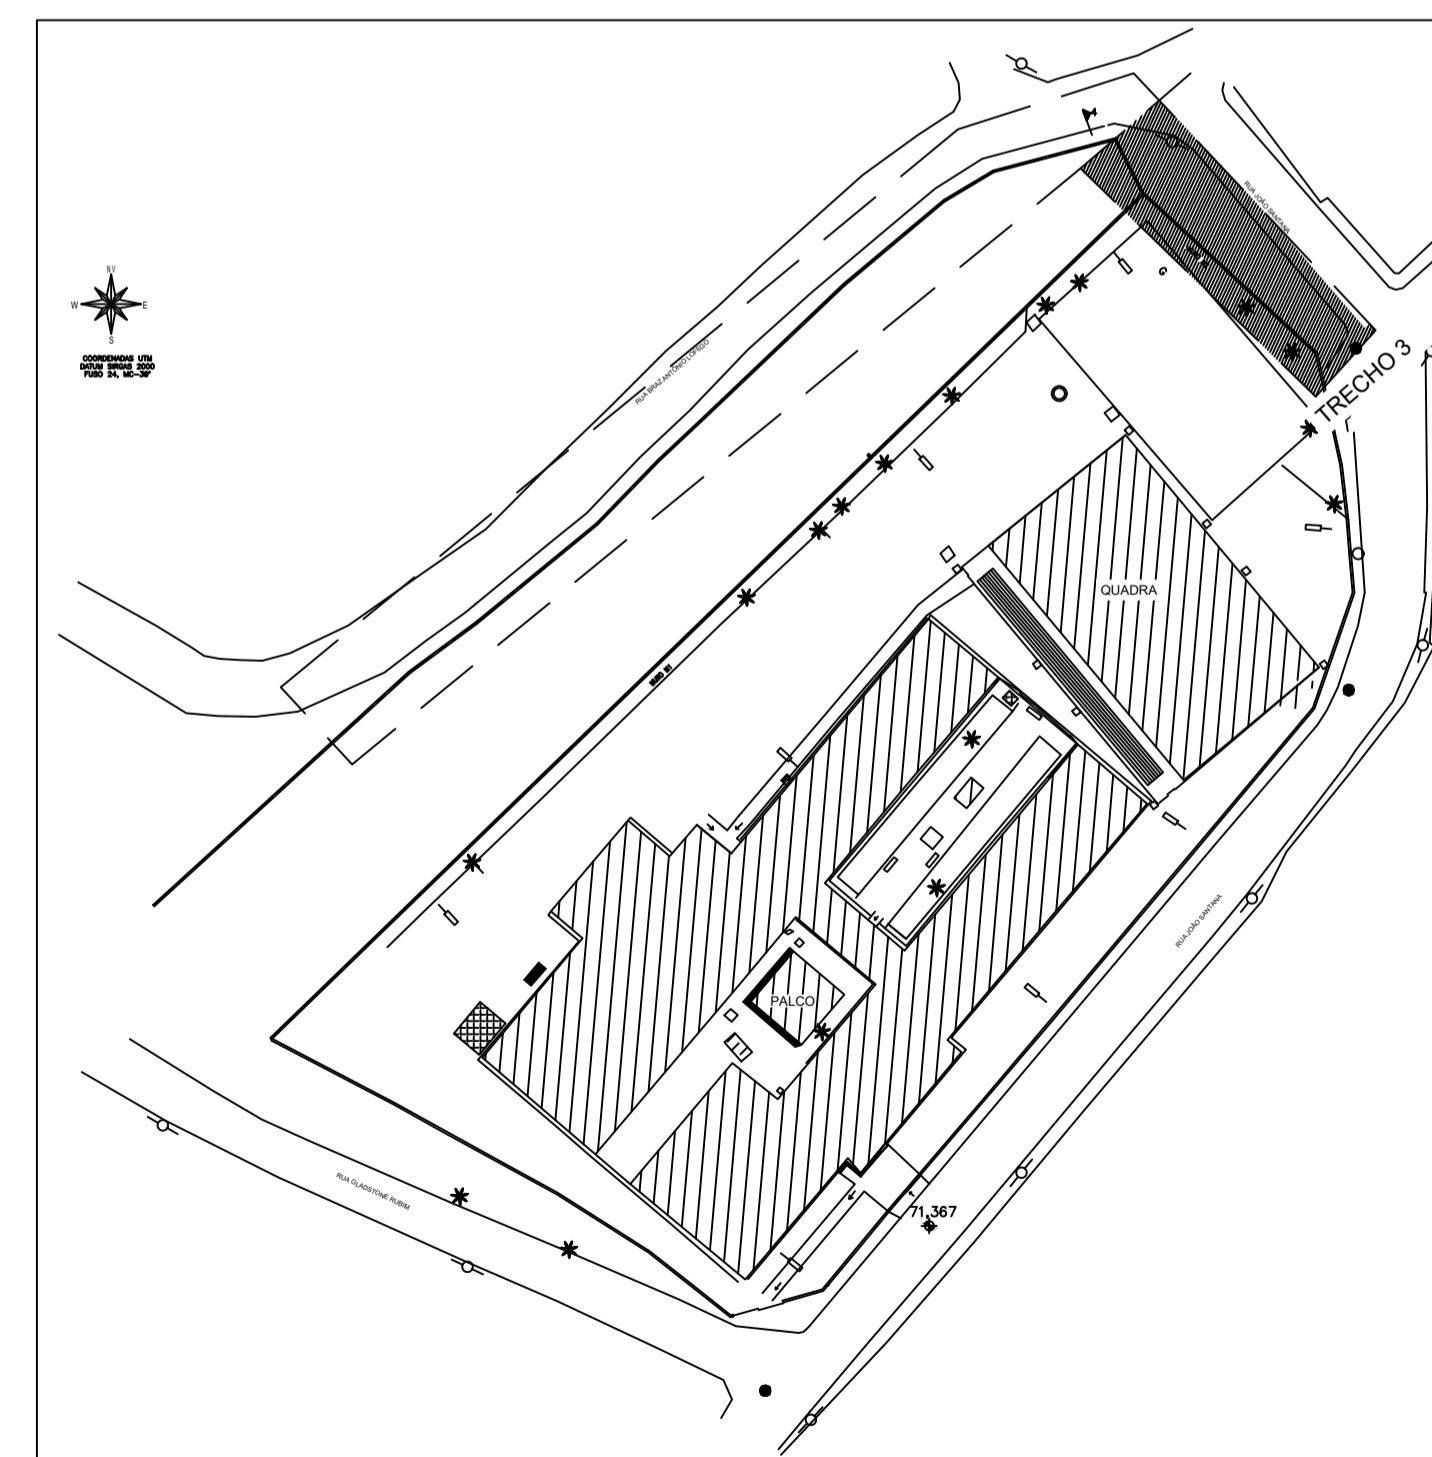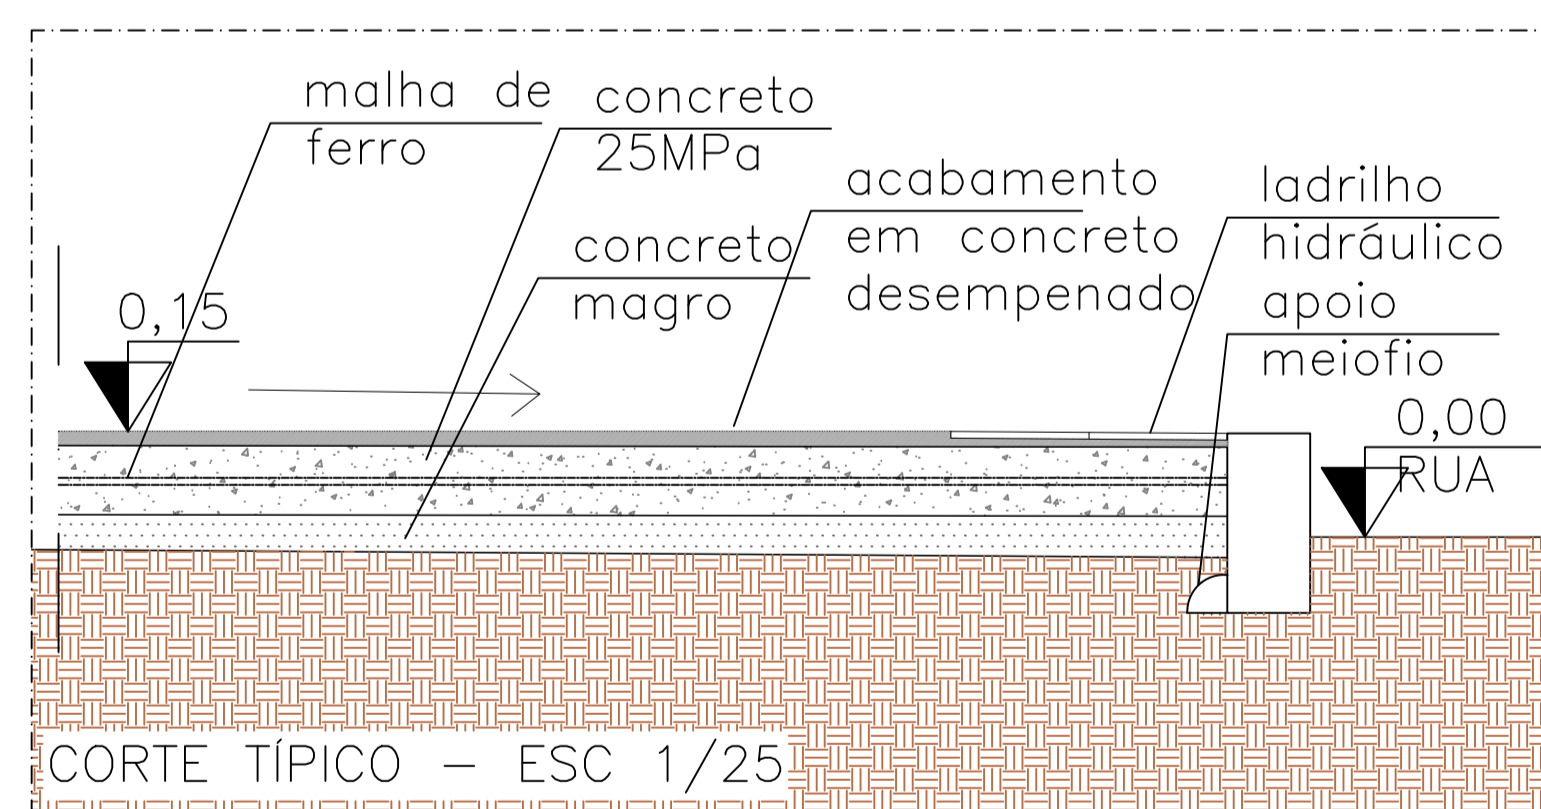

PLANTA DE LOCALIZAÇÃO – S/ESC
TRECHO 3

05				
04				
03				
02				
01				
Nº.	DESCRIÇÃO	RESP.	DATA	
REVISÃO				
 GOVERNO DO ESTADO DO ESPÍRITO SANTO SECRETARIA DE ESTADO DA EDUCAÇÃO - SEDU GERÊNCIA DE REDE FÍSICA ESCOLAR		CONSÓRCIO CONTROLTEC SETEC		
TÍTULO: REFORMA EEEFM FRATERNIDADE E LUZ				
ENDEREÇO: R. João Santana, Sn – Sumaré, Cachoeira de Itapemirim – ES, 29304-000				
PRANCHA: PROJETO ARQUITETÔNICO EXECUTIVO – CALÇADA CIDADÃ		PROJETO: ARQUITETÔNICO		
SUBSECRETÁRIO ESTADUAL: ALEXANDRE AQUINO DE FREITAS CUNHA				
GERENTE DA GERFE:	MARCELO AMORIM GONÇALVES	ESCALA:	INDICADA	UNIDADE: METRO
COORDENADOR GERAL:	MOISES BRITO SOBRINHO	CREA-IBR:	36404/D-RJ	VISTO:
AUTOR PROJETO:	FERNANDA S. PLACIDO	CAU-ES:	A148723-0	VISTO:
CO-AUTOR PROJETO:		CAU-ES:		VISTO:
RESPONSÁVEL TÉCNICO:		CREA:		VISTO:
ARQUIVO:	CIT27-P01-AQ-E-RO-01.dwg	DESENHO:		VISTO:
REFERÊNCIA:	TRECHO 3: PLANTA BAIXA DETALHE TÍPICO			04 04
FORMATO:	AD	OBSERVAÇÕES:	DATA:	JUN/22
VISTO:		REVISÃO:		

ASSINATURAS (4)

Documento original assinado eletronicamente, conforme MP 2200-2/2001, art. 10, § 2º, por:

WILSON RODRIGUES GONÇALVES
COORDENADOR DE PROJETOS - CONTROLTEC
GERFE - SEDU - GOVES
assinado em 04/11/2022 15:34:43 -03:00

MOISÉS BRITO SOBRINHO
ENGENHEIRO COORDENADOR GERAL/CONTROLTEC
GERFE - SEDU - GOVES
assinado em 04/11/2022 15:38:05 -03:00

MARCELO AMORIM GONCALVES
GERENTE QCE-03
GERFE - SEDU - GOVES
assinado em 04/11/2022 15:34:14 -03:00

ALEXANDRE AQUINO DE FREITAS CUNHA
SUBSECRETARIO ESTADO QCE-01
SESE - SEDU - GOVES
assinado em 04/11/2022 16:07:13 -03:00



INFORMAÇÕES DO DOCUMENTO

Documento capturado em 04/11/2022 16:07:14 (HORÁRIO DE BRASÍLIA - UTC-3)
por CRISTIANE SILVA MONTEIRO (ENGENHEIRO CIVIL - CONTROLTEC - GERFE - SEDU - GOVES)
Valor Legal: ORIGINAL | Natureza: DOCUMENTO NATO-DIGITAL

A disponibilidade do documento pode ser conferida pelo link: <https://e-docs.es.gov.br/d/2022-H0HGNF>