



IMPLANTAÇÃO: NOVO CASTELO D'ÁGUA

ESCALA: 1/100

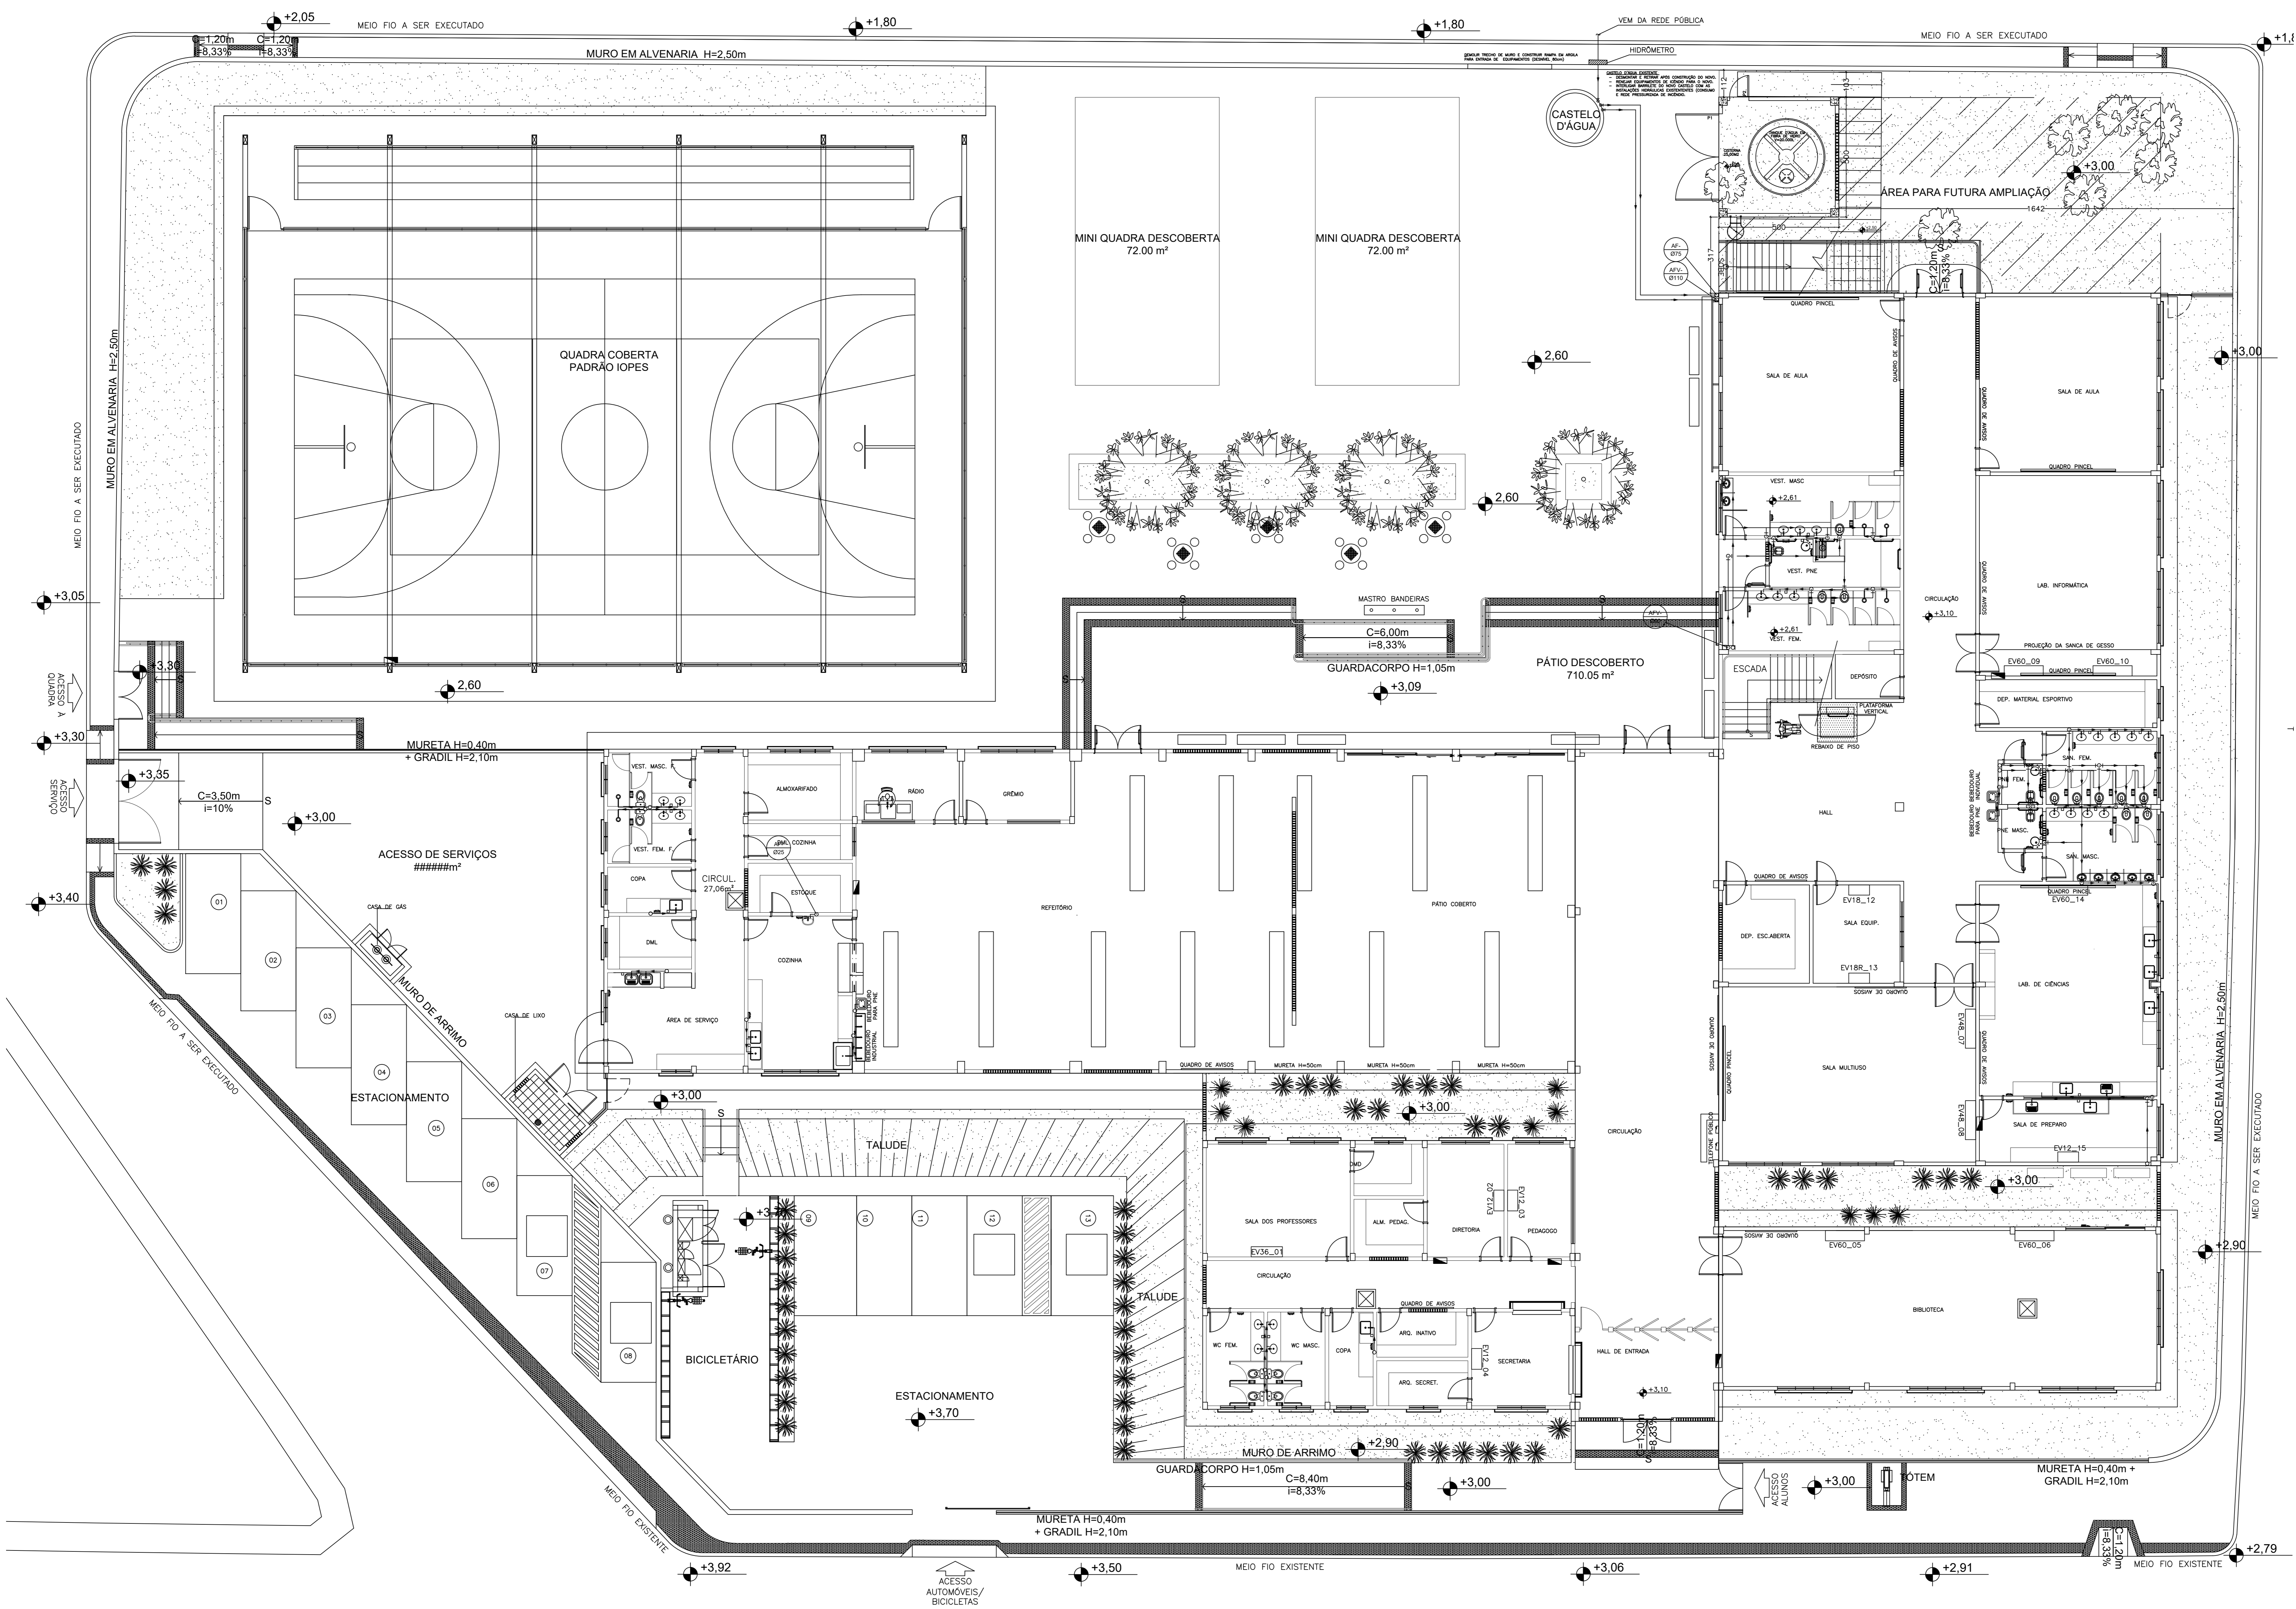


Nº	DESCRIÇÃO	RESP.	DATA
05			
04			
03			
02			
01			

REVISÃO



GOVERNO DO ESTADO DO ESPÍRITO SANTO
SECRETARIA DE ESTADO DA EDUCAÇÃO - SEDU



SEDU GERÊNCIA DE REDE FÍSICA ESCOLAR
CONSTRUÇÃO DO NOVO CASTELO D'ÁGUA

PRINCIPAL: ARQUITETURA - CASTELO 40_H11		PROJETO: ARQUITETURA	
COORDENADOR GERAL:	EDSON DE OLIVEIRA PIRES	COORDENADOR LOCAL:	MOISÉS BRITO SOBRINHO
RESPONSÁVEL TÉCNICO:	RESPONSÁVEL TÉCNICO	DESENHO:	
ARQUIVO:	CAR26-ARQ-R00.dwg	FECHA:	

PLANTA BAIXA, IMPLANTAÇÃO	01
FORMATO: A0	01

ASSINATURAS (4)

Documento original assinado eletronicamente, conforme MP 2200-2/2001, art. 10, § 2º, por:

MOISÉS BRITO SOBRINHO
ENG COORD CIVIL SR
SEDU - GERFE
assinado em 28/04/2021 09:26:47 -03:00

WILSON RODRIGUES GONÇALVES
ARQUITETO COORD SR
SEDU - GERFE
assinado em 28/04/2021 10:21:08 -03:00

EDSON DE OLIVEIRA PIRES
ENG COORD GERAL MAST
SEDU - GERFE
assinado em 27/04/2021 16:46:03 -03:00

FELIPE DE BRITO AURÉLIO
ENG COORD ELETRIC SR
SEDU - GERFE
assinado em 27/04/2021 15:47:27 -03:00



INFORMAÇÕES DO DOCUMENTO

Documento capturado em 28/04/2021 10:21:09 (HORÁRIO DE BRASÍLIA - UTC-3)
por CRISTIANE SILVA MONTEIRO (ENG CIVIL PL - SEDU - GERFE)
Valor Legal: ORIGINAL | Natureza: DOCUMENTO NATO-DIGITAL

A disponibilidade do documento pode ser conferida pelo link: <https://e-docs.es.gov.br/d/2021-B0ZW9F>