



PLANTA BAIXA – 1º PAVIMENTO
ESCALA 1/100

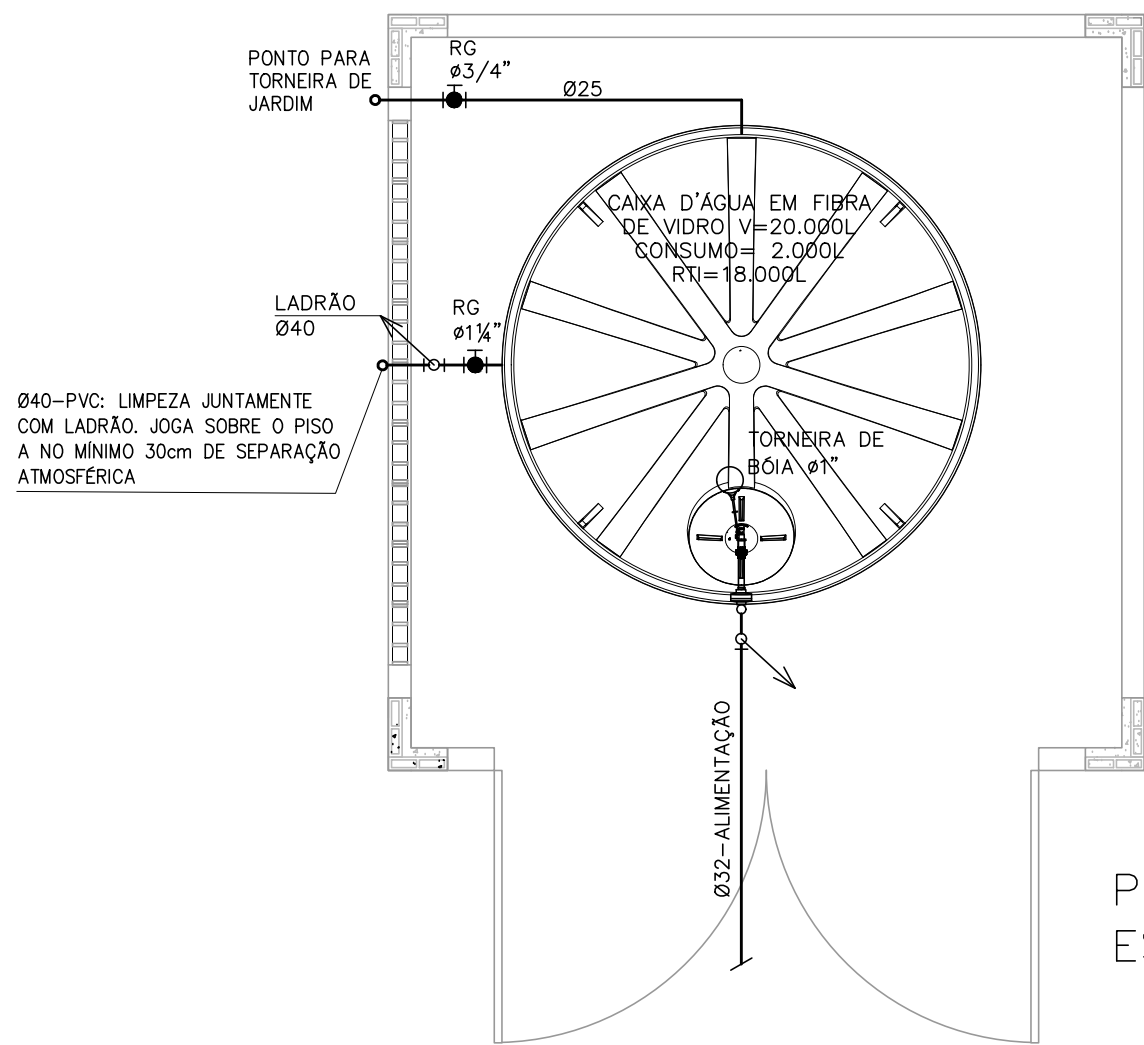

PLANTA BAIXA CISTERNA
ESCALA 1/50

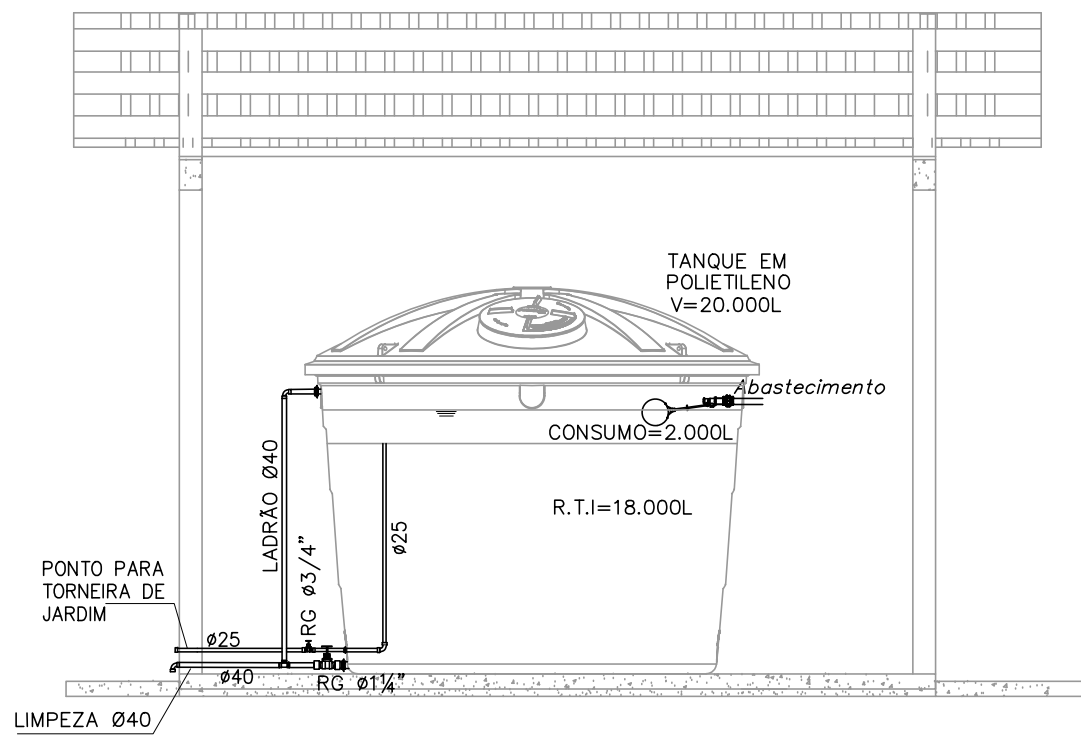

CORTE AA
ESCALA 1/50

NORMA UTILIZADA:

1 – NBR 5626/2020 – INSTALAÇÃO PREDIAL DE ÁGUA FRIA.

NOTAS – INSTALAÇÕES ÁGUA FRIA:

- 01 – TUBOS E CONEXÕES PARA ÁGUA FRIA DEVERÃO SER DE PVC RÍGIDO SOLDÁVEL, EXCETO ONDE INDICADO.
- 02 – UTILIZAR CONEXÕES PVC SOLDÁVEL E COM ROSCA E BUCHA DE LATÃO NOS PONTOS DE UTILIZAÇÃO DE ÁGUA FRIA (PONTOS PARA LAVATÓRIOS, PIA, TANQUES, CAIXAS DE DESCARGA E TORNEIRAS).
- 03 – AS ENTRADAS E SAIDAS DE ÁGUA NAS CAIXAS D'ÁGUA SERÃO SEMPRE ATRAVÉS DE FLANGES APROPRIADOS, DEVENDO AINDA RECEBER VEDAÇÕES COM SILICONE NOS PONTOS DE CONTATO.

NOTAS – GERAIS:

- 01 – COTAS EM METRO, EXCETO ONDE INDICADO.
- 02 – DIÂMETRO DAS TUBULAÇÕES EM MILÍMETRO, EXCETO ONDE INDICADO.
- 03 – CONFERIR AS MEDIDAS NO LOCAL ANTES DA EXECUÇÃO.

SIMBOLOGIA/LEGENDA:

- TUBULAÇÃO EXISTENTE (MANTER)
- TUBULAÇÃO ALIMENTAÇÃO NOVA CISTERNA (INSTALAR)

05			
04			
03			
02			
01			
Nº.	DESCRIÇÃO	RESP.	DATA

R E V I S Ã O			
 SEDU	GOVERNO DO ESTADO DO ESPÍRITO SANTO SECRETARIA DE ESTADO DA EDUCAÇÃO - SEDU		 MAIA MELO ENGENHARIA
	GERÊNCIA DE REDE FÍSICA ESCOLAR		
TÍTULO: REFORMA SRE COLATINA			
ENDEREÇO: PRAÇA MUNICIPAL 7, CENTRO, COLATINA – ES			
PRANCHA: PLANTA		PROJETO: HIDROSANITÁRIO	
SUBSECRETÁRIO ESTADUAL: <div>ANDRÉ MELOTTI ROCHA</div>		ESCALA: INDICADA	
GERENTE DA GERFE: <div>MARCELO AMORIM GONÇALVES</div>		UNIDADE: METRO	
COORDENADOR GERAL: <div>ARIOVALDO LUSTOSA RORIZ JÚNIOR</div>		CREA-PE: 020310/D	VISTO:
AUTOR PROJETO: <div>KLEYSIANA DE ASSIS ESPERIDON VILLELA PEDRAS</div>		CREA-ES: 09548/D	VISTO:
CO-AUTOR PROJETO:		CAU-ES:	VISTO:
RESPONSÁVEL TÉCNICO:		CREA:	VISTO:
ARQUIVO: COL13-P03-HS-PB-R0-01.dwg		DESENHO: JOSIANE	VISTO:
REFERÊNCIA: PLANTA BAIXA – 1º PAVIMENTO PLANTA BAIXA CISTERNA		FOLHA: 01 / 01	
FORMATO: A1	OBSERVAÇÕES:	DATA: JAN/2025	REVISÃO:

Documento original assinado eletronicamente, conforme MP 2200-2/2001, art. 10, § 2º, por:

KLEYSIANA DE ASSIS ESPERIDON VILLELA PEDRAS
ENGENHEIRO CIVIL PLENO - MAIA MELO ENGENHARIA
GERFE - SEDU - GOVES
assinado em 29/01/2025 07:55:52 -03:00

MARCELO AMORIM GONCALVES
GERENTE QCE-03
GERFE - SEDU - GOVES
assinado em 23/01/2025 17:18:15 -03:00

ANDRE MELOTTI ROCHA
SUBSECRETARIO ESTADO
SESE - SEDU - GOVES
assinado em 23/01/2025 16:53:56 -03:00

WILSON RODRIGUES GONÇALVES
COORDENADOR SETORIAL DE DIAGNÓSTICO - MAIA MELO
ENGENHARIA
GERFE - SEDU - GOVES
assinado em 24/01/2025 10:58:53 -03:00

ARIOVALDO LUSTOSA RORIZ JÚNIOR
ENGENHEIRO COORDENADOR GERAL - MAIA MELO ENGENHARIA
LTDA
GERFE - SEDU - GOVES
assinado em 28/01/2025 15:25:30 -03:00



INFORMAÇÕES DO DOCUMENTO
Documento capturado em 29/01/2025 07:55:52 (HORÁRIO DE BRASÍLIA - UTC-3)
por KLEYSIANA DE ASSIS ESPERIDON VILLELA PEDRAS (ENGENHEIRO CIVIL PLENO - MAIA MELO ENGENHARIA -
GERFE - SEDU - GOVES)
Valor Legal: ORIGINAL | Natureza: DOCUMENTO NATO-DIGITAL

A disponibilidade do documento pode ser conferida pelo link: <https://e-docs.es.gov.br/d/2025-LMNFJ1>