



PLANTA BAIXA

ESCALA: 1/50

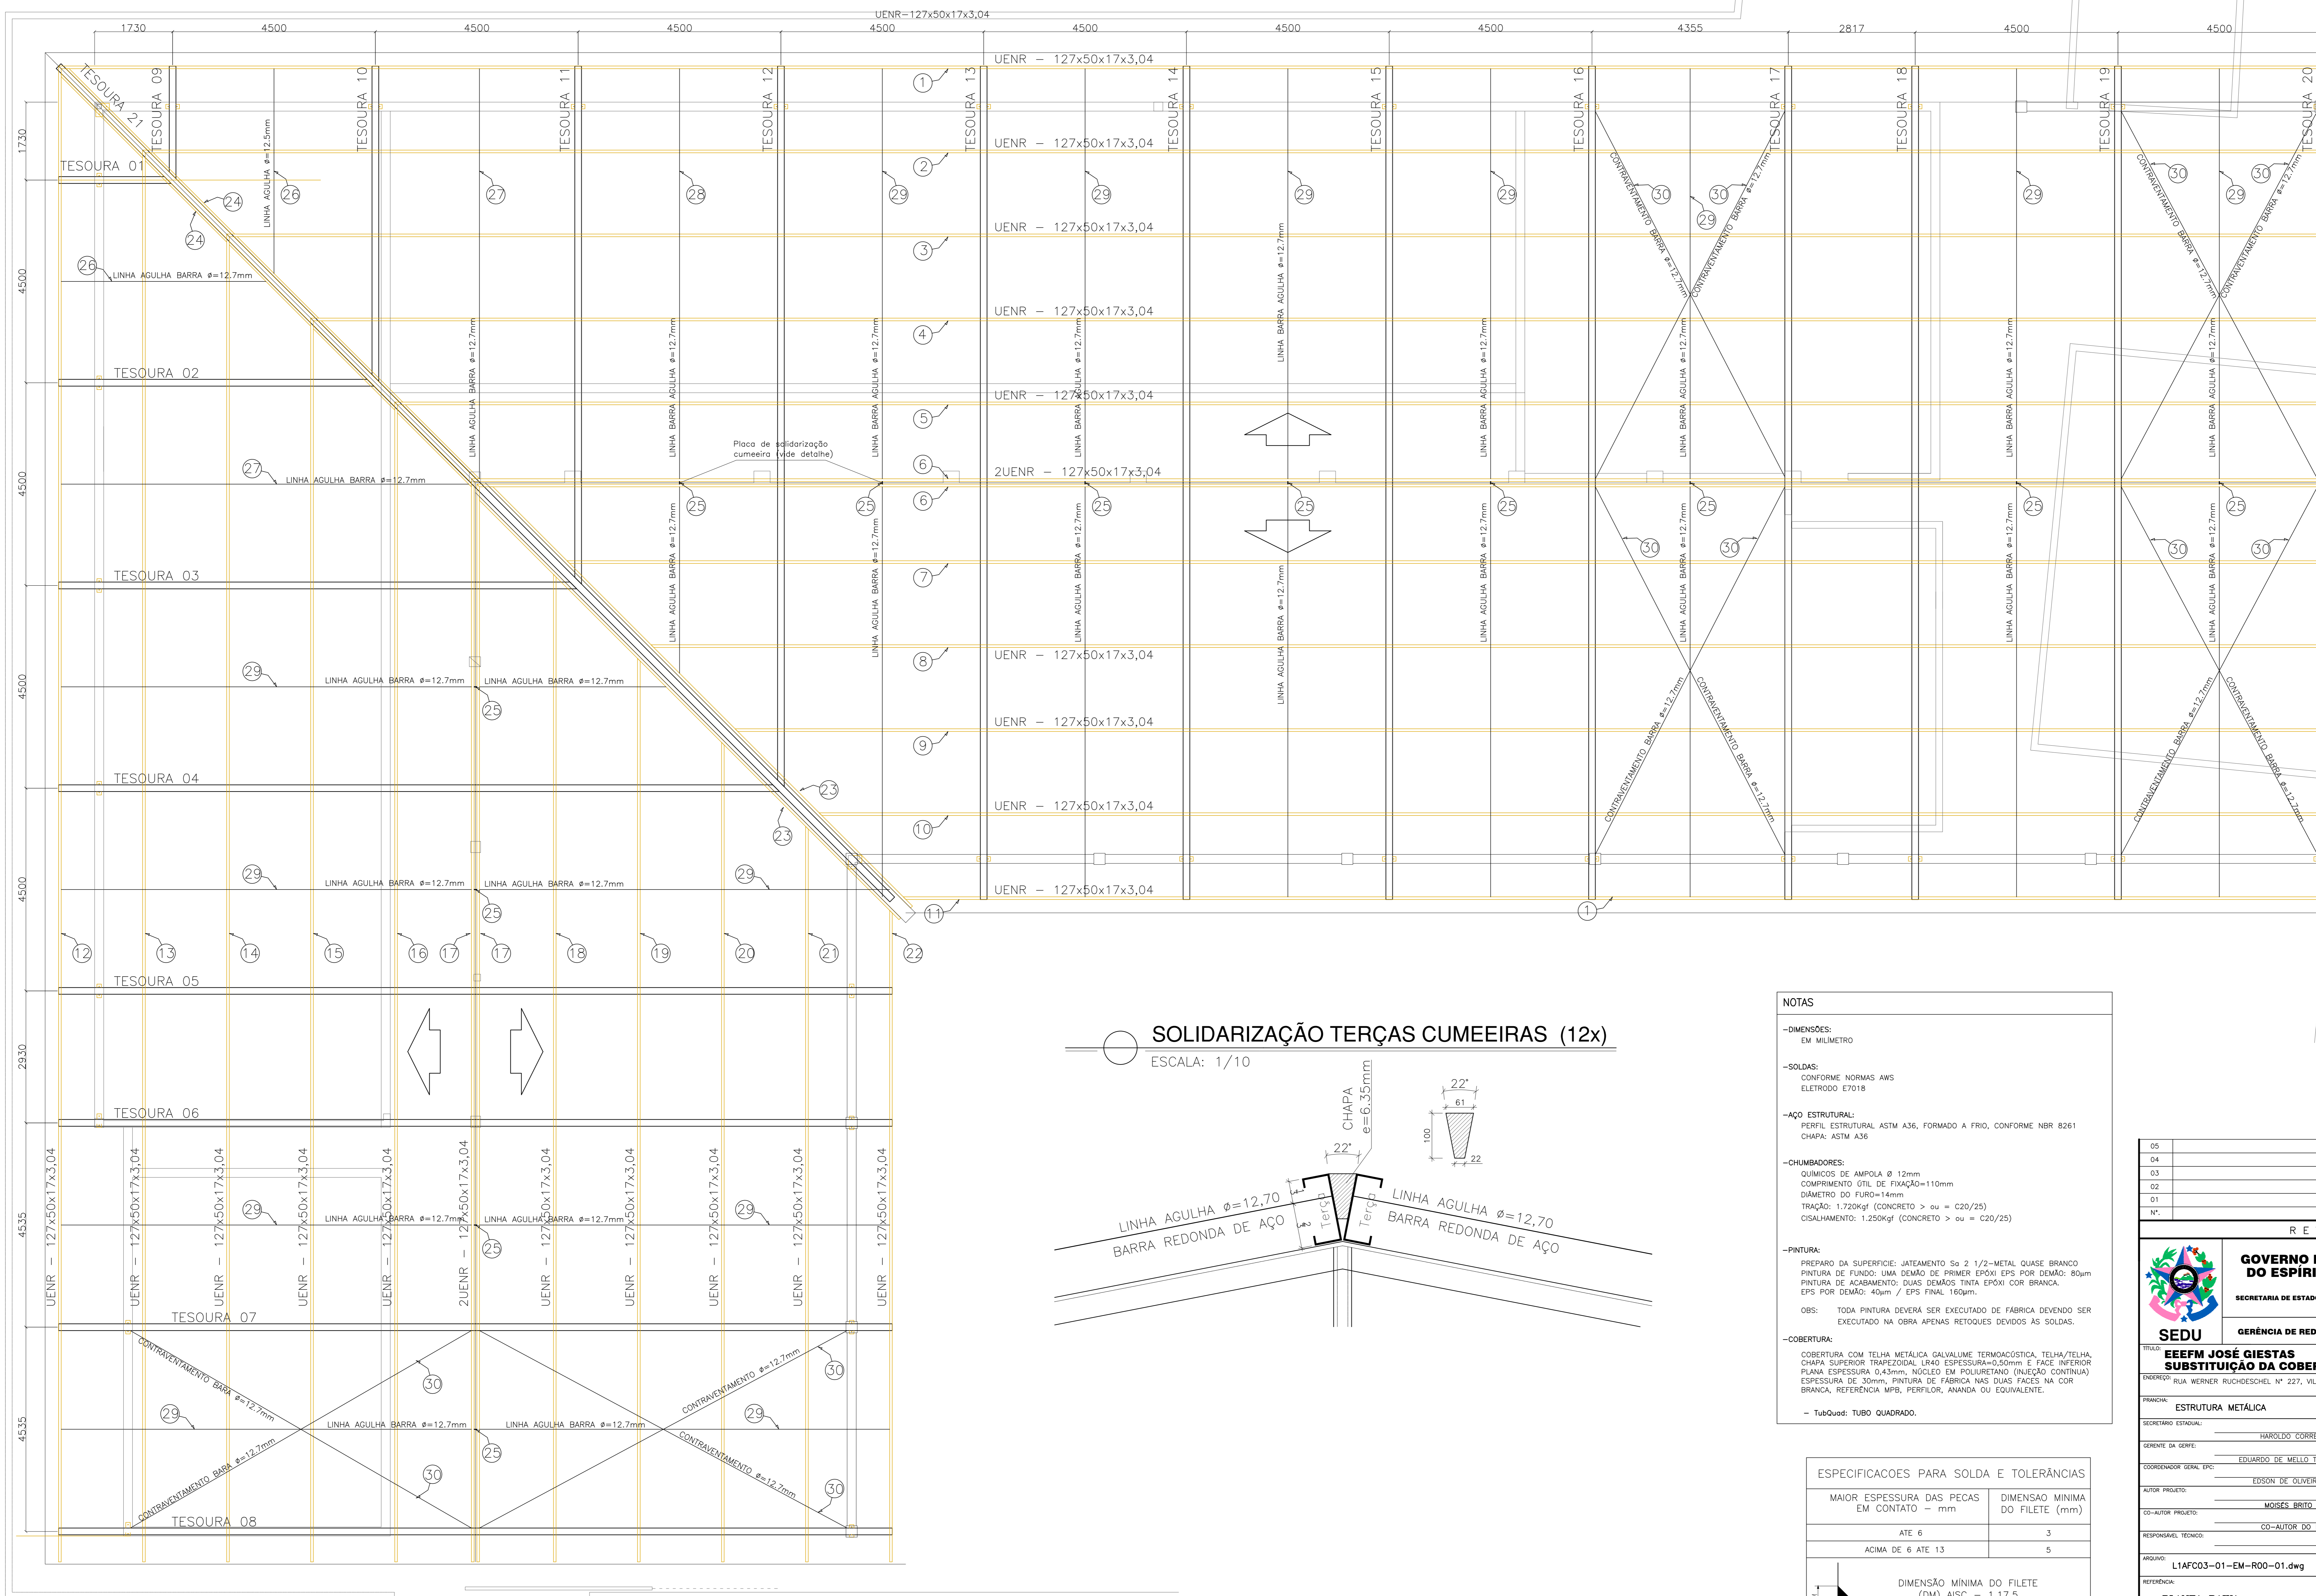

SOLIDARIZAÇÃO TERÇAS CUMEEIRAS (12x)

ESCALA: 1/10

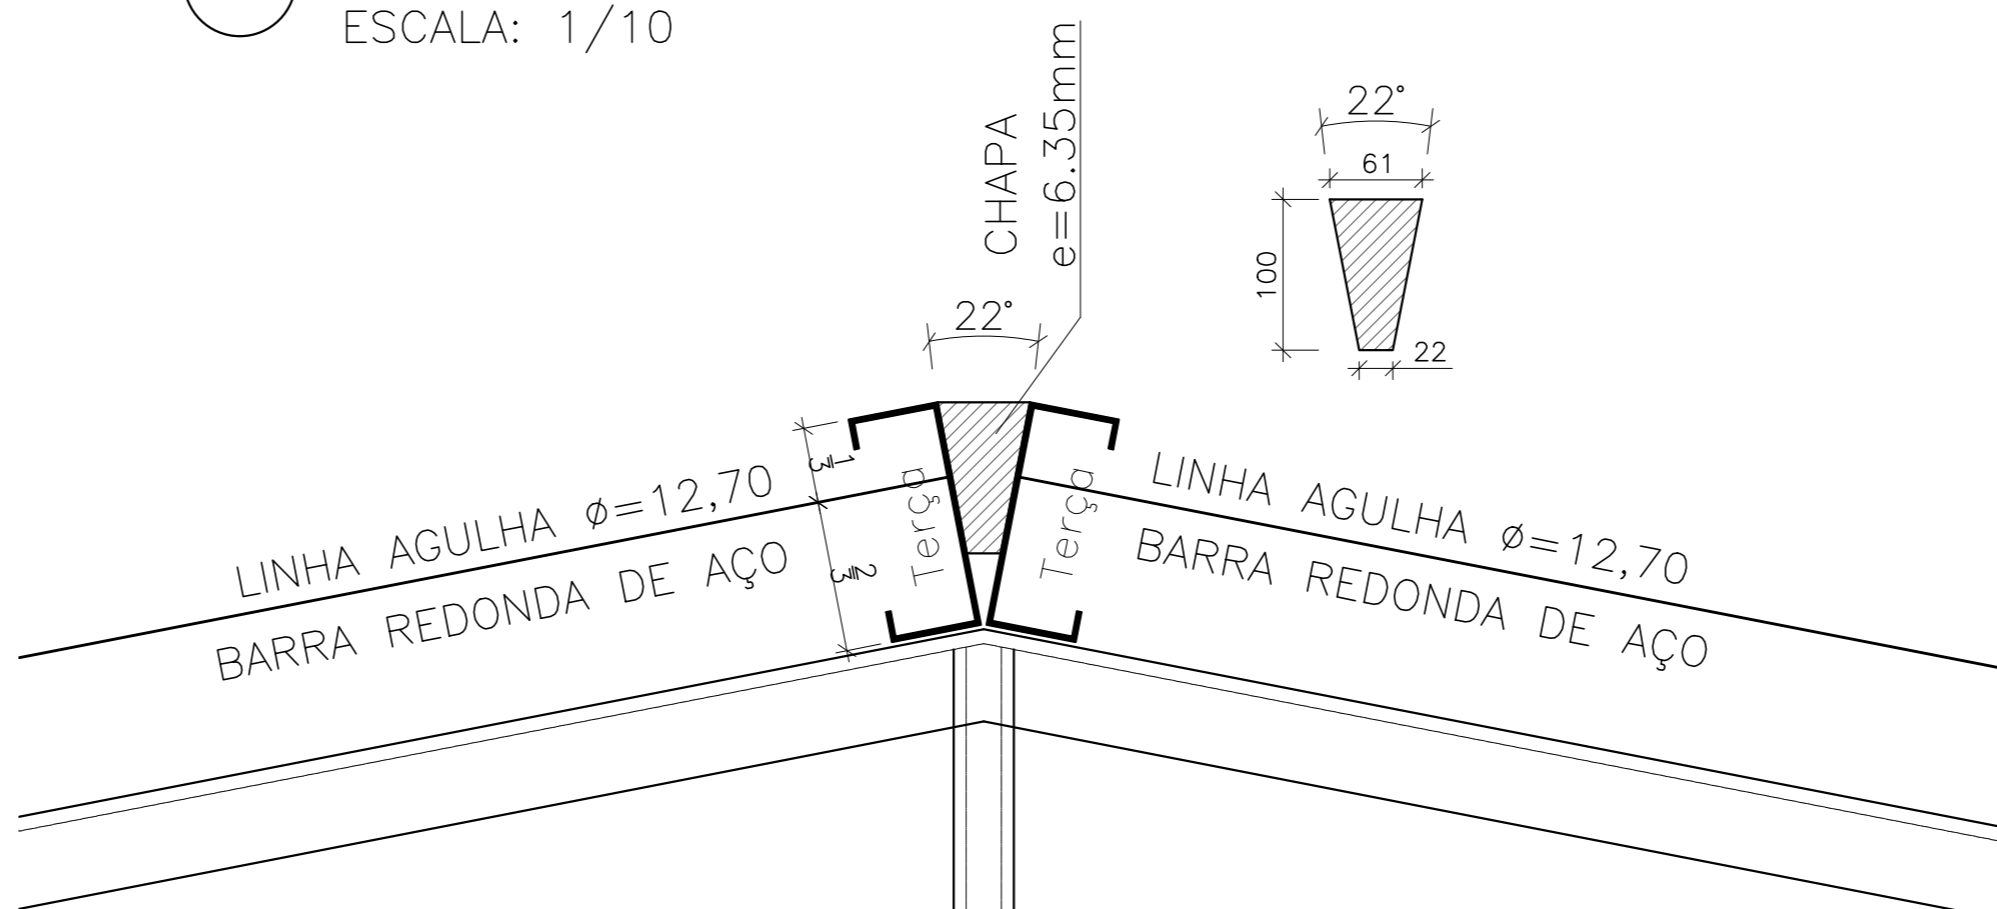


NOTAS

- DIMENSÕES:
EM MILÍMETRO
- SOLDAS:
CONFORME NORMAS AWS
ELETRÓDO E7018
- AÇO ESTRUTURAL:
PERFIL ESTRUTURAL ASTM A36, FORMADO A FRIO, CONFORME NBR 8261
CHAPA: ASTM A36
- CHUMBADORES:
QUÍMICOS DE AMPOLA Ø 12mm
COMPRIMENTO ÚTIL DE FIXAÇÃO=110mm
DIÂMETRO DO FURÃO=14mm
TRAÇÃO: 1.720kgf (CONCRETO > ou = C20/25)
CISALHAMENTO: 1.250kgf (CONCRETO > ou = C20/25)
- PINTURA:
PREPARO DA SUPERFÍCIE: JATEAMENTO Sa 2 1/2-METAL QUASE BRANCO
PINTURA DE FUNDO: UMA DEMÃO DE PRIMER EPOXI EPS POR DEMÃO: 80µm
PINTURA DE ACABAMENTO: DUAS DEMÃOS TINTA EPOXI COR BRANCA.
EPS POR DEMÃO: 40µm / EPS FINAL: 160µm
OBS: TODA PINTURA DEVERÁ SER EXECUTADA DE FÁBRICA DEVENDO SER EXECUTADA NA OBRA APENAS RETOQUES DEVIDOS ÀS SOLDAS.
- COBERTURA:
COBERTURA COM TELHA METÁLICA GALVALUME TERMOQUÍSTICA, TELHA/TELHA CHAPA SUPERIOR TRAPEZOIDAL, LINDO ESPESSURA=0,55mm E FACE INTERIOR PLANA ESPESSURA 0,43mm, INGLETE EM POLIURETANO (INJEÇÃO CONTÍNUA) ESPESSURA DE 30mm, PINTURA DE FÁBRICA NAS DUAS FACES NA COR BRANCA, REFERÊNCIA MPB, PERFLOR, ANANDA OU EQUIVALENTE.
- Tubo: TUBO QUADRADO.

ESPECIFICAÇÕES PARA SOLDA E TOLERÂNCIAS

| MAIOR ESPESSURA DAS PEÇAS EM CONTATO - mm | DIMENSÃO MÍNIMA DO FILETE (mm) |
|---|--------------------------------|
| ATE 6 | 3 |
| ACIMA DE 6 ATE 13 | 5 |

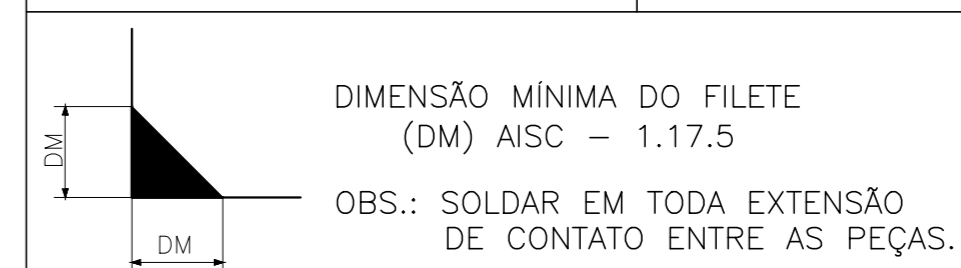

| Nº | DESCRIÇÃO | RESP. | DATA |
|----|-----------|-------|------|
| 05 | | | |
| 04 | | | |
| 03 | | | |
| 02 | | | |
| 01 | | | |

REVISÃO

GOVERNO DO ESTADO DO ESPÍRITO SANTO
SECRETARIA DE ESTADO DA EDUCAÇÃO - SEDU
GERÊNCIA DE REDE FÍSICA ESCOLAR

SEDU
TÍTULO: EEFPM JOSÉ GIESTAS
SUBSTITUIÇÃO DA COBERTURA DO PRÉDIO ESCOLAR
ENDEREÇO: RUA WERNER RUCHDESCHEL N° 227, VILA PONTÕES - AFONSO CLÁUDIO/ES

| FRANCHA: | ESTRUTURA METÁLICA | ESTRUTURAL |
|------------------------|--------------------------------|----------------------------------|
| SECRETÁRIO ESTADUAL: | HARLEDO CORREIA ROCHA | |
| GERENTE DA GEREL: | EDUARDO DE MELLO TRISTÃO COSTA | ESCALA: UNIDADE: MILÍMETRO |
| COORDENADOR GERAL EPO: | EDSON DE OLIVEIRA PIRES | CREA: 64866/D-MG VISTO: 20120093 |
| AUTOR PROJETO: | MOISÉS BRITO SOBRINHO | CREA: 36404/D-RJ VISTO: |
| CO-AUTOR PROJETO: | | CREA: VISTO: |
| RESPONSÁVEL TÉCNICO: | CO-AUTOR DO PROJETO | CREA: VISTO: |

| ARQUIVO: | L1AF03-01-EM-ROO-01.dwg | DESENHO: | MOISÉS | FECHA: |
|-------------|--------------------------------|---|---|--------|
| REFERÊNCIA: | PLANTA BAIXA TESOURAS E TERÇAS | ÁREAS: | TERRENO EXISTENTE: 00,00m ² TERRENO AMPLIADO: 00,00m ² TERRENO TOTAL: 00,00m ² | 02 |
| FORNADO: | AD | CONSTRUÇÃO EXISTENTE: 00,00m ² CONSTRUÇÃO AMPLIADA: 00,00m ² CONSTRUÇÃO REFORMA: 00,00m ² CONSTRUÇÃO TOTAL: 00,00m ² | | 03 |
| DATA: | MARÇO/2018 | VISTO: | | |