


PLANTA BAIXA - NÍVEL FUNDO CAIXAS D'ÁGUA
ESCALA 1/100

PLANTA BAIXA - NÍVEL COBERTURA CAIXAS D'ÁGUA
ESCALA 1/100

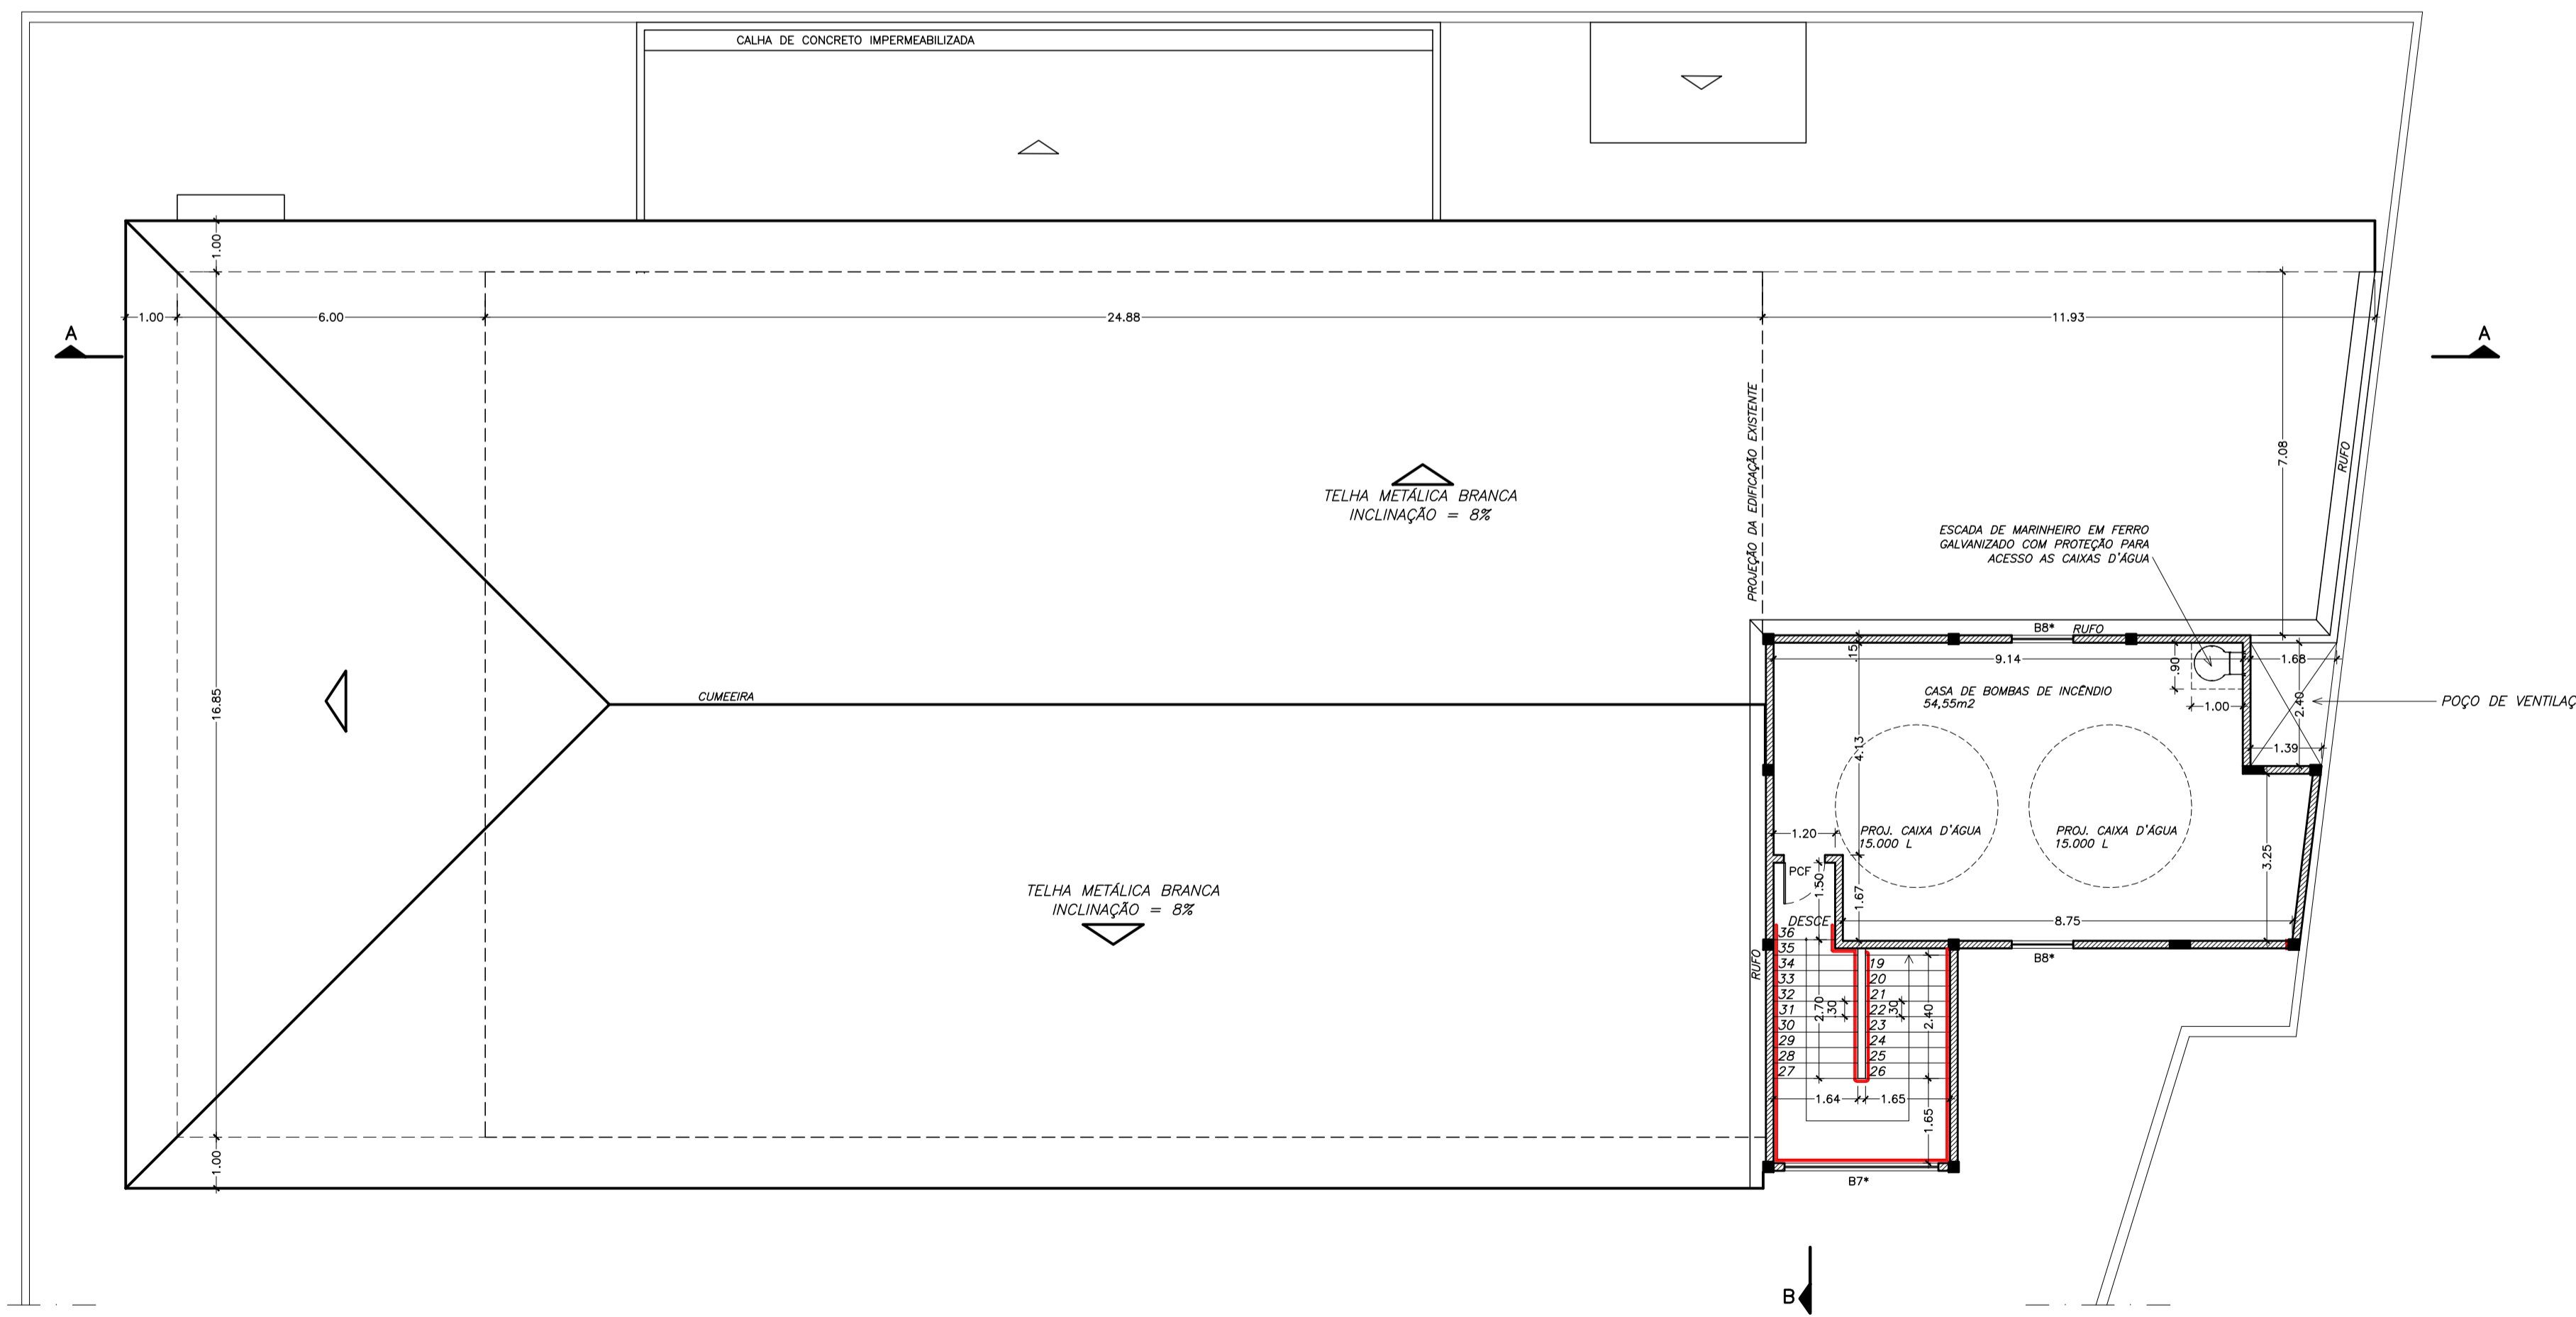

PLANTA BAIXA - TELHADO / NÍVEL CASA DE INCÊNDIO
ESCALA 1/100

N.º	DESCRIÇÃO	RESP.	DATA
05			
04			
03			
02			
01			

REVISÃO

	GOVERNO DO ESTADO DO ESPÍRITO SANTO SECRETARIA DE ESTADO DA EDUCAÇÃO - SEDU		
	SEDU		GERÊNCIA DE REDE FÍSICA ESCOLAR
	TÍTULO: REFORMA E AMPLIAÇÃO DA EEFM LARANJEIRAS		

ENDEREÇO: AVENIDA CEL. MANOEL NUNES, S/N - LARANJEIRAS VELHA - SERRA - ES			
PRANCHA: PROJETO ARQUITETÔNICO		PROJETO: ARQUITETURA	
SECRETÁRIO ESTADUAL: VITOR AMORIM DE ANGLI		ESCALA: INDICADA UNIDADE: METRO	
GERENTE DA GERÊNCIA: MARCELO AMORIM GONÇALVES		CREA: 64866/D-MG	VISTO:
COORDENADOR GERAL EPC: EDSON DE OLIVEIRA PIRES		CAU-ES: 22226-7	VISTO:
AUTOR PROJETO: MARGARETH MAI CAMPAGNARO		CREA/CAU:	VISTO:
RESPONSÁVEL TÉCNICO:		DESENHO: MARGARETH	VISTO:
ARQUIVO: L2SRE29-02-AQR02.dwg		FOLHA: 04 / 06	
REFERENCIAL: PLANTA DE COBERTURA CASA DE BOMBAS CAIXAS D'ÁGUA		FORMATO: A1	OBSERVAÇÕES:
DATA: 22/05/2018		VISTO:	REVISÃO: