


SIMBOLOGIA SPDA	
---	CABO DE COBRE NÚ #50mm ² NO PISO
---	BARRA DE ALUMÍNIO 7/8" x 1/8" x 300mm
⊕	CAIXA PARA ATERRAMENTO SUBTERRÂNEA COM HASTE 5/8"x2400mm
○	TERMINAL AÉREO
●	PARAFUSO FIXADO NA TELHA
↘	DESCE
↗	SOBE
□	CAIXA EQUALIZAÇÃO

NOTAS :

- CAIXA COM HASTE DE ATERRAMENTO : EM ALVENARIA DE BLOCO DE CONCRETO OU CONCRETO SIMPLES. DIMENSÕES ÚTEIS DE (300x300x250)mm. TAMPA DE CONCRETO - COM ESPESURA DE 50mm.
- O CASO NO ENTERRADO DIRETO NO SOLO, DEVERÁ ESTAR A UMA PROFUNDIDADE MÍNIMA DE 800mm.
- CLASSE E NÍVEL DE PROTEÇÃO DO SPDA CONSIDERADO 2

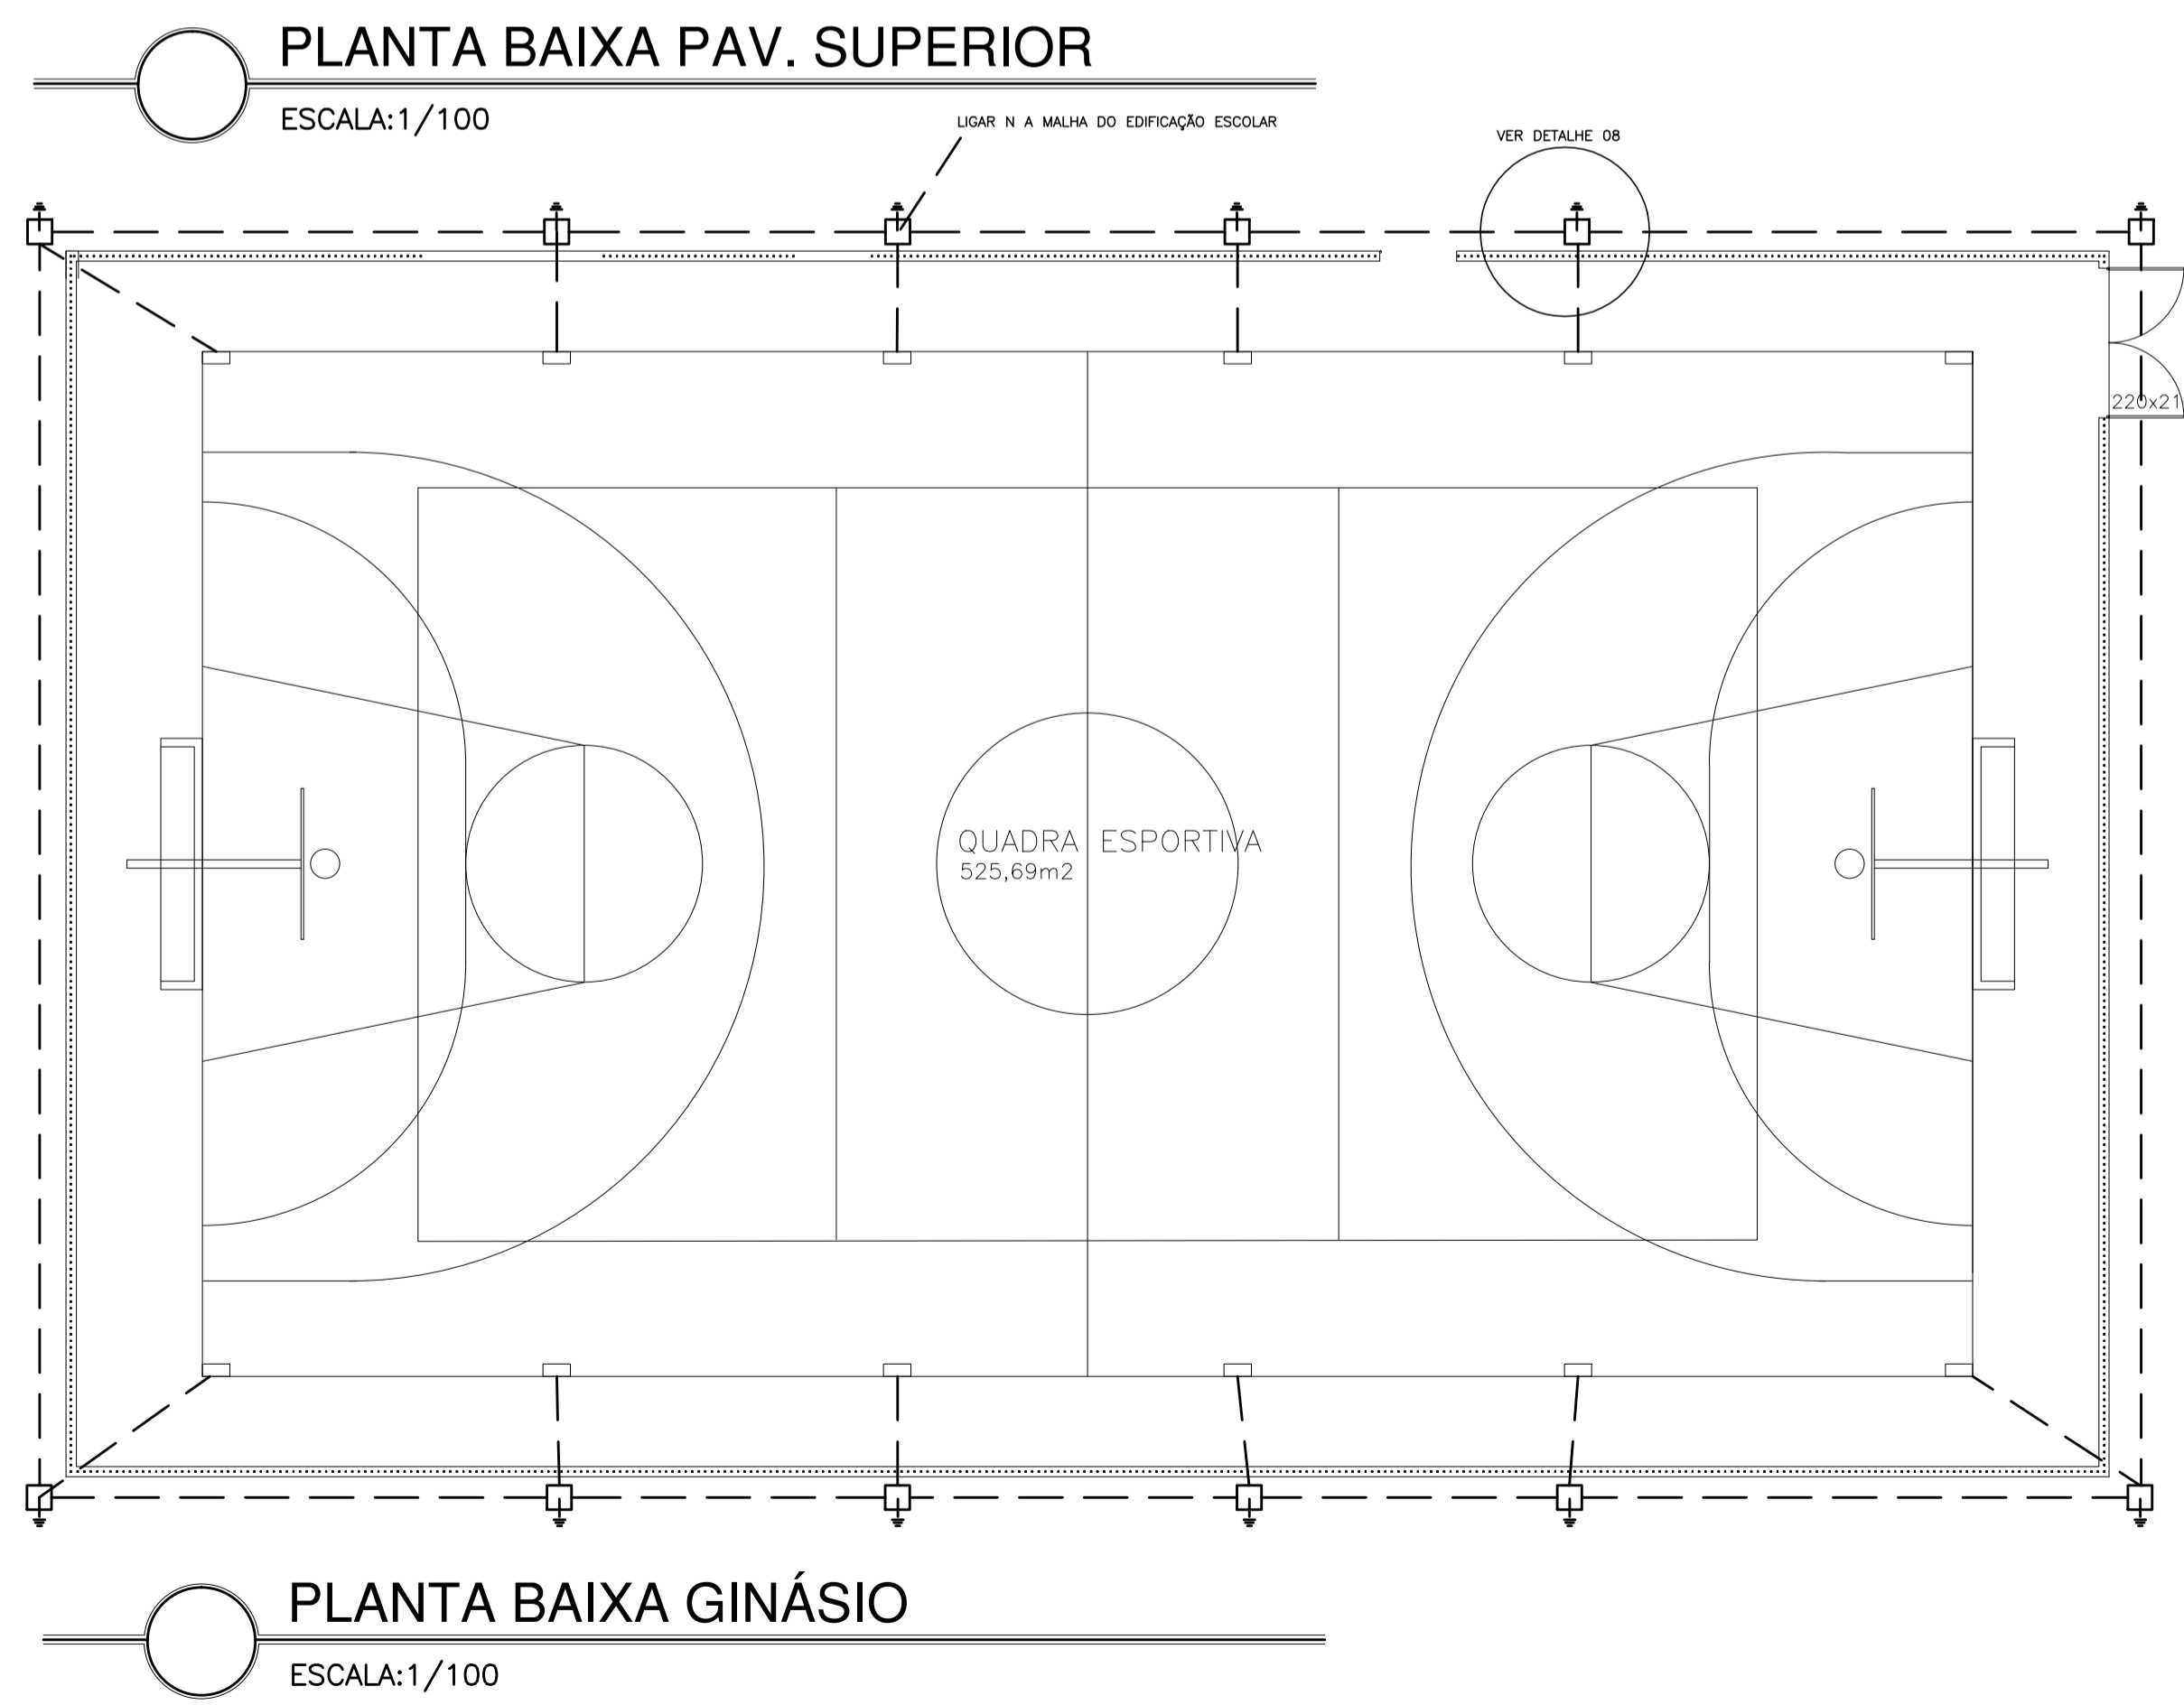

PLANTA BAIXA PAV. SUPERIOR

ESCALA:1/100

PLANTA BAIXA GINÁSIO

ESCALA:1/100

05			
04			
03			
02			
01			
N.º	DESCRIÇÃO	RESP.	DATA

REVISÃO			
		GOVERNO DO ESTADO DO ESPÍRITO SANTO SECRETARIA DE ESTADO DA EDUCAÇÃO - SEDU GERÊNCIA DE REDE FÍSICA ESCOLAR	
TÍTULO: REFORMA E AMPLIAÇÃO DA EEEFM LARANJEIRAS			
ENDEREÇO: AVENIDA CEL. MANOEL NUNES, S/N - LARANJEIRAS VELHA - SERRA - ES			
PRANCHAL: PROJETO DE PROTEÇÃO CONTRA DESCARGAS ATMOSFÉRICAS		PROJETO: SPDA	
SECRETÁRIO ESTADUAL: VITOR AMORIM DE ANGELO			
GERENTE DA GERFE: MARCELO AMORIM GONÇALVES		ESCALA: INDICADA	UNIDADE: METRO
COORDENADOR GERAL EPC: EDSON DE OLIVEIRA PIRES		CREA: 64866/D-MG	VISTO:
AUTOR PROJETO: FERNANDO AUGUSTO ADNET		CREA/CAU: 1916-D	VISTO:
RESPONSÁVEL TÉCNICO:		CREA/CAU:	VISTO:
ARQUIVO: LZSER29-01-SPDA.dwg		DESENHO: BRUNA	VISTO:
REFERÊNCIA: PLANTA BAIXA - PAV. SUPERIOR PLANTA BAIXA - GINÁSIO			FOLHA: 03 05
FORMATO: A1	OBSERVAÇÕES:	DATA:	VISTO:
REVISÃO:		DATA:	VISTO: