

**PLANTA BAIXA - TÉRREO**

ESCALA: 1/100



**PLANTA BAIXA - PAV. SUPERIOR**

ESCALA: 1/100


LEGENDA E QUANTITATIVOS - SINALIZAÇÃO					
SÍMBOLO	CÓDIGO	DESCRIÇÃO	IDENTIFICAÇÃO	QUANT.	TIPO
	S12	SAÍDA DE EMERGÊNCIA		03	SINALIZAÇÕES BÁSICAS DE ORIENTAÇÕES E SALVAMENTO
	S1	SAÍDA DE EMERGÊNCIA		06	
	S2	SAÍDA DE EMERGÊNCIA		05	
	S9	SAÍDA DE EMERGÊNCIA		02	
	E5	EXTINTOR DE INCÊNDIO		08	SINALIZAÇÕES BÁSICAS DE EQUIPAMENTOS

LEGENDA E QUANTITATIVOS - EQUIPAMENTOS		
SÍMBOLO	DESCRIÇÃO	QUANT.
EXTINTORES PORTÁTEIS		
	CARGA DE ÁGUA (2A)	02
	CARGA DE CO2 B:C (5B-C)	02
	CARGA DE PÓ A-B:C (2A- 20B-C)	04
ILUMINAÇÃO DE EMERGÊNCIA		
	LUMINÁRIAS PARA ILUMINAÇÃO DE EMERGÊNCIA	18


- NOTAS:
- SINALIZAÇÃO DE EMERGÊNCIA:
  - O SISTEMA DE SINALIZAÇÃO DE EMERGÊNCIA ATENDERÁ O CONTEÚDO NA NORMA TÉCNICA NIT14/2010 DO CBMES.
  - A SINALIZAÇÃO DE PORTAS DE SAÍDA DE EMERGÊNCIA DEVE SER LOCALIZADA IMEDIATAMENTE ACIMA DAS PORTAS, NO MÁXIMO A 0,10m DA VERGA.
  - A SINALIZAÇÃO DE ORIENTAÇÃO DAS ROTAS DE SAÍDA DEVE SER INSTALADA DE MODO QUE A SUA BASE ESTEJA A 1,80m DO PISO ACABADO.
  - AS LUMINÁRIAS DE EMERGÊNCIA DEVERÃO SER INSTALADAS NO TETO OU DE ACORDO COM O DETALHAMENTO DESTES PROJETOS.
  - O SISTEMA DE DETECÇÃO E ALARME ATENDERÁ O CONTEÚDO NA NORMA TÉCNICA NIT17/2013 DO CBMES.
  - OS EQUIPAMENTOS DE PREVENÇÃO E COMBATE A INCÊNDIO DEVERÃO SER FABRICADOS E ADQUIRIDOS POR EMPRESAS CADASTRADAS NO CORPO DE BOMBEIROS MILITAR DO ESTADO DO ESPÍRITO SANTO.

**CONVENÇÕES DE ALVENARIA**

- EXISTENTE
- A CONSTRUIR
- A DEMOLIR

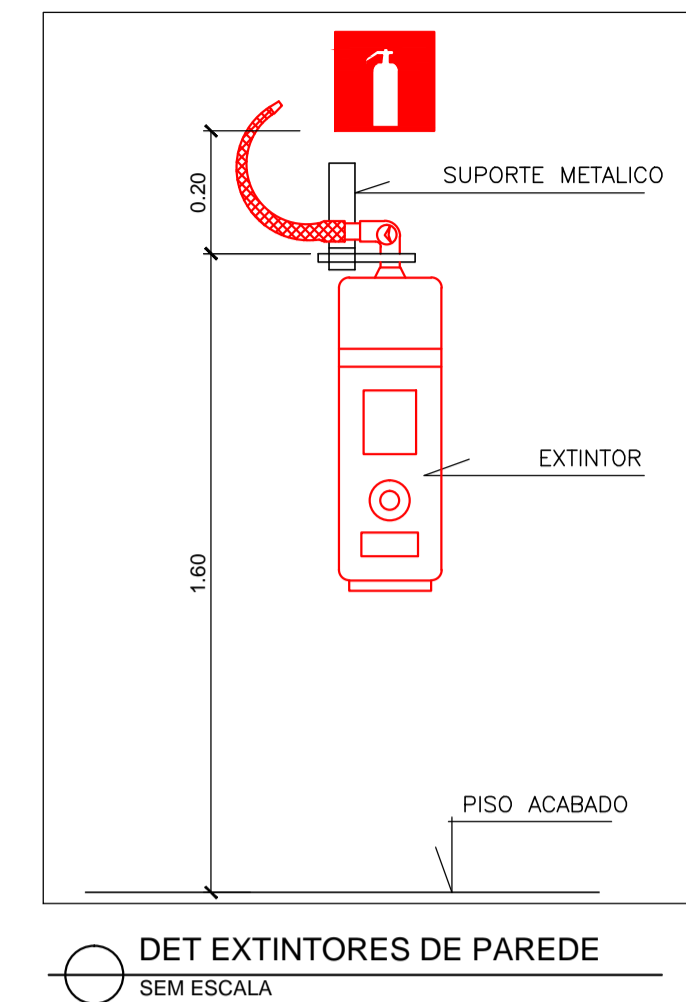

DET EXTINTORES DE PAREDE SEM ESCALA

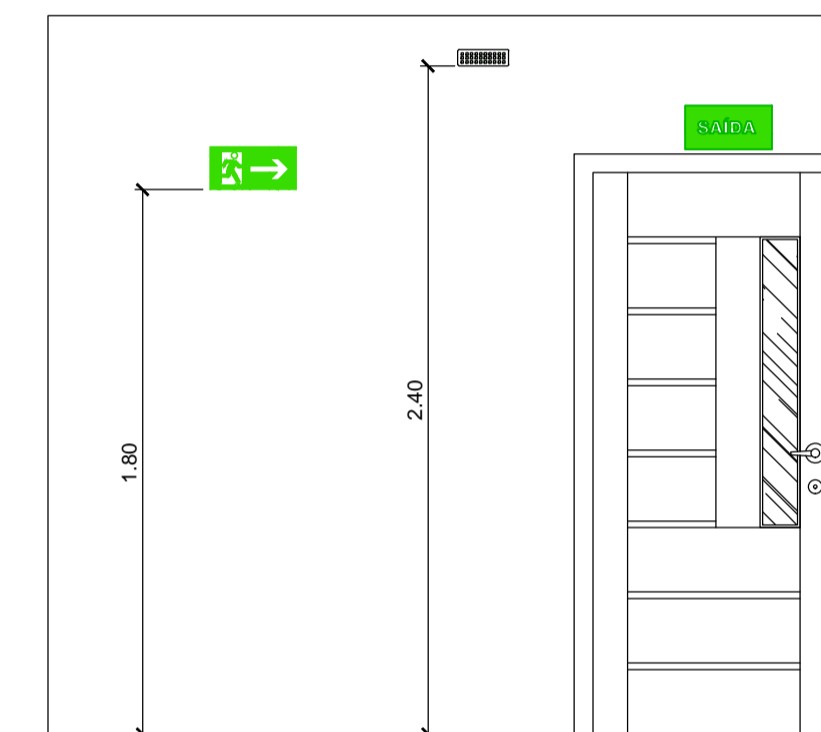

DET SAÍDA DE EMERGÊNCIA SEM ESCALA

Nº.	DESCRIÇÃO	RESP.	DATA
05			
04			
03			
02			
01			

**REVISÃO**

	<b>GOVERNO DO ESTADO DO ESPÍRITO SANTO</b> SECRETARIA DE ESTADO DA EDUCAÇÃO - SEDU	
	<b>GERÊNCIA DE REDE FÍSICA ESCOLAR</b>	
<b>TÍTULO: REFORMA NA ESCOLA</b> <b>EEEFM PROF JURACI MACHADO</b>		
ENDEREÇO: AV. SANTARÉM, S/N, BARCELONA - SERRA/ES		
PRANCHA: LOCAÇÃO DE EQUIPAMENTOS	PROJETO: COMBATE INCÊNDIO	
SECRETÁRIO ESTADUAL: AURÉLIO MENEGELLI RIBEIRO	ESCALA: INDICADA	UNIDADE: METRO
GERENTE DA GERFE: MARCELO AMORIM GONÇALVES	CREA: MG-64866/D	VISTO:
COORDENADOR GERAL EPC: EDSON DE OLIVEIRA PIRES	CREA: ES-9548/D	VISTO:
AUTOR PROJ. COMB. INCÊNDIO: KLEYSIANA DE ASSIS ESPERIDON VILLELA PEDRAS	CREA:	VISTO:
CO-AUTOR PROJETO:	CREA:	VISTO:
RESPONSÁVEL TÉCNICO:	CREA:	VISTO:
ARQUIVO: L2SER15-IN-R00.dwg	DESENHO:	VISTO:
REFERÊNCIA: PLANTA BAIXA - TÉRREO PLANTA BAIXA - PAV. SUPERIOR		FOLHA: <b>01</b> <b>01</b>
FORMATO: A1	OBSERVAÇÕES:	DATA: DEZEMBRO/2019
VISTO:	REVISÃO: R00	

<b>CAPTURADO POR</b>	
PEDRO HENRIQUE FALQUETO DIAS ENGENHEIRO ELÉTRICO PL SEDU - GERFE	
<b>DATA DA CAPTURA</b>	17/01/2020 08:15:00 (HORÁRIO DE BRASÍLIA - UTC-3)
<b>VALOR LEGAL</b>	ORIGINAL
<b>NATUREZA</b>	DOCUMENTO NATO-DIGITAL

<b>ASSINARAM O DOCUMENTO</b>	
KLEYSIANA DE ASSIS ESPERIDON VILLELA PEDRAS ENGENHEIRO CIVIL JR SEDU - GERFE Assinado em 17/01/2020 08:15:00 Documento original assinado eletronicamente, conforme art. 6, § 1º, do Decreto 4410-R/2019.	
WILSON RODRIGUES GONÇALVES ARQUITETO COORD. SR SEDU - GERFE Assinado em 16/01/2020 09:28:29 Documento original assinado eletronicamente, conforme art. 6, § 1º, do Decreto 4410-R/2019.	
FELIPE DE BRITO AURÉLIO ENG. COORD. ELÉTRICO SR SEDU - GERFE Assinado em 15/01/2020 18:23:12 Documento original assinado eletronicamente, conforme art. 6, § 1º, do Decreto 4410-R/2019.	
MOISÉS BRITO SOBRINHO ENGENHEIRO COORD. CIVIL SR SEDU - GERFE Assinado em 16/01/2020 08:49:11 Documento original assinado eletronicamente, conforme art. 6, § 1º, do Decreto 4410-R/2019.	
EDSON DE OLIVEIRA PIRES ENGENHEIRO COORD. GERAL MASTER SEDU - GERFE Assinado em 16/01/2020 08:48:30 Documento original assinado eletronicamente, conforme art. 6, § 1º, do Decreto 4410-R/2019.	

A disponibilidade do documento pode ser conferida pelo link <https://e-docs.es.gov.br/documento/registro/2020-7JCNVM>



Consulta via leitor de QR Code.