

**NOTAS GERAIS:**

1- MATERIAL DAS TUBULAÇÕES:  
- ÁGUA FRIA - PVC RÍGIDO SOLDÁVEL MARROM

**LEGENDA:**

- AF - TUBULAÇÃO DE ÁGUA FRIA
- INDICAÇÃO DE REDUÇÃO DO DIÂMETRO
- TE 90°
- TE DE REDUÇÃO 90°
- COTOVELO DE 90°
- RG - REGISTRO DE GAVETA
- RP - REGISTRO DE PRESSÃO
- TJ - TORNEIRA DE JARDIM
- RB - REGISTRO DE BÓIA
- UNÃO
- ABRIGO PARA CAVALETE

**TIPO DE TUBULAÇÃO**

- AF - ÁGUA FRIA VALVULAS
- AF - ÁGUA FRIA


**DIÂMETRO DA TUBULAÇÃO**

- EM MILÍMETROS
- EM PÉLGADAS

- CR - CAIXA RALO COM GRELHA
- CA - CAIXA DE ÁGUA
- CAIXA FUNDO COM BRITA

**NOTA:**

1- MATERIAL DAS TUBULAÇÕES:  
- ÁGUA FRIA - PVC RÍGIDO SOLDÁVEL MARROM

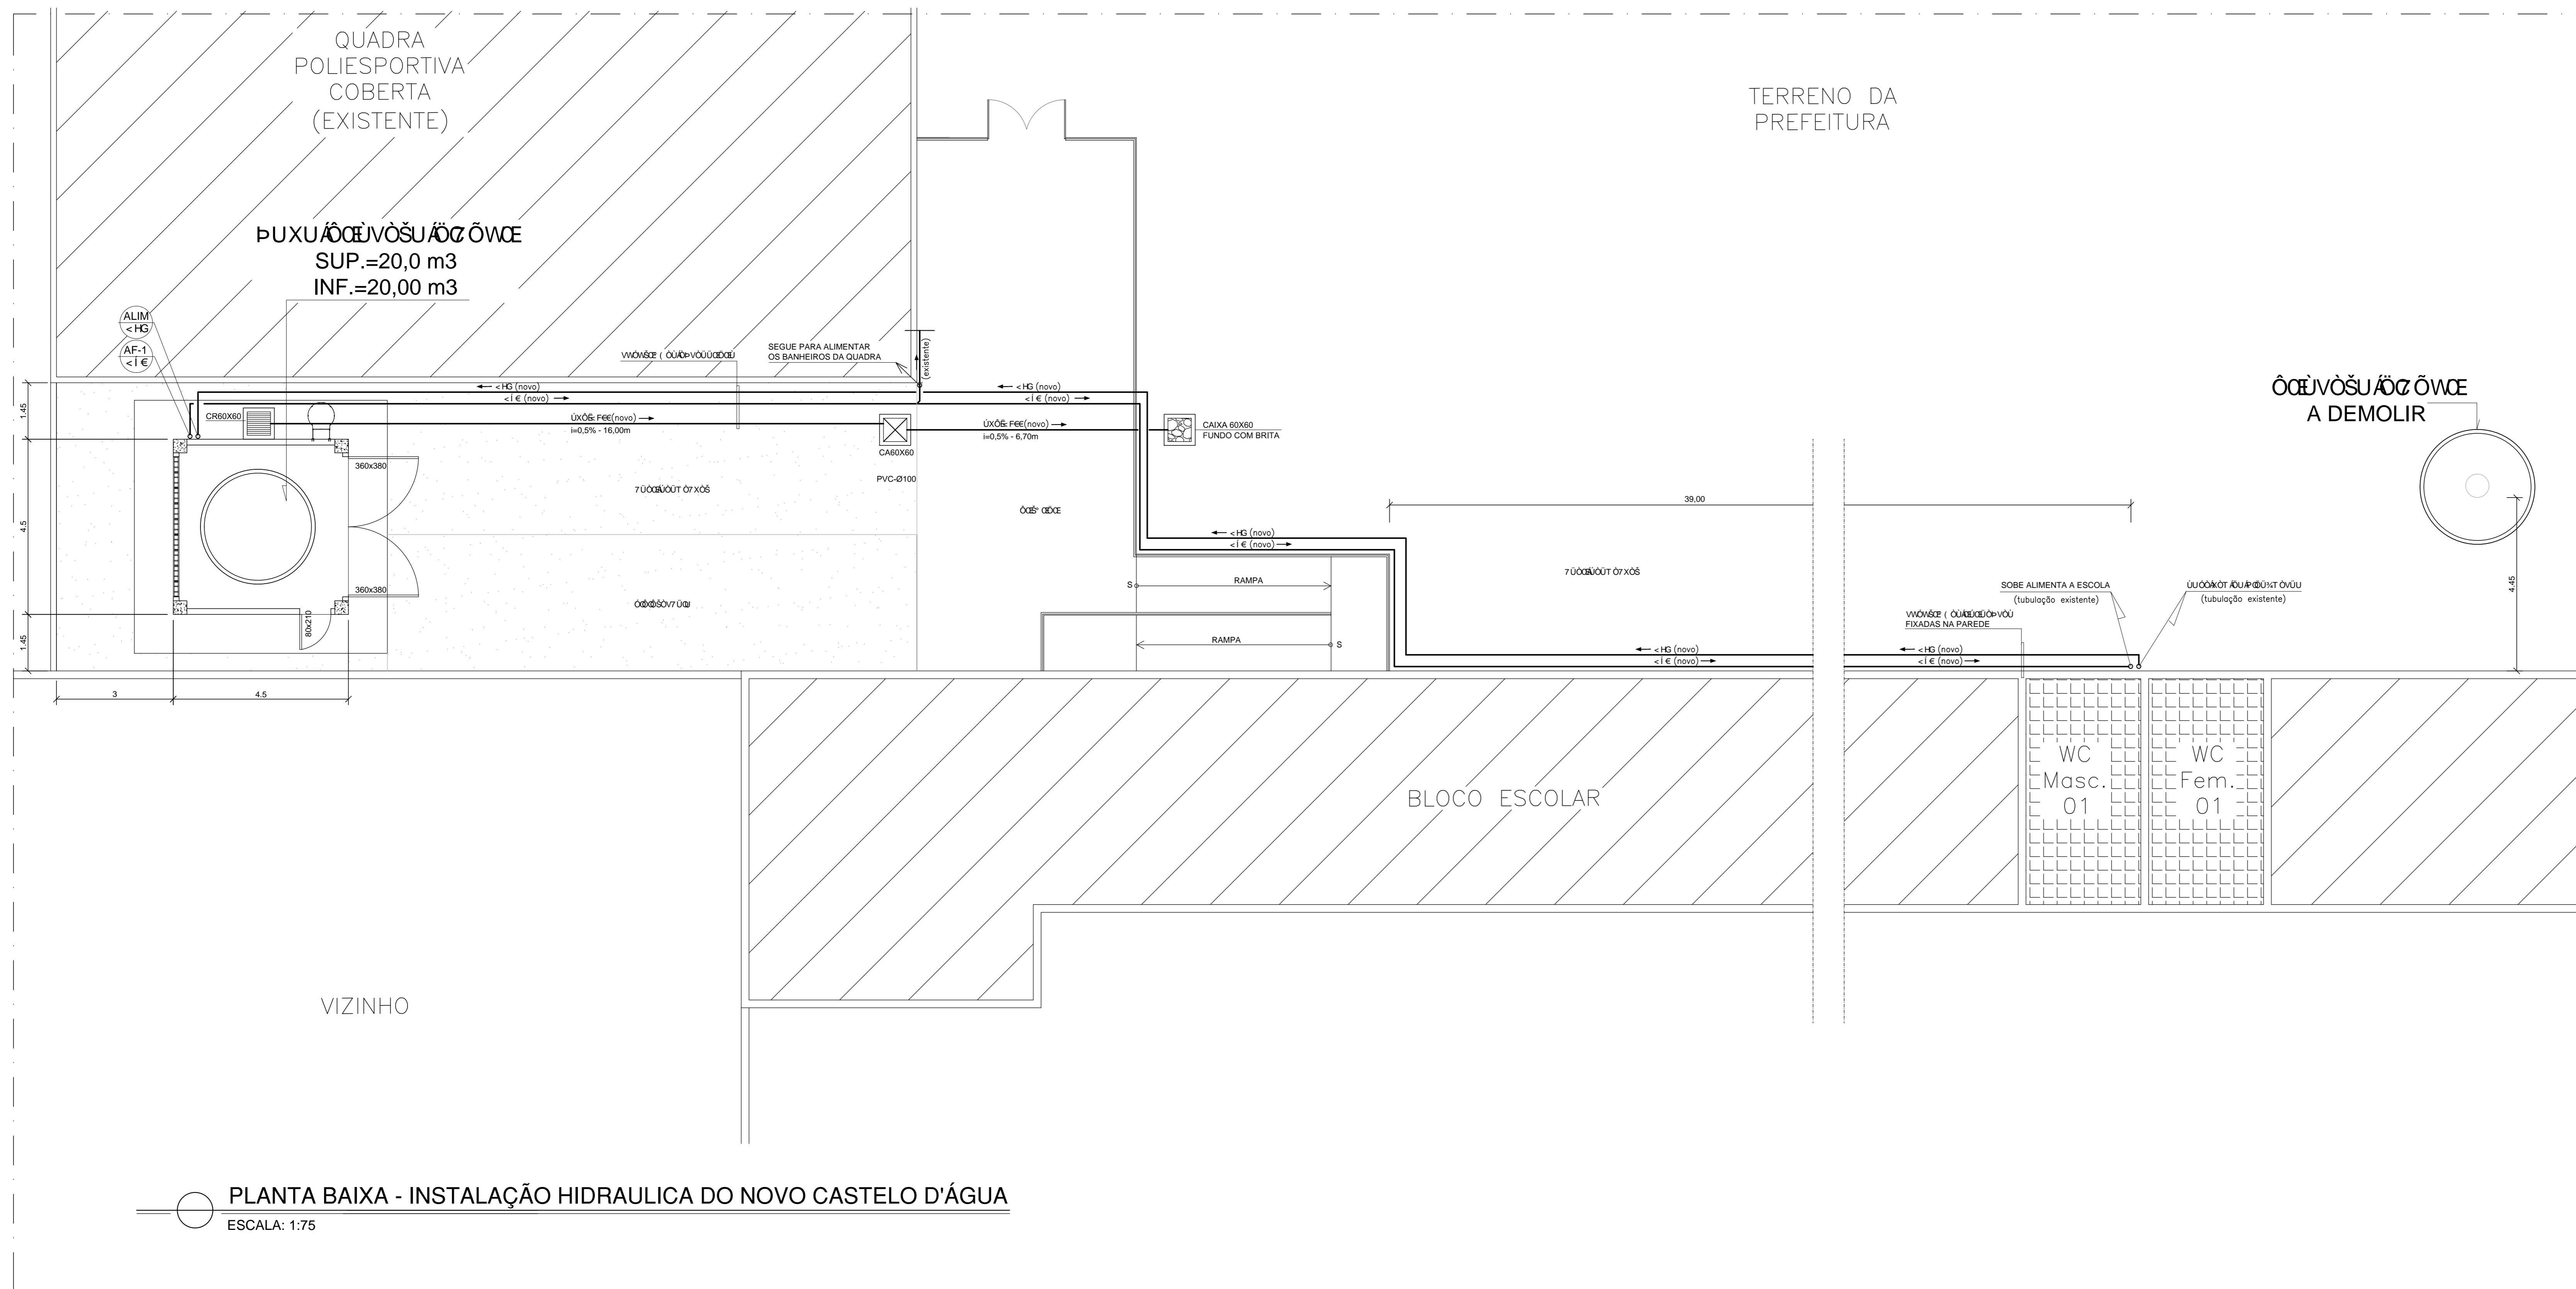

05			
04			
03			
02			
01			
Nº.	DESCRIÇÃO	RESP.	DATA

**REVISÃO**


	<b>GOVERNO DO ESTADO DO ESPÍRITO SANTO</b> SECRETARIA DE ESTADO DA EDUCAÇÃO - SEDU	
	<b>SEDU</b> GERÊNCIA DE REDE FÍSICA ESCOLAR	

**TÍTULO: EEEFM PROFESSORA ALEYDE COSME INSTALAÇÃO NOVO CASTELO D'ÁGUA**

PRONCHA: REDE HIDRAULICA	PROJETO: HIDRAULICA
SECRETÁRIO ESTADUAL: AURELIO MENEGELLI RIBEIRO	ESCALA: INDICADA
GERENTE DA GEREL: MARCELO AMORIM GONÇALVES	UNIDADE: METRO
COORDENADOR GERAL EPC: EDSON DE OLIVEIRA PARES	MG-6486/D
AUTOR PROJETO: KLEYSIANA DE ASSIS ESPERIDON VILLELA PEDRAS	ES-9548/D
CO-AUTOR PROJETO:	CAU-ES:
RESPONSÁVEL TÉCNICO:	DESA:
ARQUIVO: L3ITR03-HS-R01-01.dwg	DESENHO: KLEYSIANA
REFERÊNCIA: PLANTA BAIXA TÉRREO ÁGUA FRIA	FOLHA: <b>01</b>
FORMATO: A4	DATA: AGOSTO/2018
OBSERVAÇÕES:	REVISÃO: <b>02</b>


PLANTA PISO SUPERIOR

ESCALA: 1/50

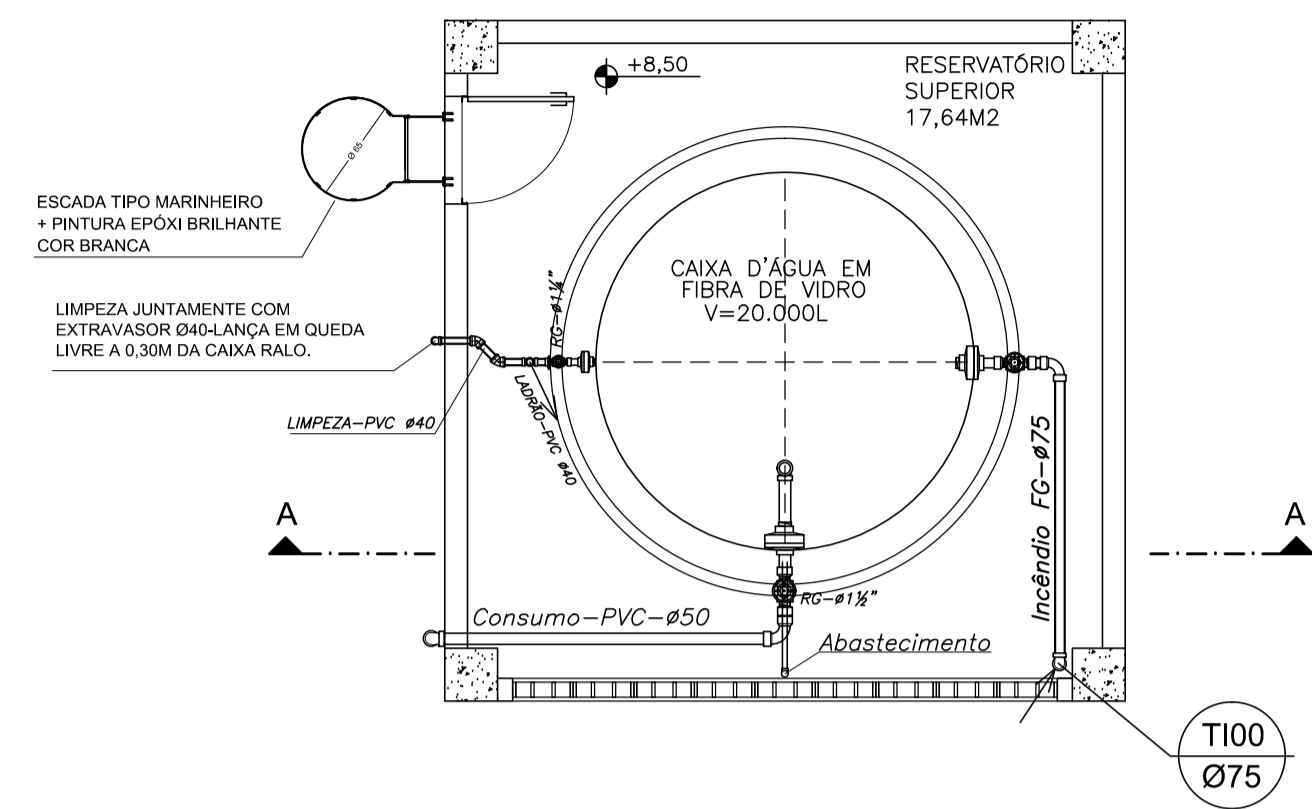


PLANTA CASA BOMBAS DE INCÊNDIO

ESCALA: 1/50

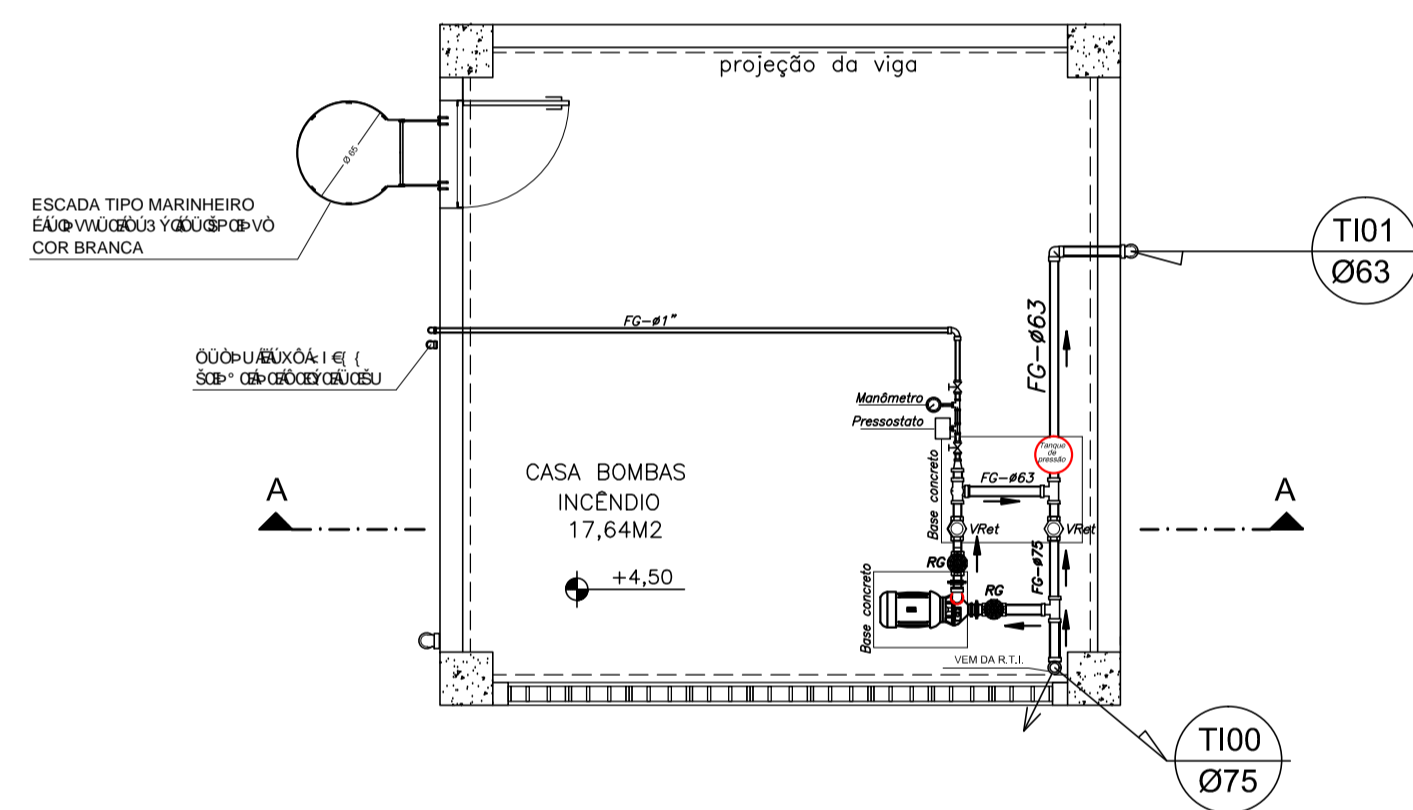


PLANTA PISO TÉRREO

ESCALA: 1/50

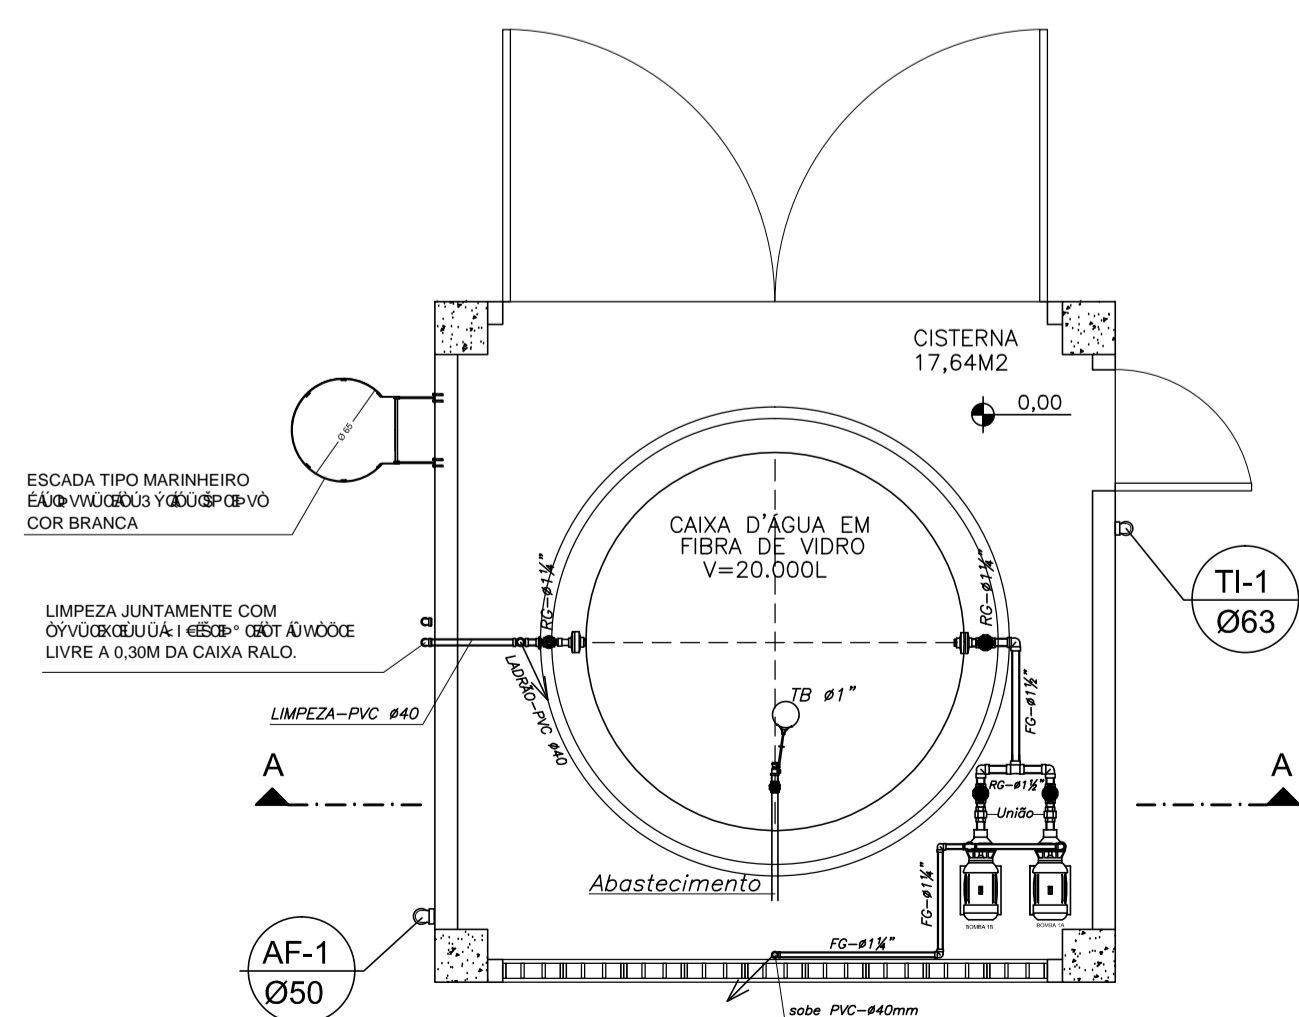

CORTE AA

ESCALA: 1/50

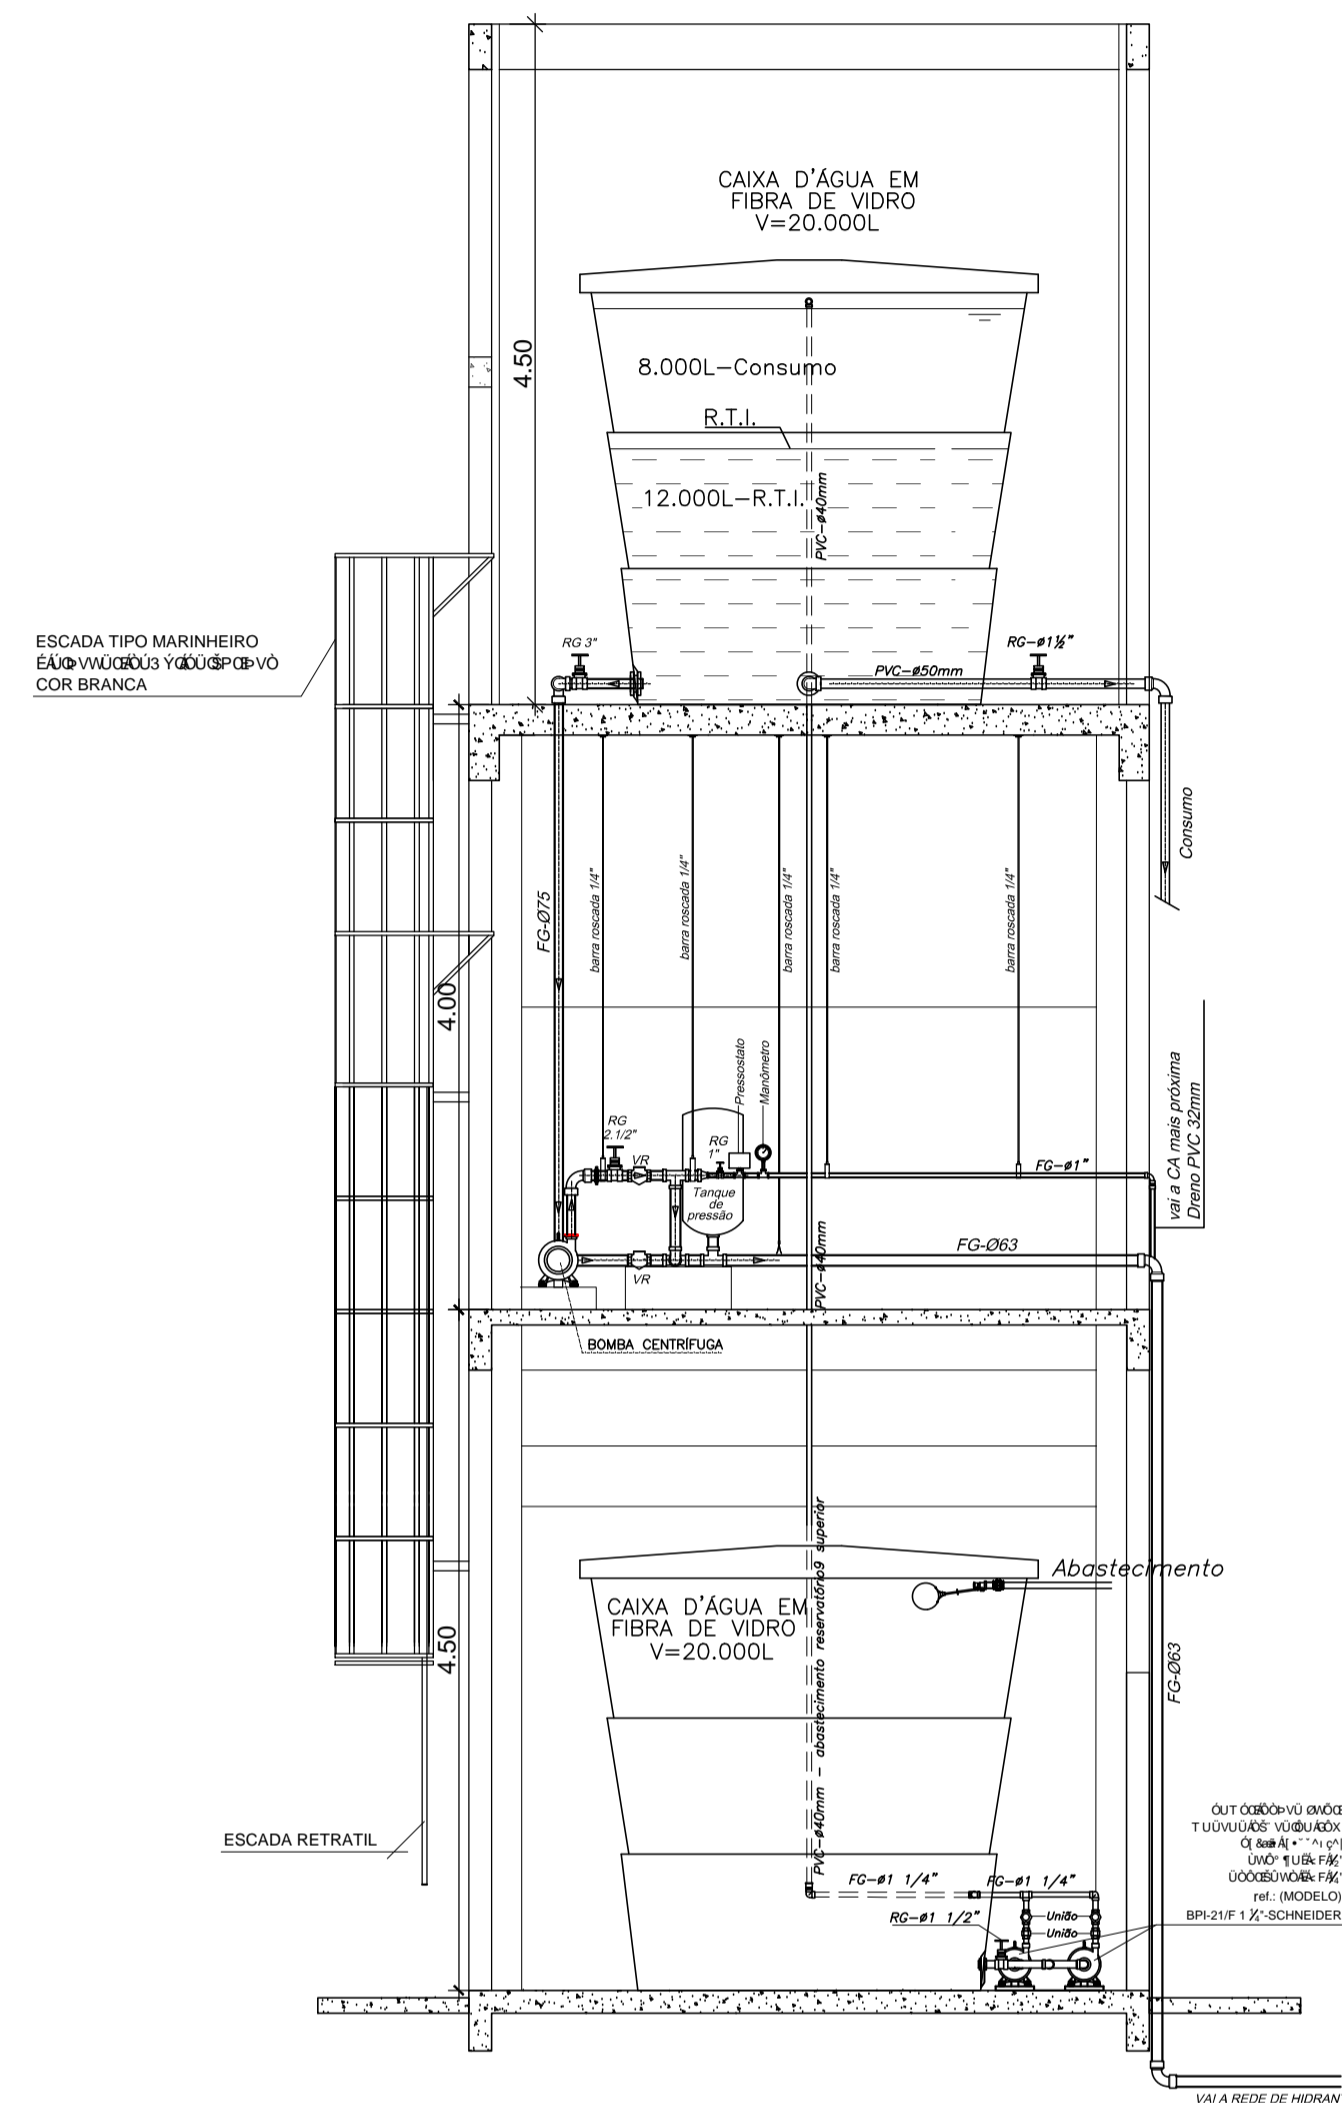

LEGENDA:

- AF - TUBULAÇÃO DE ÁGUA FRIA
  - INDICAÇÃO DE REDUÇÃO DO DIÂMETRO
  - ┌ TÊ 90°
  - └ TÊ DE REDUÇÃO 90°
  - └ COTOVELO DE 90°
  - + RG - REGISTRO DE GAVETA
  - ≡ RP - REGISTRO DE PRESSÃO
  - ┌ TJ - TORNEIRA DE JARDIM
  - RB - REGISTRO DE BOIA
  - UNIÃO
  - ▭ ABRIGO PARA CAVALETE
- TIPO DE TUBULAÇÃO
- AFV - ÁGUA FRIA VALVULAS
  - AF - ÁGUA FRIA
- DIÂMETRO DA TUBULAÇÃO
- EM MILÍMETROS
  - EM POLEGADAS

N.º	DESCRIÇÃO	RESP.	DATA
05			
04			
03			
02			
01			

**REVISÃO**

**GOVERNO DO ESTADO DO ESPÍRITO SANTO**  
SECRETARIA DE ESTADO DA EDUCAÇÃO - SEDU  
GERÊNCIA DE REDE FÍSICA ESCOLAR

**TÍTULO: EEEFM PROFESSORA ALEYDE COSME INSTALAÇÃO DO NOVO CASTELO D'ÁGUA**

**ENDEREÇO: URB. CASTELO D'ÁGUA - RUA JOSÉ DE SOUZA - VILA CONCEIÇÃO - CARIACÁS**

PRANCHA: CASTELO D'ÁGUA	PROJETO: HIDRÁULICO
SECRETÁRIO ESTADUAL: AURÉLIO MENEGELLI RIBEIRO	ESCALA: UNIDADE: CENTÍMETRO
GERENTE DA GERFE: MARCELO AMORIM GONÇALVES	CREA: MG-64866/D
COORDENADOR GERAL EPC: EDSON DE OLIVEIRA PIRES	CREA: ES-9548/D
AUTOR PROJETO: KLEYSIANA DE ASSIS ESPERIDON VILLELA PEDRAS	CREA: VISTO:
CO-AUTOR PROJETO:	CREA: VISTO:
RESPONSÁVEL TÉCNICO:	CREA: VISTO:
ARQUIVO: L3ITR03-HS-R01-01.dwg	DESENHO: KLEYSIANA VISTO:

**REFERÊNCIA: CASTELO D'ÁGUA PLANTA BAIXA, CORTE E DETALHES**

**FORMATO: A1**    **OBSERVAÇÕES:**    **DATA: AGOSTO/2019**    **VISTO:**    **REVISÃO:**

02

02

<b>CAPTURADO POR</b>	
THAIZA VARGAS VENTURIM BARRETO ENGENHEIRO CIVIL PL SEDU - GERFE	
<b>DATA DA CAPTURA</b>	04/11/2019 08:24:28 (HORÁRIO DE BRASÍLIA - UTC-3)
<b>VALOR LEGAL</b>	ORIGINAL
<b>NATUREZA</b>	DOCUMENTO NATO-DIGITAL

<b>ASSINARAM O DOCUMENTO</b>	
KLEYSIANA DE ASSIS ESPERIDON VILLELA PEDRAS ENGENHEIRO CIVIL JR SEDU - GERFE Assinado em 04/11/2019 08:15:33 Documento original assinado eletronicamente, conforme art. 6, § 1º, do Decreto 4410-R/2019.	
WILSON RODRIGUES GONÇALVES ARQUITETO COORD. SR SEDU - GERFE Assinado em 01/11/2019 16:48:07 Documento original assinado eletronicamente, conforme art. 6, § 1º, do Decreto 4410-R/2019.	
MOISÉS BRITO SOBRINHO ENGENHEIRO COORD. CIVIL SR SEDU - GERFE Assinado em 01/11/2019 16:34:29 Documento original assinado eletronicamente, conforme art. 6, § 1º, do Decreto 4410-R/2019.	
FELIPE DE BRITO AURÉLIO ENG. COORD. ELÉTRICO SR SEDU - GERFE Assinado em 01/11/2019 16:21:14 Documento original assinado eletronicamente, conforme art. 6, § 1º, do Decreto 4410-R/2019.	
EDSON DE OLIVEIRA PIRES ENGENHEIRO COORD. GERAL MASTER SEDU - GERFE Assinado em 04/11/2019 08:24:27 Documento original assinado eletronicamente, conforme art. 6, § 1º, do Decreto 4410-R/2019.	

A disponibilidade do documento pode ser conferida pelo link <https://e-docs.es.gov.br/documento/registro/2019-PVZSTH>



Consulta via leitor de QR Code.