


PLANTA BAIXA – PÁTIO INTERNO
ESCALA : 1/75

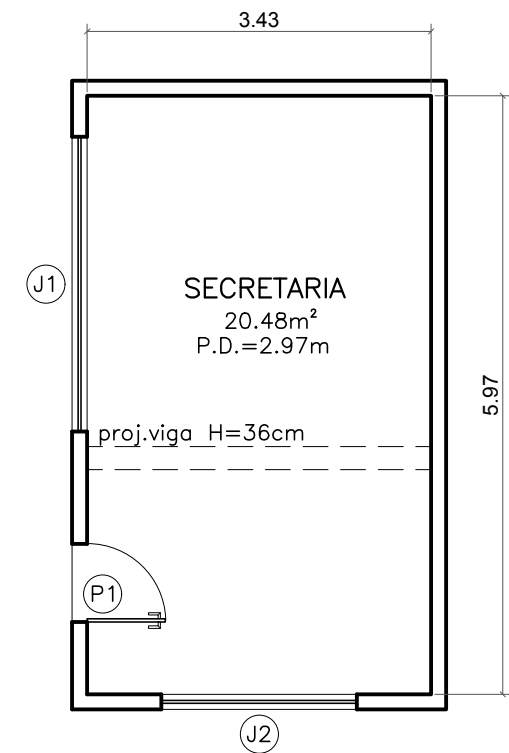

PLANTA BAIXA – SECRETARIA
ESCALA : 1/75

ESQUADRIAS				
IDENT.	C(m)	L(m)	PEIT.(m)	TIPO
P1	0.78	2.08	–	ABRIR–MADEIRA
J1	2.94	1.19	0.88	CORRER–VIDRO
J2	1.95	1.41	0.99	CORRER–ALUMINIO

*TODO O PERÍMETRO DA PAREDE DO REFEITÓRIO POSSUI COBOGÓ EM CERÂMICA.

OBSERVAÇÕES:

- NO PÁTIO INTERNO, O PISO SUPERIOR DO PALCO RECEBERÁ LIXAMENTO DE PINTURA PARA NOVA PINTURA DE PISO;
- A SECRETARIA RECEBERÁ SOMENTE INTERVENÇÃO REFERENTE AOS SERVIÇOS DE INSTALAÇÕES ELÉTRICAS;
- VERIFICAR MEDIDAS NO LOCAL;
- MEDIDAS EM METROS;
- QUAISQUER DÚVIDAS/DIVERGÊNCIAS EM PROJETO CONSULTAR A FISCALIZAÇÃO ANTES DE QUAISQUER EXECUÇÃO.
- QUANDO HOUVER INTERVENÇÃO EM PISO DOS AMBIENTES, ALINHAR COM OS FISCAS OS NÍVEIS DE ACABAMENTO. ESSES SERVIÇOS SÓ PODERÃO SER EXECUTADOS COM AUTORIZAÇÃO DA FISCALIZAÇÃO. A EXECUTANTE DEVE SEGUIR, AINDA, AS NORMAS ESTABELECIDAS PELA ABNT NBR 9050 E DEMAIS LEGISLAÇÕES VIGENTES;



GOVERNO DO ESTADO DO ESPÍRITO SANTO

PAULO HARTUNG DES.: JOSIANE

OBRA: EEEFM "JOSÉ CORRENTE" DATA: AGOSTO/2018

REFERÊNCIA: PLANTA BAIXA MUNICÍPIO: ALEGRE/ES

PÁTIO INTERNO E SECRETARIA PRANCHA: 02/03