


| SIMBOLÓGIA | |
|------------|--|
| | TOMADA MÉDIA SIMPLES + TERRA - PARA CONDULETE 4x2 EM ALUMÍNIO - h:130cm - PADRÃO BR - 127V - 2P+T-20A. |
| | CONDULETE DE ALUMÍNIO SÍLICO, SAÍDA "T" - DIÂMETRO DE 3/4" OU INDICADO. |
| | CONDULETE DE ALUMÍNIO SÍLICO, SAÍDA "E" - DIÂMETRO DE 3/4" OU INDICADO. |
| | CONDULETE DE ALUMÍNIO SÍLICO, SAÍDA "E" - DIÂMETRO DE 3/4" OU INDICADO. |
| | CONDULETE DE ALUMÍNIO SÍLICO, SAÍDA "C" - DIÂMETRO DE 3/4" OU INDICADO. |
| | QUADRO DE DISTRIBUIÇÃO EXISTENTE |
| | CAIXA DE PASSAGEM COM TAMPA PARAFUSADA 150 X 150 X 80 MM |
| | ELETRODUTO FIXADO APARENTE NA PAREDE OU TETO EM PVC RÍGIDO, Ø3/4" OU INDICADO EM PLANTA BAIXA. |
| | INDICAÇÃO DE CONDUTORES - FASE, NEUTRO, RETORNO, CAMPAINHA, TERRA. |

CORES DOS CABOS:
FASE - PRETO OU VERMELHO / NEUTRO - AZUL CLARO / RETORNO (2,5mm²) - AMARELO
TERRA DE EQUIPAMENTOS ELÉTRICOS - VERDE OU VERDE-AMARELO

-NOTAS-
OS CONDULETES DEVERÃO SER ROSQUEAVEL EM ALUMÍNIO SÍLICO.
OS COMANDOS DOS VENTILADORES DEVERÃO SER INTERRUPTORES DE SEÇÃO SIMPLES.

PLANTA BAIXA – SECRETARIA
ESCALA : 1/50

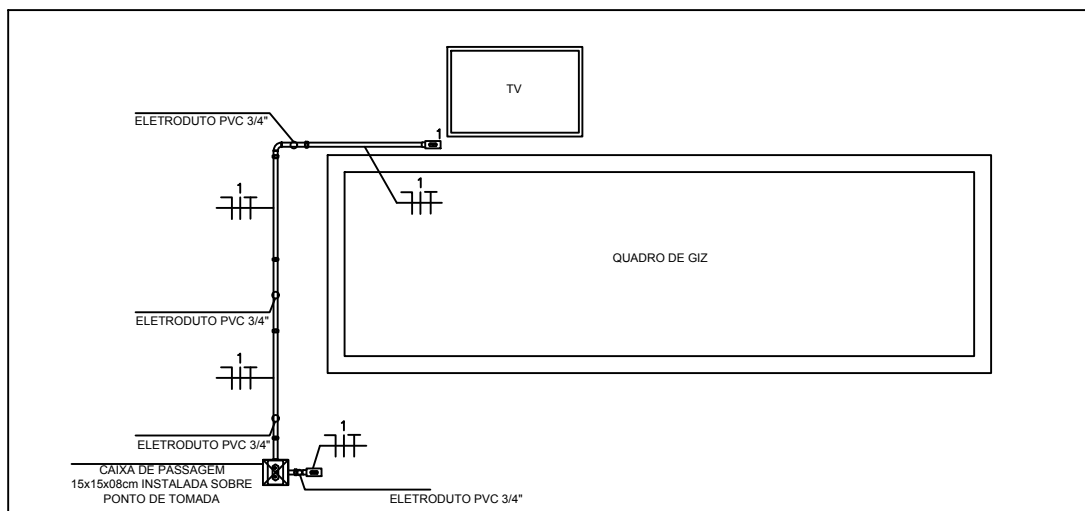

PONTO TV BIBLIOTECA
SEM ESCALA