


PLANTA BAIXA DO PRIMEIRO PAVIMENTO
ESCALA: 1/100

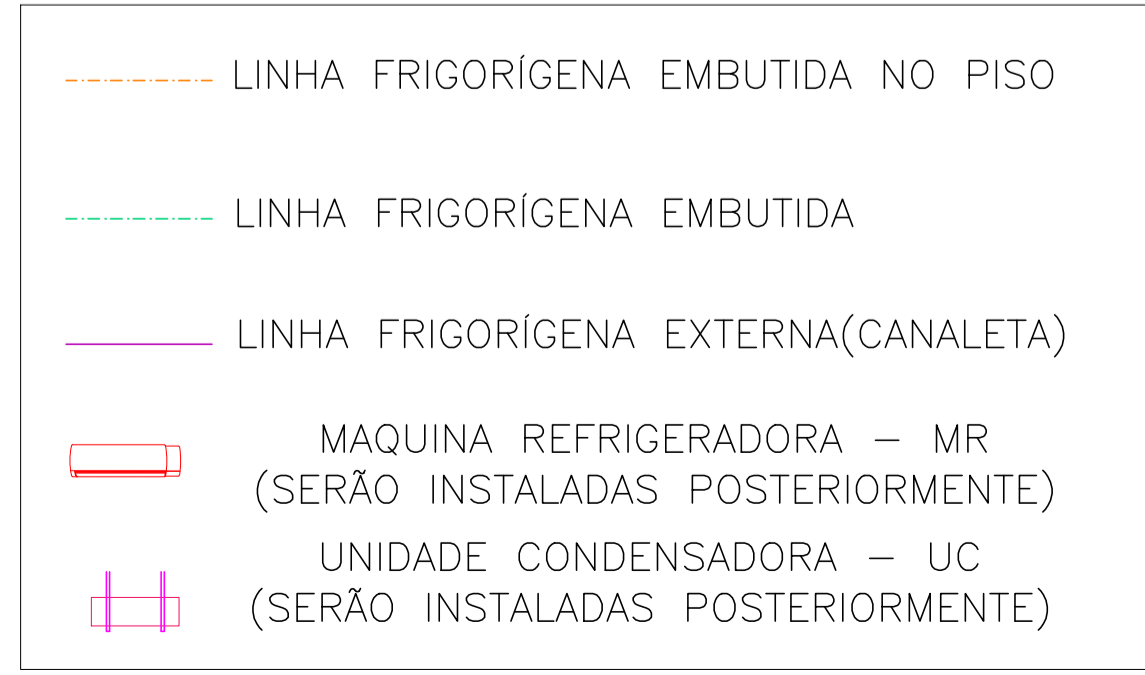

NOTA: Será executada apenas a infraestrutura, os equipamentos não serão instalados nesta documentação técnica.

| Nº. | DESCRIÇÃO | RESP. | DATA |
|-----|-----------|-------|------|
| 05 | | | |
| 04 | | | |
| 03 | | | |
| 02 | | | |
| 01 | | | |


REVISÃO

| | | |
|--------------------|--|--------------------------------------|
| <p>SEDU</p> | <p>GOVERNO DO ESTADO DO ESPÍRITO SANTO</p> <p>SECRETARIA DE ESTADO DA EDUCAÇÃO - SEDU</p> | <p>CONSÓRCIO CONTROL TEC SETEC</p> |
| | <p>GERÊNCIA DE REDE FÍSICA ESCOLAR</p> | |
| | | |

TÍTULO: REFORMA EEEM GOMES CARDIM


ENDEREÇO: RUA WILSON FREITAS, S/N - CENTRO - CEP: 29016340

| | |
|--|--|
| PRANCHA: LOCAÇÃO DE AR CONDICIONADO | PROJETO: ARQUITETÔNICO |
| SUBSECRETÁRIO ESTADUAL: AURÉLIO MENEGUELLI RIBEIRO | ESCALA: INDICADA UNIDADE: METRO |
| GERENTE DA GERFE: MARCELO AMORIM GONÇALVES | CREA-BR: 0600542770 |
| COORDENADOR GERAL: ÉRICO DA SILVA GUERRA | CAU-ES: A148723-0 |
| AUTOR PROJETO: FERNANDA S. PLÁCIDO | CAU-ES: VISTO: |
| CO-AUTOR PROJETO: | CAU-ES: VISTO: |
| RESPONSÁVEL TÉCNICO: | CREA: VISTO: |
| ARQUIVO: VIX10-P01-CL-E-R0-02.dwg | DESENHO: FERNANDA BRANDÃO VISTO: |
| REFERÊNCIA: PLANTA BAIXA - 1º PAVIMENTO | FOLHA: 02 / 04 |
| FORMATO: A1 | OBSERVAÇÕES: DATA: AGOSTO/2021 VISTO: REVISÃO: |

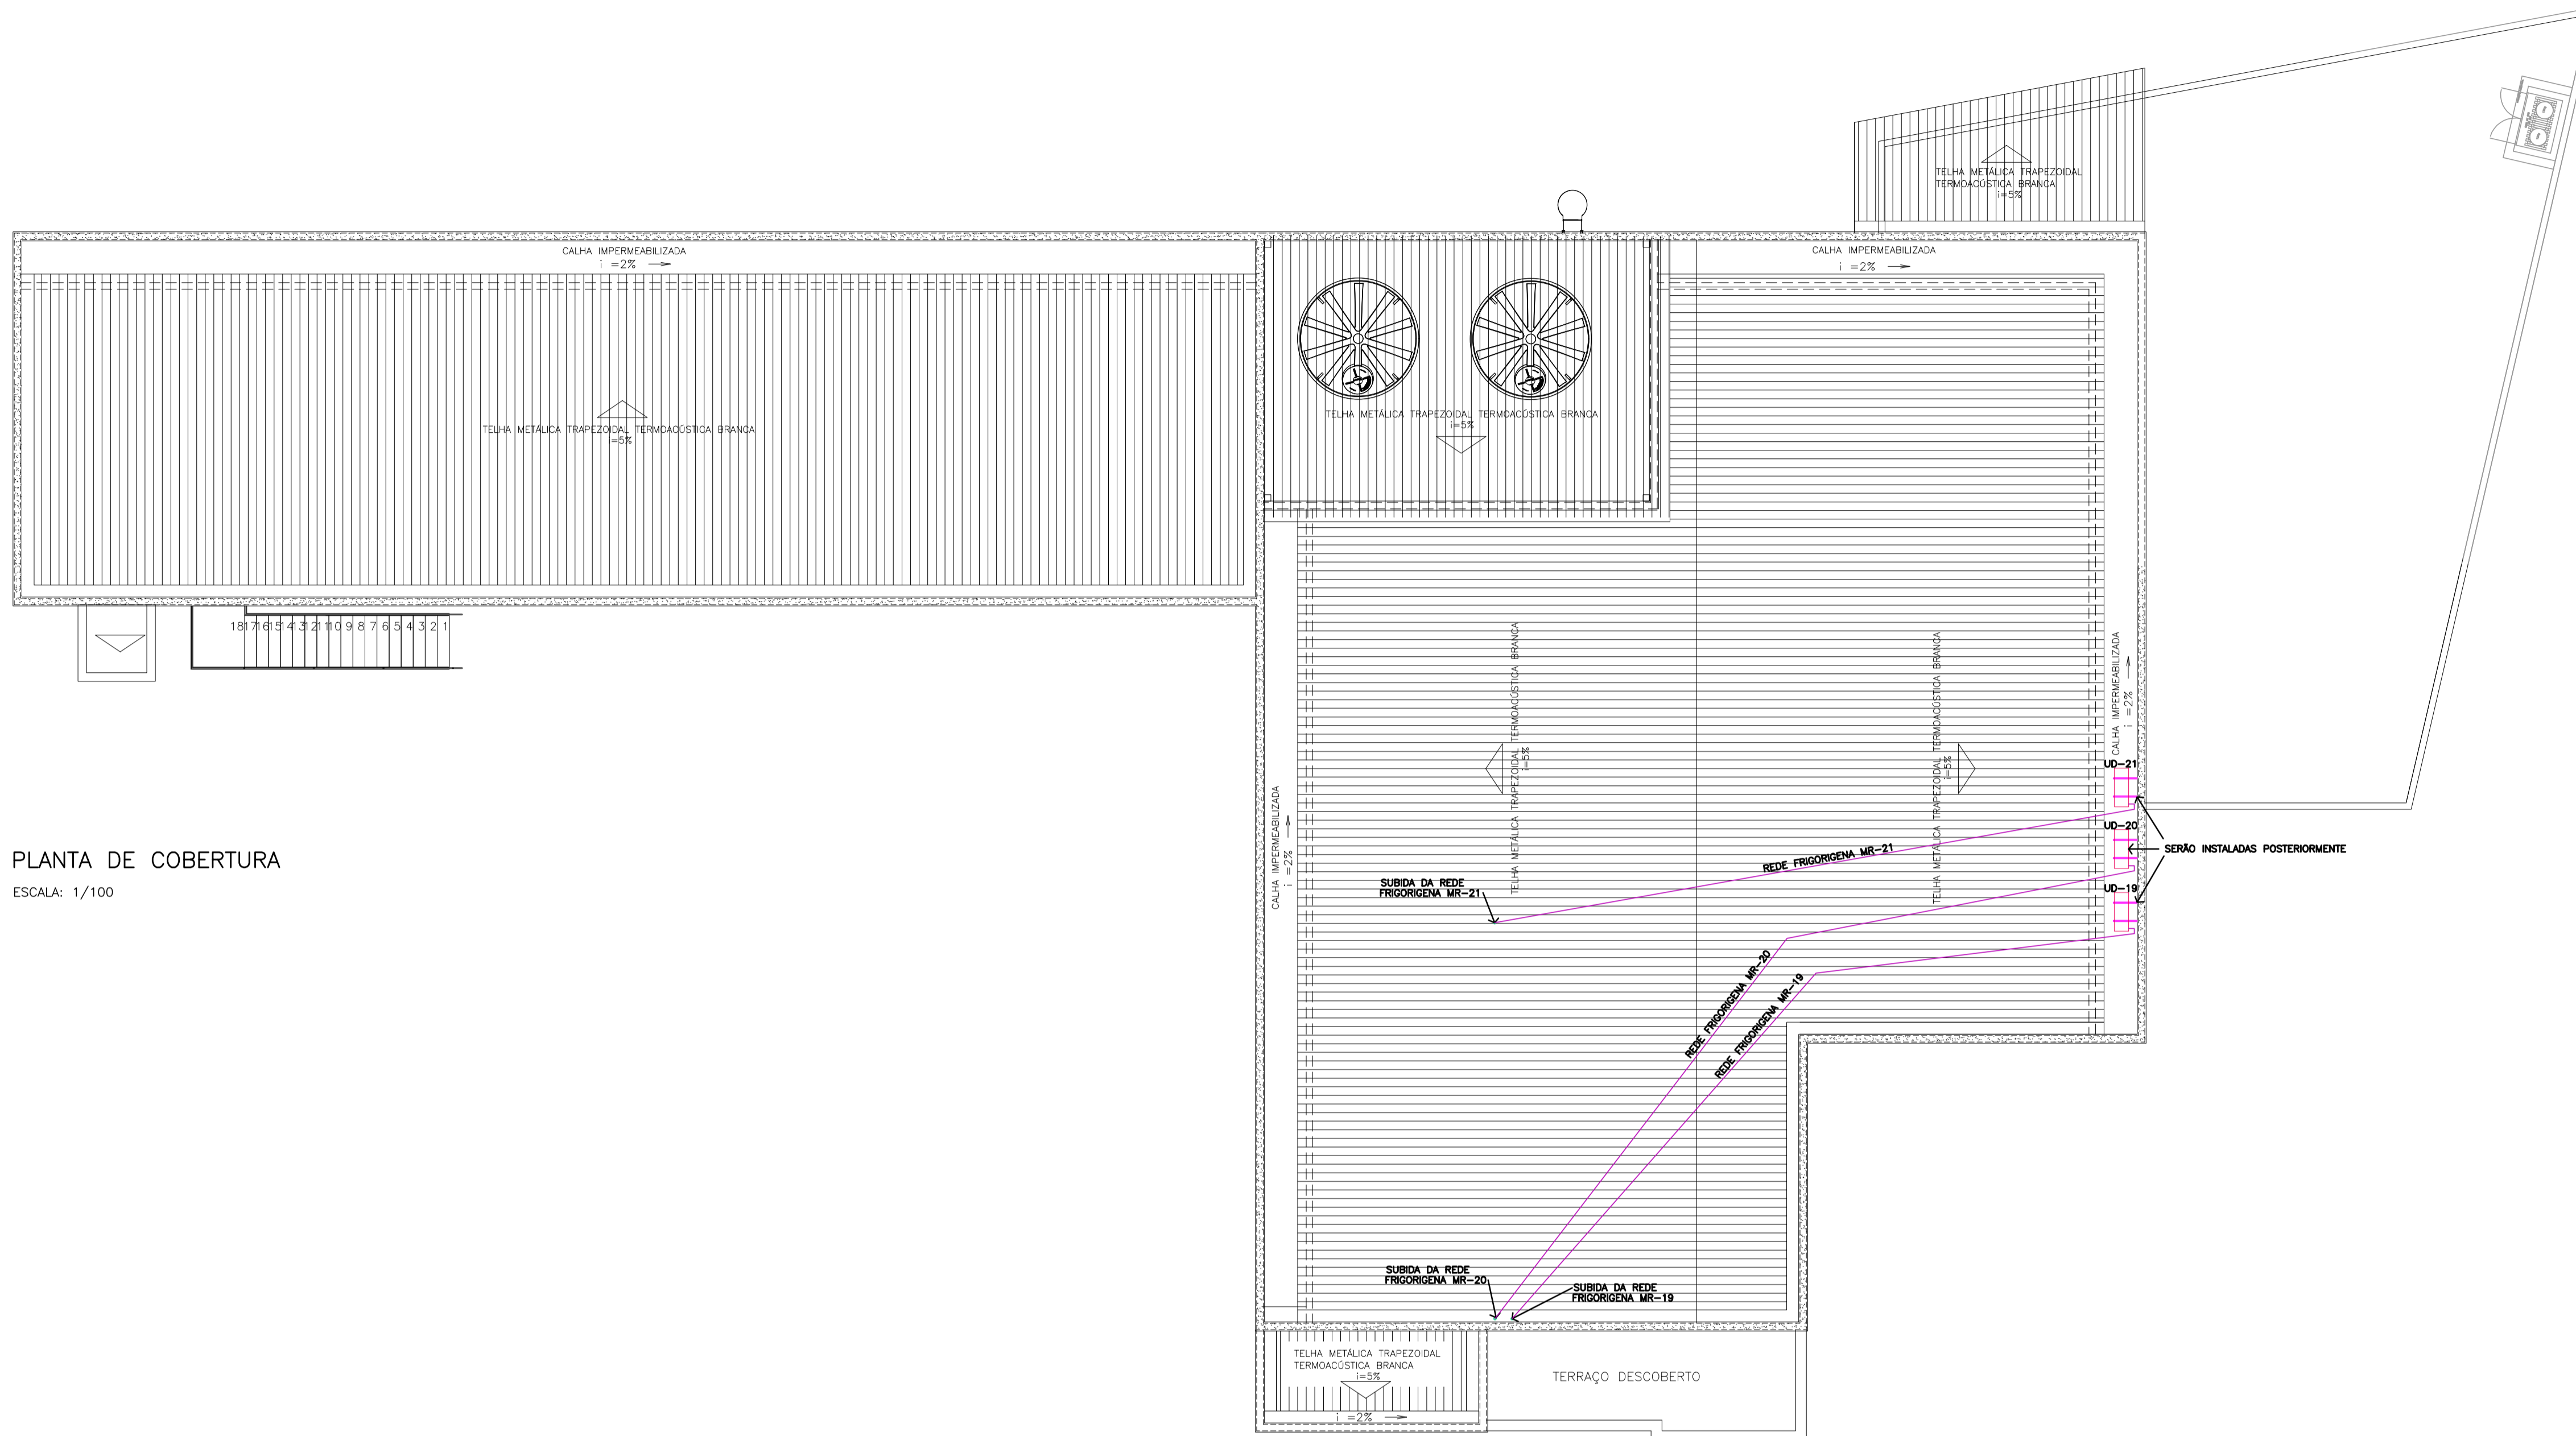

PLANTA DE COBERTURA


ESCALA: 1/100

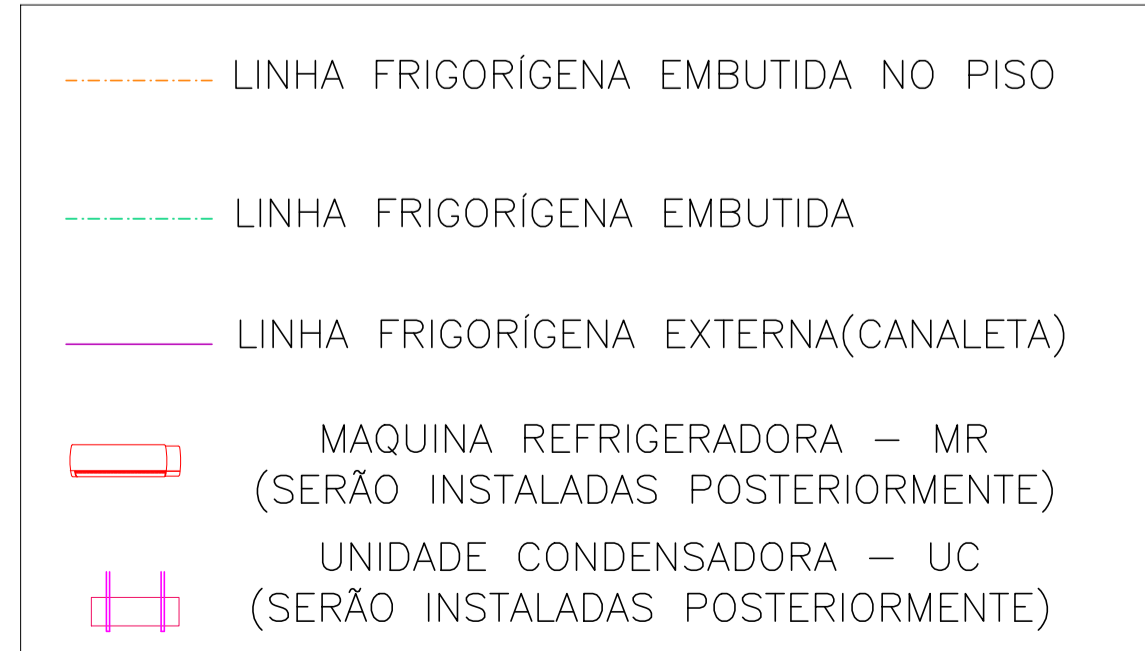

NOTA: Serão executada apenas a infraestrutura, os equipamentos não serão instalados nesta documentação técnica.

| N.º | DESCRIÇÃO | RESP. | DATA |
|-----|-----------|-------|------|
| 05 | | | |
| 04 | | | |
| 03 | | | |
| 02 | | | |
| 01 | | | |

REVISÃO



SEDU

GOVERNO DO ESTADO DO ESPÍRITO SANTO

SECRETARIA DE ESTADO DA EDUCAÇÃO - SEDU

GERÊNCIA DE REDE FÍSICA ESCOLAR

CONSÓRCIO **CONTROL TEC | SETEC**



TÍTULO: REFORMA EEEM GOMES CARDIM

ENDEREÇO: RUA WILSON FREITAS, S/N - CENTRO - CEP: 29016340


| | |
|---|---|
| PRANCHA: LOCAÇÃO DE AR CONDICIONADO | PROJETO: ARQUITETÔNICO |
| SUBSECRETÁRIO ESTADUAL: AURÉLIO MENEGUELLI RIBEIRO | ESCALA: INDICADA UNIDADE: METRO |
| GERENTE DA GERFE: MARCELO AMORIM GONÇALVES | CREA-BR: 0600542770 |
| COORDENADOR GERAL: ÉRICO DA SILVA GUERRA | CAU-ES: A148723-0 |
| AUTOR PROJETO: FERNANDA S. PLÁCIDO | CAU-ES: VISTO: |
| CO-AUTOR PROJETO: | CAU-ES: VISTO: |
| RESPONSÁVEL TÉCNICO: | CREA: VISTO: |
| ARQUIVO: VIX10-P01-CL-E-R0-03.dwg | DESENHO: FERNANDA BRANDÃO VISTO: |

| | |
|--|--------------------|
| REFERÊNCIA: PLANTA DE COBERTURA | FOLHA: 03 |
| FORMATO: A1 | REVISÃO: 04 |


DATA: AGOSTO/2021

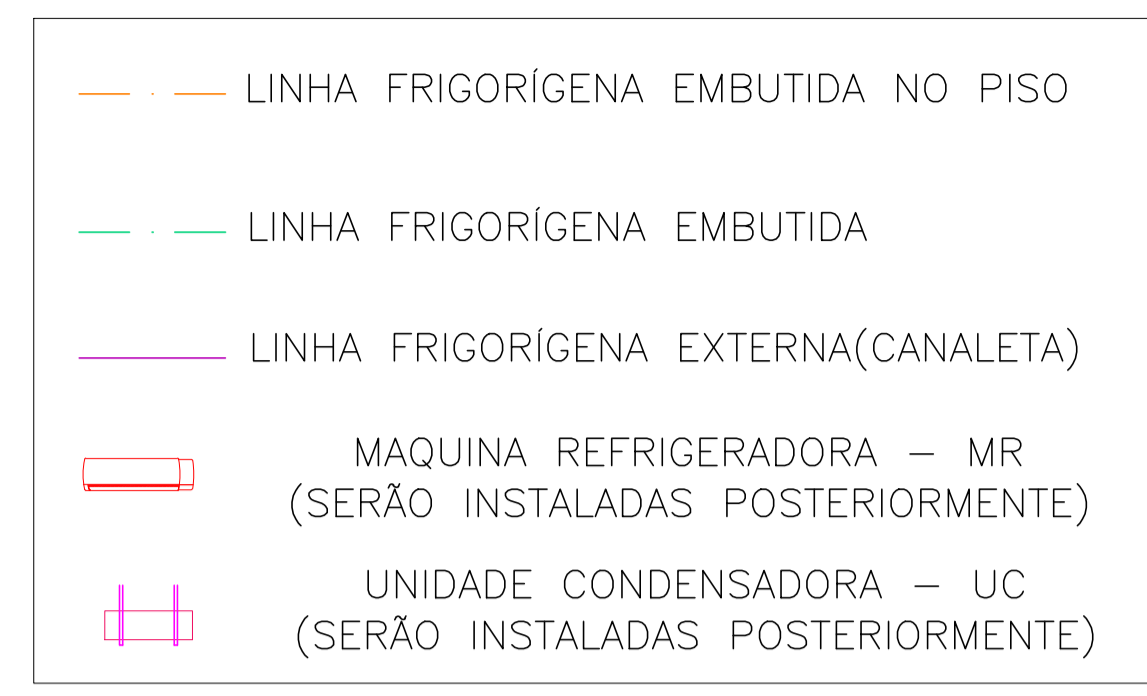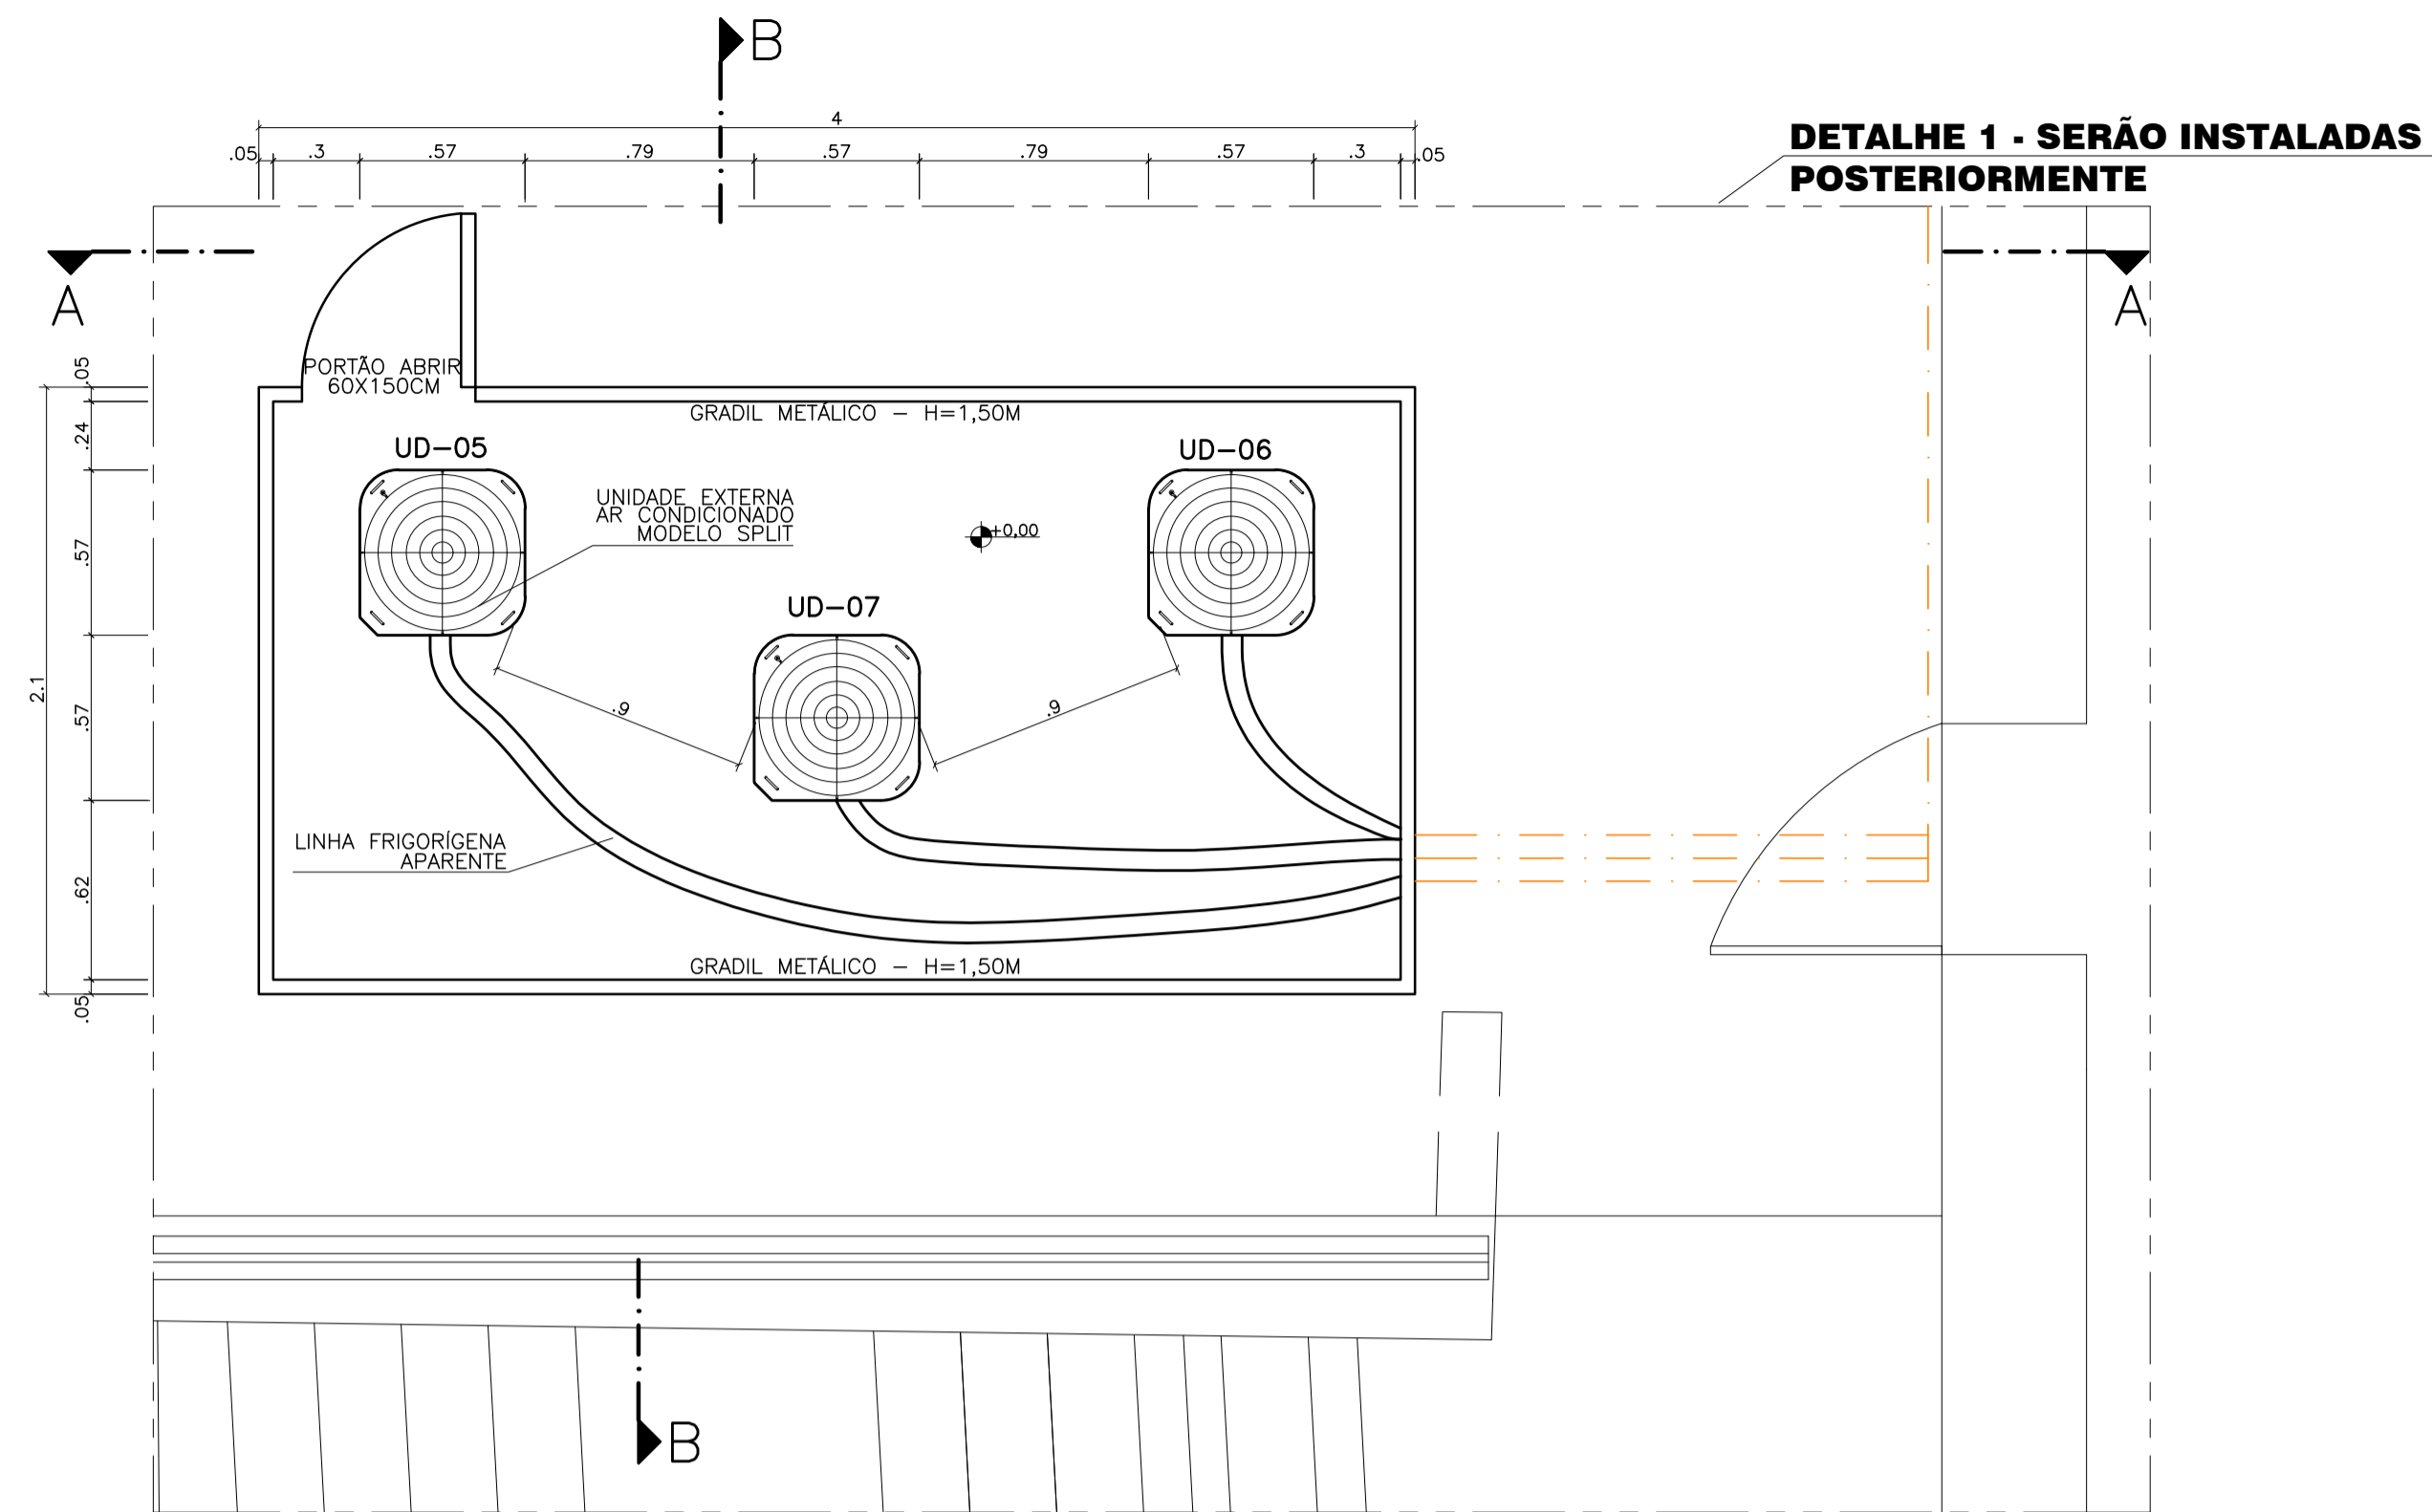

DETALHE 1 - PLANTA BAIXA - ESC. 1/25
ÁREA TÉCNICA

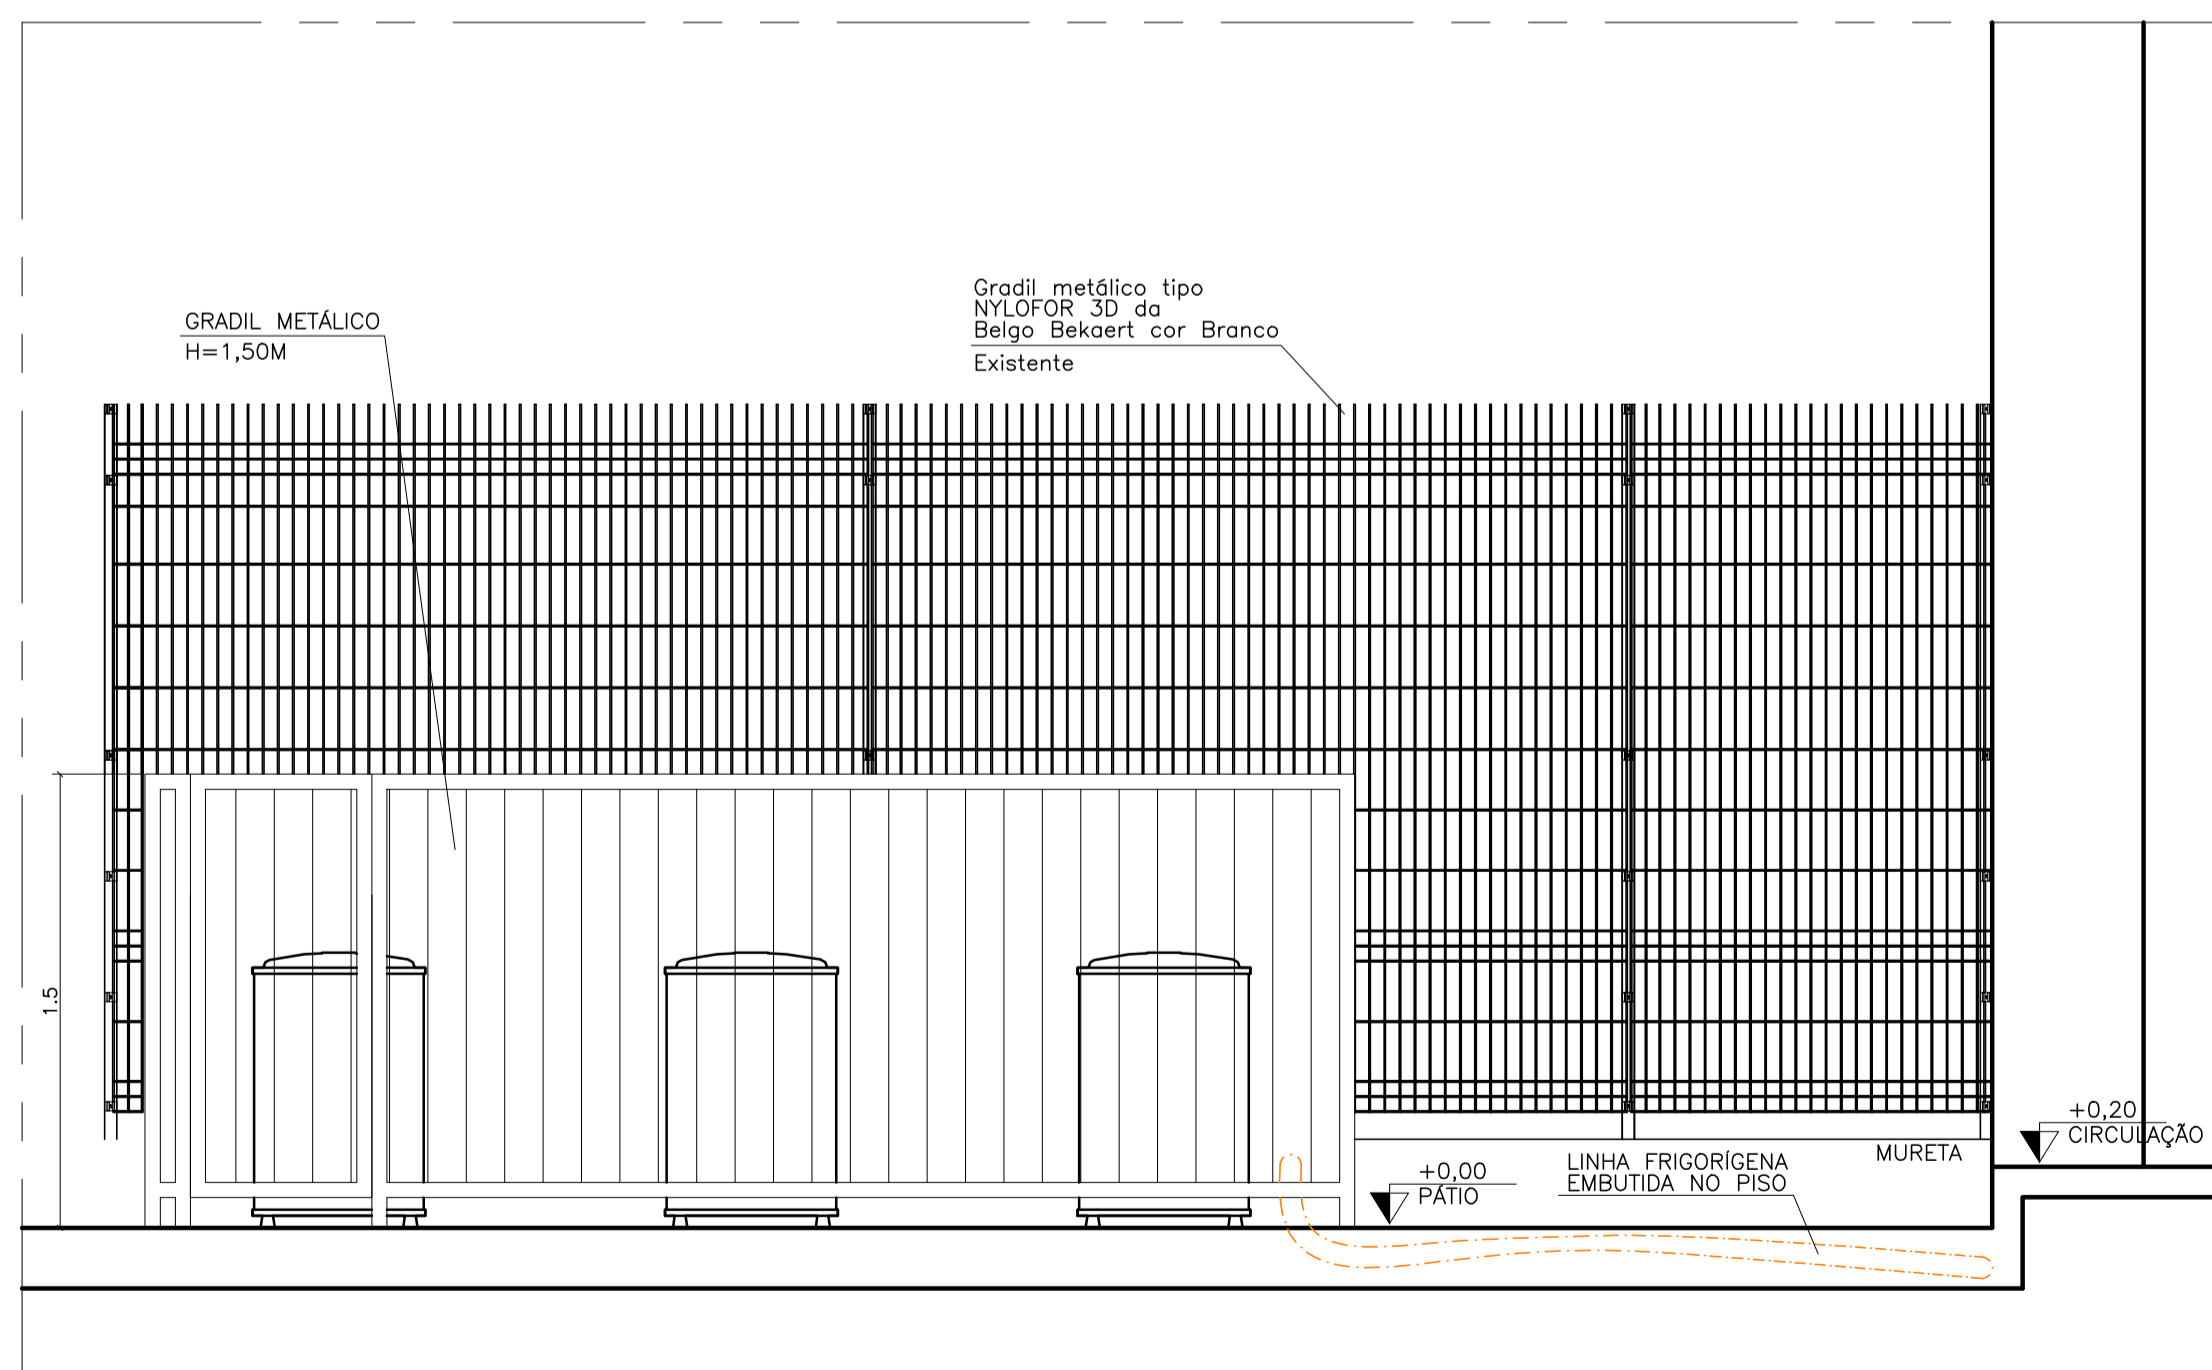

CORTE AA - DETALHE 1 - ESC.1/25

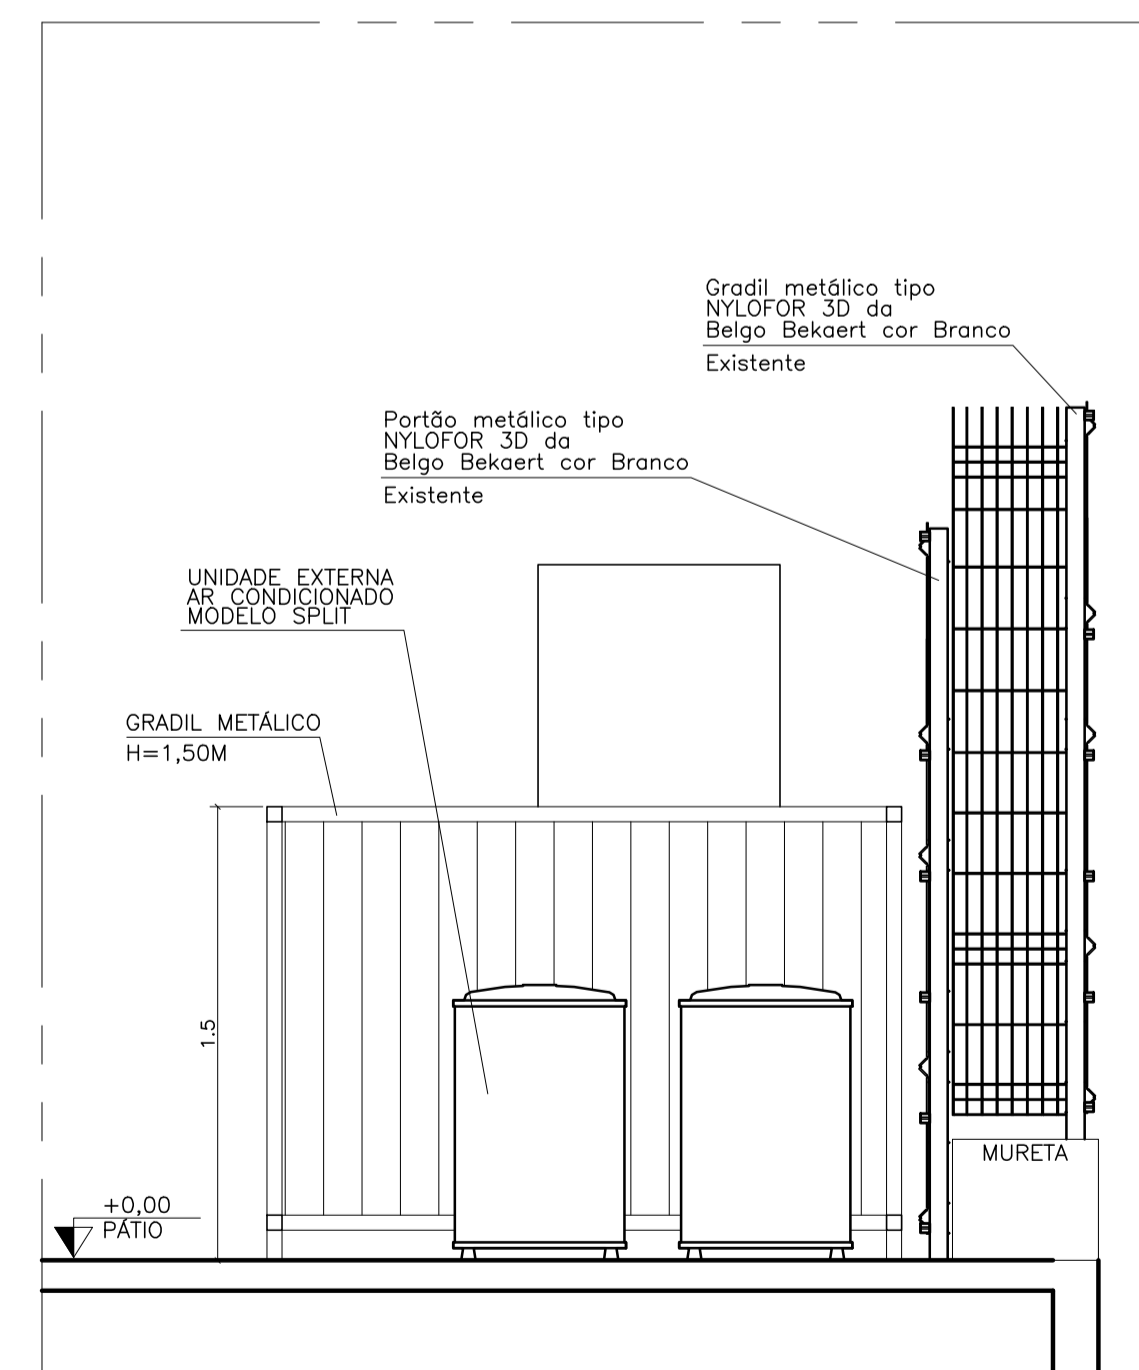

CORTE BB - DETALHE 1 - ESC.1/25

NOTA: Será executada apenas a infraestrutura, os equipamentos não serão instalados nesta documentação técnica.

| Nº. | DESCRIÇÃO | RESP. | DATA |
|-----|-----------|-------|------|
| 05 | | | |
| 04 | | | |
| 03 | | | |
| 02 | | | |
| 01 | | | |

REVISÃO

GOVERNO DO ESTADO DO ESPÍRITO SANTO
SECRETARIA DE ESTADO DA EDUCAÇÃO - SEDU
CONSÓRCIO CONTROL TEC | SETEC

SEDU GERÊNCIA DE REDE FÍSICA ESCOLAR

| | | | |
|--|---------------------------|-------------------|---------------------------|
| TÍTULO: REFORMA EEEM GOMES CARDIM | | | |
| ENDEREÇO: RUA WILSON FREITAS, S/N - CENTRO - CEP: 29016340 | | | |
| PRANCHA: LOCAÇÃO DE AR CONDICIONADO | PROJETO: ARQUITETÔNICO | | |
| SUBSECRETÁRIO ESTADUAL: AURÉLIO MENEGUELLI RIBEIRO | ESCALA: INDICADA | UNIDADE: METRO | |
| GERENTE DA GERFE: MARCELO AMORIM GONÇALVES | CREA-BR: 0600542770 | VISTO: | |
| COORDENADOR GERAL: ÉRICO DA SILVA GUERRA | CAU-ES: A148723-0 | VISTO: | |
| AUTOR PROJETO: FERNANDA S. PLÁCIDO | CAU-ES: | VISTO: | |
| CO-AUTOR PROJETO: | CREA: | VISTO: | |
| RESPONSÁVEL TÉCNICO: | CREA: | VISTO: | |
| ARQUIVO: VIX10-P01-CL-E-R0-04.dwg | DESENHO: FERNANDA BRANDÃO | VISTO: | |
| REFERÊNCIA: DETALHE - ÁREA TÉCNICA | FOLHA: 04 | | |
| FORMATO: A1 | OBSERVAÇÕES: | DATA: AGOSTO/2021 | VISTO: REVISÃO: 04 |