



PLANTA BAIXA
ESCALA 1/50
ÁREA DE PROJEÇÃO = 832,20 m²
ÁREA DE CONSTRUÇÃO = 885,01 m²

LEGENDA	
SIMBOLOGIA	DESCRIÇÃO
	TUBULAÇÃO DE ÁGUA PLUVIAL - AP
	CANALETA COM GRELHA DE FERRO 20x100cm
CF	INDICA COTA DE FUNDO DO TUBO OU DA CANALETA


- NOTAS:**
- 1- COTAS EM METROS E BÓLHAS DOS TUBOS DE PVC EM MILÍMETRO (mm).
 - 2- OS TUBOS E CONDIÇÕES DE PVC PRÉO REFERÊNCIA TORRE, AMARCO OU SIMILAR HOMOLOGADO, CONFORME NBR 7080 (PART II) S/N, PARA ESCOPO.
 - 3- OS TUBOS DE PVC DEVEM ESTAR ENTERRADOS OU AMBROSOS.
 - 4- NOS CASOS ONDE HÁ NECESSIDADE DE ATRAVESSAR PAREDES E OU PEGAS ESTRUTURAS ATRAVÉS DE SUA ESPESURA, DEVEM SER ESTUDADAS FORMAS DE PERMITIR A MONUMENTAÇÃO DA TUBULAÇÃO, EM RELAÇÃO A ESSAS PEGAS, PÉLO LADO DE CARGAS OU OUTRO MEIO, ISOLANTE, ETC.
 - 5- TODOS OS TUBOS APARENTES (NÃO EMBURODOS NA ALVENARIA) SERÃO FUNDOES COM FIOS METÁLICOS.
 - 6- DETALHES MINIMA DAS TUBULAÇÕES PARA ÁGUA PLUVIAL ESTÃO INDICADOS EM PLANTA BAIXA.
 - 7- TUBULAÇÃO Ø 100mm x 250mm e APARENTE - TUBO VILPFOIT - TÔRE OU EQUIVALENTE.
 - 8- TODOS OS FUNDOS, CANAIS, CANALETAS E LAJES IMPERMEABILIZADAS TERÃO DECLIVIDADE MAIOR OU IGUAL A QUEM EM DIREÇÃO AOS PONTOS DE ESCOAMENTO.

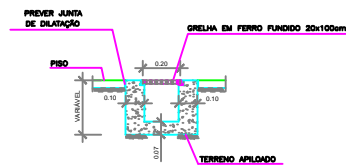

DETALHE DA CANALETA CONCRETO COM GRELHA DE FERRO
SEM ESCALA

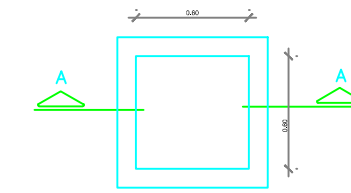

PLANTA BAIXA - CAIXA DE AREIA (CA) - 60x60
ESCALA 1/25

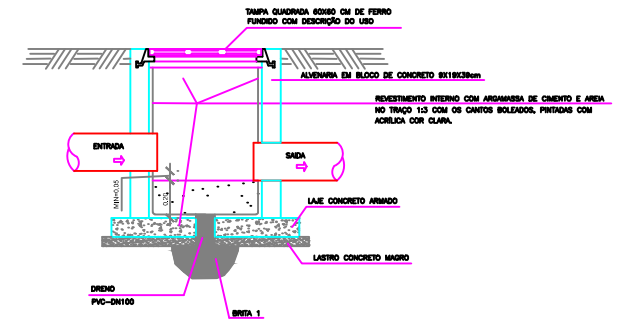

CORTE AA - CAIXA DE AREIA (CA) - 60x60
ESCALA 1/25

OS	DESCRIÇÃO	RESP.	DATA
05			
04			
03			
02			
01			
REVISÃO			
GOVERNO DO ESTADO DO ESPÍRITO SANTO			
SECRETARIA DE ESTADO DA EDUCAÇÃO - SEDU			
GERÊNCIA DE REDE FÍSICA ESCOLAR			
<p>SEDU</p> <p>RECONSTRUÇÃO DA QUADRA ESPORTIVA, URBANIZAÇÃO E REFORMA NA ESCOLA WILSON RODRIGUES DA SILVA</p> <p>RUA OTÁVIO BOROTO, 537 - CURRI, SÃO MATEUS - ES</p> <p>PROJETO DRENAGEM</p>			
PROJETO	ALMELO MENEGUELLI BERRIO	DRENAGEM	
COORDENADOR	WILSON RODRIGUES DA SILVA	INDICADA	METRO
COORDENADOR	EDSON DE OLIVEIRA PIRES	PROJETO	01/2018
COORDENADOR	WILSON RODRIGUES DA SILVA	PROJETO	01/2018
RESPONSÁVEL TÉCNICA		PROJETO	01/2018
PROJETO	SMA14-01-DR-R02.dwg	PROJETO	01/2018
<p>PLANTA BAIXA DA QUADRA ESPORTIVA DE CAIXA DE AREIA DET. DE CANALETA DE CONCRETO COM GRELHA</p>			01 01
PROJETO	ABRIL/2018	PROJETO	01/2018

CAPTURADO POR	
ANDRÉIA SEGLIA TÉCNICO DE EDIFICAÇÕES SEDU - GERFE	
DATA DA CAPTURA	27/01/2020 16:19:36 (HORÁRIO DE BRASÍLIA - UTC-3)
VALOR LEGAL	ORIGINAL
NATUREZA	DOCUMENTO NATO-DIGITAL

ASSINARAM O DOCUMENTO	
WILSON RODRIGUES GONÇALVES ARQUITETO COORD. SR SEDU - GERFE Assinado em 27/01/2020 14:49:20 Documento original assinado eletronicamente, conforme art. 6, § 1º, do Decreto 4410-R/2019.	
FELIPE DE BRITO AURÉLIO ENG. COORD. ELÉTRICO SR SEDU - GERFE Assinado em 27/01/2020 15:16:33 Documento original assinado eletronicamente, conforme art. 6, § 1º, do Decreto 4410-R/2019.	
EDSON DE OLIVEIRA PIRES ENGENHEIRO COORD. GERAL MASTER SEDU - GERFE Assinado em 27/01/2020 16:19:35 Documento original assinado eletronicamente, conforme art. 6, § 1º, do Decreto 4410-R/2019.	

A disponibilidade do documento pode ser conferida pelo link <https://e-docs.es.gov.br/documento/registro/2020-3QFH1>



Consulta via leitor de QR Code.