


LEGENDA E QUANTITATIVOS - EQUIPAMENTOS		
SÍMBOLO	DESCRIÇÃO	QUANT.
EXTINTORES PORTÁTEIS		
	CARGA DE PÓ A-B-C (2A, 20B-C)	11
ILUMINAÇÃO DE EMERGÊNCIA		
	LUMINÁRIAS PARA ILUMINAÇÃO DE EMERGÊNCIA	48

LEGENDA E QUANTITATIVOS - SINALIZAÇÃO					
SÍMBOLO	CODIGO	DESCRIÇÃO	IDENTIFICAÇÃO	QUANT.	TIPO
	S12	SAÍDA DE EMERGÊNCIA		07	SINALIZAÇÕES BÁSICAS DE ORIENTAÇÕES E SALVAMENTO
	S1	SAÍDA DE EMERGÊNCIA		08	
	S2	SAÍDA DE EMERGÊNCIA		07	
	E5	EXTINTOR DE INCÊNDIO		12	SINALIZAÇÕES BÁSICAS DE EQUIPAMENTOS
	E3	SINALIZAÇÃO DE SÓLO PARA EQUIPAMENTOS DE COMBATE A INCÊNDIO		16	

* VER NO DETALHE PLACA DE SINALIZAÇÃO PARA CENTRAL DE GÁS.

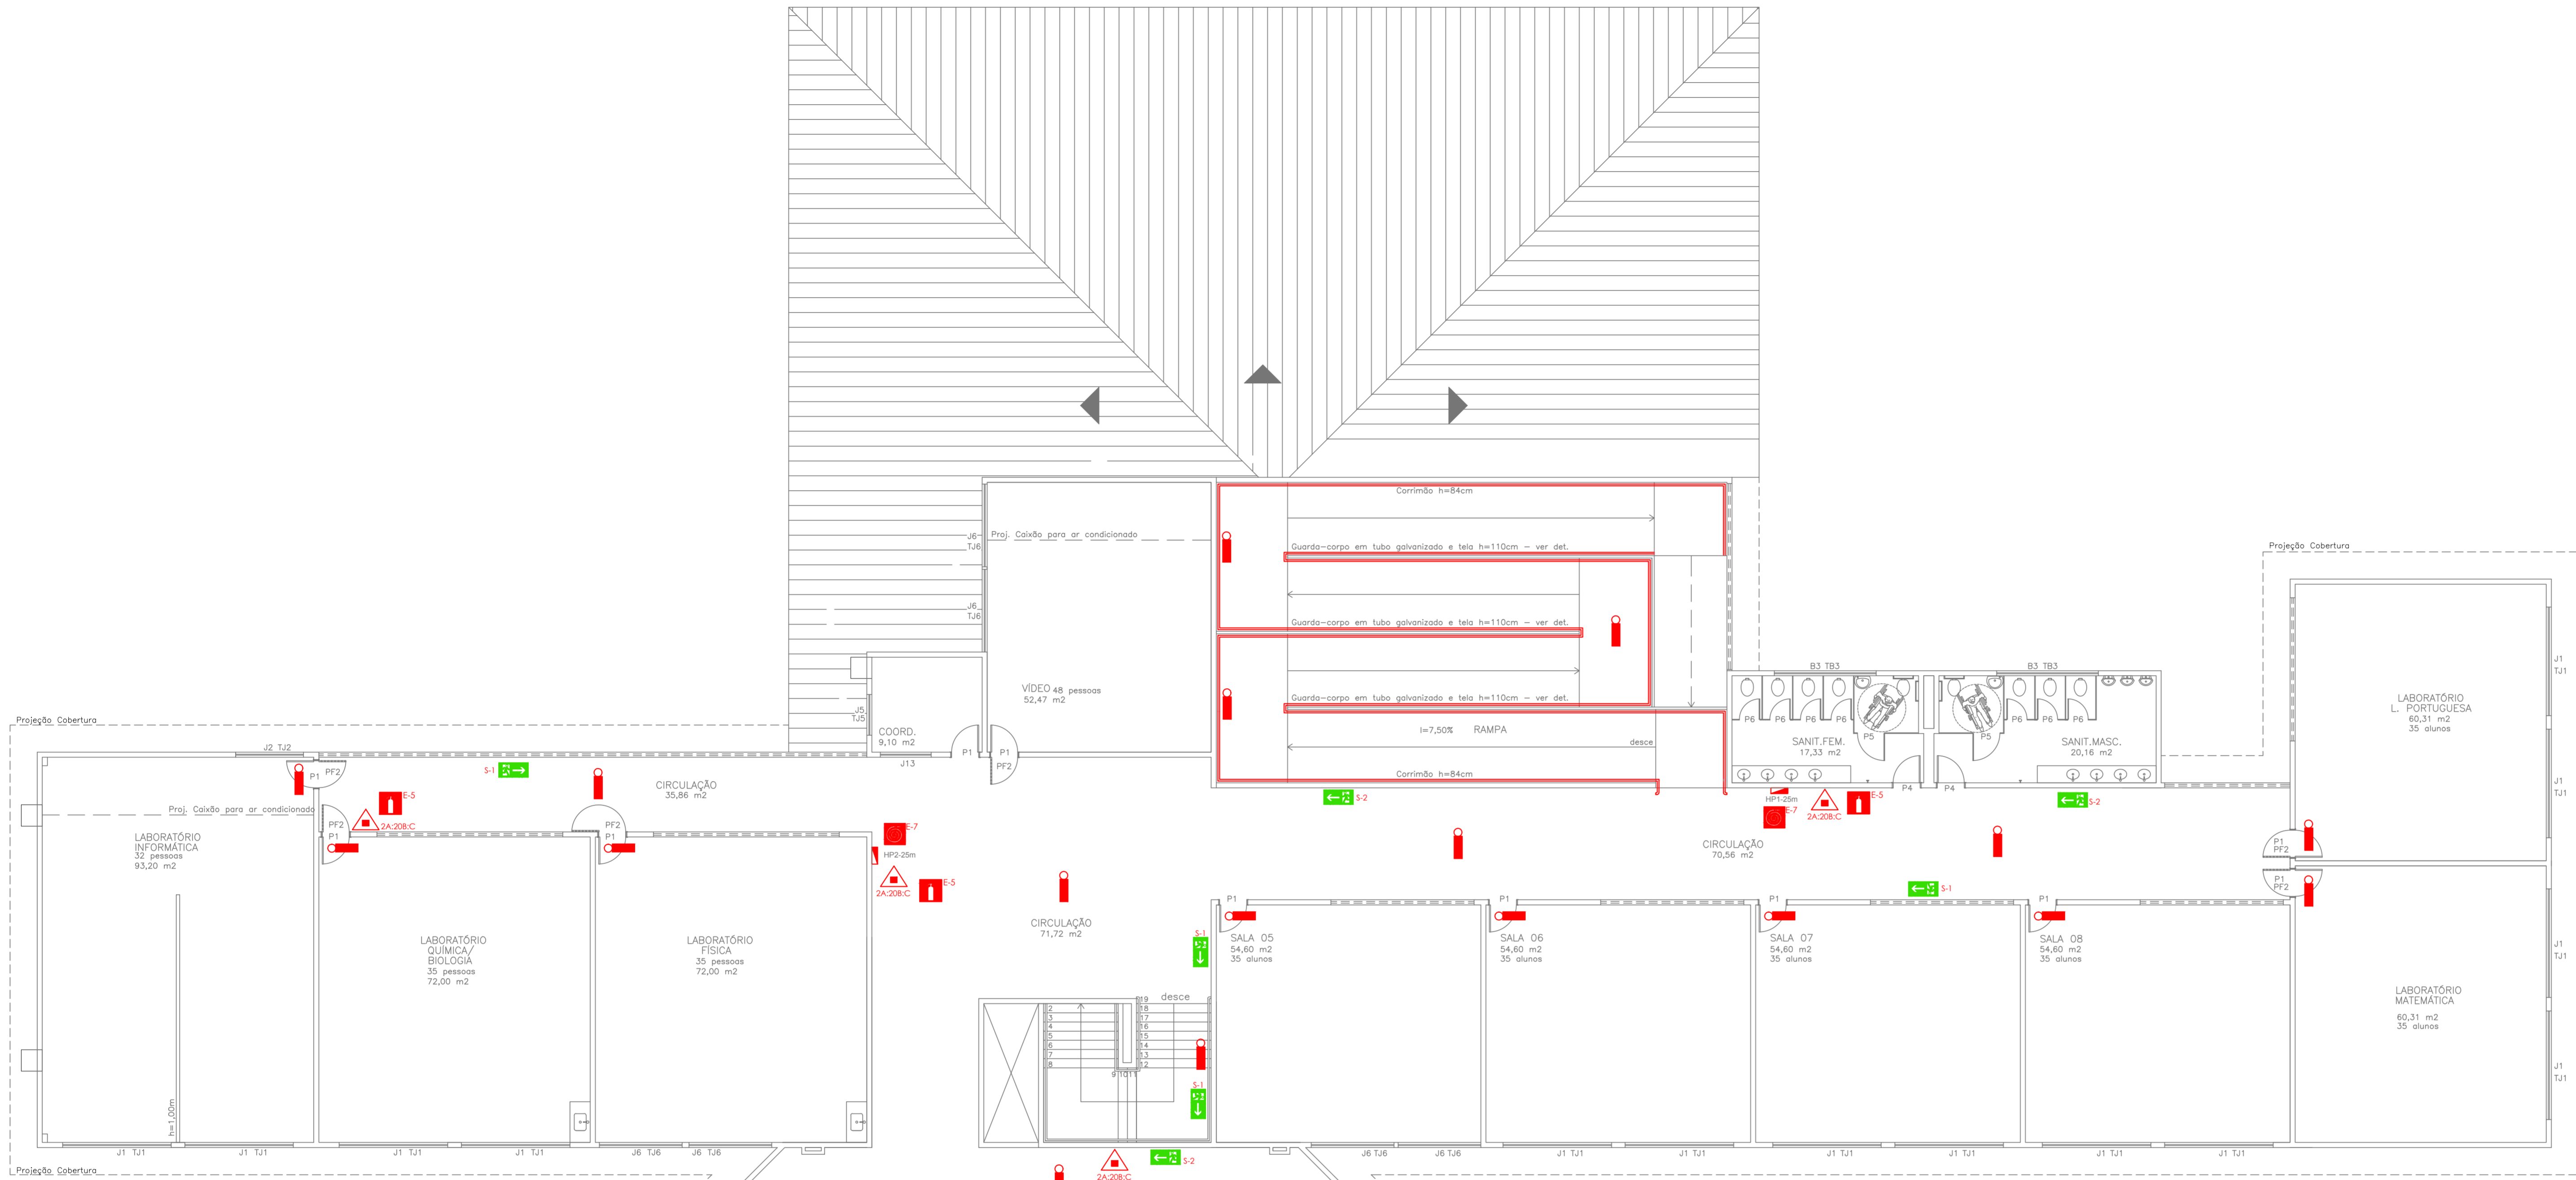

ESQUADRIAS EM MADEIRA			
PORTAS	DIMENSÕES (cm)	COMPARTIMENTO	QUANTIDADE (unid)
P1	80x210	DIREÇÃO, APOIO PEDAGÓGICO, SL. FORMAÇÃO PROF., SL. PROF., SALAS DE AULA, LAB. ARTES, LAB. HISTÓRIA, LAB. GEOGRAFIA, LAB. L.PORTUGUESA, LAB. MATEMÁTICA, BIBLIOTECA, LAB. INFORMÁTICA, LAB. FISICA, LAB. QUÍMICA/BIOL., LAB. L. ESTRANGEIRA, SL. VIDEO, COORDENAÇÃO SL. ED. FISICA	25
P2	80x210	SECRETARIA, ARQUIVO, SETOR PEDAG. MAT. DIDÁTICO, GRÊMIO/RÁDIO CANTINA, DEP. ED. FISICA	7
P3	80x210	COZINHA	01
P4	80x210	SANIT. DEFICIENTE, SANIT. ALUNOS VESTIÁRIOS ALUNOS	07
P5	80x155	SANIT. DEFICIENTE, SANIT. ALUNOS VEST. ALUNOS, VEST. FUNCIONÁRIOS	14
P6	50x155	SANIT. ALUNOS, SANIT. PROFESSORES VEST. ALUNOS, VEST. FUNCIONÁRIOS	24
P7	70x210	W.C. VISITANTES, W.C. DIREÇÃO SANIT. PROF. MAT. LIMPEZA VEST.FUNC.	08
P8	70x210	CAMARINS	02
P9	60x210	W.C. CAMARINS	02
P10	200x210	AUDITÓRIO	02
P11	80x210	ÁREA SERVIÇO, DEP. MERENDA	02

ESQUADRIAS EM ALUMÍNIO				
PORTAS	DIMENSÕES (cm)	COMPARTIMENTO	QUANTIDADE (unid)	
PA1	80x210	GUARITA	01	
JANELAS	DIMENSÕES (cm)	H PEITORIL (cm)	COMPARTIMENTO QUANTIDADE (unid)	
J1	320x140	110	AUDITÓRIO, SL. FORM. PROF. SL. AULA 02,03,04,06,07,08	33
J2	200x140	110	LAB. HISTÓRIA, LAB. GEOGRAFIA, LAB. L.PORTUGUESA, LAB. MATEM. LAB. QUÍMICA/BIOL., LAB. INFORM. LAB. FISICA, DEP. ED. FISICA	08
J3	200x100	150	COZINHA	02
J4	280x140	110	SECRETARIA, REFEITÓRIO	03
J5	120x140	110	ARQUIVO, APOIO PEDAGÓGICO, MAT. DIDÁTICO, COORDENAÇÃO SL. PROFESSORES,	10
J6	244x150	110	SL. AULA 01 E 05, LAB. FISICA SL. VIDEO	01
J7	300x250	—	BIBLIOTECA	02
J8	320x250	—	BIBLIOTECA	02
J9	80x140	110	GUARITA	01
J10	100x140	110	GUARITA	01
J11	83+128+55x140	110	GUARITA	01
J12	280x200	90	REFEITÓRIO	02
J13	150x140	110	GRÊMIO, COORDENAÇÃO	02

ESQUADRIAS EM FERRO			
PORTAS	DIMENSÕES (cm)	COMPARTIMENTO	QUANTIDADE (unid)
PF1	200x270	ENTRADA PRINCIPAL	01
PF2	80x210	SECRETARIA, MAT. DIDÁTICO, GRÊMIO/RÁDIO, DEP. ED. FISICA, CANTINA, DEP. MERENDA, LAB. ARTES, LAB. L. ESTRANGEIRA, BIBLIOTECA, LAB. INFORM. LAB. FISICA, LAB. QUÍMICA/BIOL., SL. VIDEO, LAB. HISTÓRIA, LAB. GEOGR. LAB. L.PORTUGUESA, LAB. MATEMÁTICA, DEP. LIXO	19
PF3	190x250	REFEITÓRIO	01
PF4	180x250	ENTRADA LATERAL	01
PF5	300x250	PÁTIO COBERTO	02
PF6	200x250	QUADRA POLIESPORTIVA	03
PF7	400x250	ENTRADA VEICULOS	01
PF8	100x250	ENTRADA PEDESTRES	01

Nº.	DESCRIÇÃO	RESP.	DATA
05			
04			
03			
02			
01			

R E V I S Ã O

GOVERNO DO ESTADO DO ESPÍRITO SANTO

SECRETARIA DE ESTADO DA EDUCAÇÃO - SEDU

GERÊNCIA DE REDE FÍSICA ESCOLAR

SEDU

EEM PROF JOSE RENATO DA COSTA PACHECO

ENDEREÇO: AV. ENG° CHARLES BITRAN, 251, JARDIM CAMBURI – VITÓRIA

PRINCIPAIS: LOCAÇÃO DE EQUIPAMENTOS		COMBATE INCÊNDIO	
SECRETÁRIO ESTADUAL: AURÉLIO MENEGELLI RIBEIRO	ESCALA: INDICADA	UNIDADE: METRO	
GERENTE DA GERFE: MARCELO AMORIM GONÇALVES	COORDENADOR GERAL: EDSON DE OLIVEIRA PIRES	CRÉA-MG: 64866/D	VISTO:
AUTOR PROJETO: EDSON DE OLIVEIRA PIRES	CO-AUTOR PROJETO: GIANCARLO MAYER SIAS	CRÉA-ES: 034523/D	VISTO:
RESPONSÁVEL TÉCNICO:	ARQUIVO: L2VIX18-01-IN-R00-03.dwg	CRÉA:	VISTO:
REFERÊNCIA:	DESENHO: FORTUNATO REBLIN ULIANA	FOLHA:	VISTO:

PLANTA BAIXA PAV. SUPERIOR
DETALHE CENTRAL DE GÁS
QUADRO DE ESQUADRIAS

FORMATO: A1+


OBSERVAÇÕES:

DATA: AGOSTO/2019

VISTO:

REVISÃO:

02
02

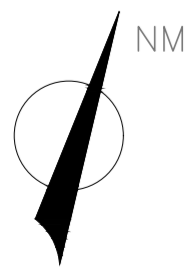

PAV. SUPERIOR – PLANTA BAIXA
ESCALA: 1/100