



PROJEÇÃO: COBERTURA QUADRA
 PLANTA BAIXA COBERTURA
 ESCALA: 1/200

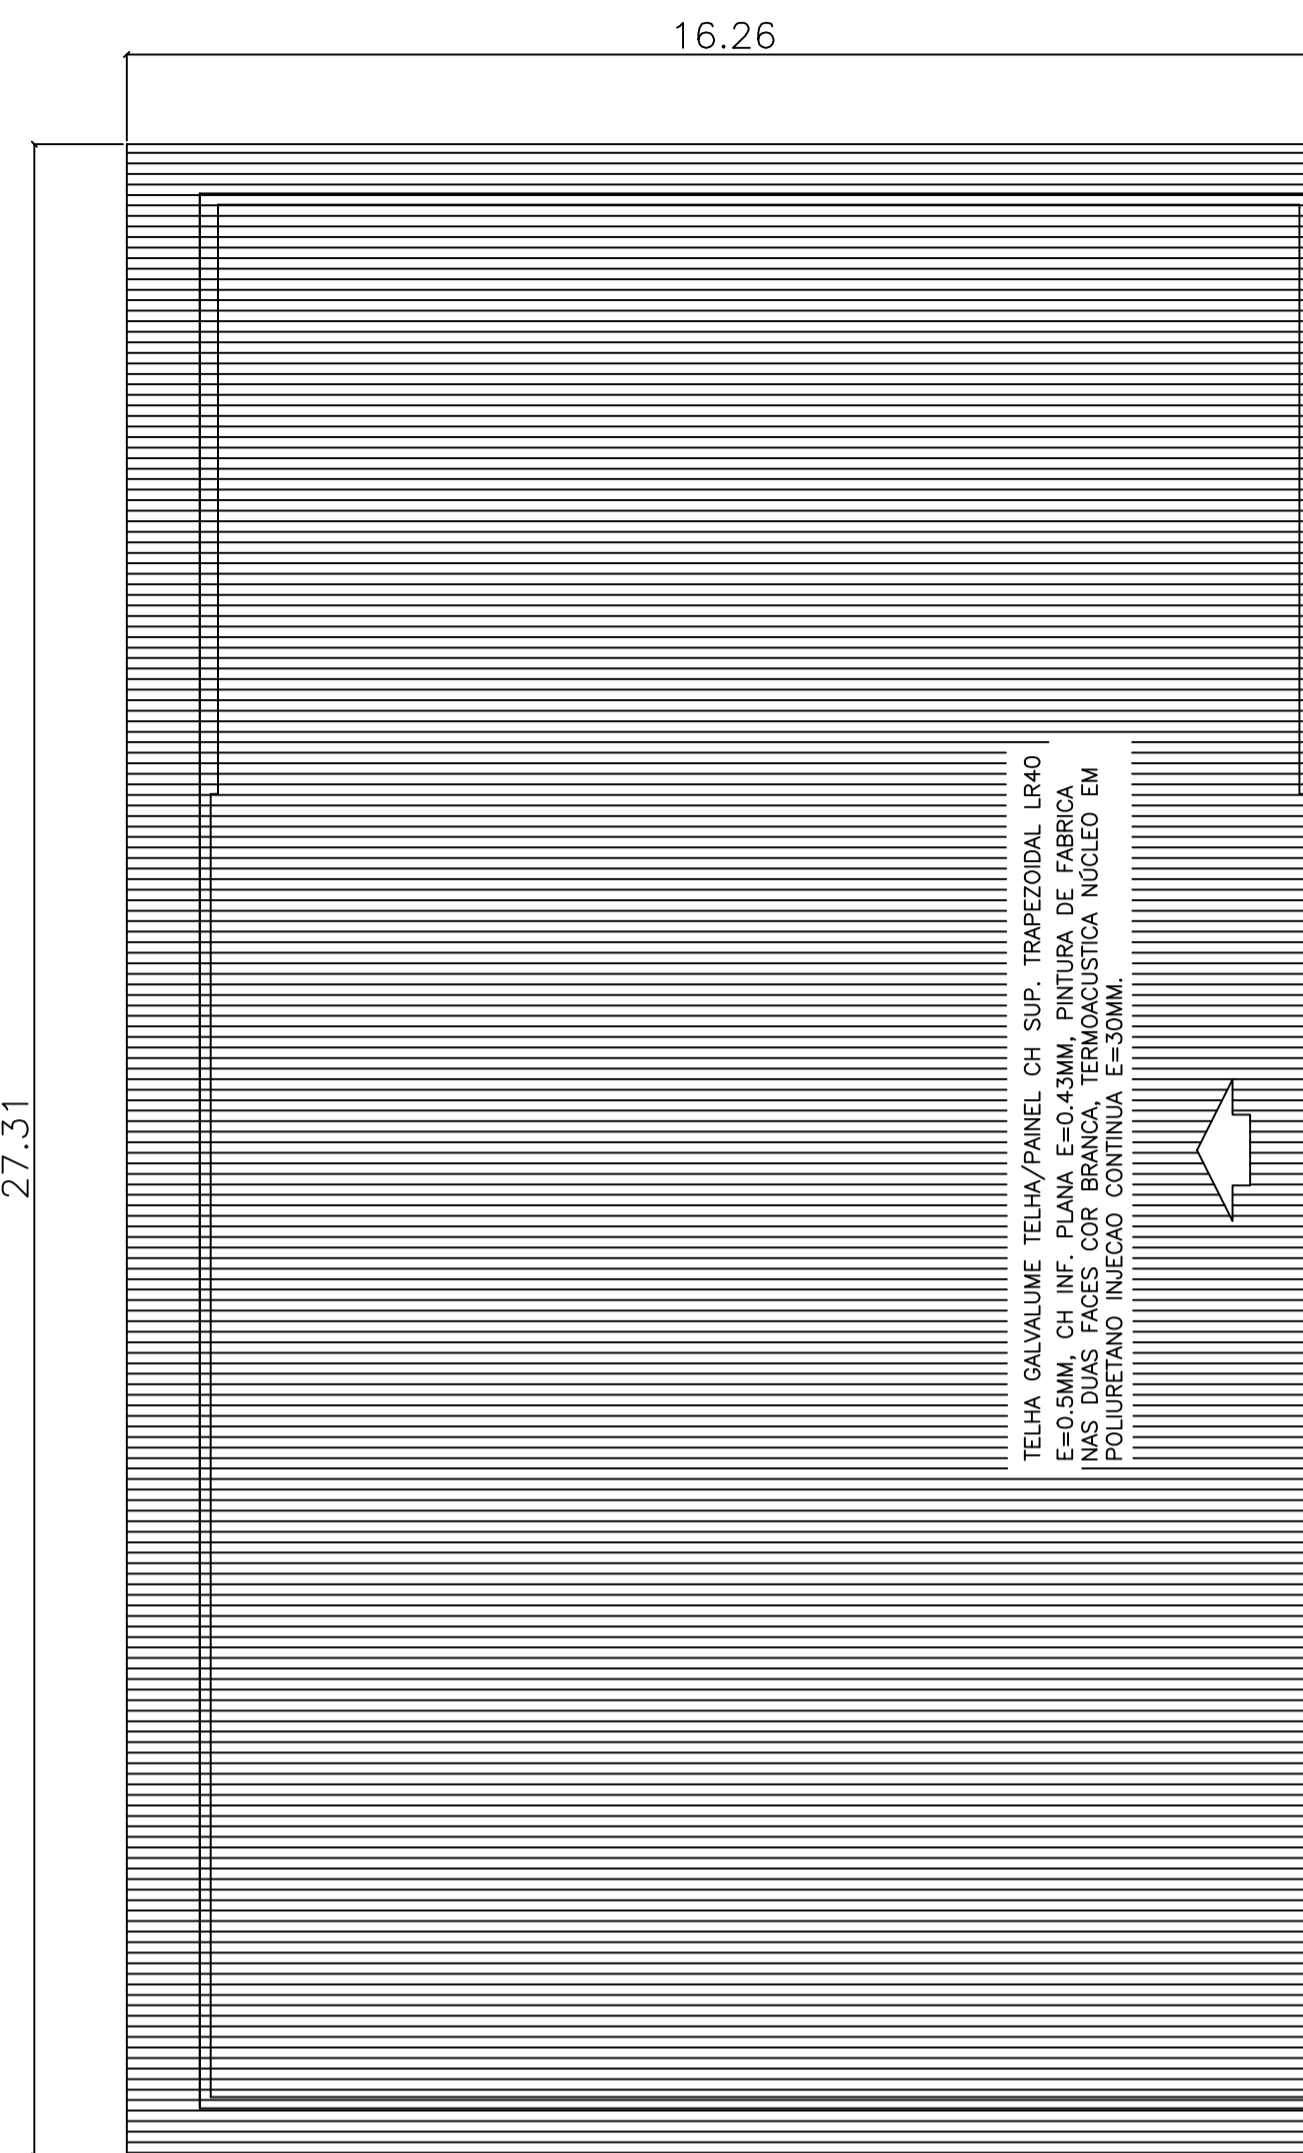


PROJEÇÃO: COBERTURA 02
 ESCALA: 1/100

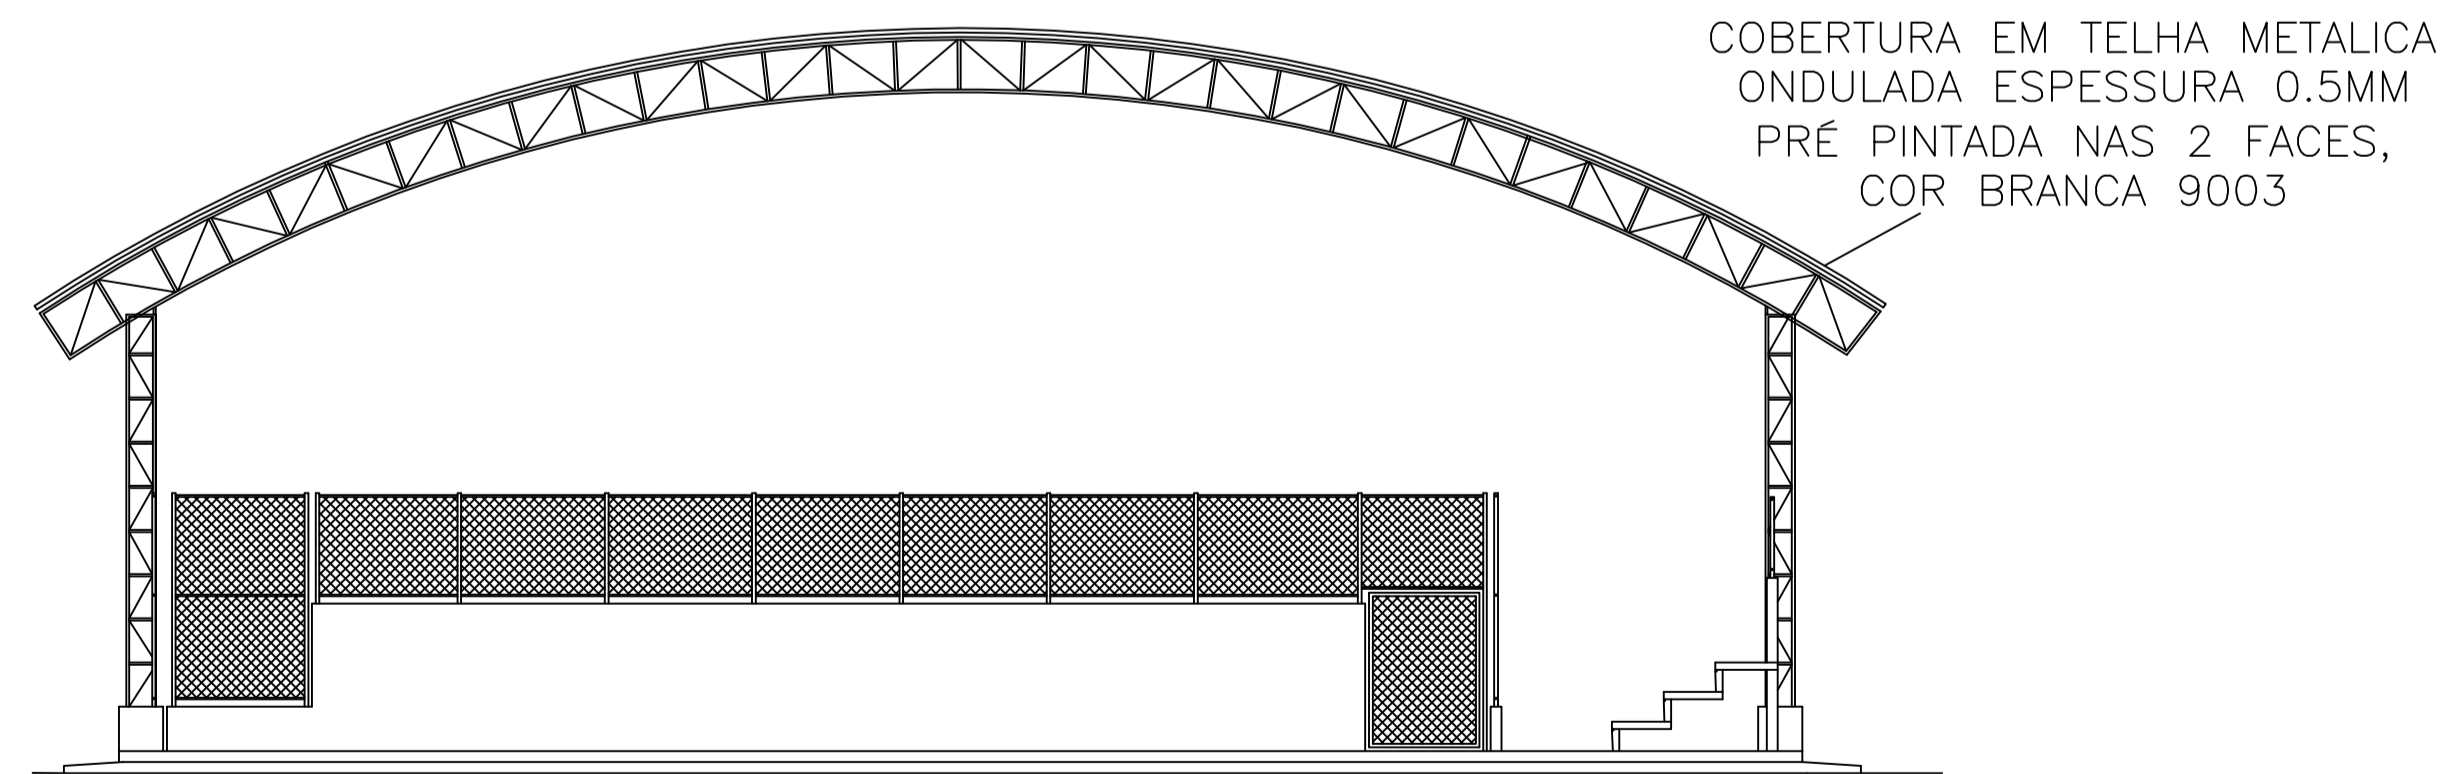

CORTE - QUADRA
 ESCALA: 1/100

TELHA GALVALUME TELHA/PAINEL CH SUP. TRAPEZOIDAL LR40 E=0.5MM, CH INF. PLANA E=0.43MM, PINTURA DE FABRICA NAS DUAS FACES COR BRANCA, TERMOACUSTICA NÚCLEO EM POLIURETANO INJECAO CONTINUA E=30MM.

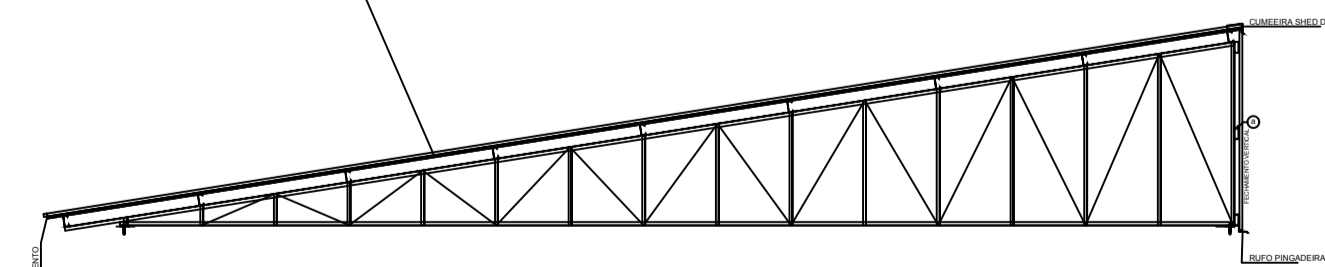

CORTE - COBERTURA 02
 ESCALA: 1/100

Wilson Rodrigues Gonçalves
 Arqº. Urbanista - Coord. de Projetos
 CAU A24721-9

EDSON DE OLIVEIRA PIRES
 COORDENADOR GERAL
 ENGENHEIRO CIVIL
 CREA MG 64866/D

PEDRO PAULO PASSOS WYATT
 ENGENHEIRO CIVIL
 CREA ES 029921/D

Moisés Brito Sobrinho
 Engº Civil - Coord. Civil
 CREA RJ 36404/D

Nº	DESCRIÇÃO	RESP.	DATA
05			
04			
03			
02			
01			

REVISÃO



GOVERNO DO ESTADO DO ESPÍRITO SANTO
 SECRETARIA DE ESTADO DA EDUCAÇÃO - SEDU
 GERÊNCIA DE REDE FÍSICA ESCOLAR



TÍTULO: **EEEFM SIRENA REZENDE FONSECA PLANTA BAIXA QUADRA DE ESPORTES**

ENDEREÇO: RUA JOSÉ LOUREIRO PRATA, 190, CELINA, ALEGRE, ES, 29.510-000

PRANCHA:	ARQUITETURA	PROJETO:	ARQUITETÔNICO
SUBSECRETÁRIO DE SUPORTE À EDUCAÇÃO:	AURÉLIO MENEGUELLI RIBEIRO	GERENTE DA GERFE:	MARCELO AMORIM GONÇALVES
COORDENADOR GERAL EPC:	EDSON DE OLIVEIRA PIRES	ESCALA:	INDICADA
AUTOR PROJETO:	PEDRO PAULO PASSOS WYATT	UNIDADE:	METRO
CO-AUTOR PROJETO:	CO-AUTOR DO PROJETO	CREA:	MG-64866/D
RESPONSÁVEL TÉCNICO:	PEDRO PAULO PASSOS WYATT	CREA:	
ARQUIVO:	L1ALE08-02-AQ-ROO.dwg	DESENHO:	

REFERÊNCIA: PLANTA DE COBERTURA - QUADRA DE ESPORTES E BLOCO 02 CORTES

FOLHA: **03**
04

FORMATO:	OBSERVAÇÕES:	DATA:	VISTO:	REVISÃO:
A1		JULHO/2019		