

PLANTA BAIXA - INSTALAÇÃO HIDRAULICA DO NOVO CASTELO D'ÁGUA
 ESCALA: 1:75


NOTAS GERAIS:

- 01- TUBOS E CONEXÕES PARA ÁGUA FRIA DEVERÃO SER DE PVC RÍGIDO SOLDÁVEL, SALVO ONDE INDICADO.
- 02- AS ENTRADAS E SAÍDAS DE ÁGUA NAS CAIXAS D'ÁGUA SERÃO SEMPRE ATRAVÉS DE FLANGES APROPRIADOS, DEVENDO AINDA RECEBER VEDAÇÕES COM SILICONE NOS PONTOS DE CONTATO.
- 03- TODOS OS TUBOS APARENTES (NÃO EMBUTIDOS NA ALVENARIA) SERÃO FIXADOS COM FITAS METÁLICAS ADEQUADAS.
- 04- NOS CRUZAMENTOS DE TUBULAÇÃO DE ESGOTO COM TUBULAÇÃO DE ÁGUA FRIA, A PRIMEIRA DEVERÁ SER REVESTIDA COM UMA CAMADA DE CONCRETO IMPERMEABILIZANTE COM, NO MÍNIMO, 10CM DE ESPESURA.
- 05- COTAS EM METRO, SALVO ONDE INDICADO.
- 06- CONFERIR AS MEDIDAS NO LOCAL ANTES DA EXECUÇÃO.

- LEGENDA:**
- TUBULAÇÃO DE ÁGUA FRIA - AF
 - TUBULAÇÃO DE ÁGUA FRIA VITRIFICADA - AFV
 - INDICAÇÃO DE REDUÇÃO DO DIÂMETRO
 - ├ TE 90°
 - └ TE DE REDUÇÃO 90°
 - └ COTOVELO DE 90°
 - RG - REGISTRO DE GAVETA
 - ⊕ RP - REGISTRO DE PRESSÃO
 - ⊕ TJ - TORNEIRA DE JARDIM
 - ⊕ RB - REGISTRO DE BÓIA
 - ⊕ UNIAO
 - ⊕ VD - VÁLVULA DE DESCARGA
 - ⊕ ABRIGO PARA CAVALETE
- TIPO DE TUBULAÇÃO**
- AFV - ÁGUA FRIA VITRIFICADA
 - AF - ÁGUA FRIA
- DIÂMETRO DA TUBULAÇÃO**
- EM MILÍMETROS
 - POLSÇOGAS

NOTA:

1 - MATERIAL DAS TUBULAÇÕES:
 - ÁGUA FRIA - PVC RÍGIDO MARRON

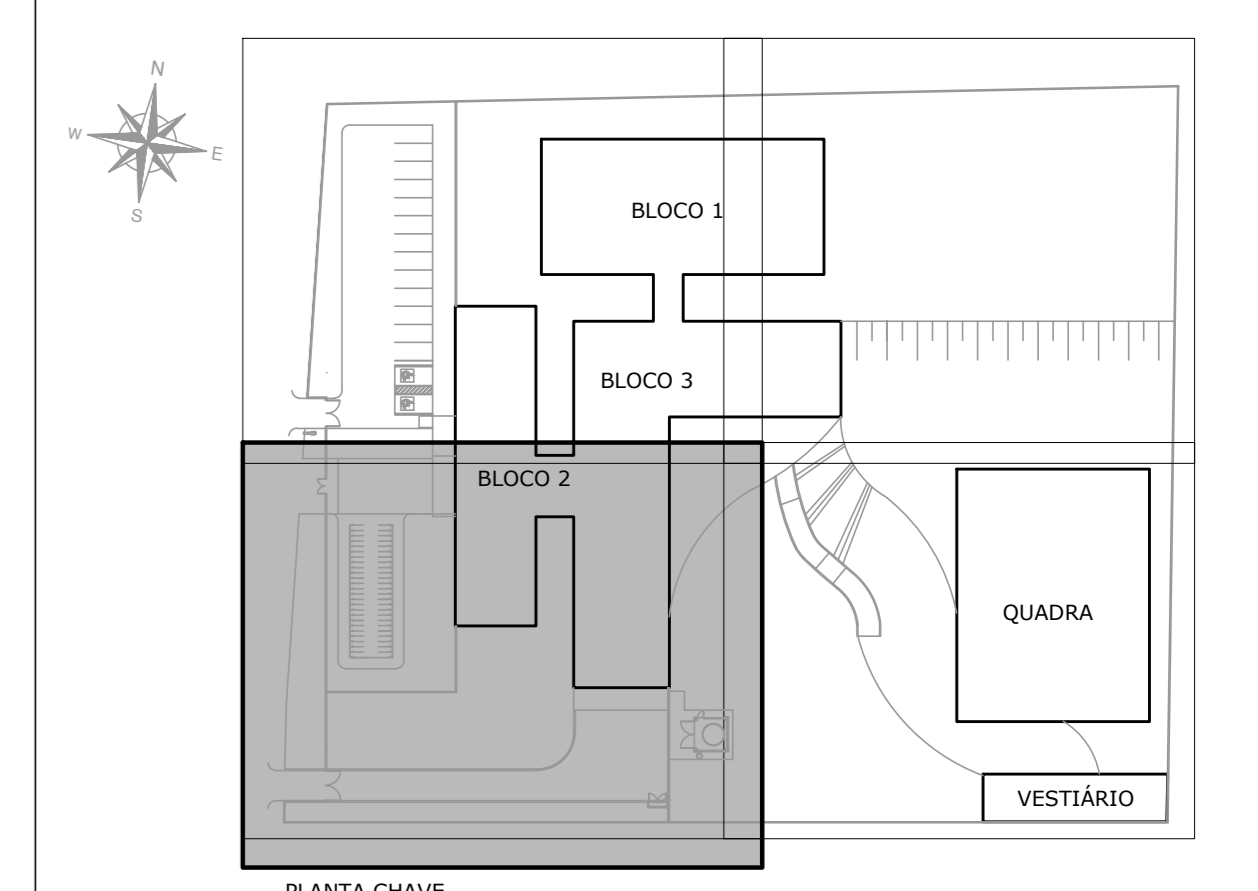

| N.º | DESCRIÇÃO | RESP. | DATA |
|-----|-----------|-------|------|
| 05 | | | |
| 04 | | | |
| 03 | | | |
| 02 | | | |
| 01 | | | |

REVISÃO


| | | |
|--|--|--|
| | GOVERNO DO ESTADO DO ESPÍRITO SANTO SECRETARIA DE ESTADO DA EDUCAÇÃO - SEDU GERÊNCIA DE REDE FÍSICA ESCOLAR | |
|--|--|--|

REFORMA E AMPLIAÇÃO DA EEEFM CÂNDIDO PORTINARI

| | | | |
|---|-------|------------------------|--------------|
| ENDEREÇO: RUA PRINCIPAL, S/N. JUNCADO - SORETAMAI - ES | | PROJETO: | |
| FRANCHA: REDE HIDRAULICA | | HIDRAULICA | |
| SUBSECRETARIO ESTADUAL: AURELIO MENEZES RIBEIRO | | UNIDADE: METRO | |
| GERENTE DA GEREL: MARCELO AMORIM GONCALVES | | INDICADA: | |
| COORDENADOR GENL. EPC: EDSON DE OLIVEIRA PIRES | | VOTO: | |
| AUTOR PROJETO: KLEYSIANA DE ASSIS ESPERIDON VILLELA PEDRAS | | CREA: ES-9548D | |
| CO-AUTOR PROJETO: | | CAU-ES: | |
| RESPONSÁVEL TÉCNICO: | | VOTO: | |
| ARQUIVO: S0009-001-HS-R00-01.dwg | | DESENHO: KLEYSIANA | |
| REFERÊNCIA: | | FOLHA: | |
| PLANTA BAIXA TÉRREO ÁGUA FRIA INSTALAÇÃO NOVO CASTELO D'ÁGUA | | 01 02 | |
| DATA: JULHO/2019 | VOTO: | REVISÃO: | OBSERVAÇÕES: |


PLANTA PISO SUPERIOR

ESCALA: 1/50

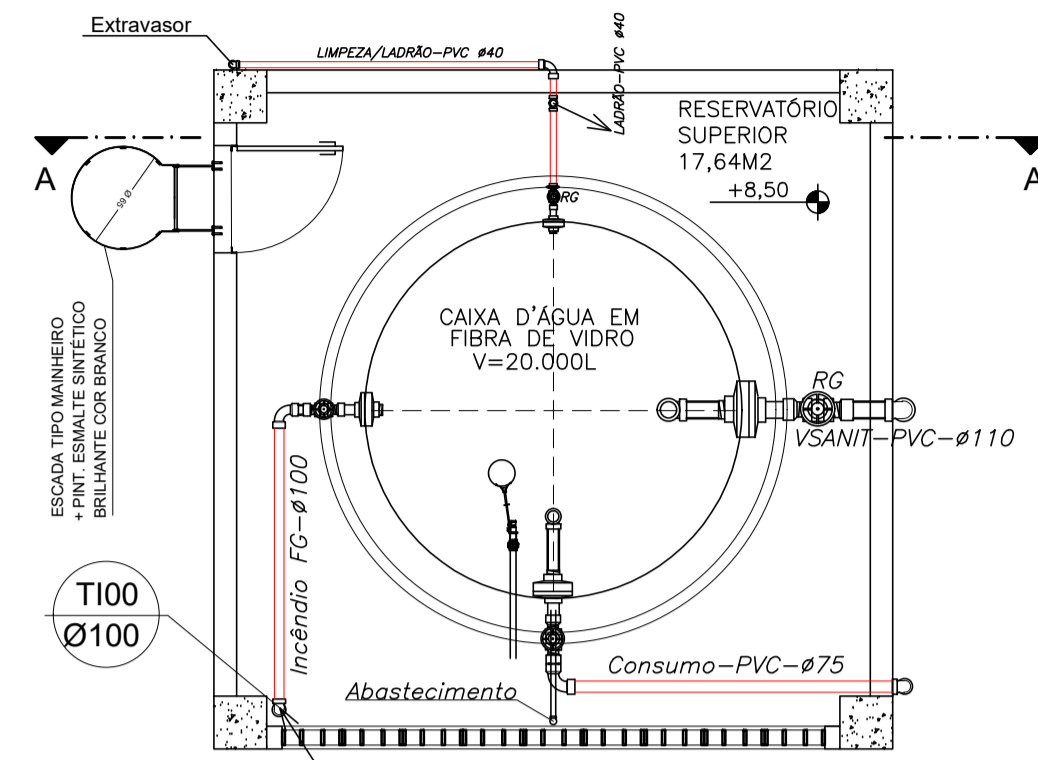


PLANTA CASA BOMBAS DE INCÊNDIO

ESCALA: 1/50

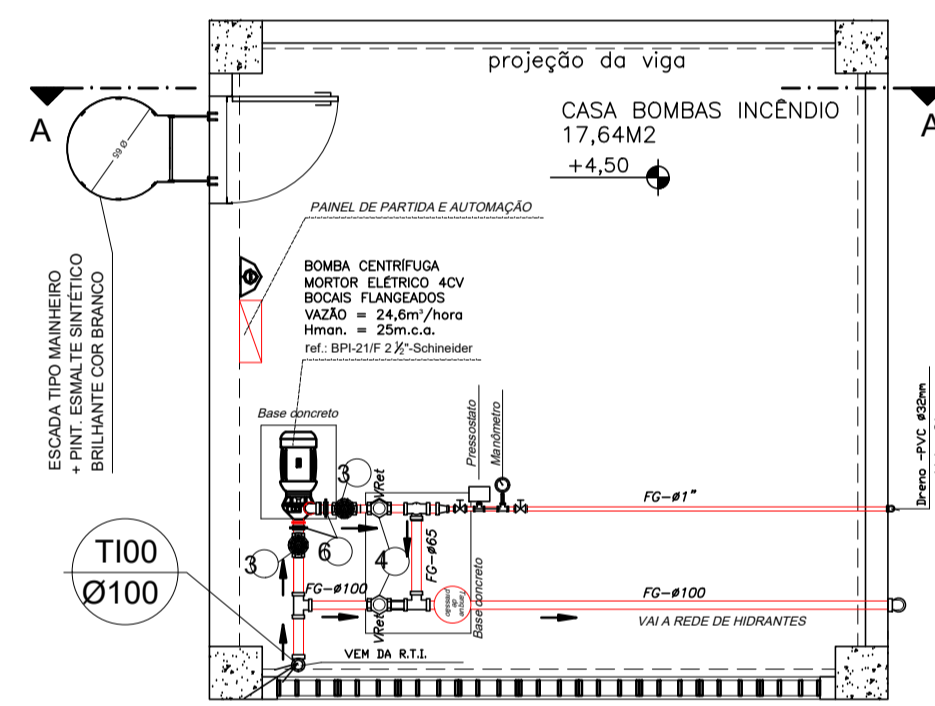


PLANTA PISO TÊRREO

ESCALA: 1/50

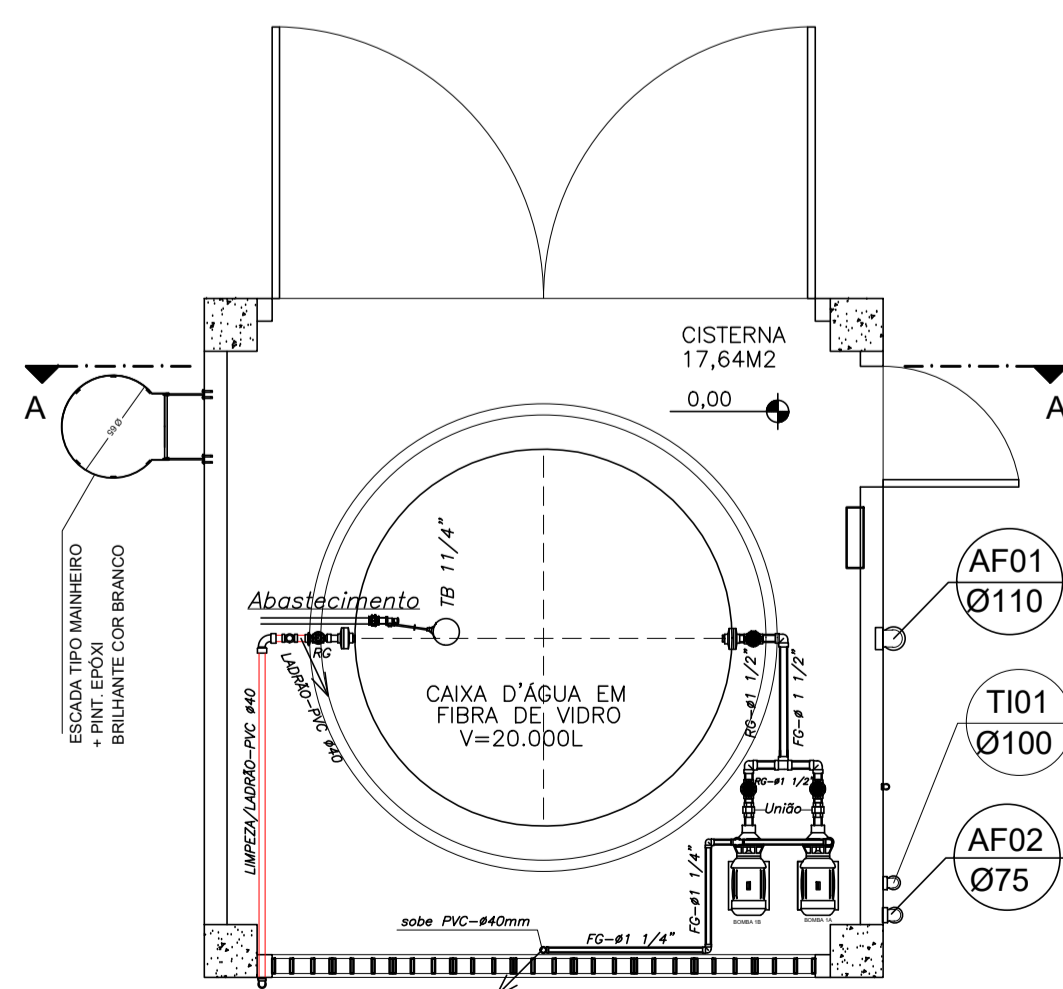

CORTE AA

ESCALA: 1/50

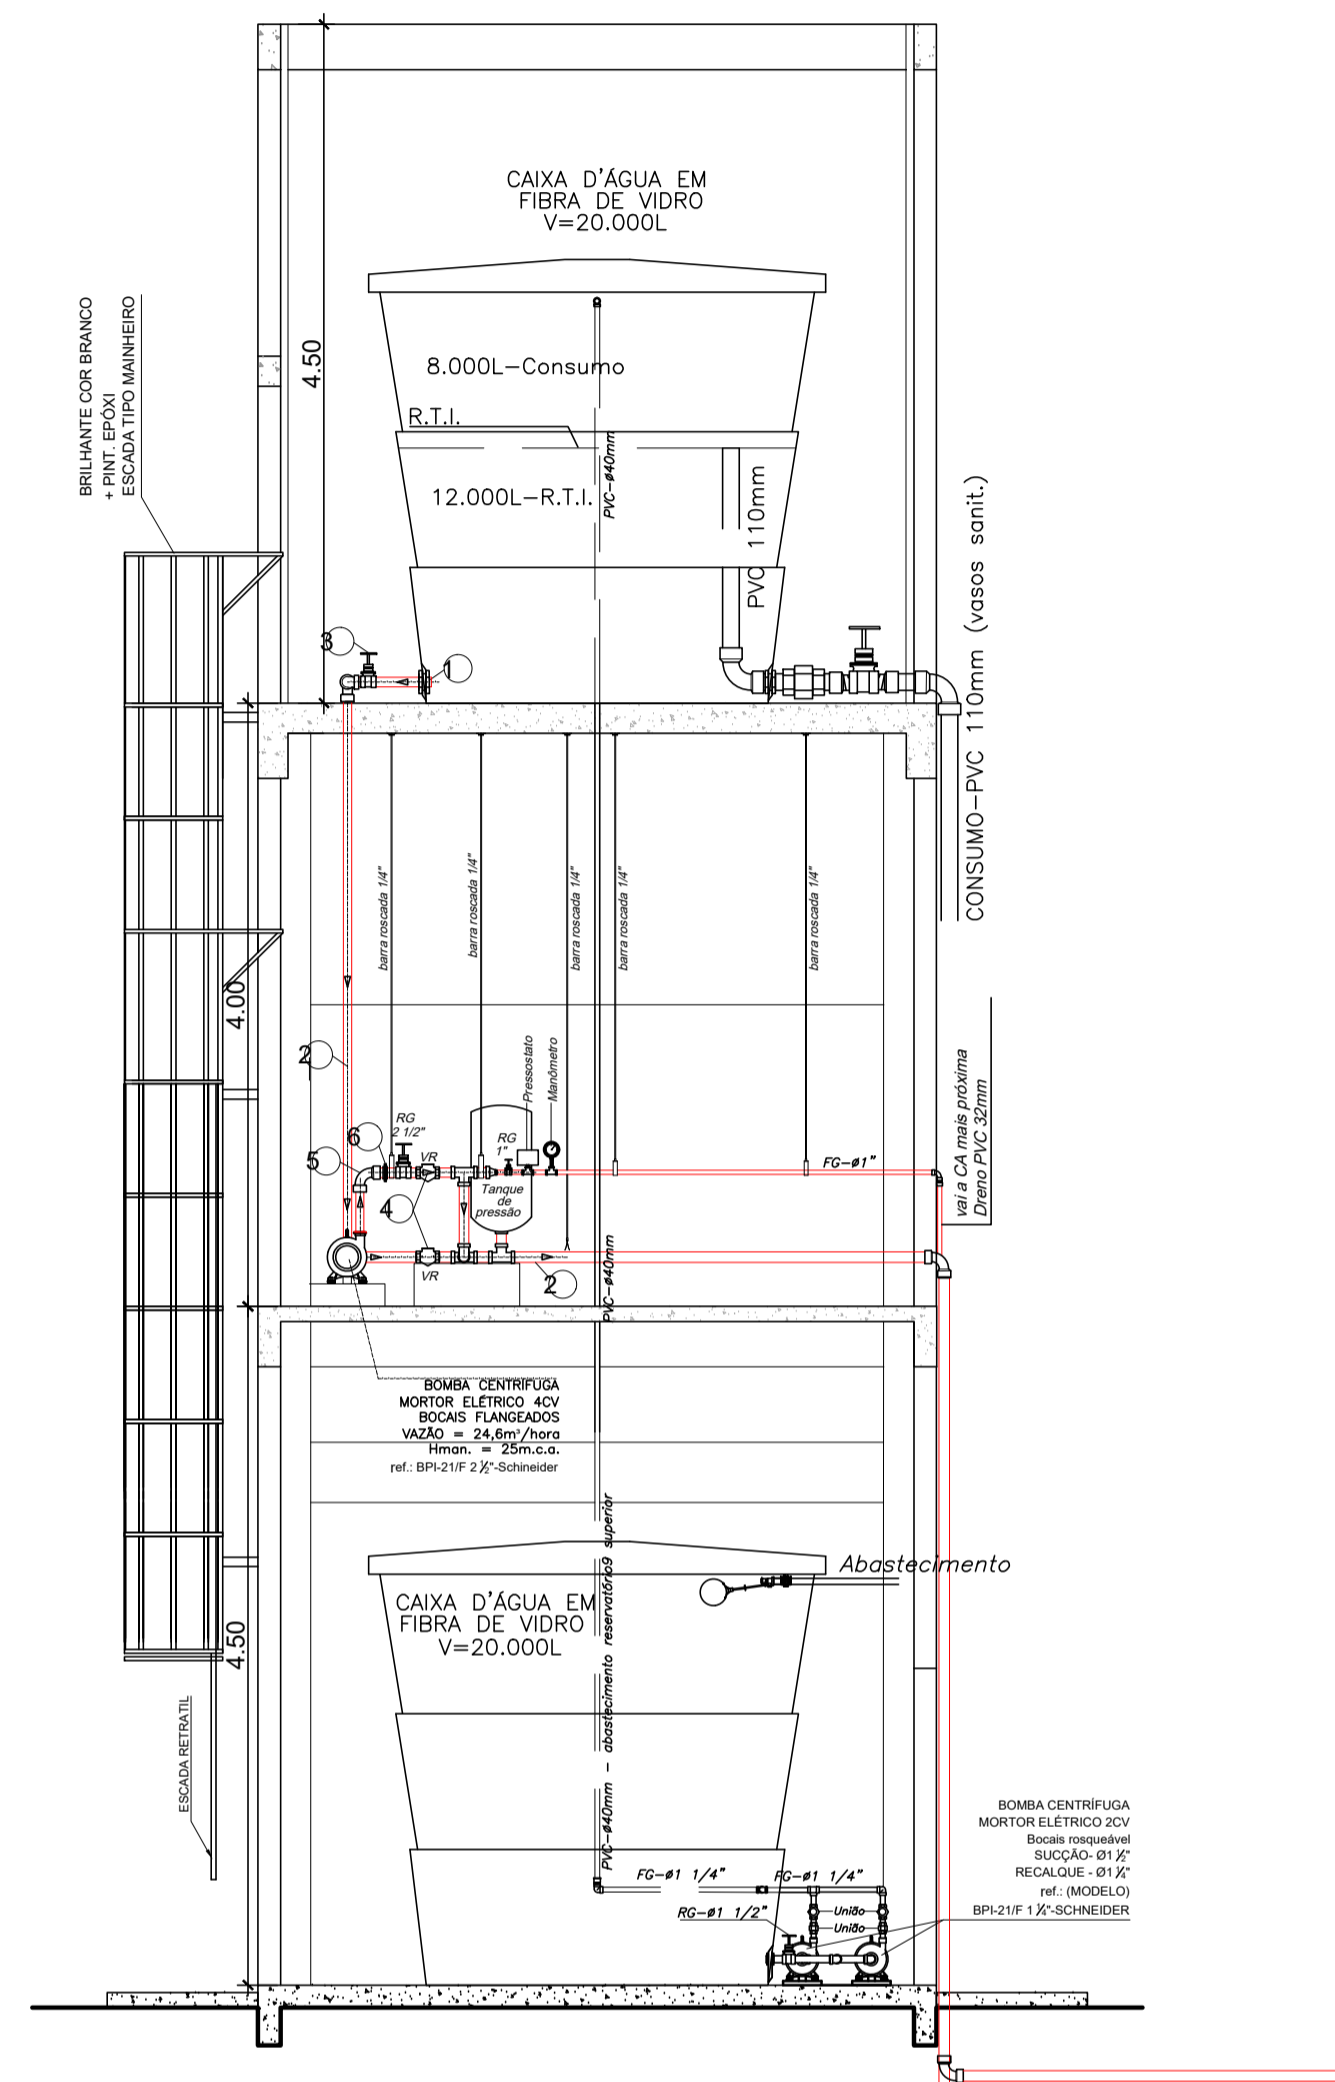

LEGENDA:

- TUBULAÇÃO DE ÁGUA FRIA - AF
 - INDICAÇÃO DE REDUÇÃO DO DIÂMETRO
 - T TÊ 90°
 - T TÊ DE REDUÇÃO 90°
 - L COTOVELO DE 90°
 - RG - REGISTRO DE GAVETA
 - ≡ RP - REGISTRO DE PRESSÃO
 - TJ - TORNEIRA DE JARDIM
 - RB - REGISTRO DE BÓIA
 - UNIÃO
 - ⊕ VD VÁLVULA DE DESCARGA
 - ▭ ABRIGO PARA CAVALETE
- TIPO DE TUBULAÇÃO
- AFV - ÁGUA FRIA VALVULAS
 - AF - ÁGUA FRIA
- DIÂMETRO DA TUBULAÇÃO
- EM MILÍMETROS OU PÓLEGADAS

NOTA:

- 1 - MATERIAL DAS TUBULAÇÕES:
- ÁGUA FRIA - PVC RÍGIDO MARROM
- PVC RÍGIDO MARROM

| 05 | | | |
|-----|-----------|-------|------|
| 04 | | | |
| 03 | | | |
| 02 | | | |
| 01 | | | |
| N.º | DESCRIÇÃO | RESP. | DATA |

REVISÃO

| | | |
|--|---|--|
| | GOVERNO DO ESTADO DO ESPÍRITO SANTO SECRETARIA DE ESTADO DA EDUCAÇÃO - SEDU | |
| | GERÊNCIA DE REDE FÍSICA ESCOLAR | |
| | SEDU | |

| | | | |
|---|---------------------------|----------------------------|-----------------|
| TÍTULO: REFORMA E AMPLIAÇÃO DA EEEFM CÂNDICO PORTINARI | | | |
| ENDEREÇO: RUA PRINCIPAL, S/N, JUNCADO - SOORETAMAV ES | | | |
| PRANCHA: CASTELO D'ÁGUA | | PROJETO: HIDRÁULICO | |
| SUBSECRETÁRIO ESTADUAL: AURÉLIO MENEGELLI RIBEIRO | | | |
| GERENTE DA GERFE: MARCELO AMORIM GONÇALVES | ESCALA: | UNIDADE: | CENTÍMETRO |
| COORDENADOR GERAL EPC: EDSON DE OLIVEIRA PIRES | CREA: MG-64866/D | VISTO: | |
| AUTOR PROJETO: KLEYSIANA DE ASSIS ESPERIDON VILLELA PEDRAS | CREA: ES-9548/D | VISTO: | |
| CO-AUTOR PROJETO: | CREA: | VISTO: | |
| RESPONSÁVEL TÉCNICO: | CREA: | VISTO: | |
| ARQUIVO: SOO09-D01-HS-R00-02.dwg | DESENHO: KLEYSIANA | VISTO: | |
| REFERÊNCIA: | | FOLHA: | |
| CASTELO D'ÁGUA PLANTA BAIXA, CORTE E DETALHES | | 02 | |
| FORMATO: A1 | OBSERVAÇÕES: | DATA: JULHO/2019 | REVISÃO: |

| | |
|--|---|
| CAPTURADO POR | |
| ANDRÉIA SEGLIA TEC DE EDIFICACOES SEDU - GERFE | |
| DATA DA CAPTURA | 12/05/2020 14:04:49 (HORÁRIO DE BRASÍLIA - UTC-3) |
| VALOR LEGAL | ORIGINAL |
| NATUREZA | DOCUMENTO NATO-DIGITAL |

| | |
|---|--|
| ASSINARAM O DOCUMENTO | |
| KLEYSIANA DE ASSIS ESPERIDON VILLELA PEDRAS ENG CIVIL JR SEDU - GERFE Assinado em 12/05/2020 11:07:27 Documento original assinado eletronicamente, conforme art. 6, § 1º, do Decreto 4410-R/2019. | |
| WILSON RODRIGUES GONÇALVES ARQUITETO COORD SR SEDU - GERFE Assinado em 12/05/2020 13:51:56 Documento original assinado eletronicamente, conforme art. 6, § 1º, do Decreto 4410-R/2019. | |
| MOISÉS BRITO SOBRINHO ENG COORD CIVIL SR SEDU - GERFE Assinado em 12/05/2020 14:04:49 Documento original assinado eletronicamente, conforme art. 6, § 1º, do Decreto 4410-R/2019. | |
| FELIPE DE BRITO AURÉLIO ENG COORD ELETRIC SR SEDU - GERFE Assinado em 12/05/2020 12:01:47 Documento original assinado eletronicamente, conforme art. 6, § 1º, do Decreto 4410-R/2019. | |
| EDSON DE OLIVEIRA PIRES ENG COORD GERAL MAST SEDU - GERFE Assinado em 12/05/2020 13:43:06 Documento original assinado eletronicamente, conforme art. 6, § 1º, do Decreto 4410-R/2019. | |

A disponibilidade do documento pode ser conferida pelo link <https://e-docs.es.gov.br/documento/registro/2020-F55X33>



Consulta via leitor de QR Code.