

NOTAS GERAIS:

01- TUBOS E CONEXÕES PARA ÁGUA FRIA DEVERÃO SER DE PVC RÍGIDO SOLDÁVEL.

02- AS CONEXÕES TERMINAIS DE SAÍDA PARA ÁGUA FRIA DEVERÃO SER DE PVC SOLDÁVEL E COM ROSCA E BUCHA DE LATÃO.

03- OBECECER LAY OUT DA PLANTA DE IMPLANTAÇÃO;

04- AS ENTRADAS E SAÍDAS DE ÁGUA NAS CAIXAS D'ÁGUA SERÃO SEMPRE ATRAVÉS DE FLANGES ADEQUADOS, DEVENDO AINDA RECEBER VEDAÇÕES COM SILICONE NOS PONTOS DE CONTATO.

05- TODOS OS TUBOS DE ESGOTO EM TRECHOS HORIZONTAIS DEVEM TER UM CALAMENTO MÍNIMO DE 1%.


06- TUBOS E CONEXÕES PARA ESGOTO SANITÁRIO DEVERÃO SER DE PVC RÍGIDO PONTA E BOLSA COM VIROLA SÉRIE "EG", QUE TAMBÉM PODEM SER SOLDADOS, MARCA DE REFERÊNCIA TRIGRE OU EQUIVALENTE.

07- A CAIXA DE INSPEÇÃO, DEVERÁ SER EXECUTADA EM ALVENARIA DE BLOCO DE CONCRETO C/ FUNDO EM CONCRETO ARMADO COM TODAS AS FACES INTERNAS REVESTIDAS EM REBOCO + ADITIVO IMPERMEABILIZANTE E TAMPO DE FERRO FUNDIDO COM DESCRIÇÃO DE USO.

08- O SISTEMA FOSSA SÉPTICA, CAIXA RETENTORA DE MATERIAL SÓLIDO E FILTRO ANAERÓBICO JÁ ESTÃO CONSTRUÍDOS.

09- COTAS EM METRO, SALVO ONDE INDICADO.

10- CONFERIR AS MEDIDAS NO LOCAL ANTES DA EXECUÇÃO.

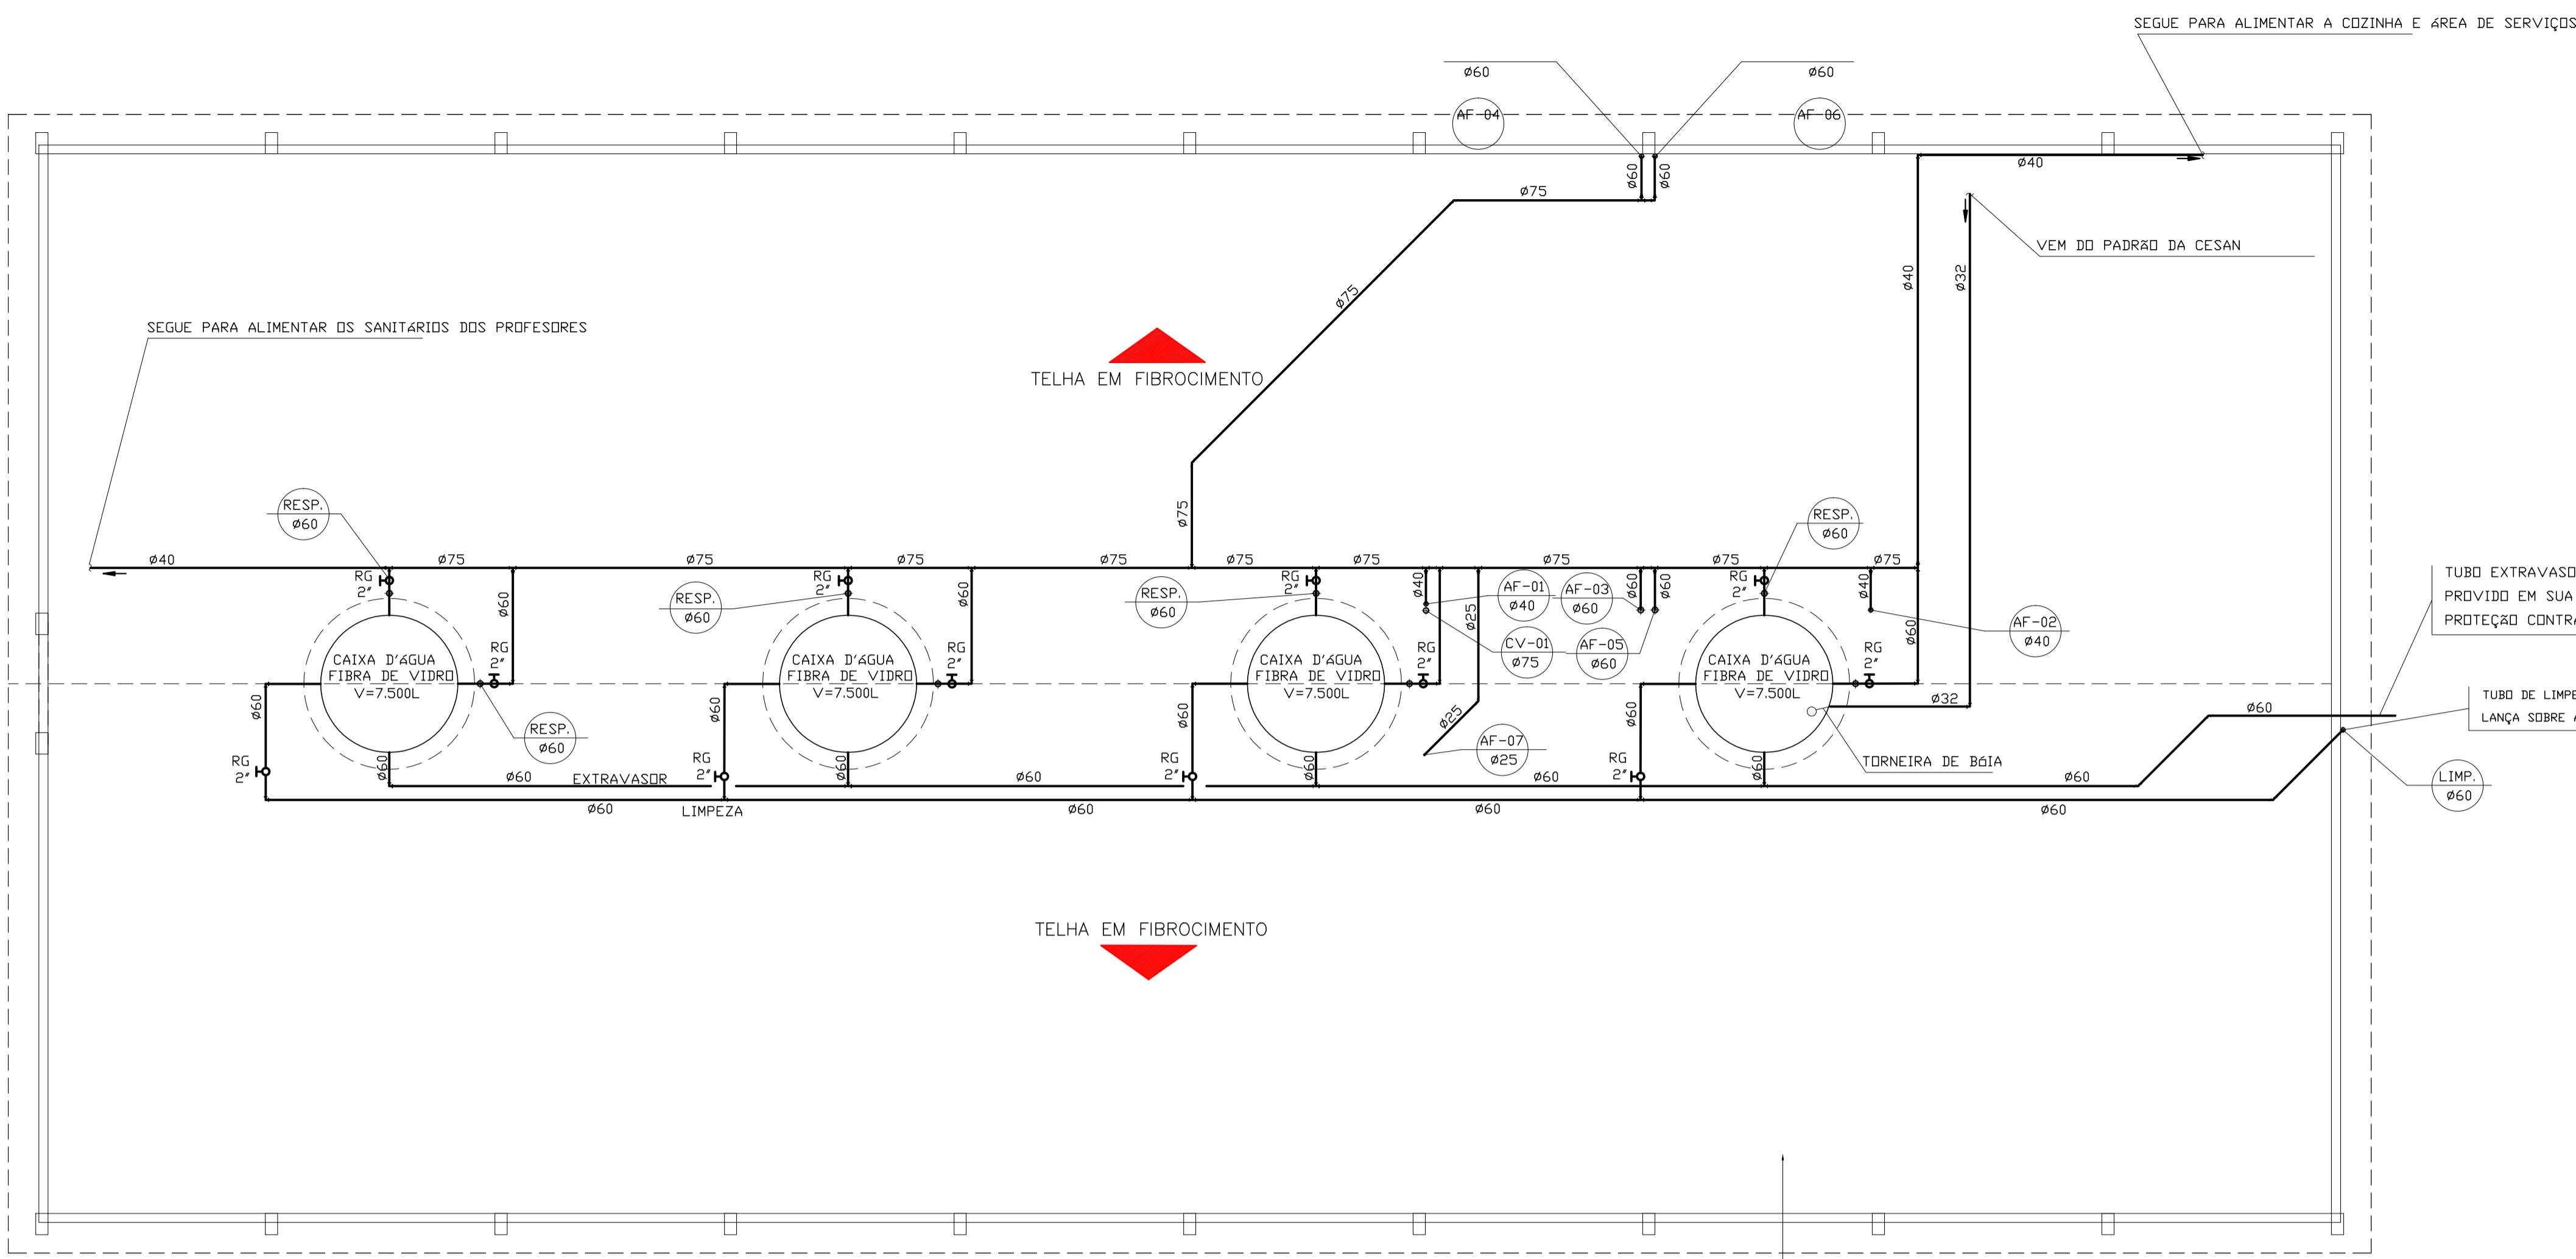

TUBO EXTRAVASOR - Ø40MM - LANÇA EM QUEDA LIVRE. PROVIDO EM SUA EXTREMIDADE DE TELA FINA (Ø0.5MM) PARA PROTEÇÃO CONTRA OS INSETOS.


TUBO DE LIMPEZA DA CAIXA D'ÁGUA - Ø 60MM LANÇA SOBRE A CAIXA RALO A 30 CM DE ALTURA.

LEGENDA/ALTURA DOS PONTOS

BE	BEBEDOURO	0.60m
VD	VÁLVULA DE DESCARGA	1.10m
VD	VÁLVULA DE DESCARGA(PNE)	1.00m
DH	DUCHA HIGIÊNICA	0.55m
LV	LAVATÓRIO	0.60m
MC	MICTÓRIO (VÁLVULA)	1.10m
RG	REGISTRO DE GAVETA	2.10m
BS	BACIA SANITÁRIA	0.33m
T.L.	TORNEIRA DE LIMPEZA	0.50m
CA	CAIXA DE AREIA	-
CS	CAIXA SIFONADA	-
CI	CAIXA DE INSPEÇÃO	-
CR	CAIXA RALO	-
AF	TUBO DE ÁGUA FRIA	-
CV	COLUNA DE VENTILAÇÃO	-
AP	TUBO DE ÁGUA PLUVIAL	-
RESP.	RESPIRO	-

OBS: ALTURAS EM RELAÇÃO AO PISO ACABADO.

PLANTA BAIXA – COBERTURA
ESCALA 1/75

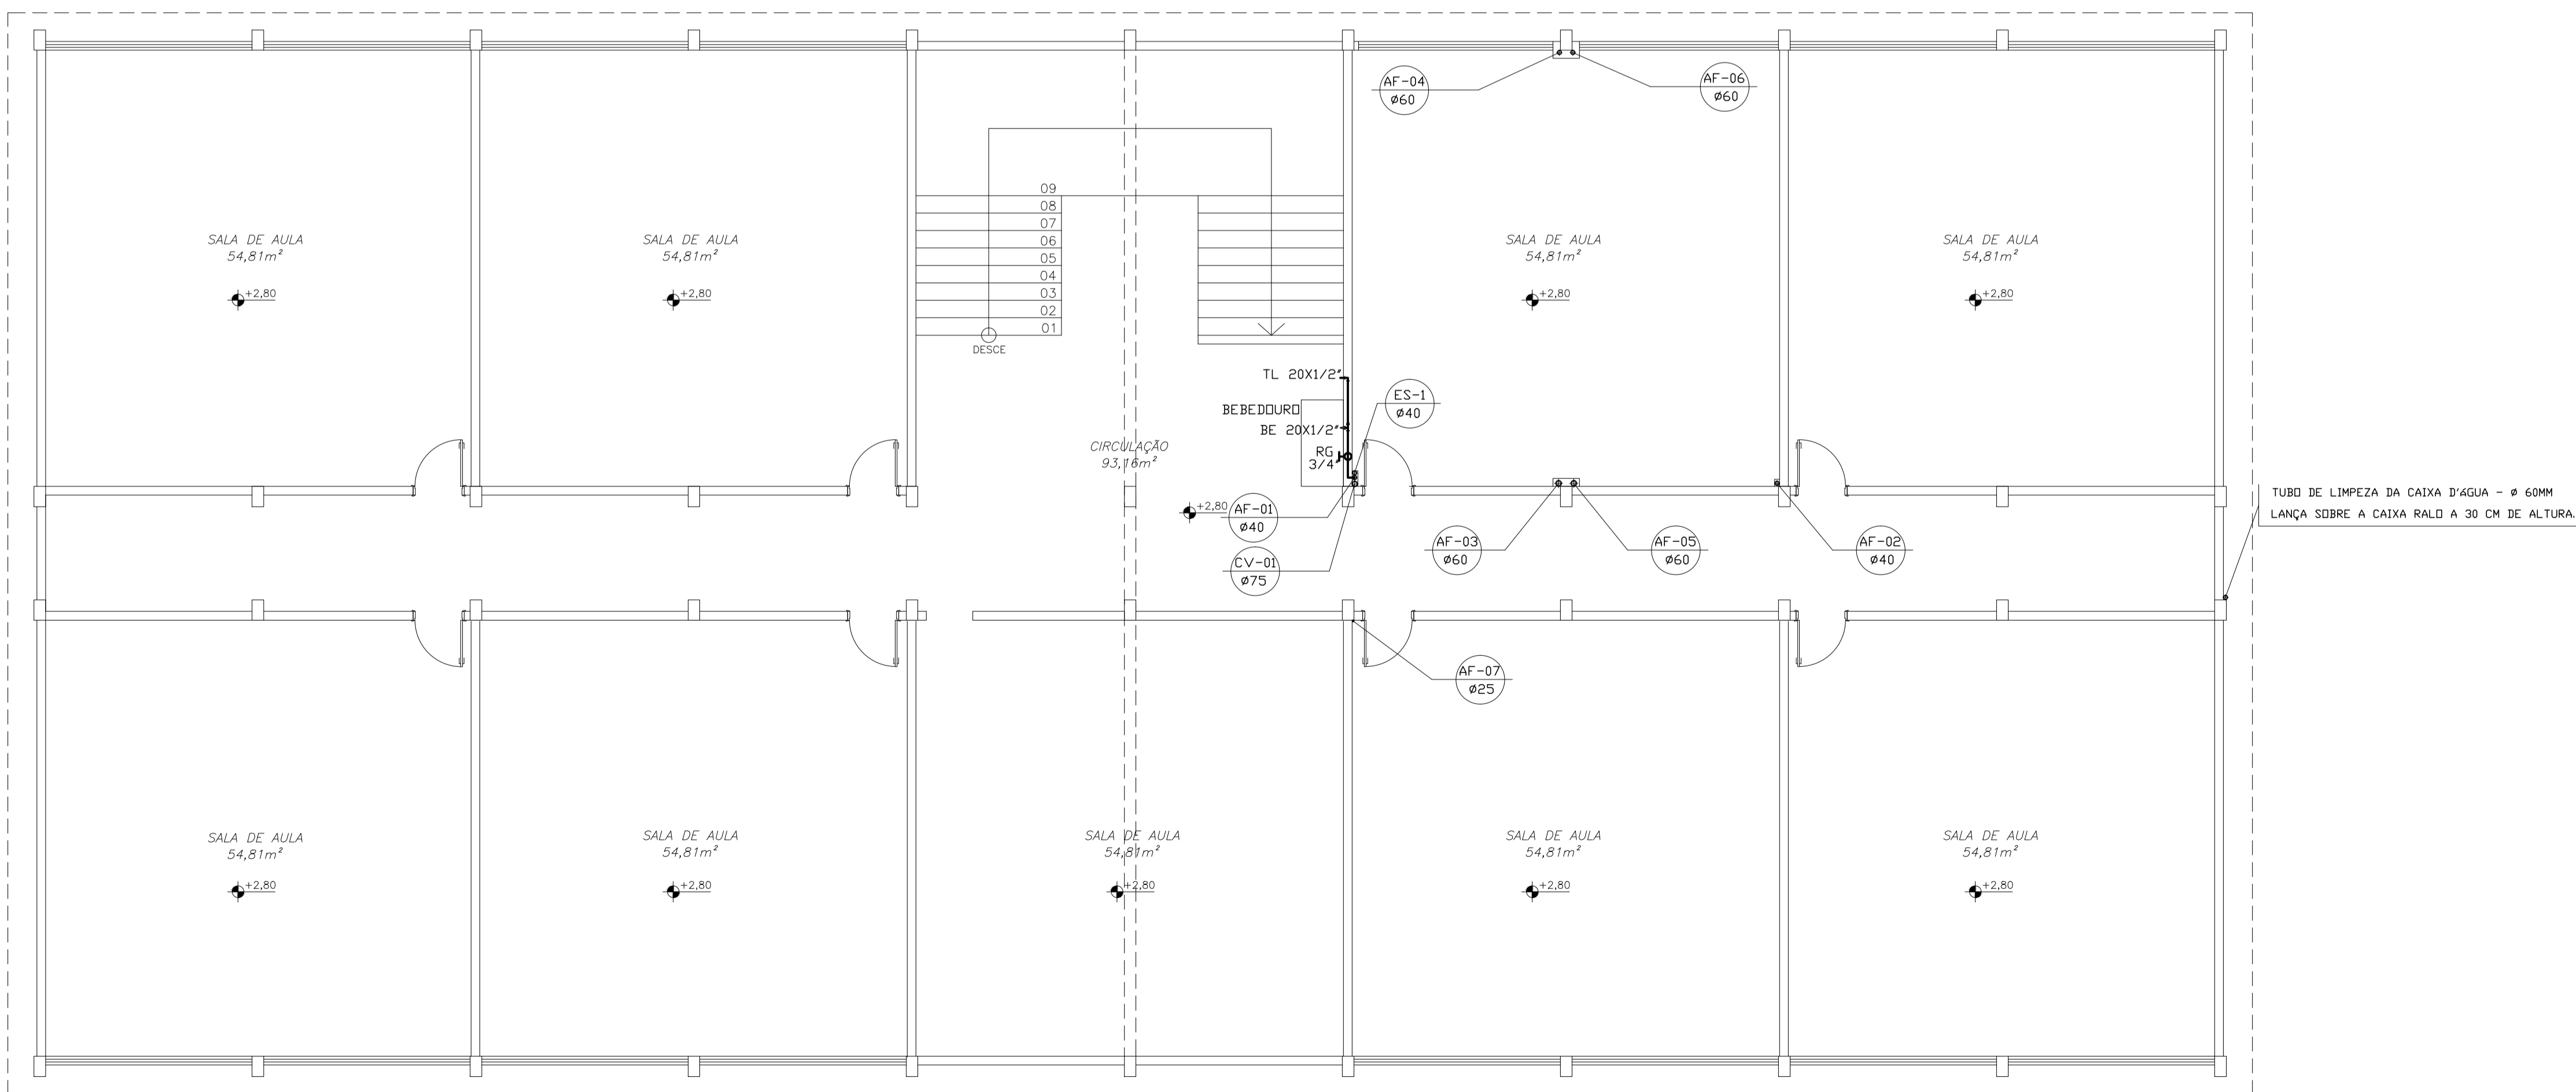

PLANTA BAIXA – PAV. SUPERIOR
ESCALA 1/75

05			
04			
03			
02			
01			
N°.	DESCRIÇÃO	RESP.	DATA

REVISÃO



GOVERNO DO ESTADO DO ESPÍRITO SANTO
SECRETARIA DE ESTADO DA EDUCAÇÃO - SEDU
GRÊNCIA DE REDE FÍSICA ESCOLAR

SEDU

EEEFM ÁGUA BRANCA

ENDEREÇO: RUA JORGE ELIAS HITTI, 220, CENTRO, ÁGUA BRANCA – ES

PRANCHA: HIDROSSANITÁRIO	PROJETO: HIDROSSANITÁRIO
SECRETÁRIO ESTADUAL: HAROLDO CORRÊA ROCHA	ESCALA: INDICADA
GERENTE DA GERFE: EDUARDO DE MELLO TRISTÃO	UNIDADE: METRO
COORDENADOR GERAL:	VISTO:
AUTOR PROJETO: ALAN PAPAIOA FERRAÇO	CREA: ES 030868/D
CO-AUTOR PROJETO: CO-AUTOR DO PROJETO	CREA: VISTO:
RESPONSÁVEL TÉCNICO: RESPONSÁVEL TÉCNICO	CREA: VISTO:
ARQUIVO: ÁGUA BRANCA HIDROSSANITARIO R01.dwg	DESENHO: TELOWIZIANI
REFERÊNCIA: PLANTA BAIXA COBERTURA	ÁREAS: TERRENO EXISTENTE 00,00m2
PLANTA BAIXA PAV SUPERIOR	TERRENO AMPLIADO 00,00m2
	TERRENO TOTAL 00,00m2
	CONSTRUÇÃO EXISTENTE 00,00m2
	CONSTRUÇÃO AMPLIADA 00,00m2
	CONSTRUÇÃO REFORMA 00,00m2
	CONSTRUÇÃO TOTAL 00,00m2

FORMATO: A1

OBSERVAÇÕES:

DATA: NOVENBRO/2018

VISTO:

REVISÃO: R01

02
06