


PLANTA BAIXA – SANITÁRIOS DE ALUNOS – NÍVEL 04
 ESCALA : 1/50 – ÁREA DE INTERVENÇÃO: 50,90m²


ESQUADRIAS				
IDENT.	C(m)	L(m)	PEIT.(m)	TIPO
P1	0.60	1.60	–	ABRIR–ALUMINIO
P2	0.80	1.60	–	ABRIR–ALUMINIO
P2	0.80	1.60	–	ABRIR–ALUMINIO
P3	0.60	1.60	–	ABRIR–MADEIRA
P4	0.80	1.60	–	ABRIR–MADEIRA
V1	0.60	1.60	–	SEM PORTA

OBSERVAÇÕES:

- SUBSTITUIR TODAS AS PORTAS DAS CABINES SANITÁRIAS PARA INSTALAÇÃO DE NOVAS PORTAS METÁLICAS TIPO VENEZIANA;
- REALIZAR DESENTUPIMENTO DE RAMAIS DE ESGOTO;
- REALIZAR LIMPEZA NAS SUPERFÍCIES DAS PAREDES E PISOS EM CERÂMICAS DOS SANITÁRIOS DE ALUNOS;
- QUAISQUER DÚVIDAS/DIVERGÊNCIAS EM PROJETO CONSULTAR A FISCALIZAÇÃO ANTES DE QUAISQUER EXECUÇÃO;
- VERIFICAR MEDIDAS NO LOCAL;
- MEDIDAS EM METROS.

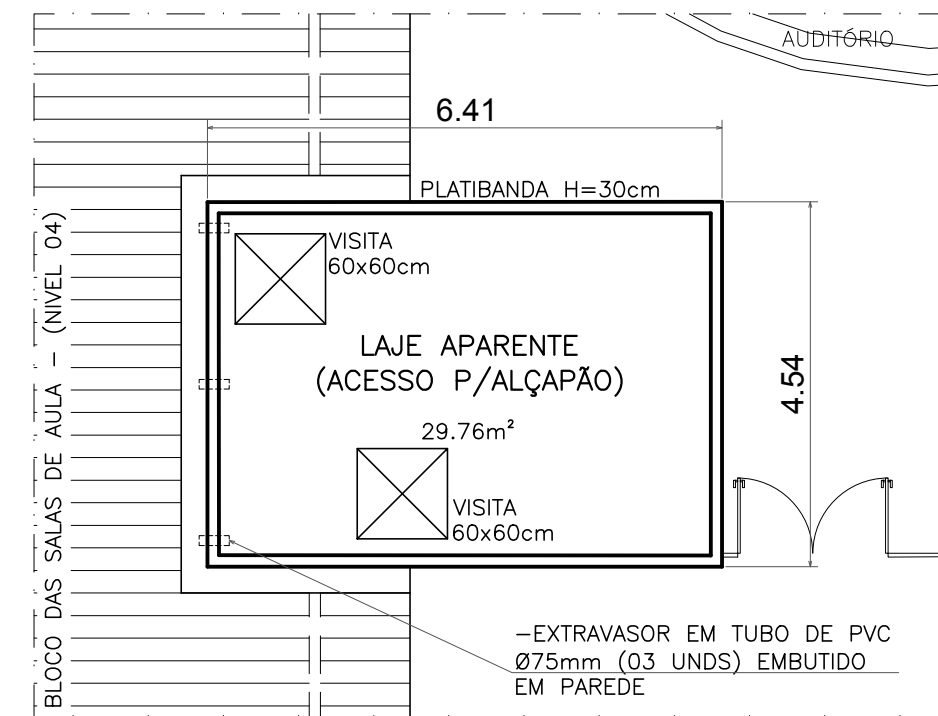

PLANTA BAIXA – LAJE APARENTE PRÓXIMA AS SALAS DE AULA
 ESCALA : 1/50 – IMPERMEABILIZAÇÃO DE LAJE E BORDAS

 SEDU	GOVERNO DO ESTADO DO ESPÍRITO SANTO SECRETARIA DE ESTADO DA EDUCAÇÃO		
	ESCOLA: EEEM "COLÉGIO ESTADUAL DO ESPÍRITO SANTO"		
SECRETÁRIO DE EDUCAÇÃO: VITOR AMORIM DE ANGELO	CONTEÚDO: PLANTA BAIXA – INTERVENÇÃO PONTUAL SANITÁRIOS (NÍVEL 03) E LAJE APARENTE	MUNICÍPIO: VITÓRIA/E.S.	LOTE: L2 DATA: FEV./2019
		DESENHO: JOSIANE	PRANCHA: 01/03