



PLANTA BAIXA – SANITÁRIOS DE ALUNOS – NÍVEL 03  
 ESCALA : 1/50 – ÁREA DE INTERVENÇÃO: 50,90m<sup>2</sup>

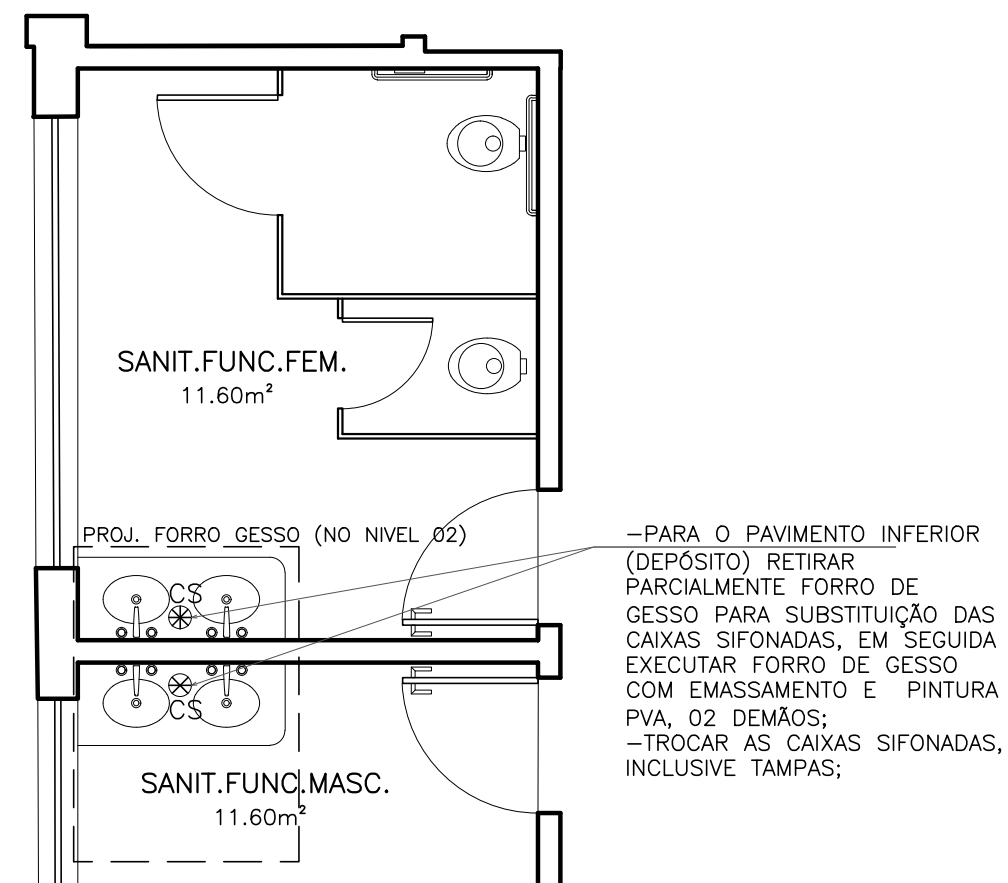


PLANTA BAIXA – SANITÁRIOS FUNCIONÁRIOS – NÍVEL 03  
 ESCALA : 1/50

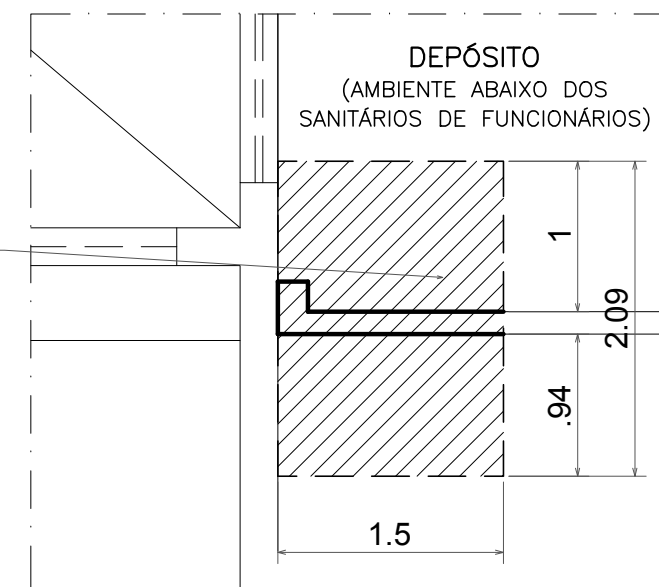

PLANTA BAIXA – DEPÓSITO – NÍVEL 02  
 ESCALA : 1/50 – DET. RETIRADA FORRO DE GESSO

- OBSERVAÇÕES:
- SUBSTITUIR TODAS AS PORTAS DAS CABINES SANITÁRIAS PARA INSTALAÇÃO DE NOVAS PORTAS METÁLICAS TIPO VENEZIANA;
  - REALIZAR DESENTUPIMENTO DE RAMAIS DE ESGOTO;
  - REALIZAR LIMPEZA NAS SUPERFÍCIES DAS PAREDES E PISOS EM CERÂMICAS DOS SANITÁRIOS DE ALUNOS;
  - QUAISQUER DÚVIDAS/DIVERGÊNCIAS EM PROJETO CONSULTAR A FISCALIZAÇÃO ANTES DE QUAISQUER EXECUÇÃO;
  - VERIFICAR MEDIDAS NO LOCAL;
  - MEDIDAS EM METROS.

ESQUADRIAS				
IDENT.	C(m)	L(m)	PEIT.(m)	TIPO
P1	0.60	1.60	-	ABRIR-ALUMINIO
P2	0.80	1.60	-	ABRIR-ALUMINIO
P2	0.80	1.60	-	ABRIR-ALUMINIO
P3	0.60	1.60	-	ABRIR-MADEIRA
V1	0.60	1.60	-	SEM PORTA
V2	0.80	1.60	-	SEM PORTA

 <b>SEDU</b> SECRETÁRIO DE EDUCAÇÃO: VITOR AMORIM DE ANGELO	GOVERNO DO ESTADO DO ESPÍRITO SANTO SECRETARIA DE ESTADO DA EDUCAÇÃO		
	ESCOLA: EEM "COLÉGIO ESTADUAL DO ESPÍRITO SANTO"		
	OBRA: RECUPERAÇÃO DE MURO E MANUTENÇÃO PONTUAL		MUNICÍPIO: VITÓRIA/E.S.
	LOTE: L2	DATA: FEV./2019	PRANCHA: 02/03
CONTEÚDO: PLANTA BAIXA – INTERVENÇÃO PONTUAL SANITÁRIOS (NÍVEL03) – DEP. (NÍVEL02)		DESENHO: JOSIANE	