


PLANTA BAIXA TÉRREO

ESCALA: 1/100

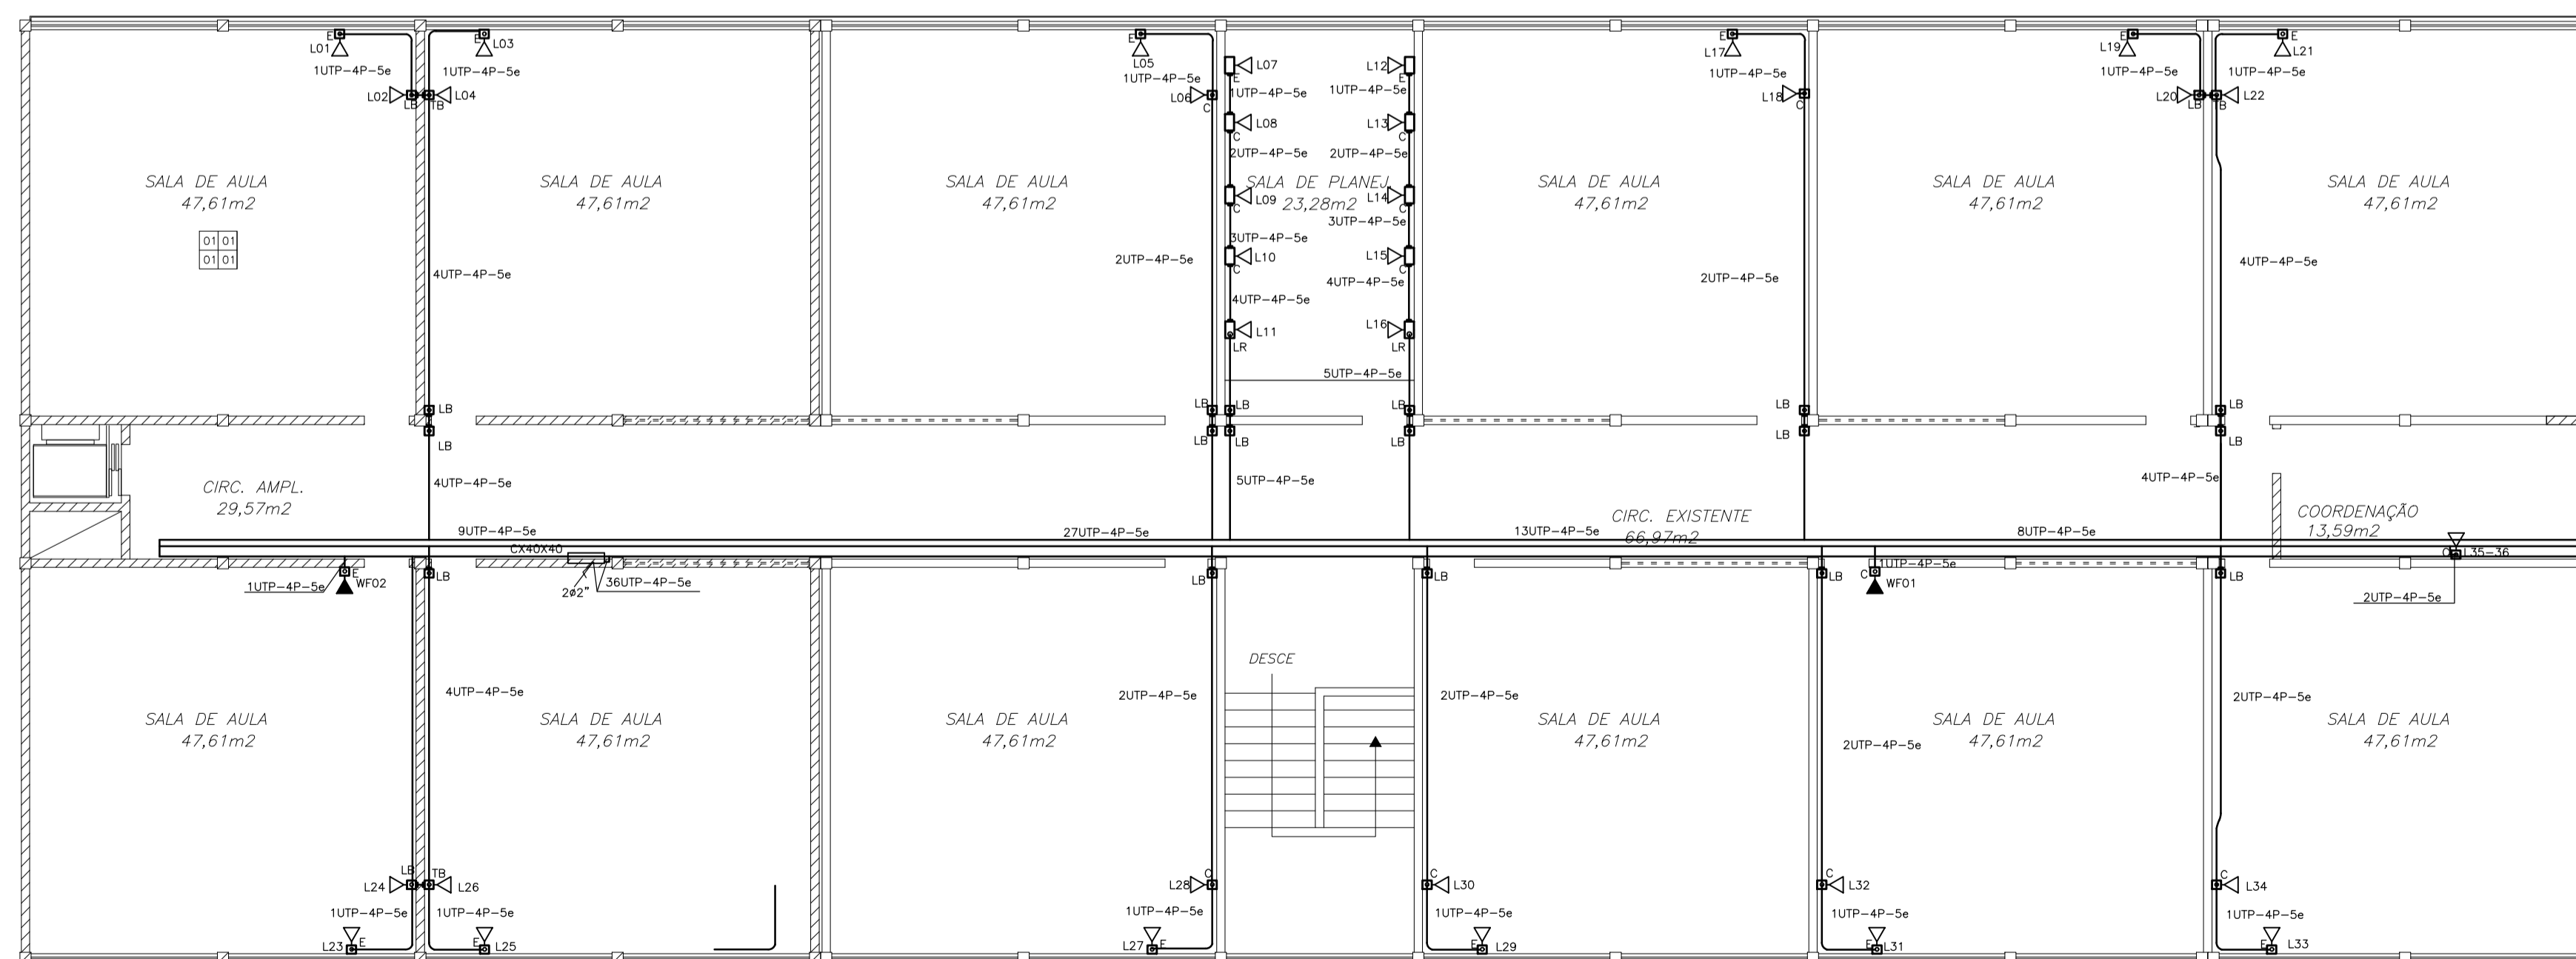

PLANTA BAIXA 2º PAVIMENTO

ESCALA: 1/100

SIMBOLOGIA	
	TOMADA REDE EM CAIXA CONDULETE' FIXADA NA NA PAREDE A 500mm CENTRO AO PISO ACABADO, USAR ESPELHO COM TOMADA 4 PINOS FEMEA EMBUTIDO NA CAIXA
	TOMADA REDE EM CAIXA DE CONDULETE (WI-FI) H= 2,30m, COM TERMINAL RJ-45 FEMEA EMBUTIDO NA CAIXA
	PONTO PARA INTERFONE COM ESPELHO P/ PLUG RJ-11 - h=1,60m
	ELETROCALHA (30x10cm) QUANDO NÃO COTADA
	CAIXA DO DISTRIBUIDOR GERAL(DG) EMBUTIDA NA PAREDE DO TIPO CIE-4 (600x600x120)mm, INSTALADA A 1300mm CENTRO AO PISO ACABADO
	ELETRODUTO (APARENTE) PVC RÍGIDO FIXADO NO TETO OU PAREDE
	ELETRODUTO (PISO)
	CX.DISTRIBUIÇÃO OU PASSAGEM H=1,30m DO CENTRO AO PISO QUANDO NÃO COTADA É 4X4"
	CAIXA SUBTERRÂNEA TIPO R2
	RACK PARA REDE ESTRUTURADA
	ELETRODUTO QUE SOBE
	ELETRODUTO QUE DESCE
	CONDULETE DE ALUMÍNIO SÍLICO, TIPO INDICADO EM PLANTA DIÂMETRO DE 3/4" OU INDICADO.

NOTA: ELETRODUTO NÃO COTADO É DE 3/4"

05			
04			
03			
02			
01			
Nº.	DESCRIÇÃO	RESP.	DATA

REVISÃO



GOVERNO DO ESTADO DO ESPÍRITO SANTO

SECRETARIA DE ESTADO DA EDUCAÇÃO - SEDU

SEDU

GERÊNCIA DE REDE FÍSICA ESCOLAR



TÍTULO: **EEEFM IRACEMA CONCEIÇÃO SILVA**

ENDEREÇO: RUA GUIMARAES ROSA, S/N, CHACARA PARREIRAL - SERRA - ES

PRANCHA: **PROJETO REDE ESTRUTURADA** PROJETO: **REDE ESTRUTURADA**

SECRETÁRIO ESTADUAL: HAROLDO CORRÊA ROCHA

GERENTE DA GERFE: EDUARDO DE MELLO TRISTÃO COSTA

COORDENADOR GERAL: EDSON DE OLIVEIRA PIRES

AUTOR PROJETO: FERNANDO AUGUSTO ADNET

CO-AUTOR PROJETO:

RESPONSÁVEL TÉCNICO:

ARQUIVO: L2SER27-01-DADOS.dwg

REFERÊNCIA:

FORMATO: A1

OBSERVAÇÕES:

DATA: JULHO/2018

VISTO:

REVISÃO:

PLANTAS BAIXAS DA EDIFICAÇÃO ESCOLAR

01
03