


SIMBOLOGIA ELÉTRICO	
	INTERRUPTOR SIMPLES COM SEÇÃO INDICADA, EM CONDULETE TIPO E (QUANDO NÃO INDICADO), H=1,10m
	TOMADA PARA ALIMENTAÇÃO DA COIFA, CONDULETE TIPO E, INSTALADA NO TETO
	TOMADA DE USO GERAL 2P+T, EM CONDULETE (TIPO EM PLANTA), H=0,30m (OU INDICADA)
	TOMADA DE USO GERAL 2P+T, EM CONDULETE (TIPO EM PLANTA), H=1,10m (OU INDICADA)
	TOMADA DE USO GERAL 2P+T, EM CONDULETE (TIPO EM PLANTA), H=2,10m (OU INDICADA)
	CONDULETE ALUMÍNIO COM ROSCA, TIPO EM PLANTA
	QUADRO DE DISTRIBUIÇÃO
	CAIXA DE PASSAGEM NA PAREDE, QUANDO NÃO ESPECIFICADA, 4X4", H=0,30m
	VENTILADOR DE TETO
	CONDUTORES FASE, NEUTRO, RETORNO E TERRA
	ELETROCALHA (30x10cm) QUANDO NÃO COTADA
	ELETRODUTO PVC (APARENTE)
	ELETRODUTO (PISO)
	PERFILADO 38x76mm (QUANDO NÃO COTADO)
	ELETRODUTO QUE SOBE
	ELETRODUTO QUE DESCE
	LUMINÁRIA DE EMERGÊNCIA
	Luminária p/ 2 lâmpadas LED tubulares 18W 1200mm (PHILIPS, OSRAM, SYLVANIA OU EQUIV), com temperatura de cor >4000K
	Luminária p/ 2 lâmpadas LED tubulares 9W 600mm (PHILIPS, OSRAM, SYLVANIA OU EQUIV), com temperatura de cor >4000K
	LUMINÁRIA INDUSTRIAL HERMÉTICA DE SOBREPOR 2X18W
	LUMINÁRIA INDUSTRIAL HERMÉTICA DE SOBREPOR 2X9W
	FOTOCÉLULA
	INTERRUPTOR PARA SIRENE
	SIRENE
	REFLETOR 150W - LED
	PROJETOR 250W - LED
	TOMADA PARA INSTALAÇÃO DE AR CONDICIONADO, 2P+T, EM CONDULETE (TIPO EM PLANTA), H=2,10m
	TOMADA PARA INSTALAÇÃO DE CHUVEIRO, 2P+T, EM CONDULETE (TIPO EM PLANTA), H=2,10m
	VENTILADOR TIPO TUFAO PRETO, 60cm DIÂMETRO, INCLINAÇÃO REGULÁVEL, SISTEMA DE OSCILAÇÃO, CONTROLE DE VELOCIDADE E GRADE METÁLICA REMOVÍVEL - 127V - 60Hz

NOTA 1: TUBULAÇÃO NÃO COTADA É Ø1"
 NOTA 2: CADA CIRCUITO DEVERÁ TER O SEU PRÓPRIO CONDUTOR TERRA

N.º	DESCRIÇÃO	RESP.	DATA
05			
04			
03			
02			
01			

REVISÃO




SEDU


GOVERNO DO ESTADO DO ESPÍRITO SANTO

SECRETARIA DE ESTADO DA EDUCAÇÃO - SEDU

GERÊNCIA DE REDE FÍSICA ESCOLAR



TÍTULO: EEEFM IRACEMA CONCEIÇÃO SILVA			
ENDEREÇO: RUA GUIMARAES ROSA, S/N, CHACARA PARREIRAL - SERRA - ES			
PRONCHA: PROJETO ELÉTRICO	PROJETO: ELÉTRICO		
SECRETÁRIO ESTADUAL: HAROLDO CORRÊA ROCHA	ESCALA: INDICADA	UNIDADE: METRO	
GERENTE DA GERFE: EDUARDO DE MELLO TRISTÃO COSTA	CREA: 64866D/MG	VISTO:	
COORDENADOR GERAL: EDSON DE OLIVEIRA PIRES	CREA:	VISTO:	
AUTOR PROJETO: FERNANDO AUGUSTO ADNET	CREA: 1916D/ES	VISTO:	
CO-AUTOR PROJETO:	CREA:	VISTO:	
RESPONSÁVEL TÉCNICO:	CREA:	VISTO:	
ARQUIVO: L2SER27-01-ELE.dwg	DESENHO:	VISTO:	
REFERÊNCIA:	FOLHA: 05		06
TÍTULO: ILUMINAÇÃO EXTERNA		REVISÃO:	
FORMATO: A1 E	DISERVAÇÕES:	DATA: JUNHO 2018	VISTO:

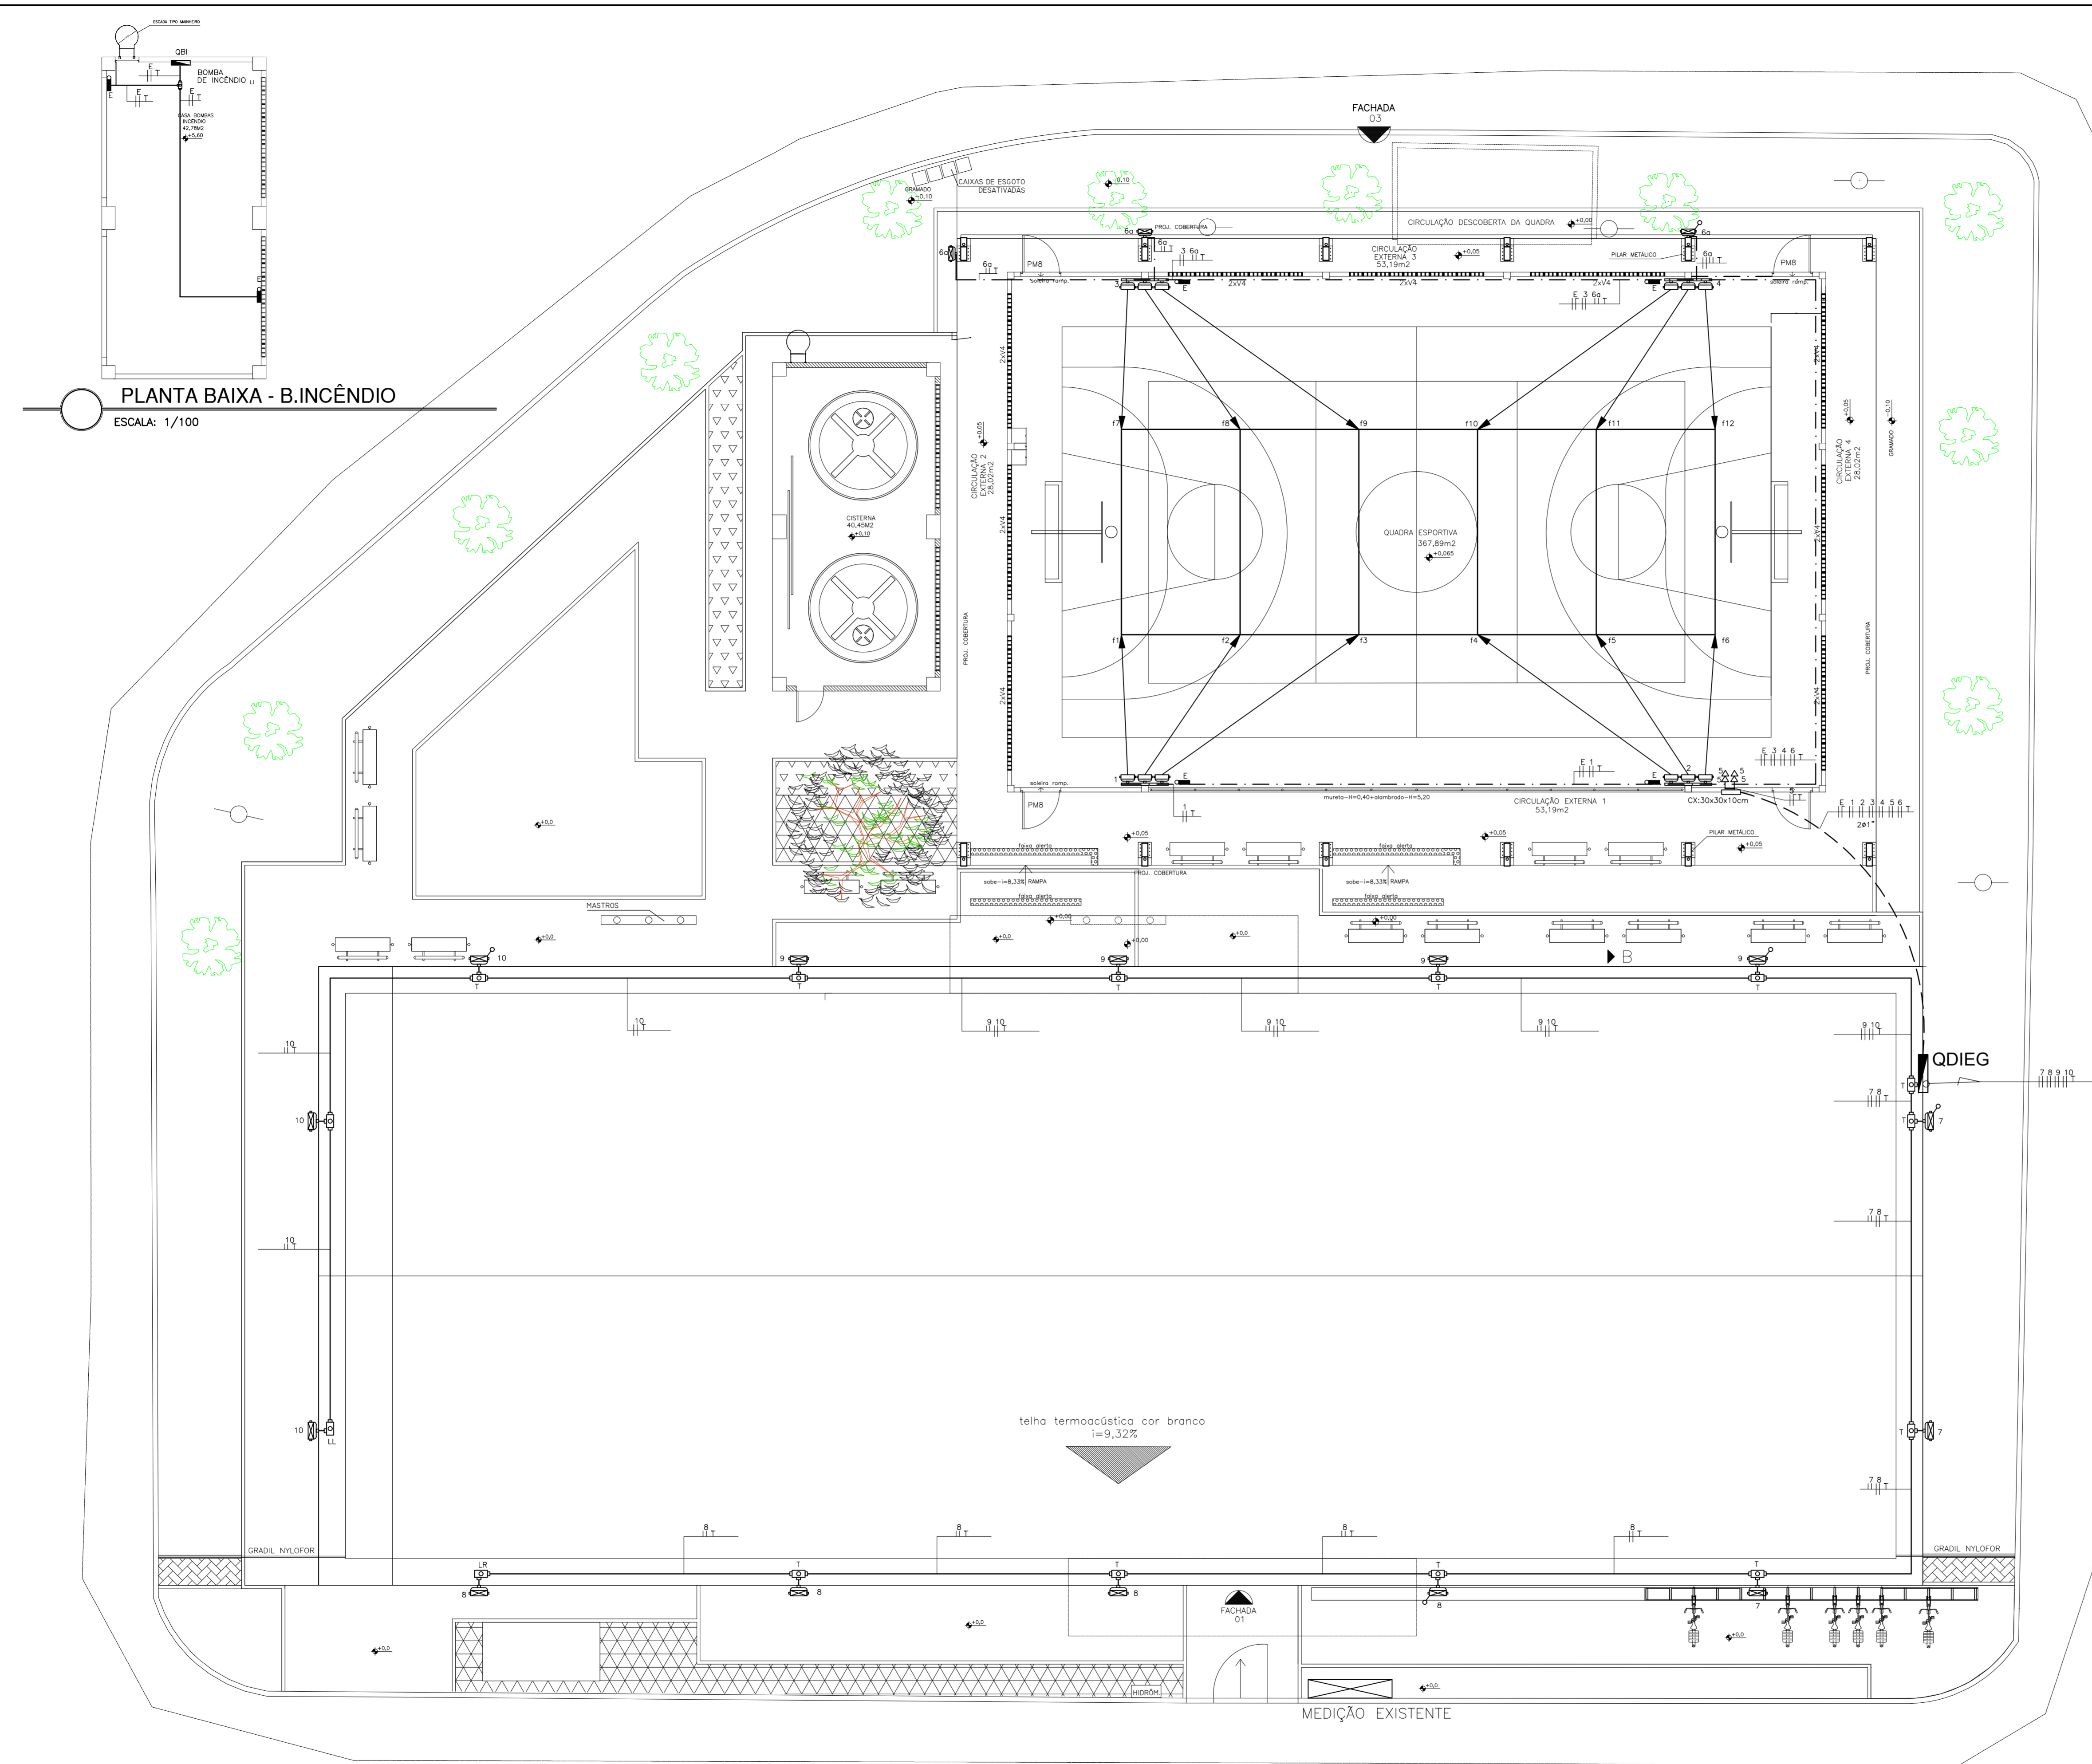

RUA VICENTE DE CARVALHO

PLANTA BAIXA - B. INCÊNDIO
 ESCALA: 1/100

IMPLANTAÇÃO
 ÁREA DO TERRENO = 2.303,08 m²
 ESCALA 1/100

RUA GUIMARÃES ROSA
 BOMBA DE INCÊNDIO/RECALQUE
 ILUMINAÇÃO EXTERNA
 ESCALA: 1/100