


PLANTA BAIXA TÉRREO
ESCALA:1/100

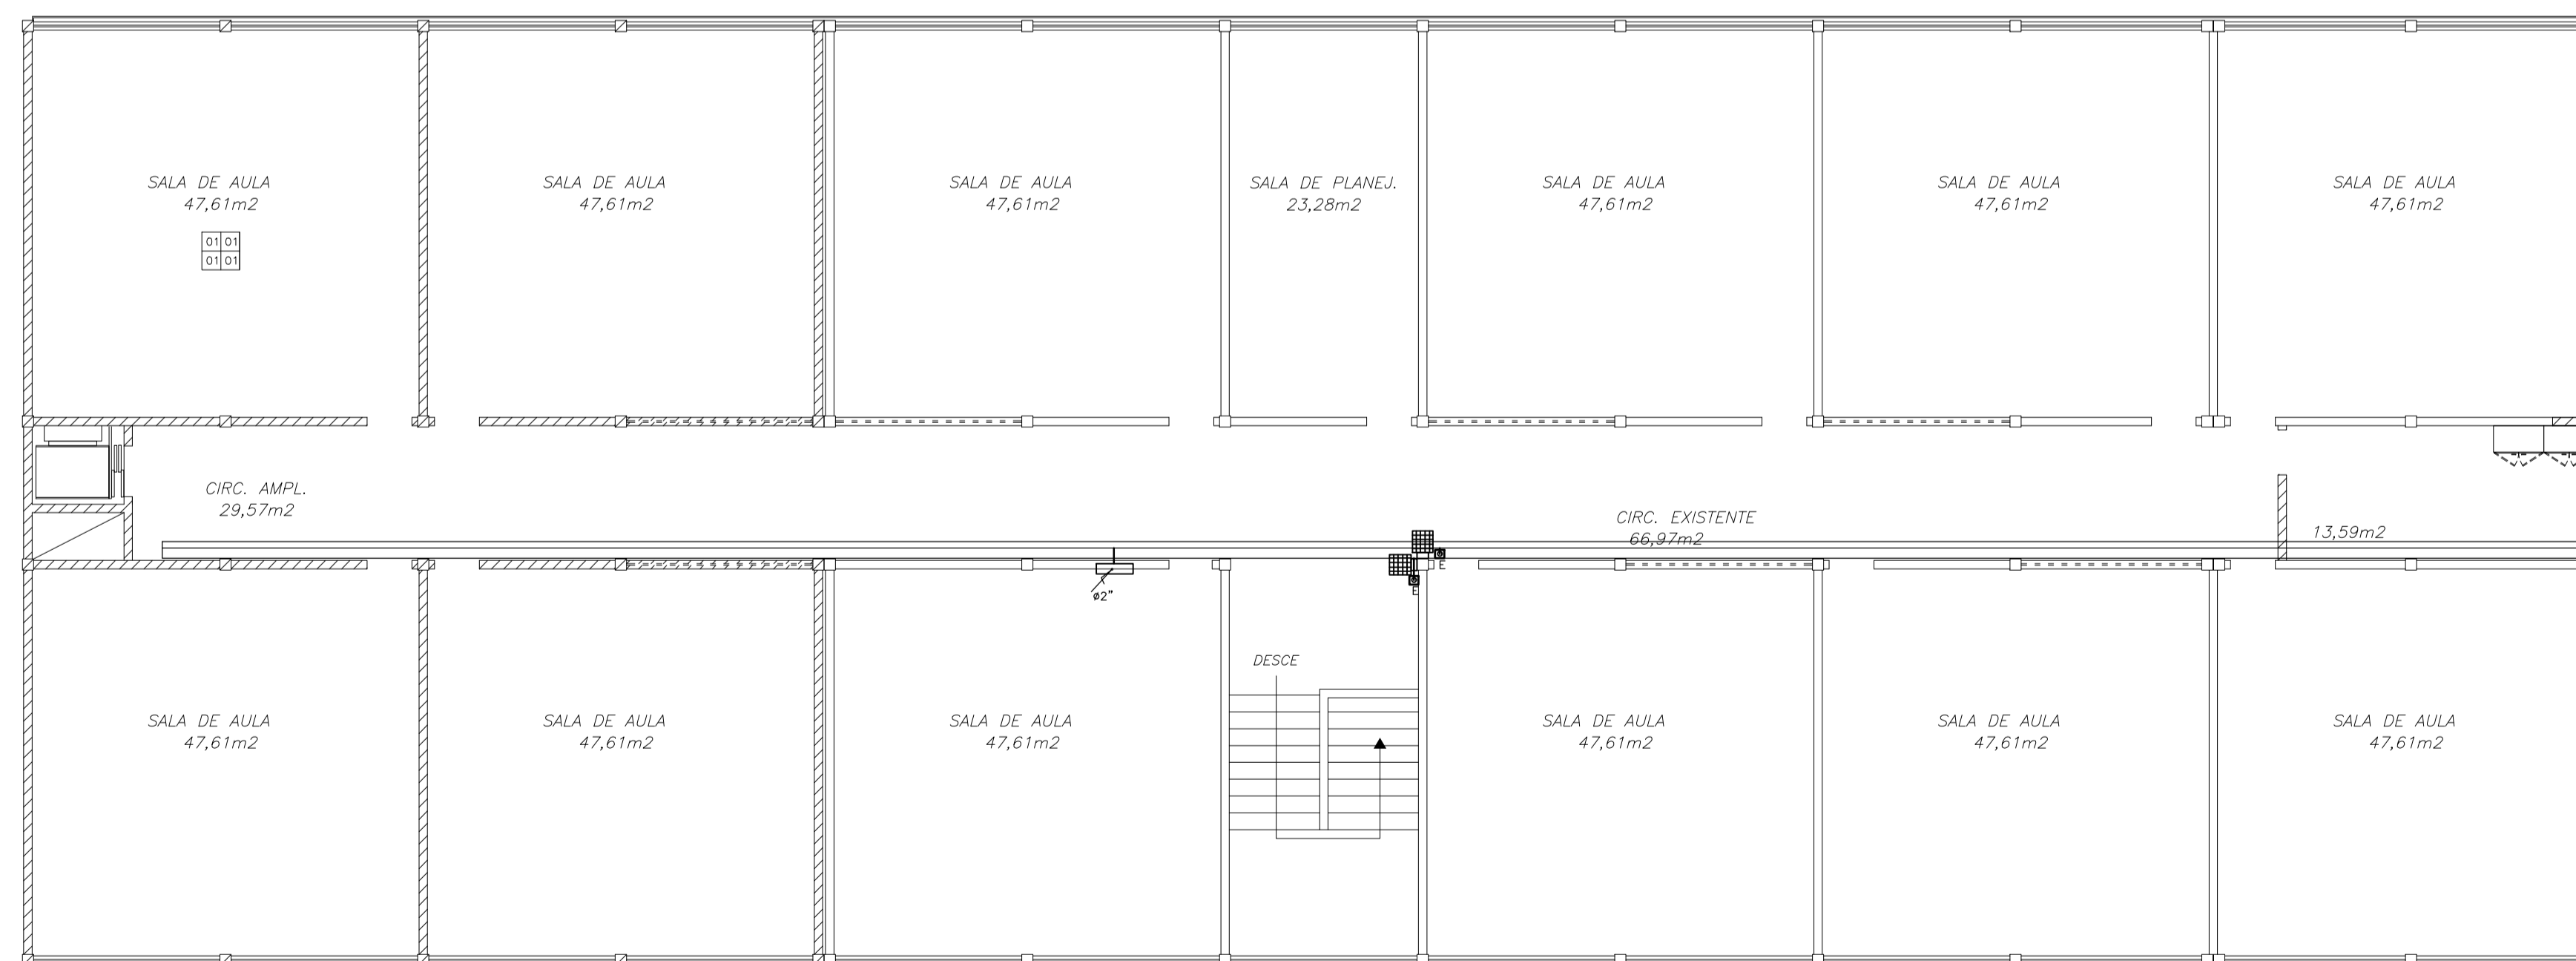


PLANTA BAIXA 2º PAVIMENTO
ESCALA:1/100

SIMBOLOGIA	
	CAIXA DE SOM FIXADA NA PAREDE SOBRE SUPORTE
	ELETROCALHA QUANDO (VER PROJETO E REDE)
	ELETRODUTO PVC RÍGIDO (APARENTE)
	ELETRODUTO PVC RÍGIDO (PISO)
	CX.DISTRIBUIÇÃO OU PASSAGEM H=1,30m DO CENTRO AO PISO QUANDO NÃO COTADA É 4X4" ALUMÍNIO
	ELETRODUTO QUE SOBE
	ELETRODUTO QUE DESCE
	CONDULETE ALUMÍNIO TIPO E Ø3/4" COM TAMPA CEGA COM FURO

NOTAS: 1- ELETRODUTO NÃO COTADO É DE Ø3/4"
2- DETALHES DA ELETROCALHA VER PROJETO REDE ESTRUTURADA

05			
04			
03			
02			
01			
N.º	DESCRIÇÃO	RESP.	DATA

REVISÃO

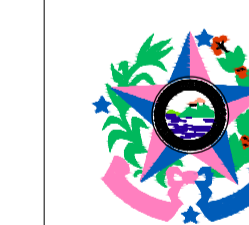

GOVERNO DO ESTADO DO ESPÍRITO SANTO

SECRETARIA DE ESTADO DA EDUCAÇÃO - SEDU

SEDU

GERÊNCIA DE REDE FÍSICA ESCOLAR



TÍTULO: **EEEFM IRACEMA CONCEIÇÃO SILVA**

ENDEREÇO: RUA GUIMARAES ROSA, S/N, CHACARA PARREIRAL - SERRA - ES

PRANCHA: **PROJETO DE TUBULAÇÃO PARA SONORIZAÇÃO**

PROJETO: **SONORIZAÇÃO**

SECRETÁRIO ESTADUAL: HAROLDO CORREA ROCHA

ESCALA: INDICADA UNIDADE: METRO

GERENTE DA GERFE: EDUARDO DE MELLO TRISTÃO COSTA

CREA: 64866D/MG VISTO:

COORDENADOR GERAL: EDSON DE OLIVEIRA PIRES

CREA: 1916D/ES VISTO:

AUTOR PROJETO: FERNANDO AUGUSTO ADNET

CREA: VISTO:

CO-AUTOR PROJETO: VISTO:

CREA: VISTO:

RESPONSÁVEL TÉCNICO: VISTO:

CREA: VISTO:

ARQUIVO: L2SER27-01-SOM.dwg

DESENHO: VISTO:

REFERÊNCIA: **PLANTAS BAIXAS SONORIZAÇÃO**

FOLHA: **01**

FORMATO: A1 OBSERVAÇÕES: DATA: JULHO/2018

VISTO: REVISÃO: **02**