


PLANTA BAIXA QUADRA

ESCALA: 1/75

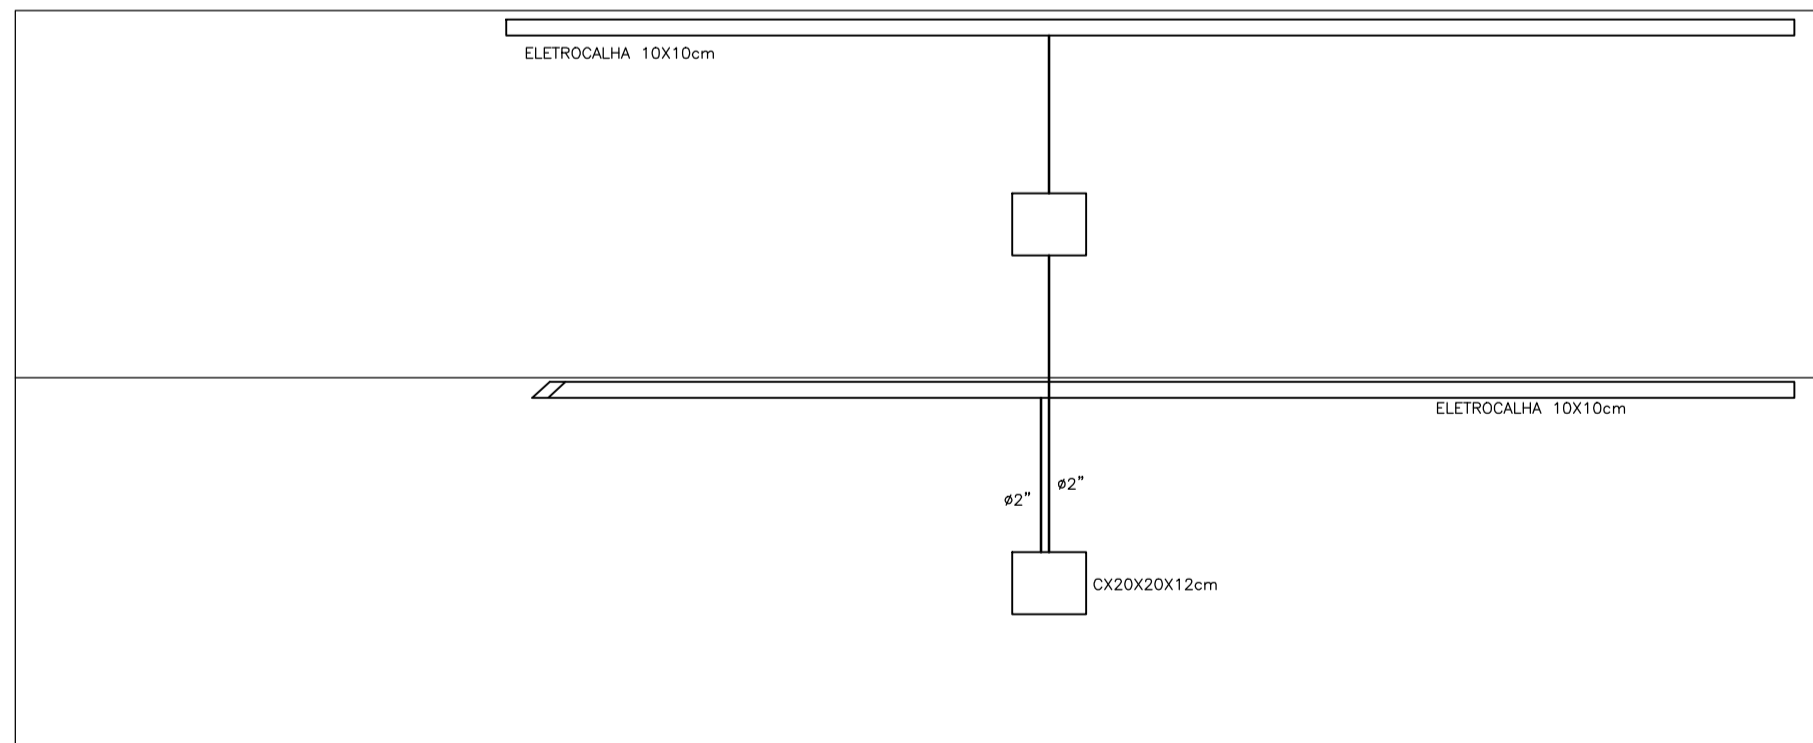


ESQUEM Q VERTICAL

SEM ESCALA

SIMBOLOGIA	
	CAIXA DE SOM FIXADA NA PAREDE SOBRE SUPORTE
	ELETRICALHA QUANDO (VER PROJETO E REDE)
	ELETRODUTO PVC RIGIDO (APARENTE)
	ELETRODUTO PVC RIGIDO (PISO)
	CX.DISTRIBUIÇÃO OU PASSAGEM H=1,30m DO CENTRO AO PISO QUANDO NÃO COTADA É 4X4" ALUMINIO
	ELETRODUTO QUE SOBE
	ELETRODUTO QUE DESCE
	CONDULETE ALUMÍNIO TIPO E #3/4" COM TAMPA CEGA COM FURO

NOTAS: 1- ELETRODUTO NÃO COTADO É DE #3/4"
2- DETALHES DA ELETRICALHA VER PROJETO REDE ESTRUTURADA

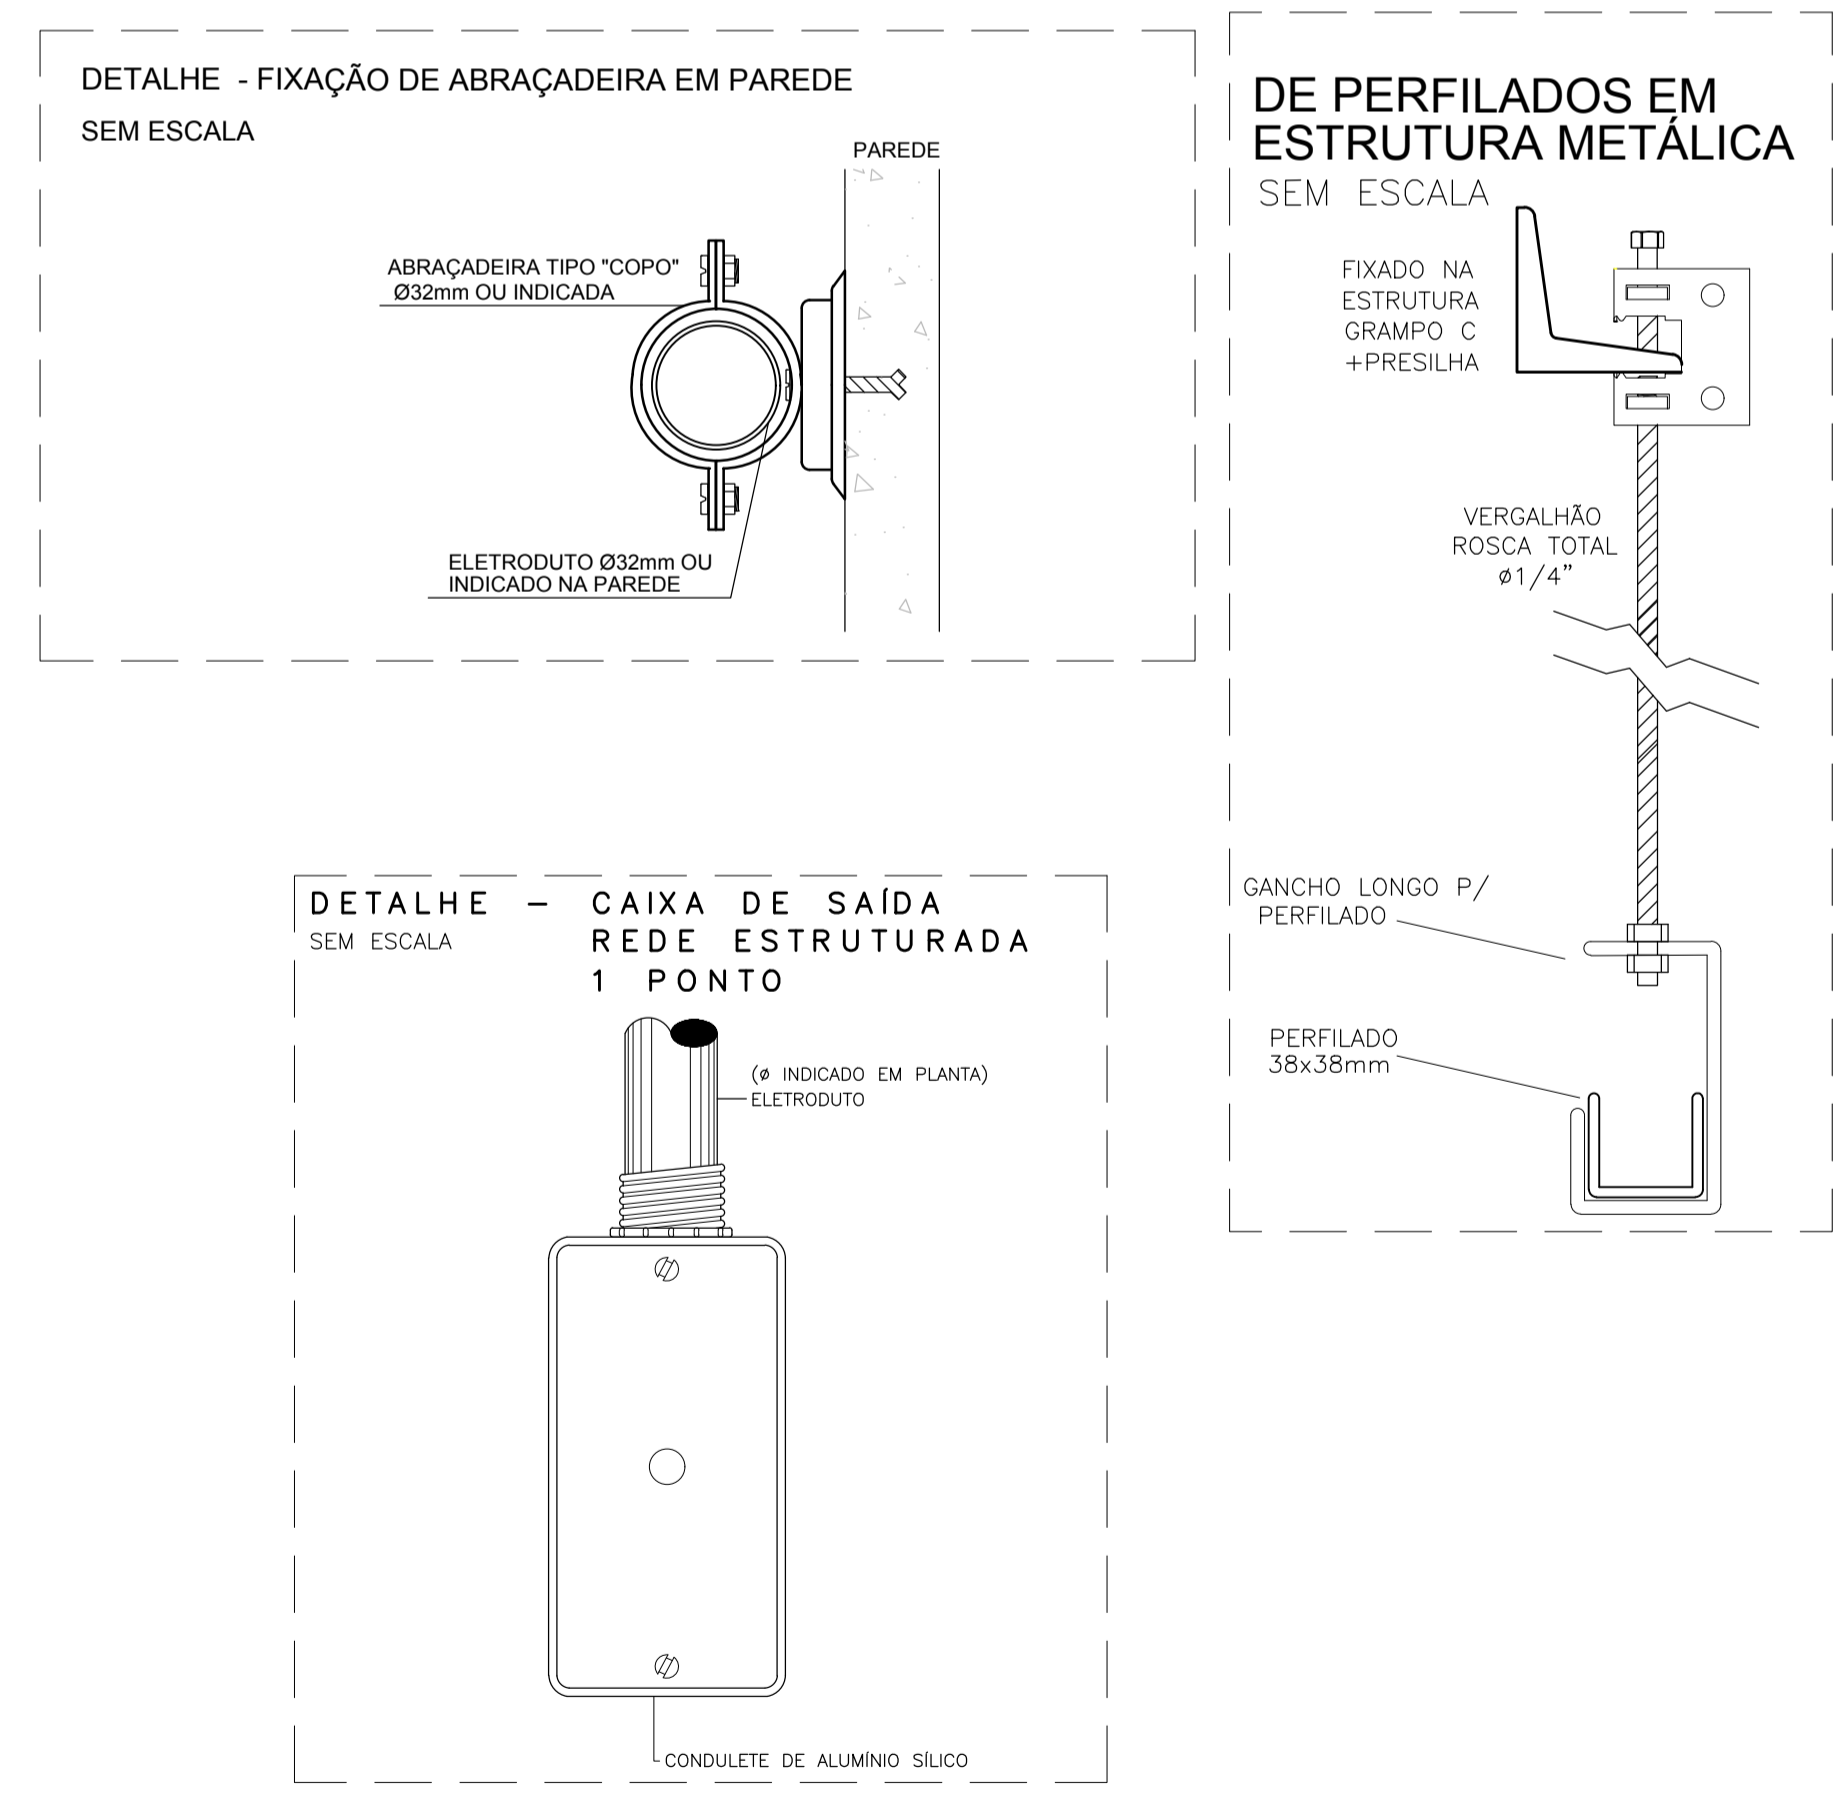

N.º	DESCRIÇÃO	RESP.	DATA
05			
04			
03			
02			
01			

REVISÃO



GOVERNO DO ESTADO DO ESPÍRITO SANTO
SECRETARIA DE ESTADO DA EDUCAÇÃO - SEDU
GERÊNCIA DE REDE FÍSICA ESCOLAR



TÍTULO: EEEFM IRACEMA CONCEIÇÃO SILVA			
ENDEREÇO: RUA GUIMARAES ROSA, S/N, CHACARA PARREIRAL - SERRA - ES			
PRANCHA: PROJETO DE TUBULÇÃO PARA SONORIZAÇÃO	PROJETO: SONORIZAÇÃO		
SECRETÁRIO ESTADUAL: HAROLDO CORREIA ROCHA	UNIDADE: METRO		
GERENTE DA GERFE: EDUARDO DE MELLO TRISTÃO COSTA	ESCALA: INDICADA	UNIDADE: METRO	
COORDENADOR GERAL: EDSON DE OLIVEIRA PIRES	CREA: 64866D/MG	VISTO:	
AUTOR PROJETO: FERNANDO AUGUSTO ADNET	CREA: 1916D/ES	VISTO:	
CO-AUTOR PROJETO:	CREA:	VISTO:	
RESPONSÁVEL TÉCNICO:	CREA:	VISTO:	
ARQUIVO: L2SER27-01-SOM.dwg	DESENHO:	VISTO:	

REFERÊNCIA: PLANTA BAIXA DA QUADRA SONORIZAÇÃO		FOLHA: 02
		02

FORMATO: A1	OBSERVAÇÕES:	DATA: JULHO/2018	VISTO:	REVISÃO:
-------------	--------------	------------------	--------	----------