




PLANTA BAIXA  
ESCALA 1/25

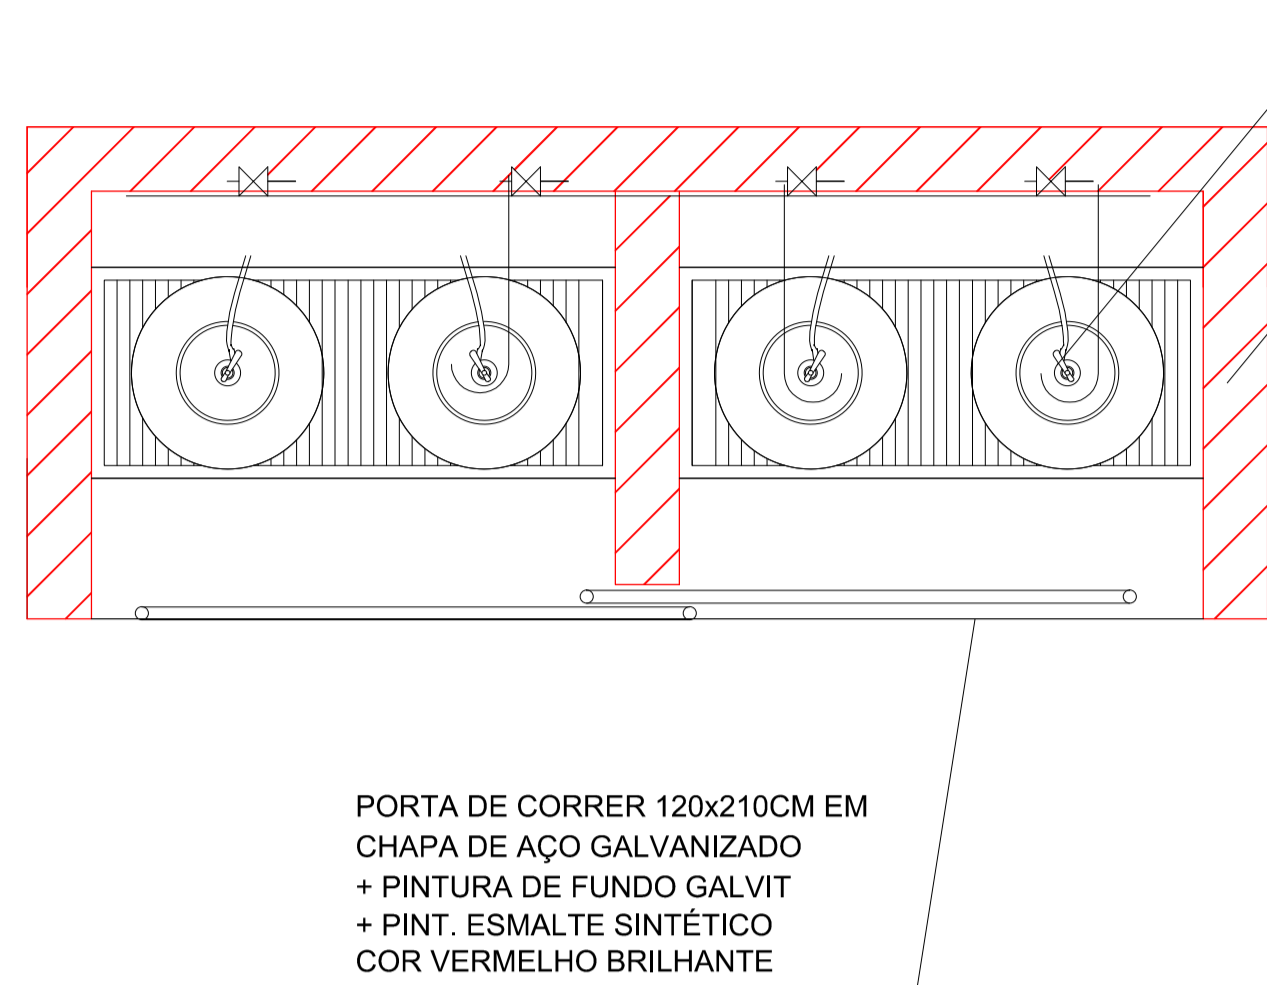


CORTE AB  
ESCALA 1/25

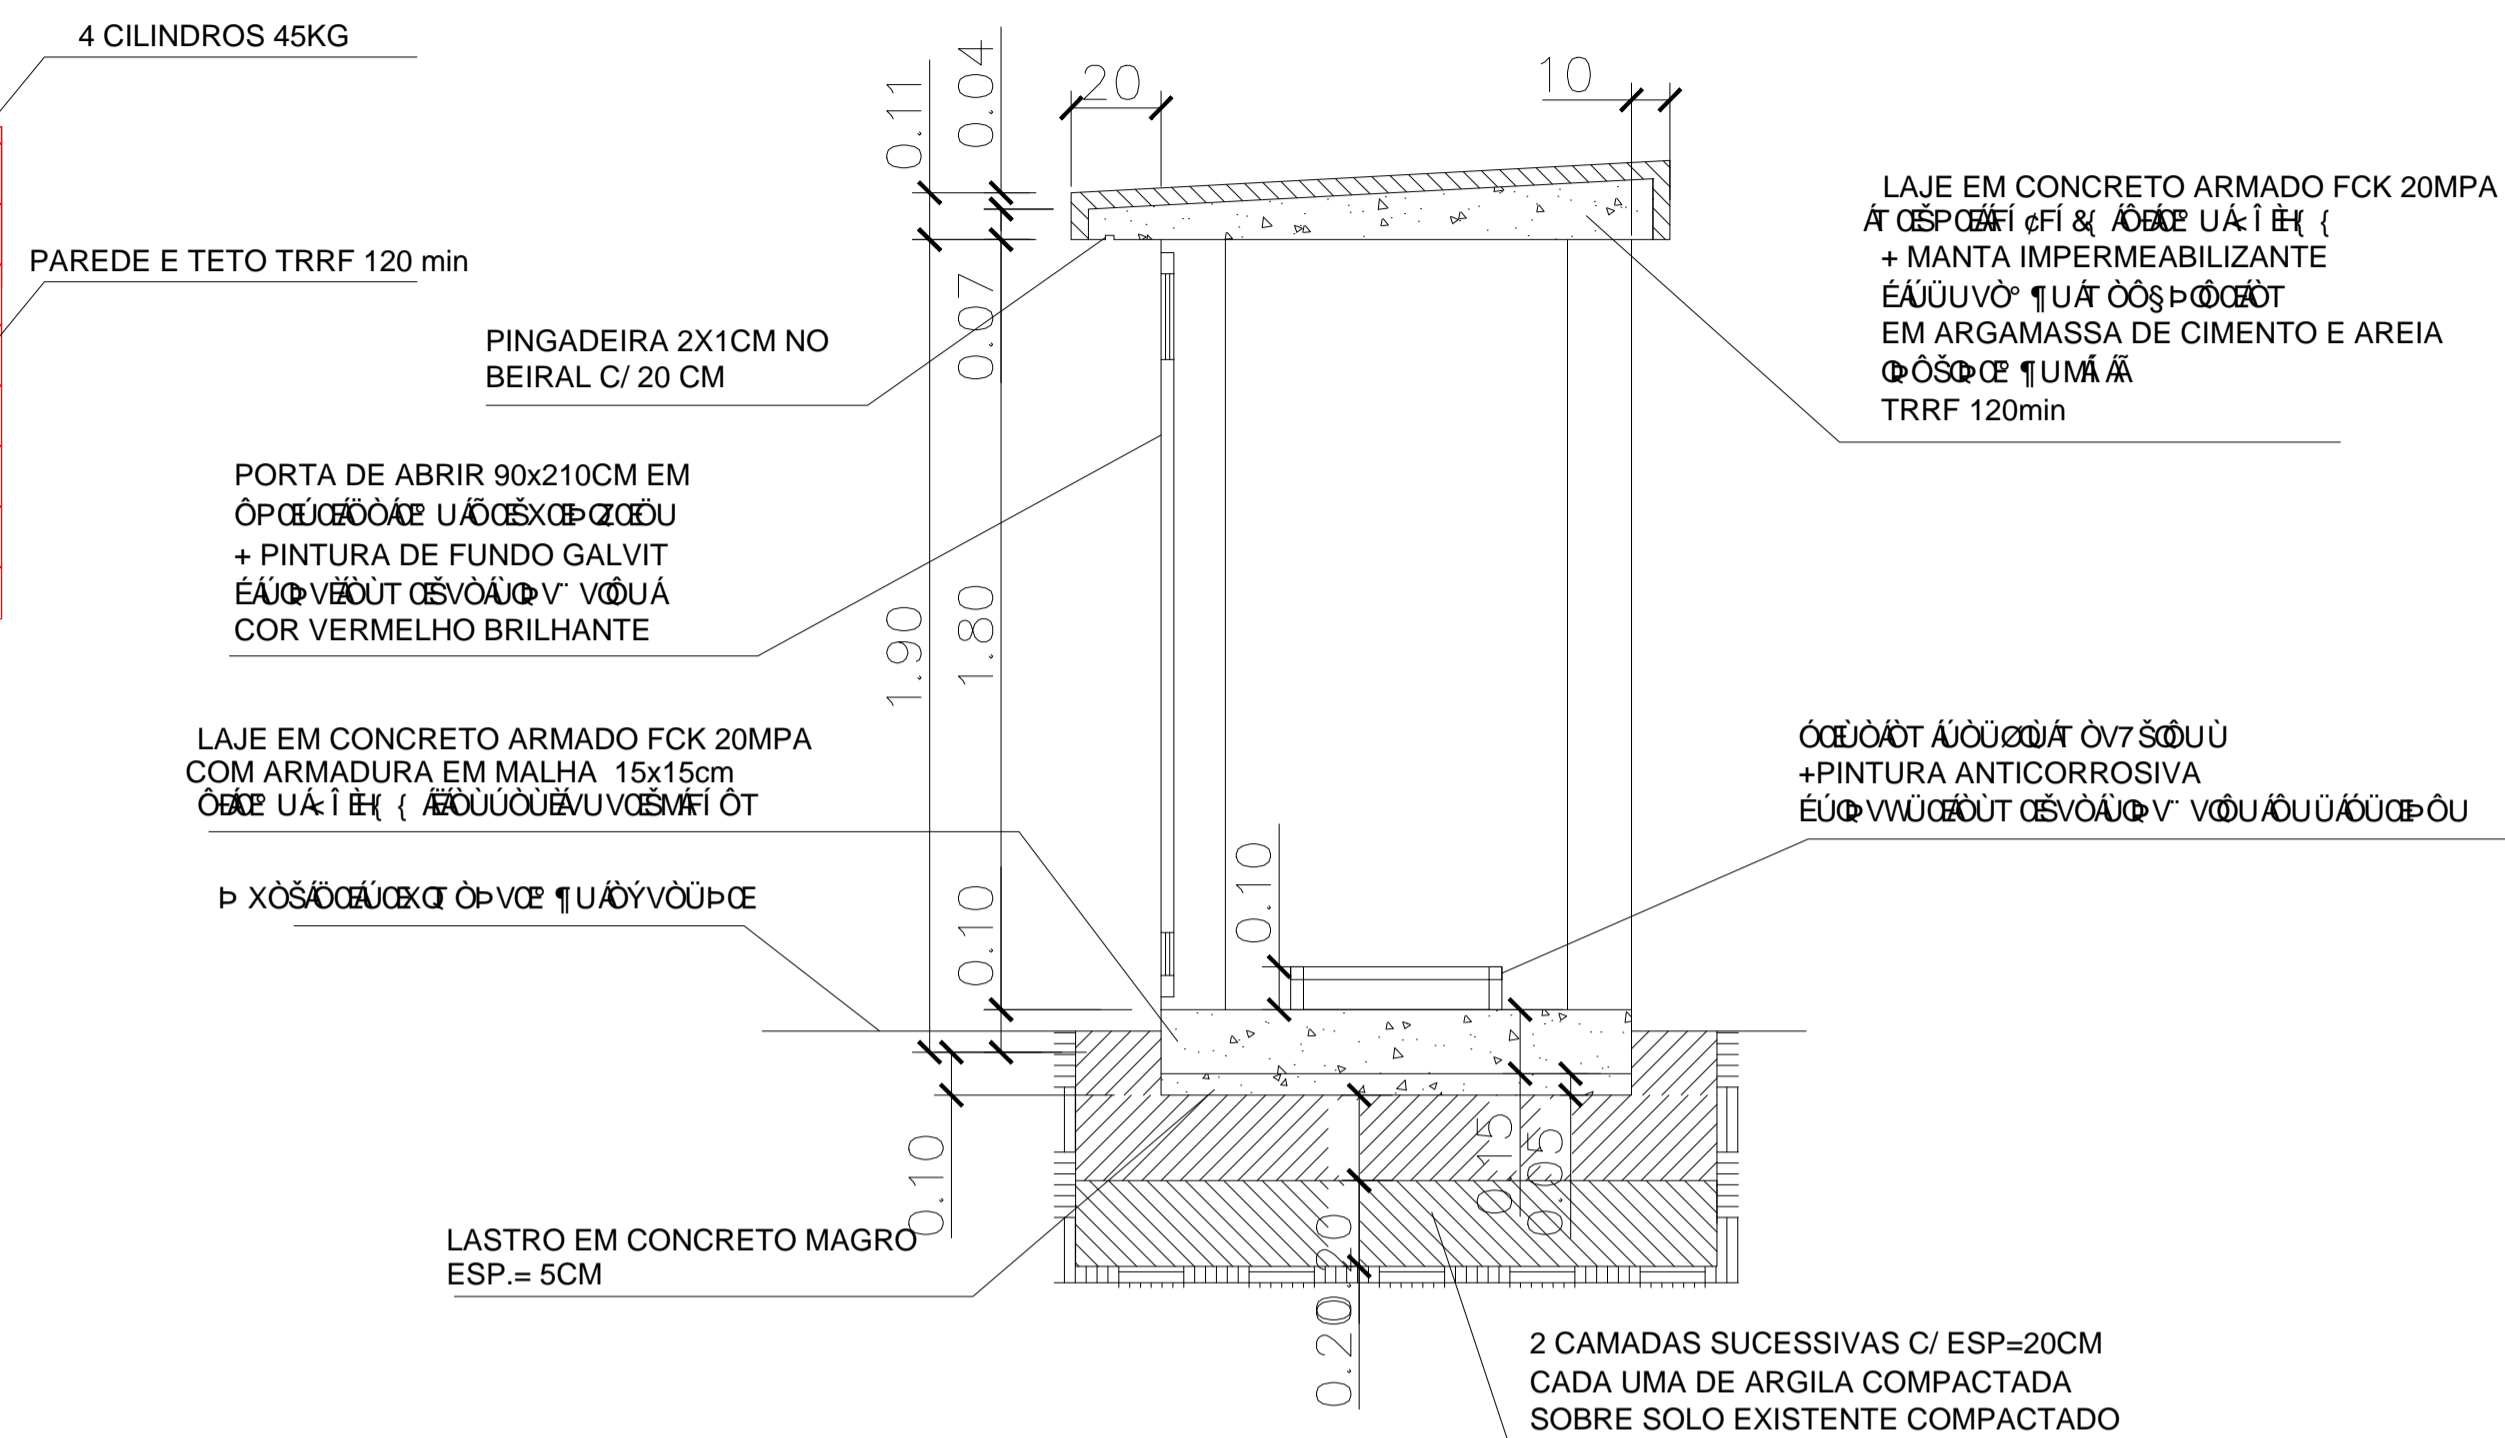

DETALHE 1 – SINALIZAÇÃO VISUAL  
ESCALA 1/10

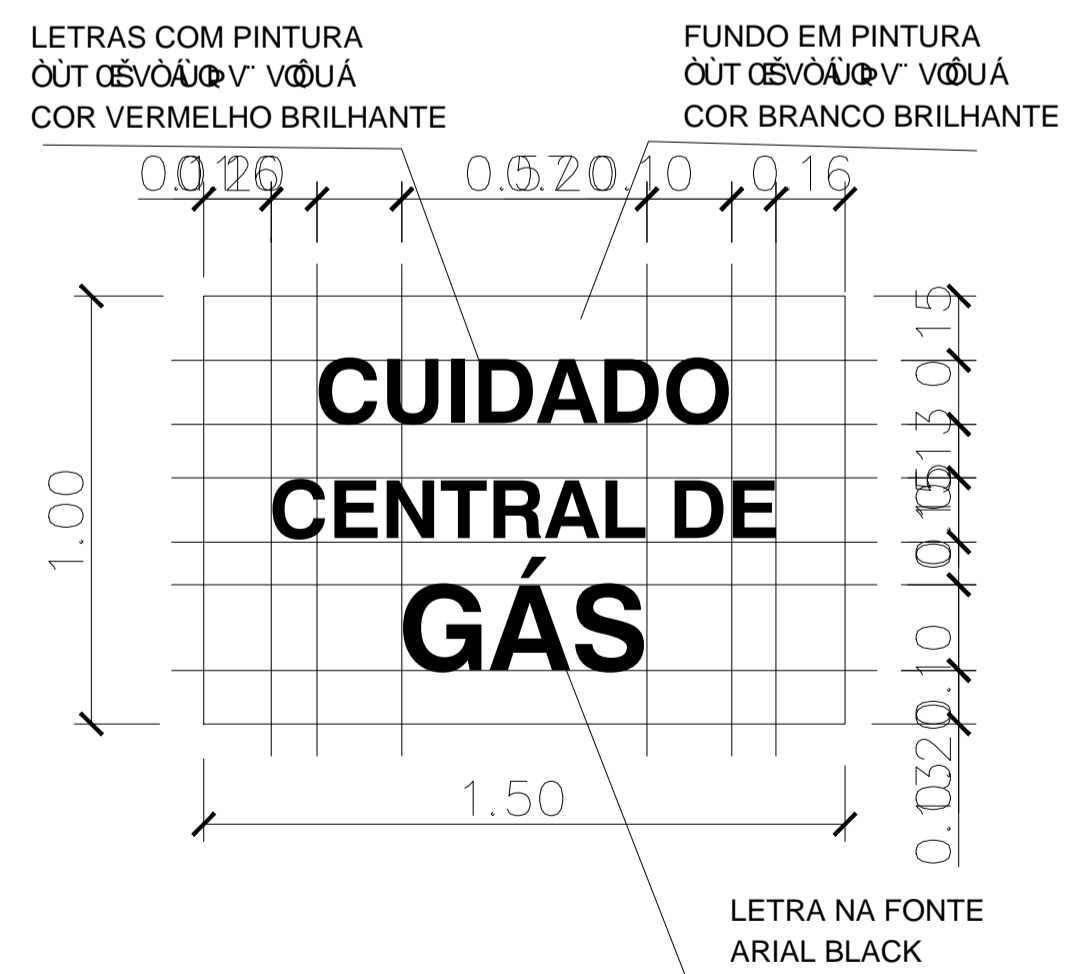

FACHADA FRONTAL  
ESCALA 1/25

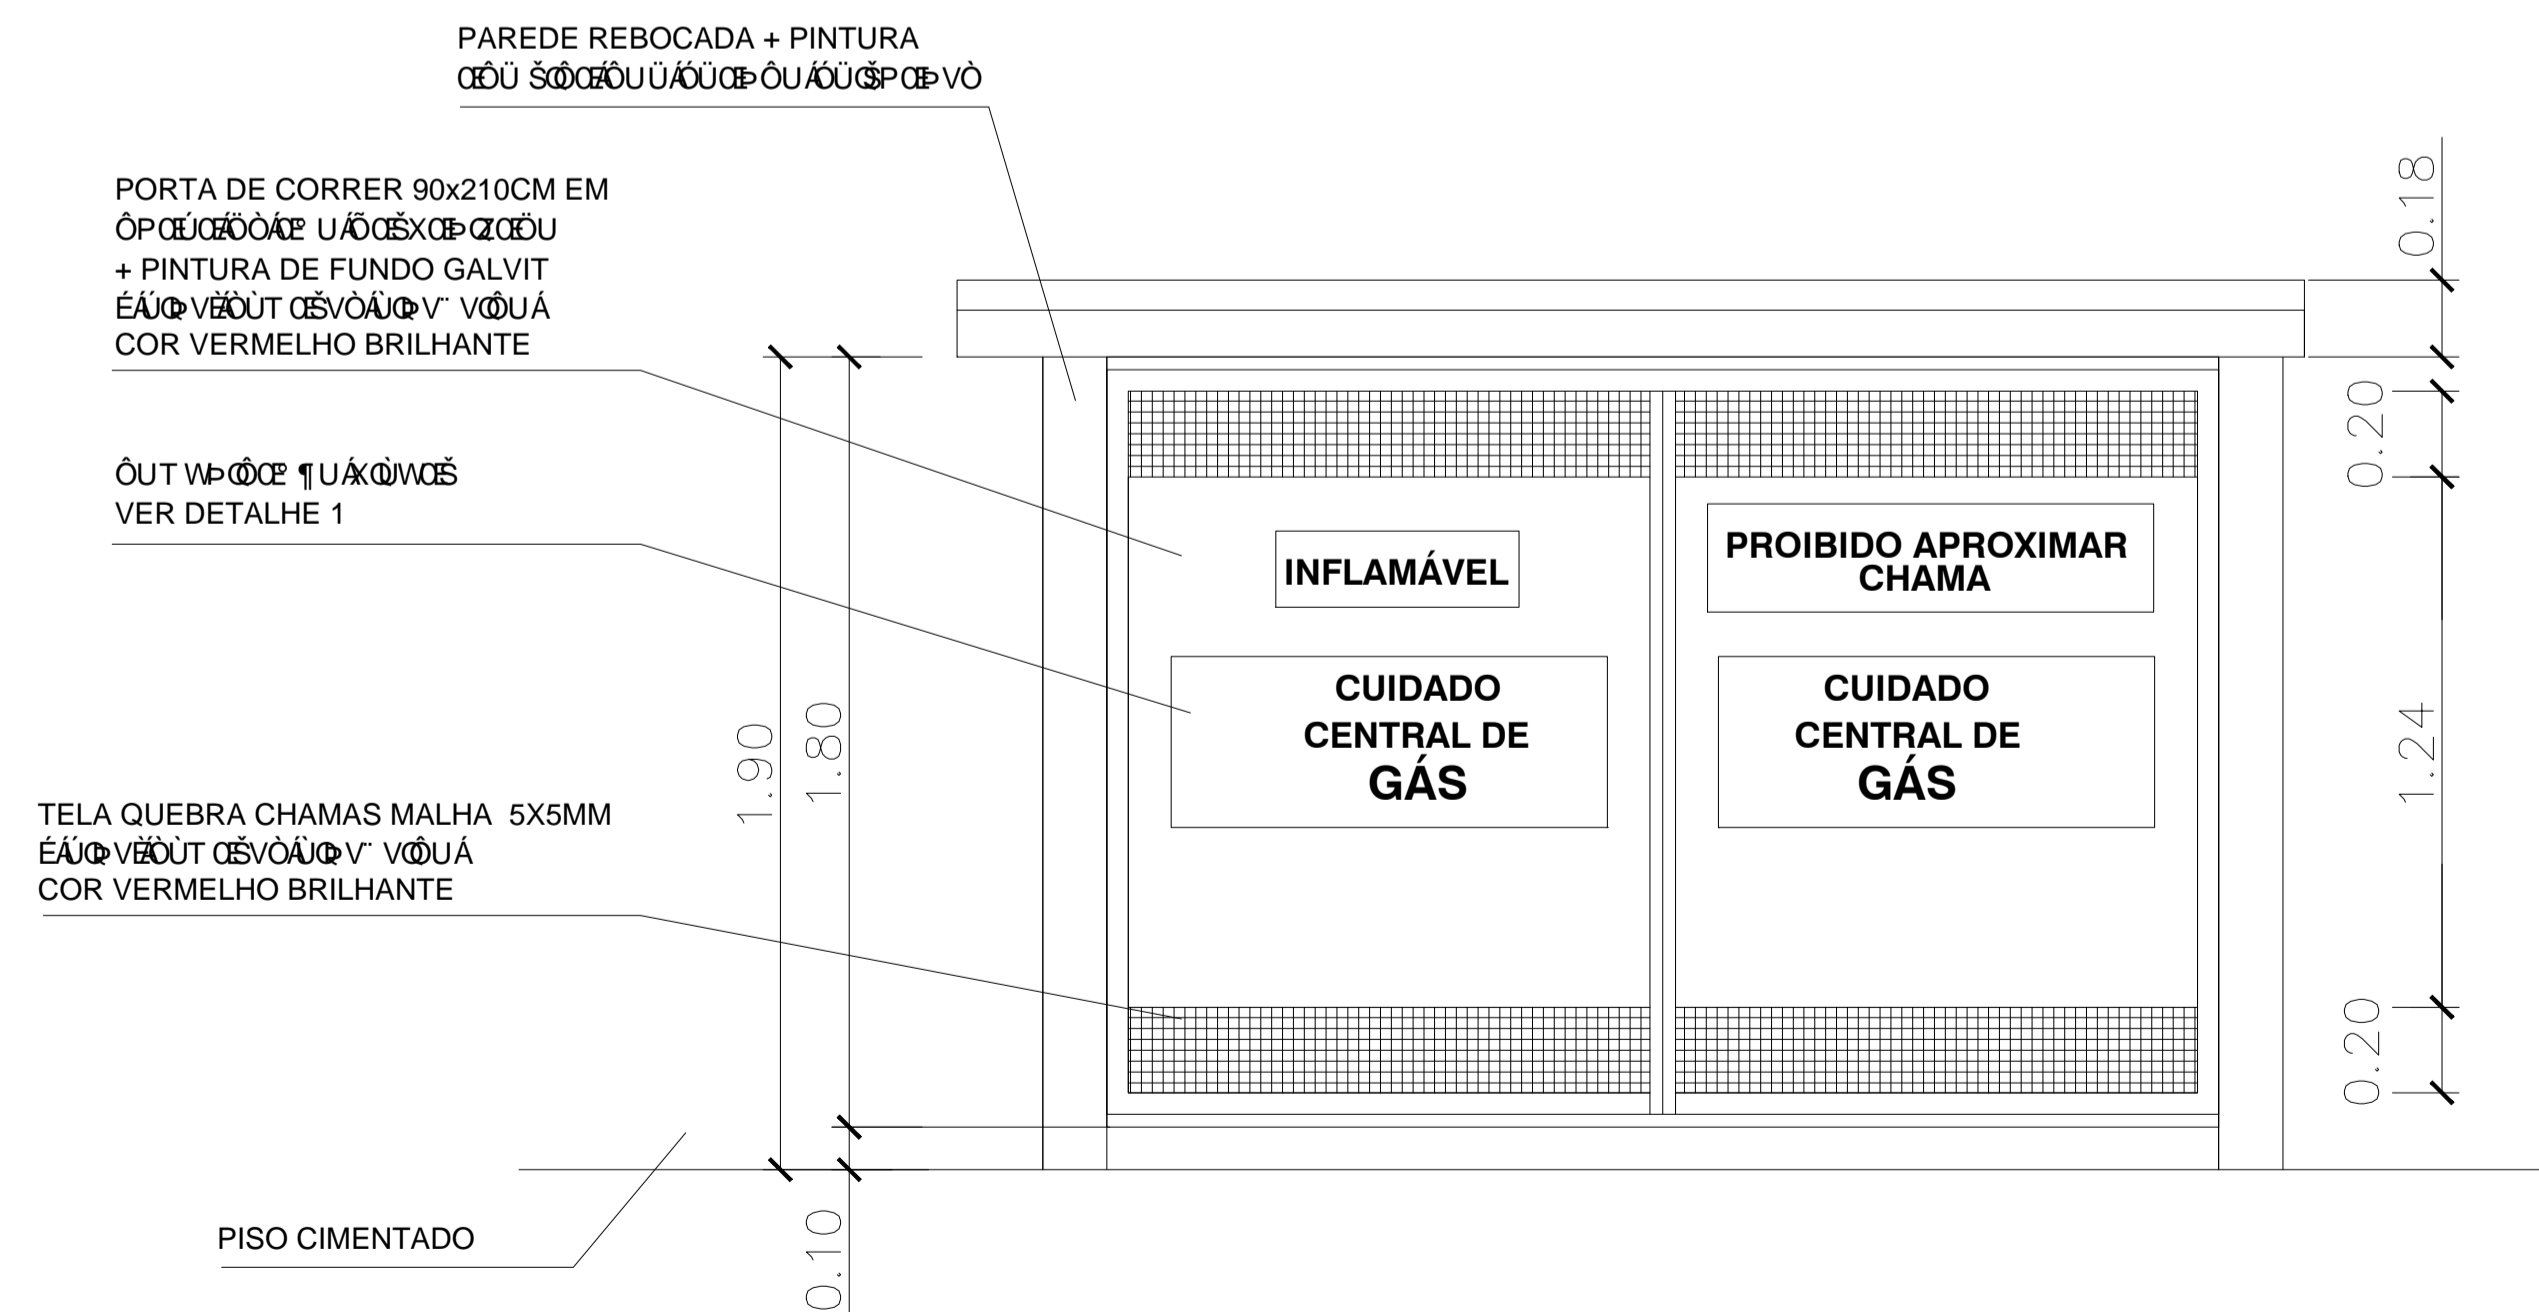

FACHADA FRONTAL - ESC. 1/25


Corpo de Bombeiros Militar  
Governo do Estado do Espírito Santo  
Centro de Atividades Técnicas

Em : / / Processo nº: \_\_\_\_\_

Risco predominante: \_\_\_\_\_ Classe de Ocupação : \_\_\_\_\_

PARECER: O processo de segurança contra incêndio e pânico está de acordo com as normas vigentes.

APROVO: \_\_\_\_\_  
Analista

02			
01			
Nº.	DESCRIÇÃO	RESP.	DATA
<b>REVISÃO</b>			
 <b>GOVERNO DO ESTADO DO ESPÍRITO SANTO</b> SECRETARIA DE ESTADO DA EDUCAÇÃO - SEDU			
<b>SEDU GERÊNCIA DE REDE FÍSICA ESCOLAR</b>			
TÍTULO: <b>EEEFM IRACEMA CONCEIÇÃO SILVA SISTEMA DE PREVENÇÃO E COMBATE A INCÊNDIO</b>			
ENDEREÇO: RUA GUIMARÃES ROSA, S/N, CHACARA PARREIRAL - SERRA - ES			
PRANCHA: CENTRAL DE GÁS	PROJETO: COMBATE A INCÊNDIO		
SECRETÁRIO ESTADUAL: VITOR AMORIM DE ANGELO	ESCALA: INDICADA	UNIDADE: METRO	
GERENTE DA GERFE: MARCELO AMORIM GONÇALVES	CREA:	VISTO:	
COORDENADOR GERAL:	CREA:	VISTO:	
AUTOR PROJETO: MOISÉS BRITO SOBRINHO	CREA: RJ-36404/D	VISTO:	
CO-AUTOR PROJETO:	CREA:	VISTO:	
RESPONSÁVEL TÉCNICO:	CREA:	VISTO:	
ARQUIVO: L2SER27-01-IN-R04.dwg	DESENHO: CAIO A T SILVA	VISTO:	
REFERÊNCIA: PLANTA BAIXA CORTE AB FACHADA	FOLHA: <b>05</b> <b>07</b>		
FORMATO: A2	OBSERVAÇÕES:	DATA: JUNHO/2018	VISTO: REVISÃO: