
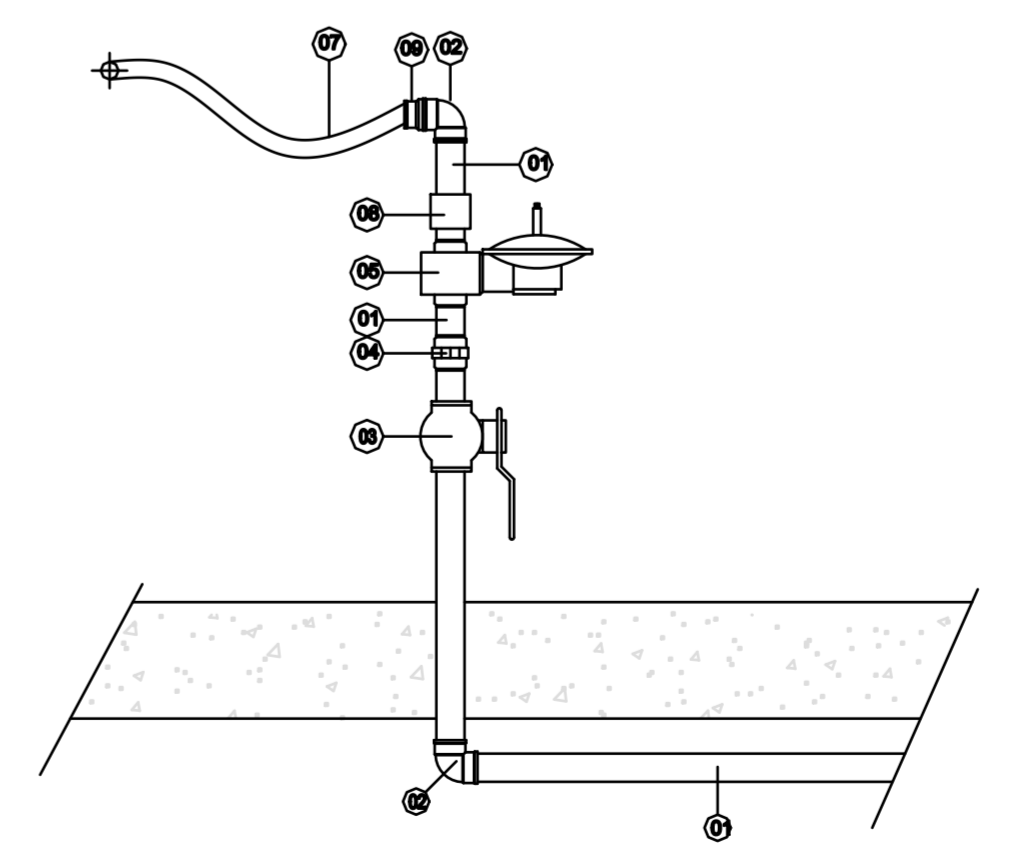


DETALHE 01
TUBULAÇÃO ENTERRADA
SEM ESCALA

- 01-TUBO DE AÇO
- 02-CURVA 90°, RAO CURTO
- 03-VÁLVULA ESFERA
- 04-UNIÃO COM ASSENTO CÔNICO DE BRONZE, TUPY Ø1/2" NPT.
- 05-REGULADOR DE PRESSÃO DE 2° ESTÁGIO
- 06-COTOVELO DE 90° Ø1/2" TUPY NPT (1050).
- 07-MANGUEIRA FLEXIVEL PARA GÁS 3/8".
- 08-BRACEIRA COM CAVALETE.
- 09-BUCHA DE REDUÇÃO Ø1/2" X 3/8" TUPY NPT

VAZÃO=0,47m³/h (GLP)
PRESSÃO=2,6kPa (GLP)
FOGÃO 6 BOCAS

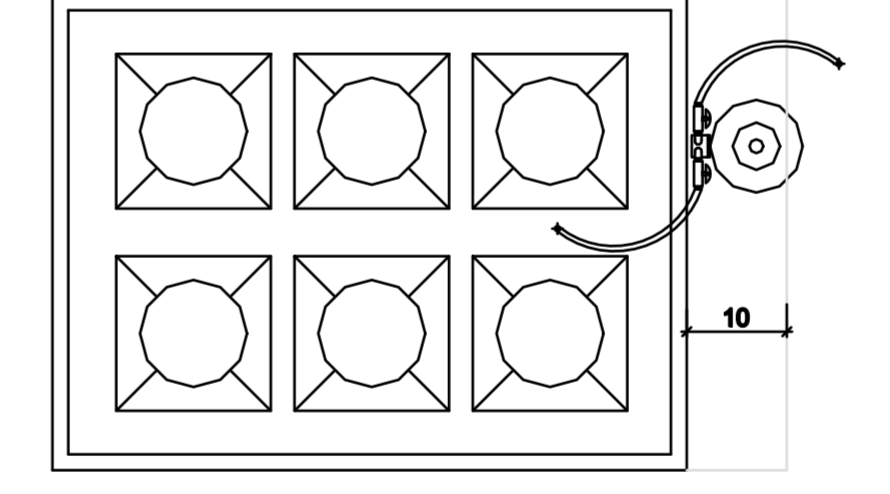

DETALHE 02
REGULADOR DE 2° ESTÁGIO-(VISTA FRONTAL)
AFLORAMENTO DA REDE PRIMÁRIA (COZINHA)
SEM ESCALA

PLANTA BAIXA - BLOCO ESCOLAR
ESCALA 1/75

N.º	DESCRIÇÃO	RESP.	DATA
05			
04			
03			
02			
01			

REVISÃO			
 GOVERNO DO ESTADO DO ESPÍRITO SANTO SECRETARIA DE ESTADO DA EDUCAÇÃO - SEDU			
SEDU GERÊNCIA DE REDE FÍSICA ESCOLAR			
TÍTULO: REFORMA E AMPLIAÇÃO DE EEM PROF. JOSÉ VEIGA DA SILVA			
ENDEREÇO: RUA PAULO ROCHA, S/N, CEP.: 29.345-000, JACARANDÁ, MARATAÍZES, ES.			
PRANCHA: PLANTA BAIXA		PROJETO: TUBULAÇÃO DE GÁS	
SUBSECRETÁRIO ESTADUAL: AURELIO MENEGUELLI RIBEIRO		ESCALA: INDICADA	
GERENTE DA GERFE: MARCELO AMORIM GONÇALVES		UNIDADE: METRO	
COORDENADOR GERAL: EDSON DE OLIVEIRA PIRES		CREA-MG: 64866/D	
AUTOR PROJETO: KLEYSIANA DE ASSIS ESPERIDON VILLELA PEDRAS		CREA-ES: 09548-D	
CO-AUTOR PROJETO:		CAU-ES:	
RESPONSÁVEL TÉCNICO:		CREA:	
ARQUIVO: MAR02-D01-GAS-R00.dwg		DESENHO: KLEYSIANA	
REFERÊNCIA:		FOLHA:	
PLANTA BAIXA DETALHES		01 / 01	
FORMATO: A1	OBSERVAÇÕES:	DATA: JAN/2021	VISTO:
REVISÃO:			

ASSINATURAS (5)

Documento original assinado eletronicamente, conforme MP 2200-2/2001, art. 10, § 2º, por:

KLEYSIANA DE ASSIS ESPERIDON VILLELA PEDRAS

ENG CIVIL JR
SEDU - GERFE
assinado em 15/01/2021 16:34:58 -03:00

EDSON DE OLIVEIRA PIRES

ENG COORD GERAL MAST
SEDU - GERFE
assinado em 16/01/2021 05:59:56 -03:00

FELIPE DE BRITO AURÉLIO

ENG COORD ELETRIC SR
SEDU - GERFE
assinado em 15/01/2021 17:51:26 -03:00

MOISÉS BRITO SOBRINHO

ENG COORD CIVIL SR
SEDU - GERFE
assinado em 18/01/2021 06:12:40 -03:00

WILSON RODRIGUES GONÇALVES

ARQUITETO COORD SR
SEDU - GERFE
assinado em 18/01/2021 08:12:58 -03:00



INFORMAÇÕES DO DOCUMENTO

Documento capturado em 18/01/2021 08:12:59 (HORÁRIO DE BRASÍLIA - UTC-3)
por CRISTIANE SILVA MONTEIRO (ENG CIVIL PL - SEDU - GERFE)
Valor Legal: ORIGINAL | Natureza: DOCUMENTO NATO-DIGITAL

A disponibilidade do documento pode ser conferida pelo link: <https://e-docs.es.gov.br/d/2021-V5CVQX>