
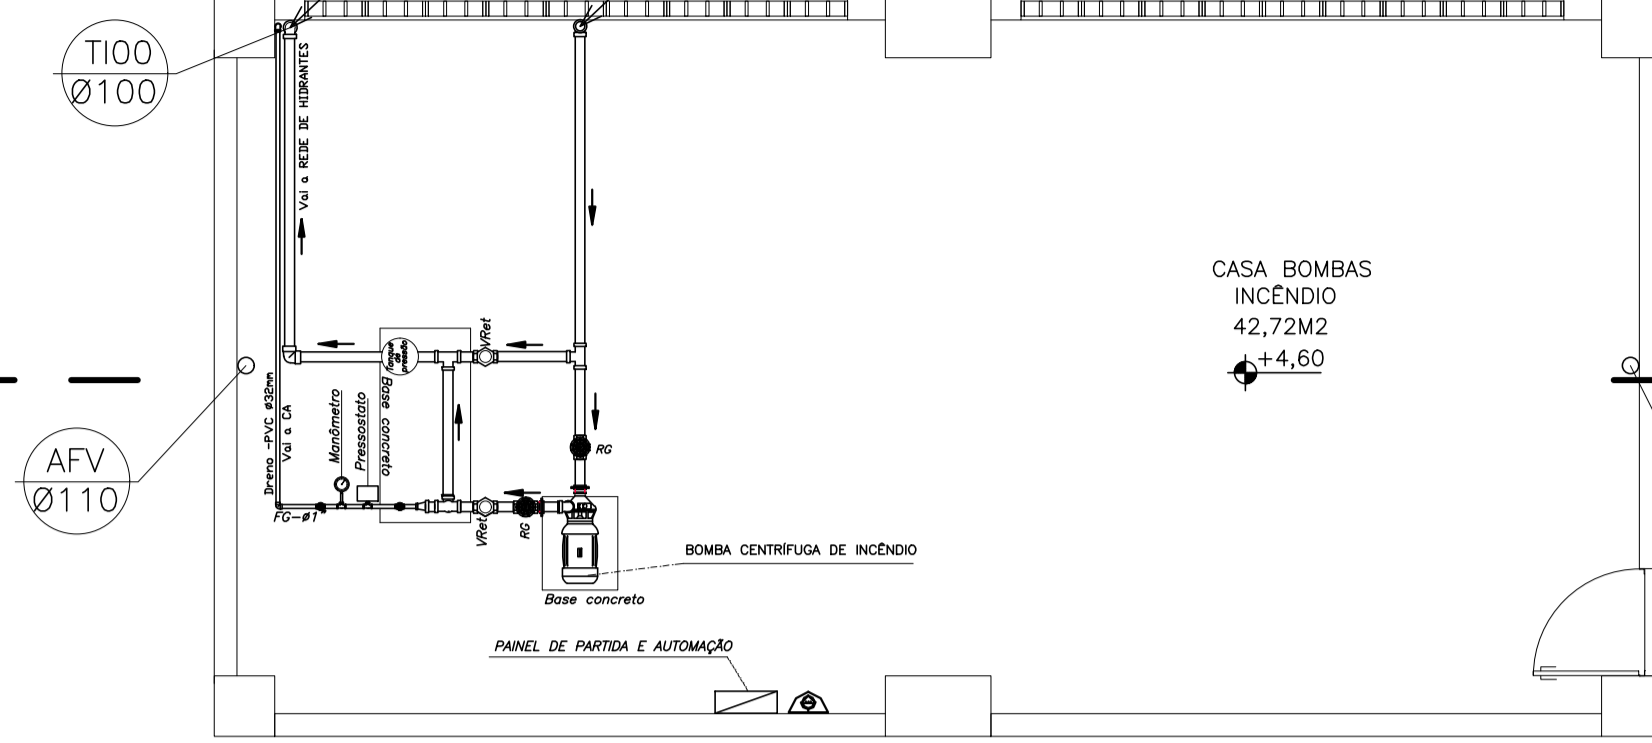


LIMPEZA DA CISTERNA E DOS RESERVATÓRIOS SUPERIORES. LANÇA ACIMA DA CAIXA RALO.

EXTRAVASOR Ø 40-LANÇA EM QUEDA LIVRE NA DIREÇÃO VERTICAL DA CAIXA RALO. PROVIDO EM SUA ESTREMITADE DE TELA COM MALHA FINA PARA PROTEÇÃO CONTRA INSETOS.

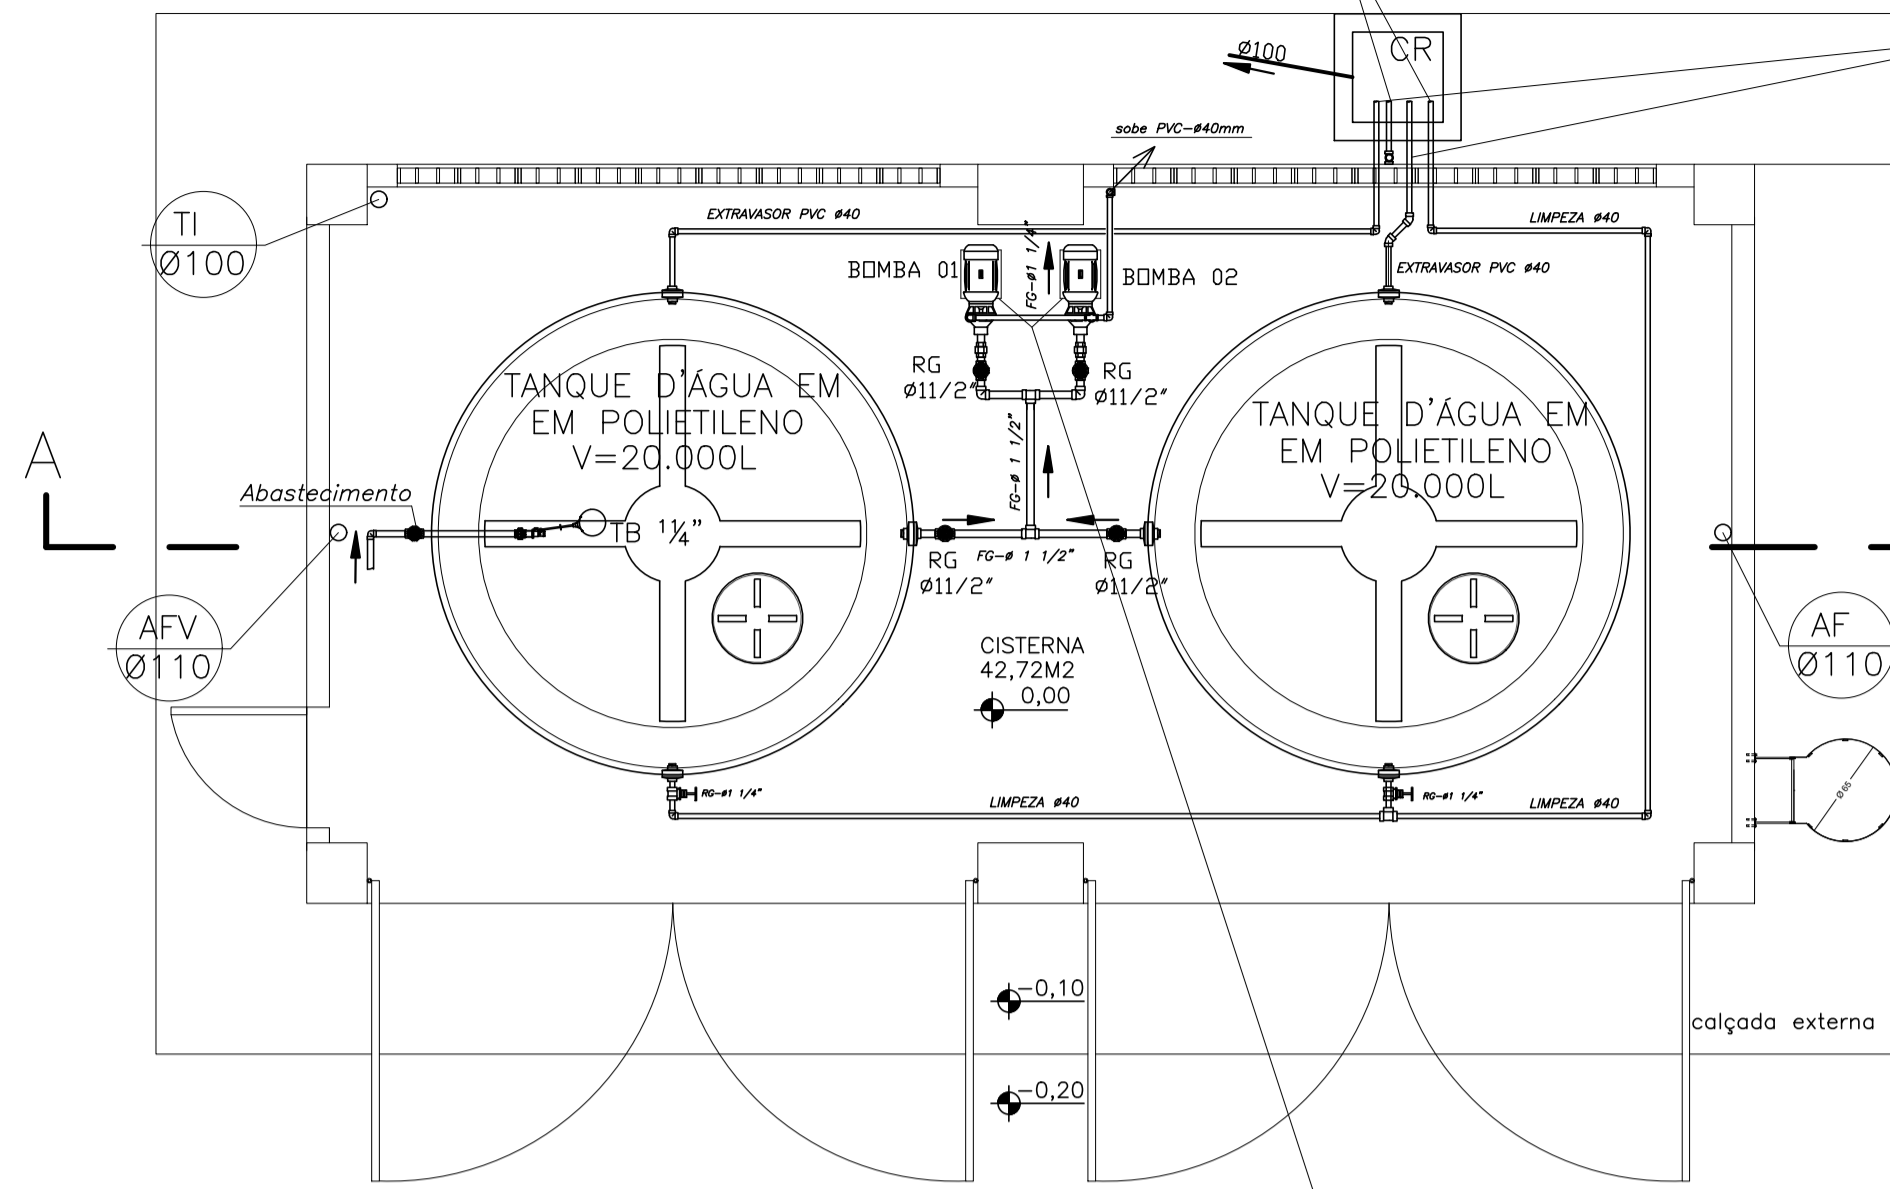

BOMBA CENTRIFUGA MORTOR ELÉTRICO 2CV Bocais rosqueável SUCÇÃO- Ø 1 1/2" RECALQUE - Ø 1 1/4" REF.: BC-21 R 1 1/4" - SCHNEIDER ALTURA MANOMÉTRICA: 18mca VAZÃO: 12,2 m³/h VER ESQUEMA DAS ELETROBOMBAS

PLANTA CASA BOMBAS DE INCÊNDIO

ESCALA: 1/50

NÍVEL (+4,60)

PLANTA PISO SUPERIOR

ESCALA: 1/50


NÍVEL (+14,00)

PLANTA PISO TÉRREO

ESCALA: 1/50

NÍVEL (0,00)

SEGUIE PARA ATENDER AS BACIAS SANITÁRIAS VER PLANTA BAIXA TÉRREO E ESQUEMA VERTICAL DE ÁGUA.

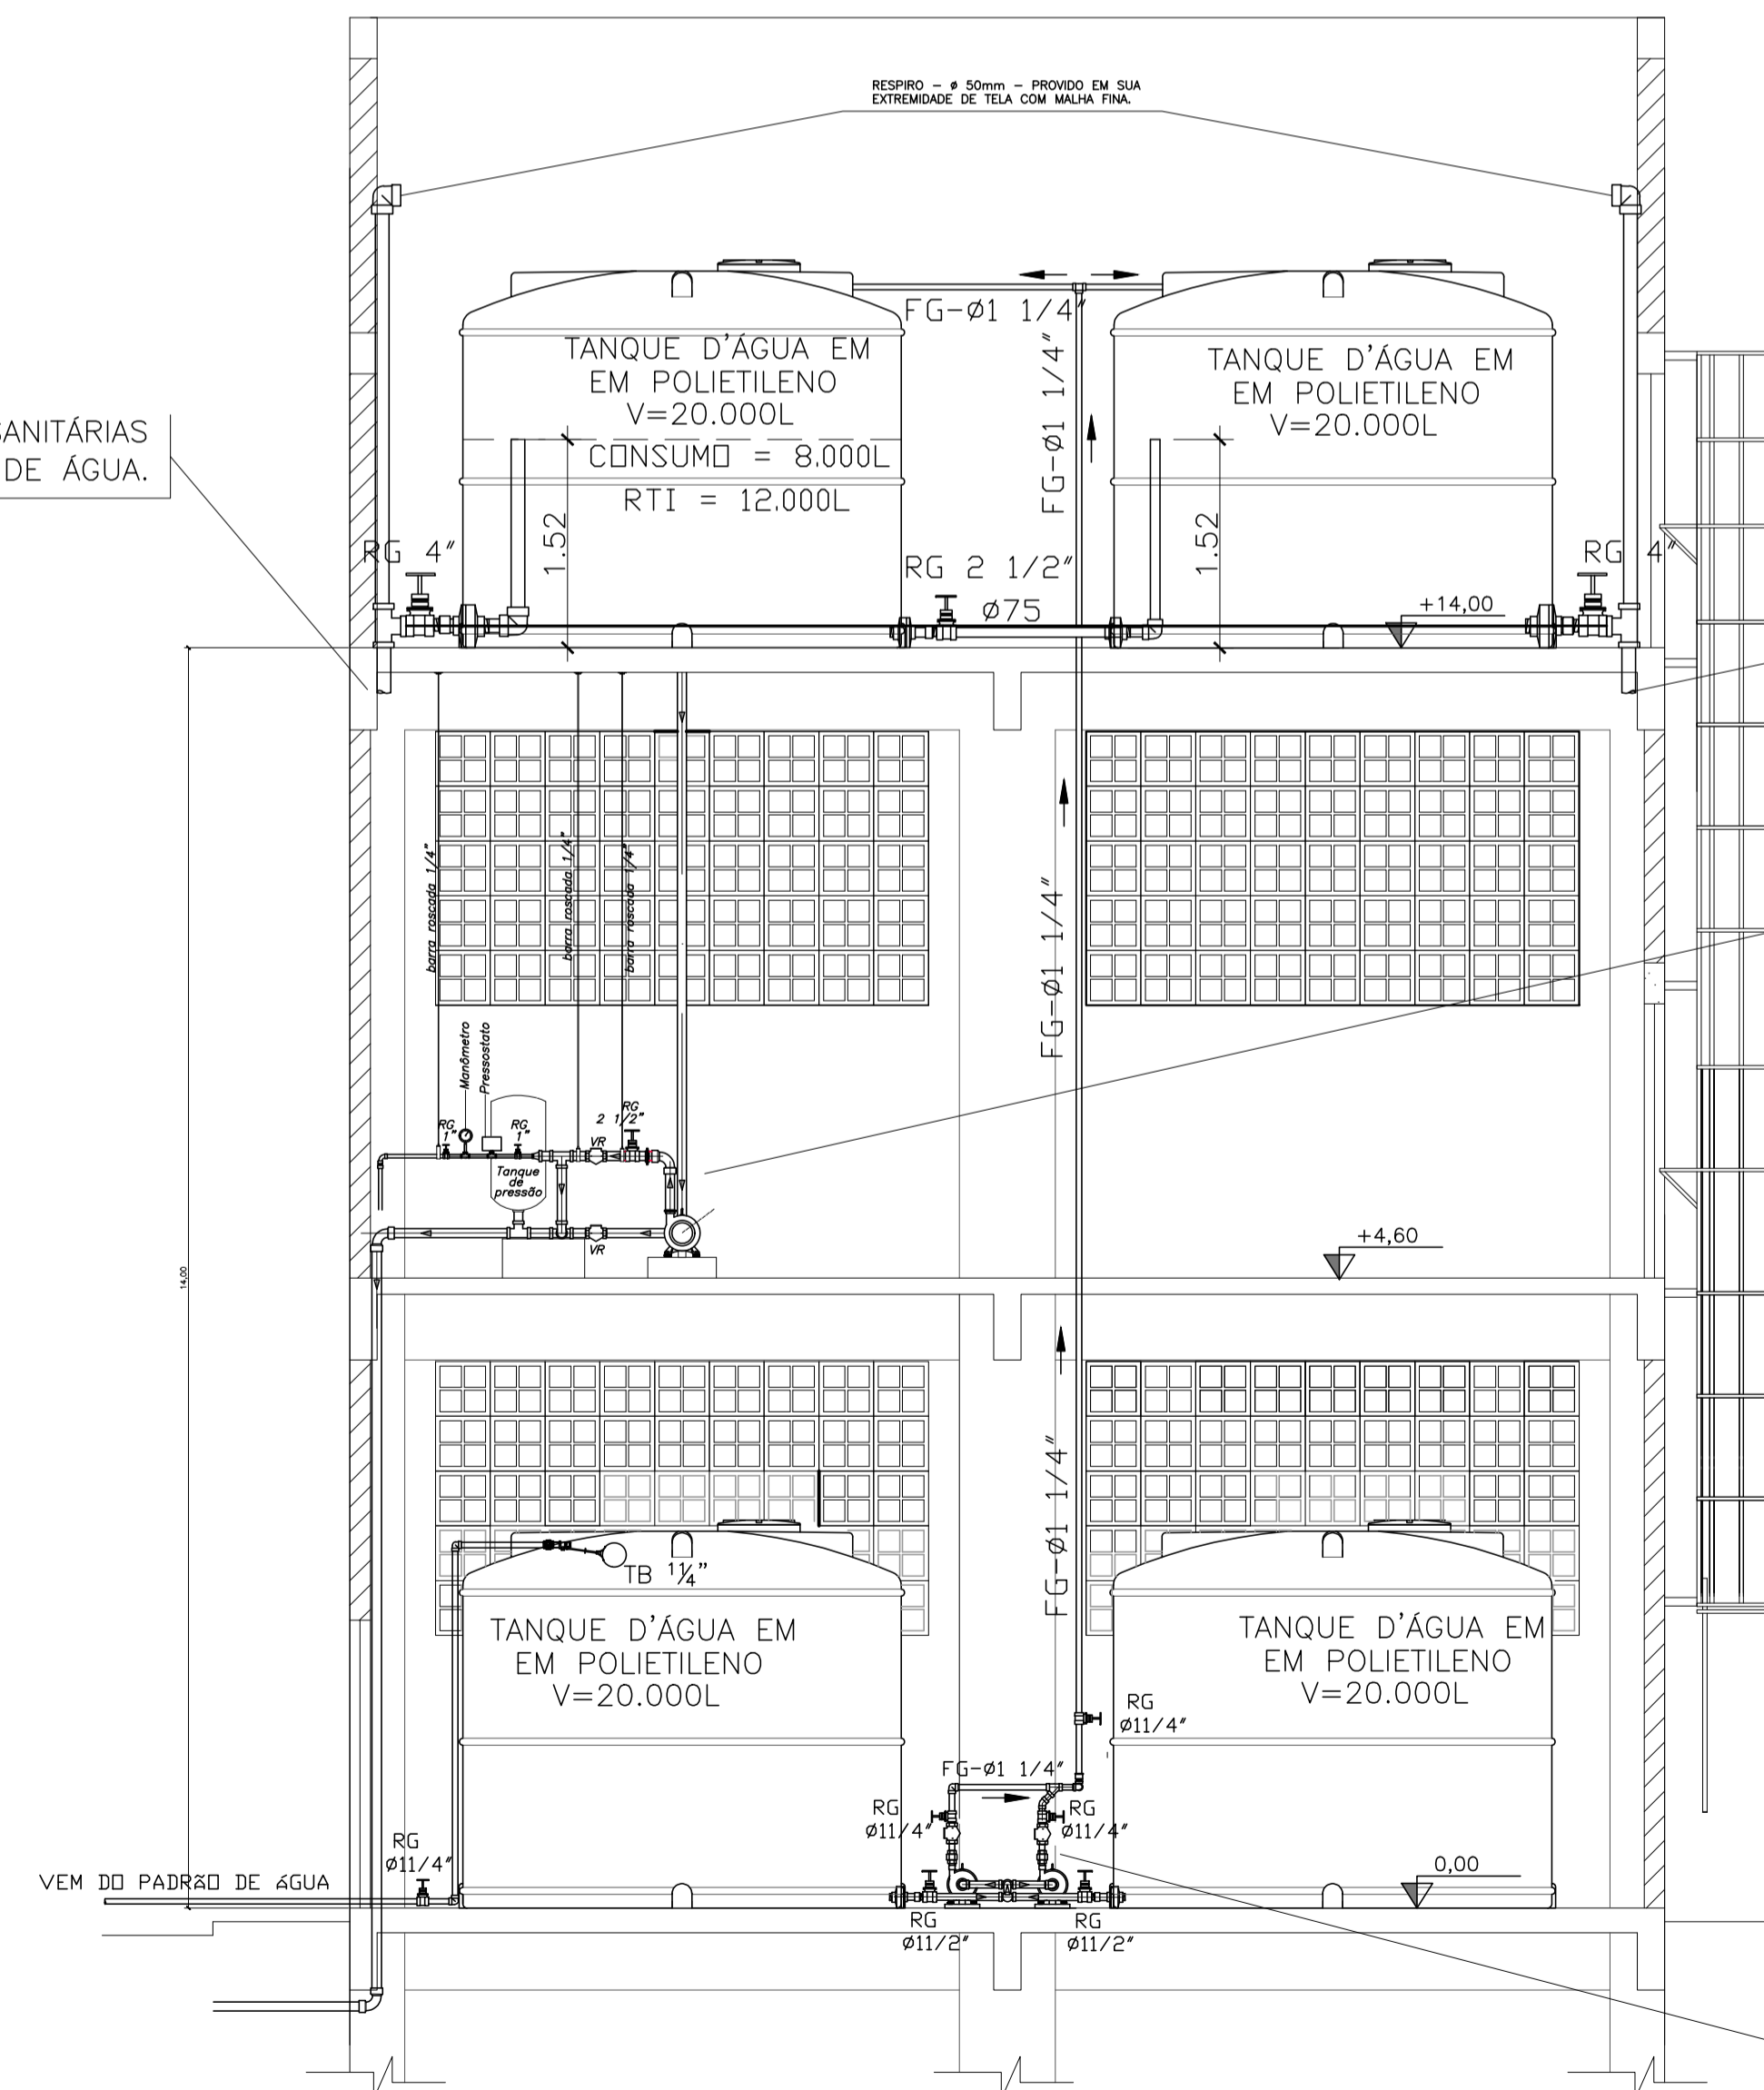

SEGUIE PARA ATENDER OS BEBEDOUROS, LAVATÓRIOS, TORNEIRAS DE TANQUES, PIAS, DE LAVAGEM, DUCHAS HIGIENICAS, CHUVEIROS E DEMAIS PEÇAS SANITÁRIAS COM EXCEÇÃO DAS BACIAS SANITÁRIAS. VER PLANTA BAIXA TÉRREO E ESQUEMA VERTICAL DE ÁGUA.

BOMBA CENTRIFUGA DE INCENDIO VER PROJETO ESPECIFICO

BOMBA CENTRIFUGA MORTOR ELÉTRICO 2CV Bocais rosqueável SUCÇÃO- Ø 1 1/2" RECALQUE - Ø 1 1/4" REF.: BC-21 R 1 1/4" - SCHNEIDER ALTURA MANOMÉTRICA: 18mca VAZÃO: 12,2 m³/h VER ESQUEMA DAS ELETROBOMBAS

CORTE AA

ESCALA: 1/50

05			
04			
03			
02			
01			
N.º	DESCRIÇÃO	RESP.	DATA

REVISÃO



GOVERNO DO ESTADO DO ESPÍRITO SANTO

SECRETARIA DE ESTADO DA EDUCAÇÃO - SEDU

SEDU

GERÊNCIA DE REDE FÍSICA ESCOLAR

<p>TÍTULO: EEM VILA NOVA DE COLARES NOVO CASTELO D'ÁGUA</p>			
<p>ENDEREÇO: RUA ALFREDO GALENO, N° 1523, VILA NOVA DE COLARES - SERRA/ES</p>			
<p>PRANCHA: HIDROSSANITÁRIA</p>		<p>PROJETO: HIDROSSANITÁRIO</p>	
<p>SECRETÁRIO ESTADUAL: HAROLDO CORRÊA ROCHA</p>			
<p>GERENTE DA GERFE: EDUARDO DE MELLO TRISTÃO</p>		ESCALA:	UNIDADE:
		INDICADA	METRO
<p>COORDENADOR GERAL: ALAN PAPAIOLA FERRAÇO</p>			
<p>AUTOR PROJETO:</p>		CREA:	VISTO:
		ES 030868/D	
<p>CO-AUTOR PROJETO:</p>		CREA:	VISTO:
<p>RESPONSÁVEL TÉCNICO:</p>		CREA:	VISTO:
<p>ARQUIVO: L2SER46-02-HS-R00-01.dwg</p>		DESENHO:	VISTO:
		TELOWIZIANI	
<p>REFERÊNCIA: PLANTA BAIXA ÁGUA FRIA</p>			FOLHA:
			02
			02
FORMATO:	OBSERVAÇÕES:	DATA:	VISTO:
A1		MAIO/2018	
			REVISÃO:
			R001